

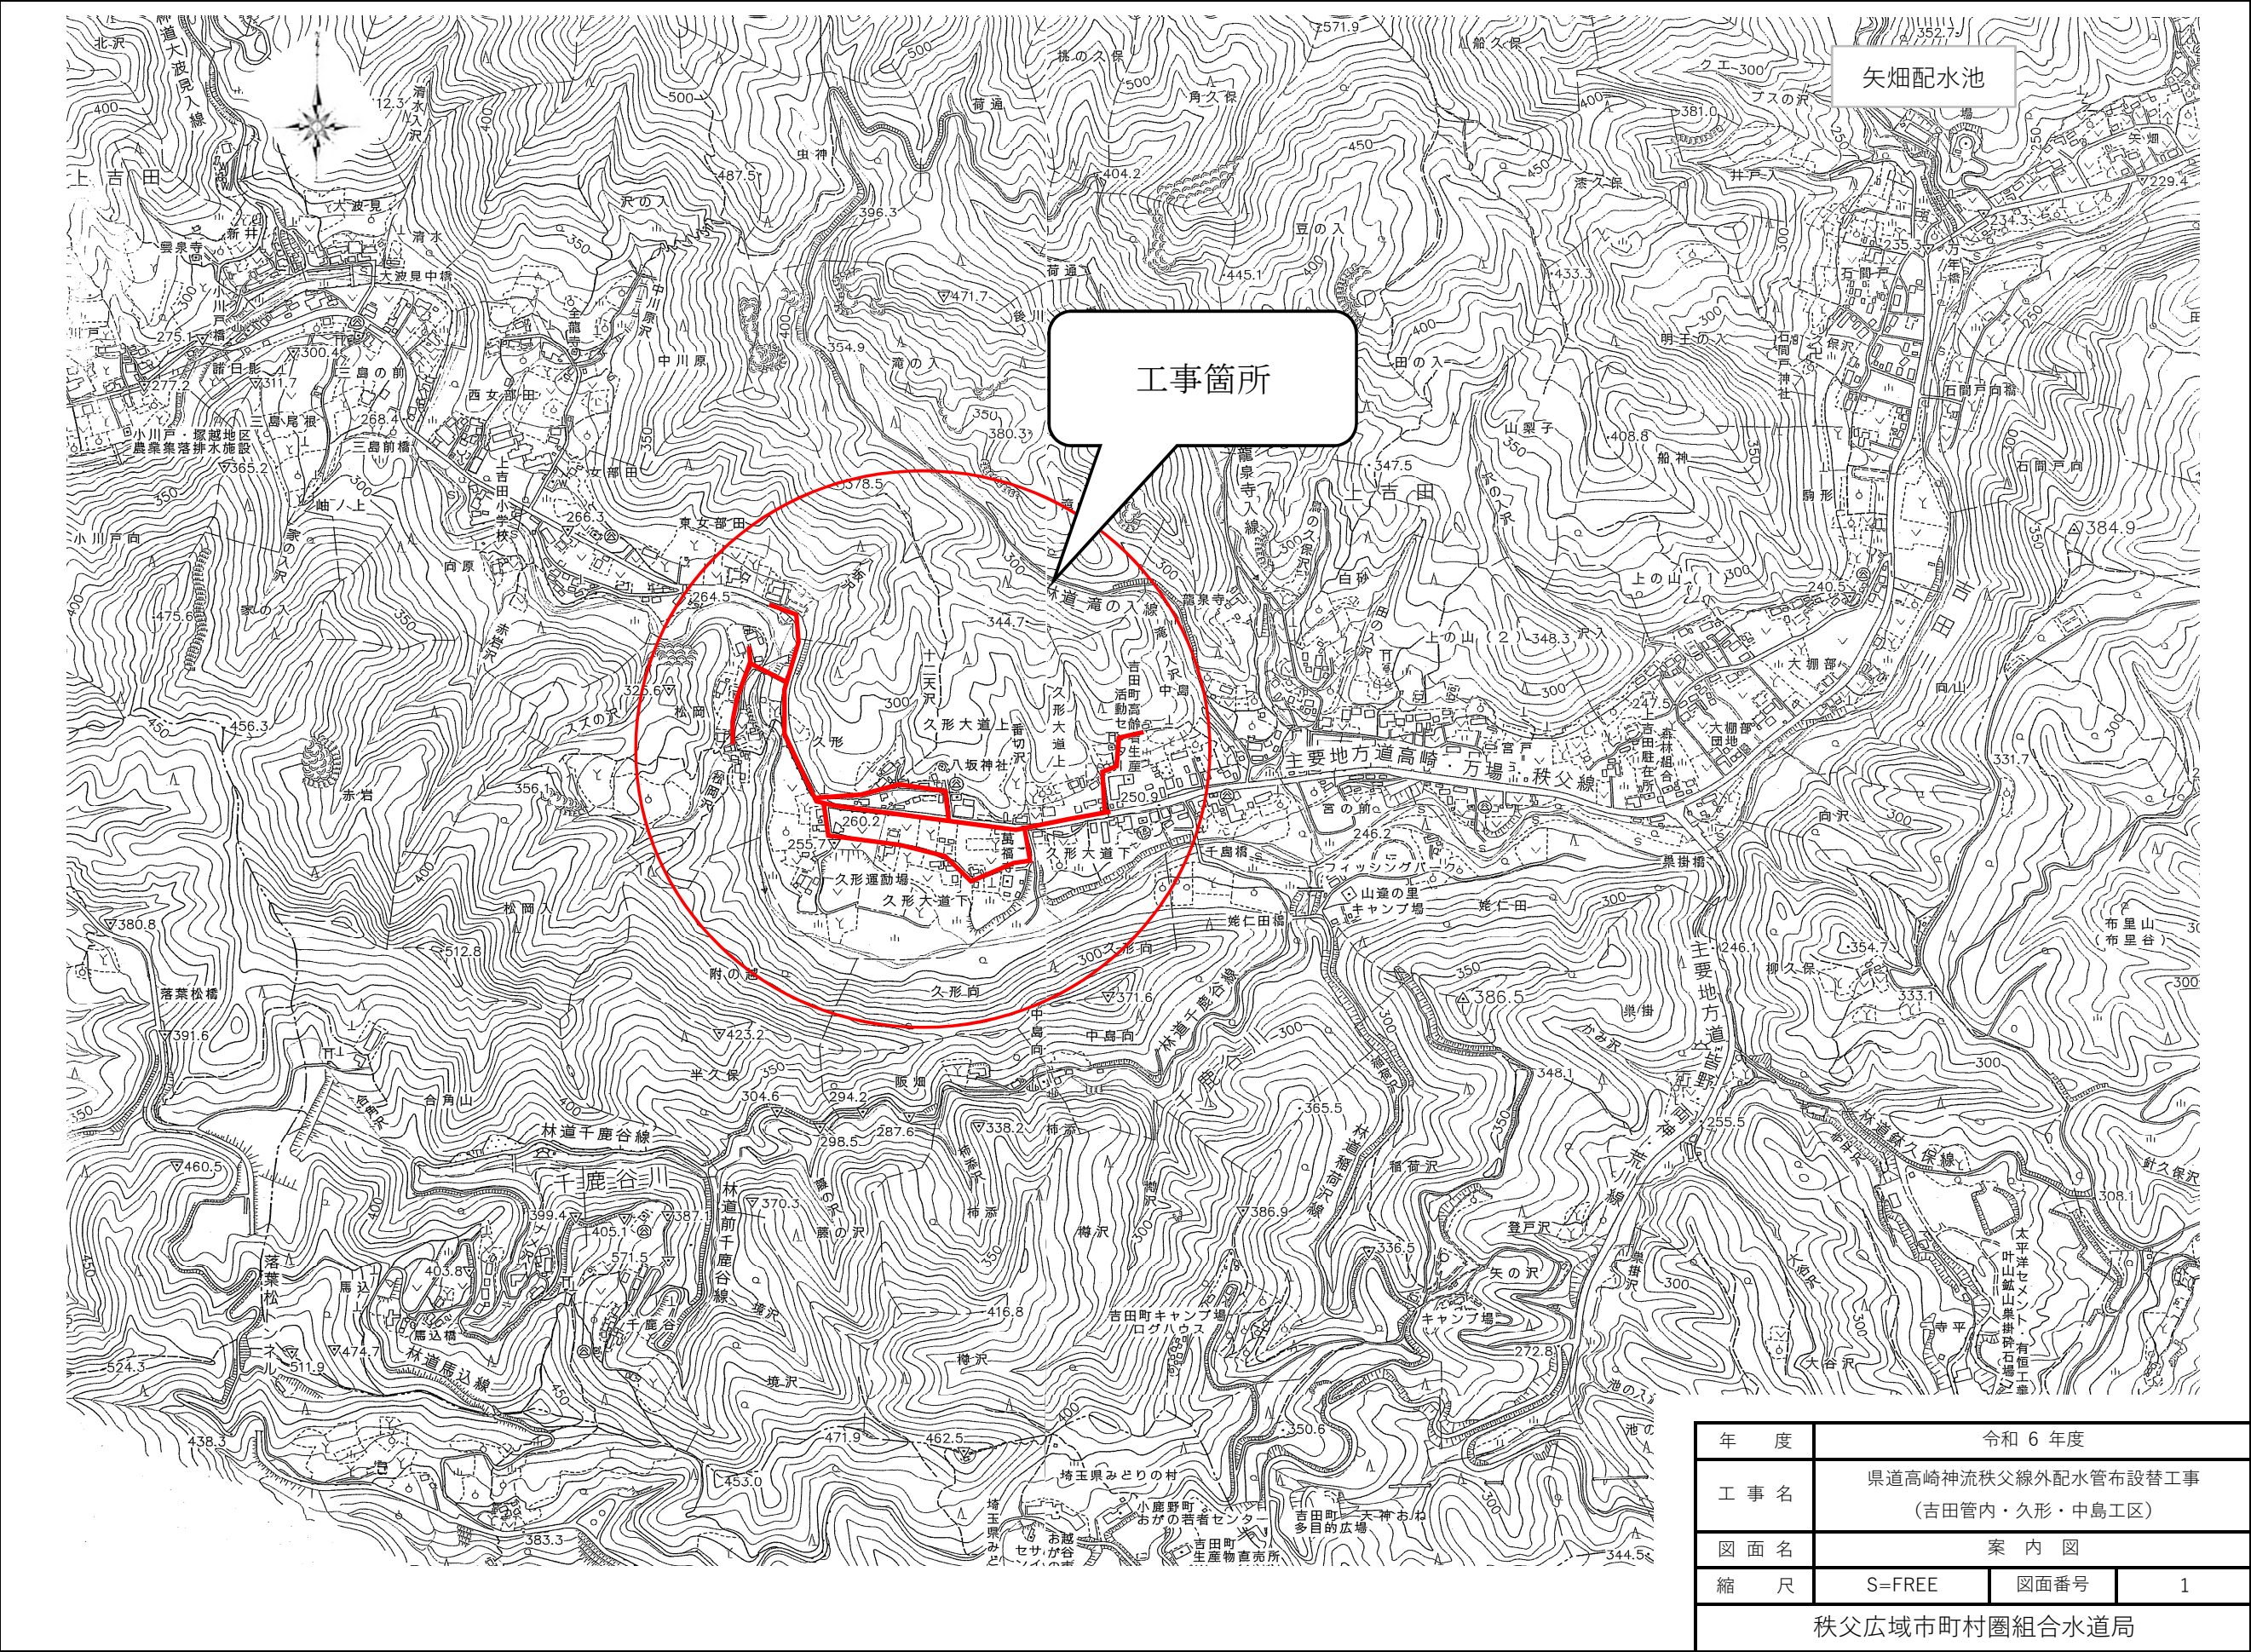


県道高崎神流秩父線外配水管布設替工事（吉田管内・久形・中島工区）			
図面番号	名 称	図面番号	名 称
1	案 内 図	3 1	仮 設 配 管 詳 細 図 (5)
2	配 管 平 面 図 (1)	3 2	仮 設 配 管 詳 細 図 (6)
3	配 管 平 面 図 (2)	3 3	仮 設 配 管 詳 細 図 (7)
4	配 管 平 面 図 (3)	3 4	標 準 横 断 図 (1)
5	配 管 平 面 図 (4)	3 5	標 準 横 断 図 (2)
6	配 管 平 面 図 (5)	3 6	本 設 土 工 断 面 標 準 図 (1)
7	配 管 平 面 図 (6)	3 7	本 設 土 工 断 面 標 準 図 (2)
8	配 管 平 面 図 (7)	3 8	本 設 土 工 断 面 標 準 図 (3)
9	配 管 詳 細 図 (1)	3 9	本 設 土 工 断 面 標 準 図 (4)
1 0	配 管 詳 細 図 (2)	4 0	本 設 土 工 断 面 標 準 図 (5)
1 1	配 管 詳 細 図 (3)	4 1	仮 設 土 工 断 面 標 準 図 (1)
1 2	配 管 詳 細 図 (3)-1	4 2	仮 設 土 工 断 面 標 準 図 (2)
1 3	配 管 詳 細 図 (4)	4 3	仮 設 土 工 断 面 標 準 図 (3)
1 4	配 管 詳 細 図 (5)	4 4	仮 設 土 工 断 面 標 準 図 (4)
1 5	配 管 詳 細 図 (6)	4 5	本 復 旧 断 面 標 準 図
1 6	配 管 詳 細 図 (6)-1	4 6	付 帯 構 造 図 ・ 給 水 装 置 標 準 図
1 7	配 管 詳 細 図 (7)	4 7	舗 装 本 復 旧 図 (1)
1 8	久 形 橋 橋 梁 添 架 詳 細 図	4 8	舗 装 本 復 旧 図 (2)
1 9	仮 設 配 管 平 面 図 (1)	4 9	舗 装 本 復 旧 図 (3)
2 0	仮 設 配 管 平 面 図 (2)	5 0	舗 装 本 復 旧 図 (4)
2 1	仮 設 配 管 平 面 図 (3)	5 1	舗 装 本 復 旧 図 (5)
2 2	仮 設 配 管 平 面 図 (4)	5 2	舗 装 本 復 旧 図 (6)
2 3	仮 設 配 管 平 面 図 (5)	5 3	舗 装 本 復 旧 図 (7)
2 4	仮 設 配 管 平 面 図 (6)	5 4	舗 装 展 開 図 (1)
2 5	仮 設 配 管 平 面 図 (7)	5 5	舗 装 展 開 図 (2)
2 6	仮 設 配 管 詳 細 図 (1)	5 6	舗 装 展 開 図 (3)
2 7	仮 設 配 管 詳 細 図 (2)	5 7	舗 装 展 開 図 (4)
2 8	仮 設 配 管 詳 細 図 (3)		
2 9	仮 設 配 管 詳 細 図 (3)-1		
3 0	仮 設 配 管 詳 細 図 (4)		

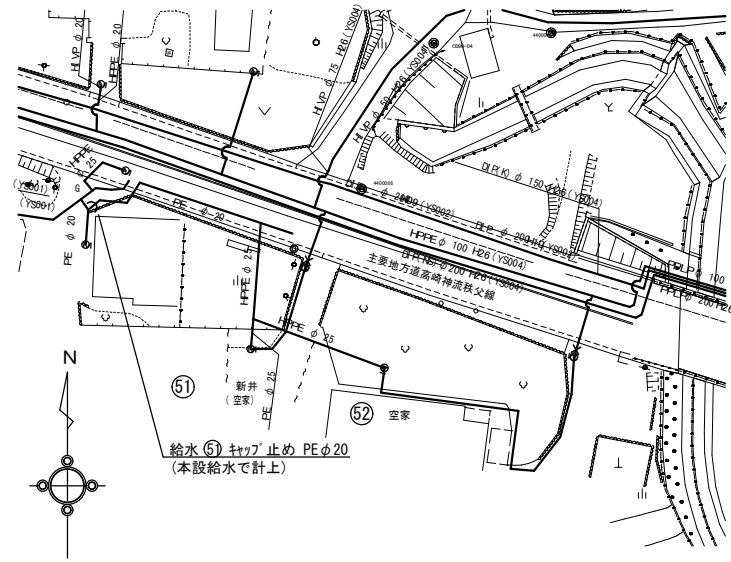


配管平面図(1) A3 1:1000
縮尺A1 1:500

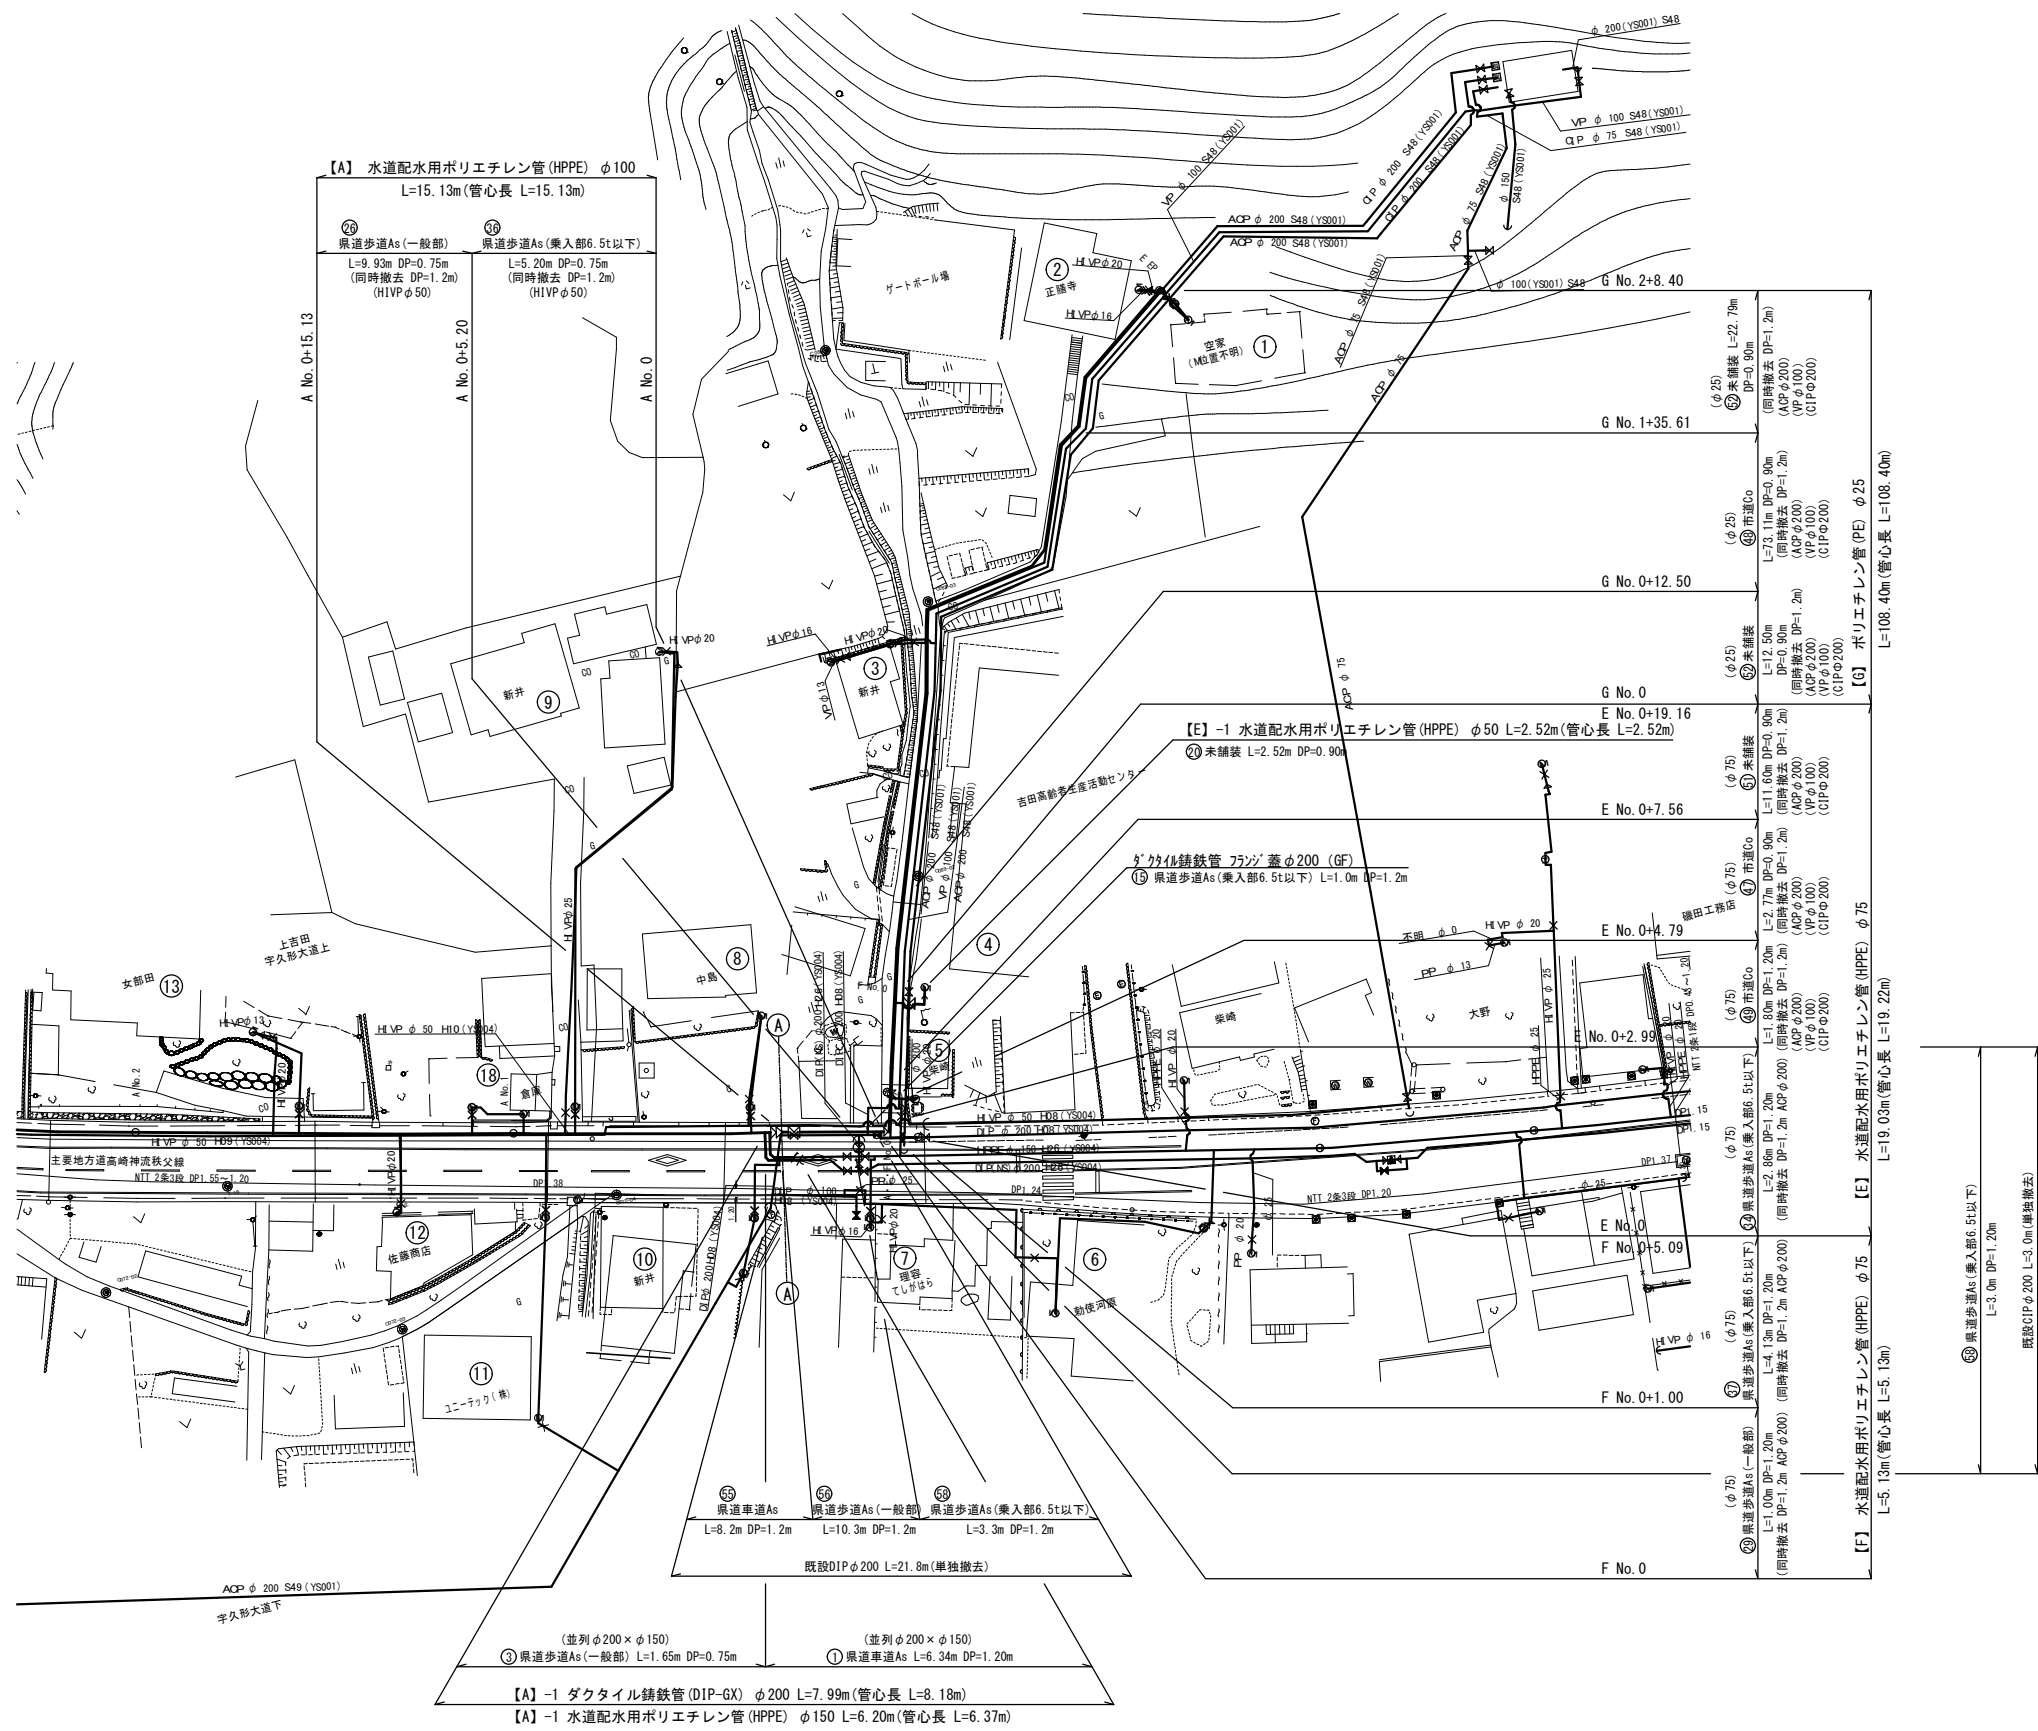



年度	令和 6 年度		
工事名	県道高崎神流秩父線外配水管布設替工事 (吉田管内・久形・中島工区)		
図面名	配管平面図(1)		
縮尺	図示	図番	2
秩父広域市町村圏組合水道局			

配管平面図(2) A3 1:1000
縮尺 A1 1:500

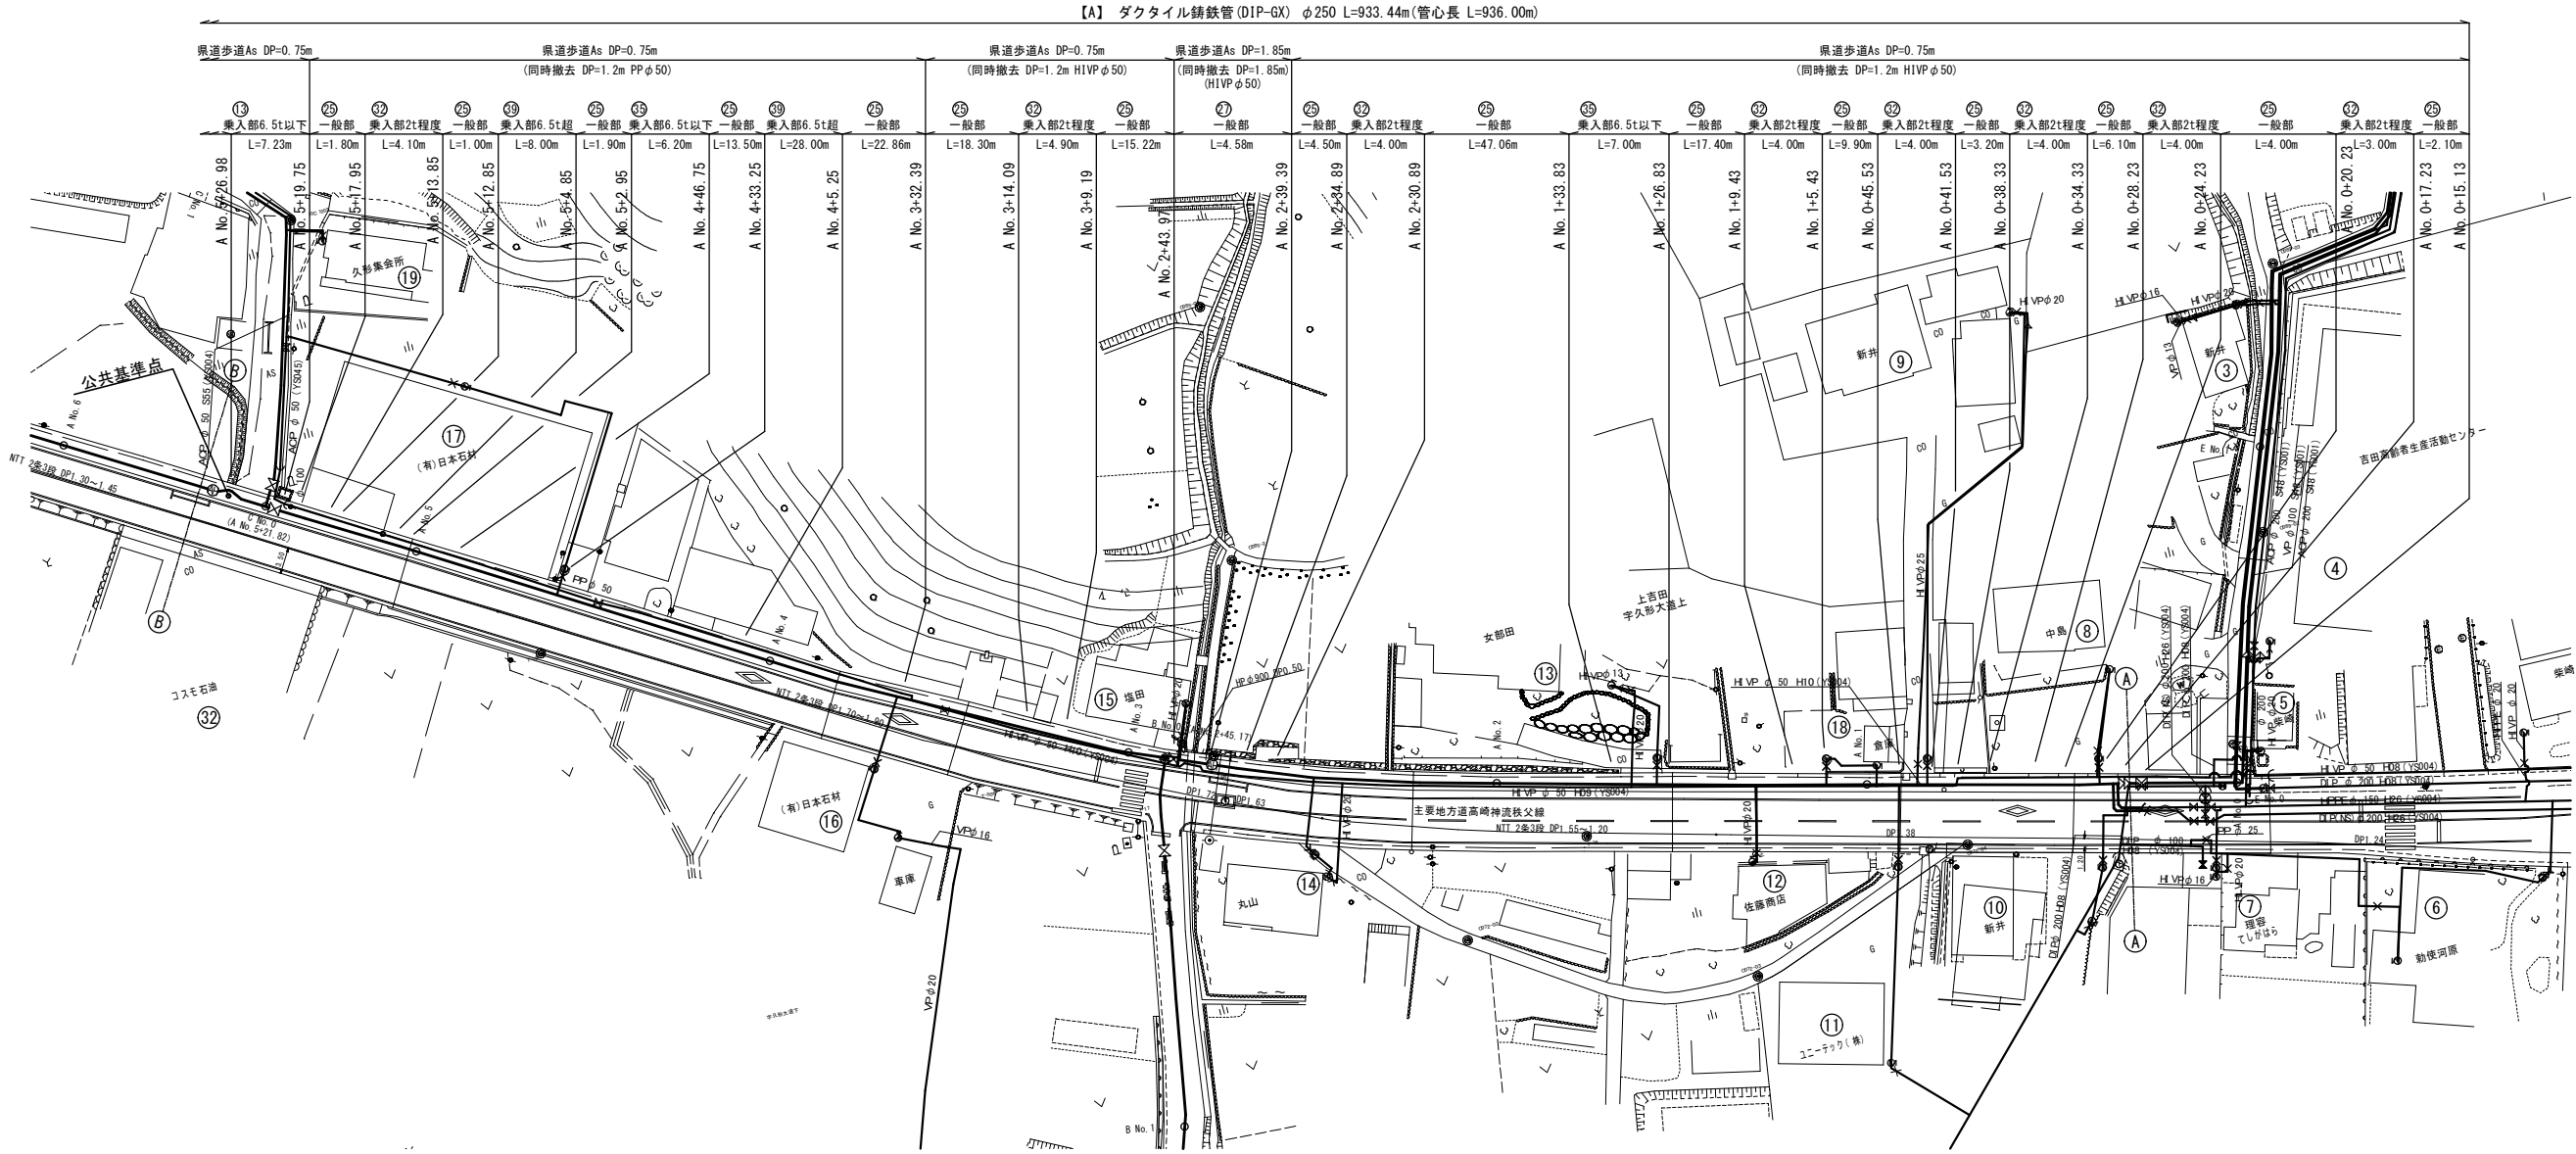


年度	令和 6 年度		
工事名	県道高崎神流秩父線外配水管布設替工事 (吉田管内・久形・中島工区)		
図面名	配管平面図(2)		
縮尺	図示	図番	3
秩父広域市町村圏組合水道局			

 配管平面図(3) A3 1:1000
縮尺A1 1:500

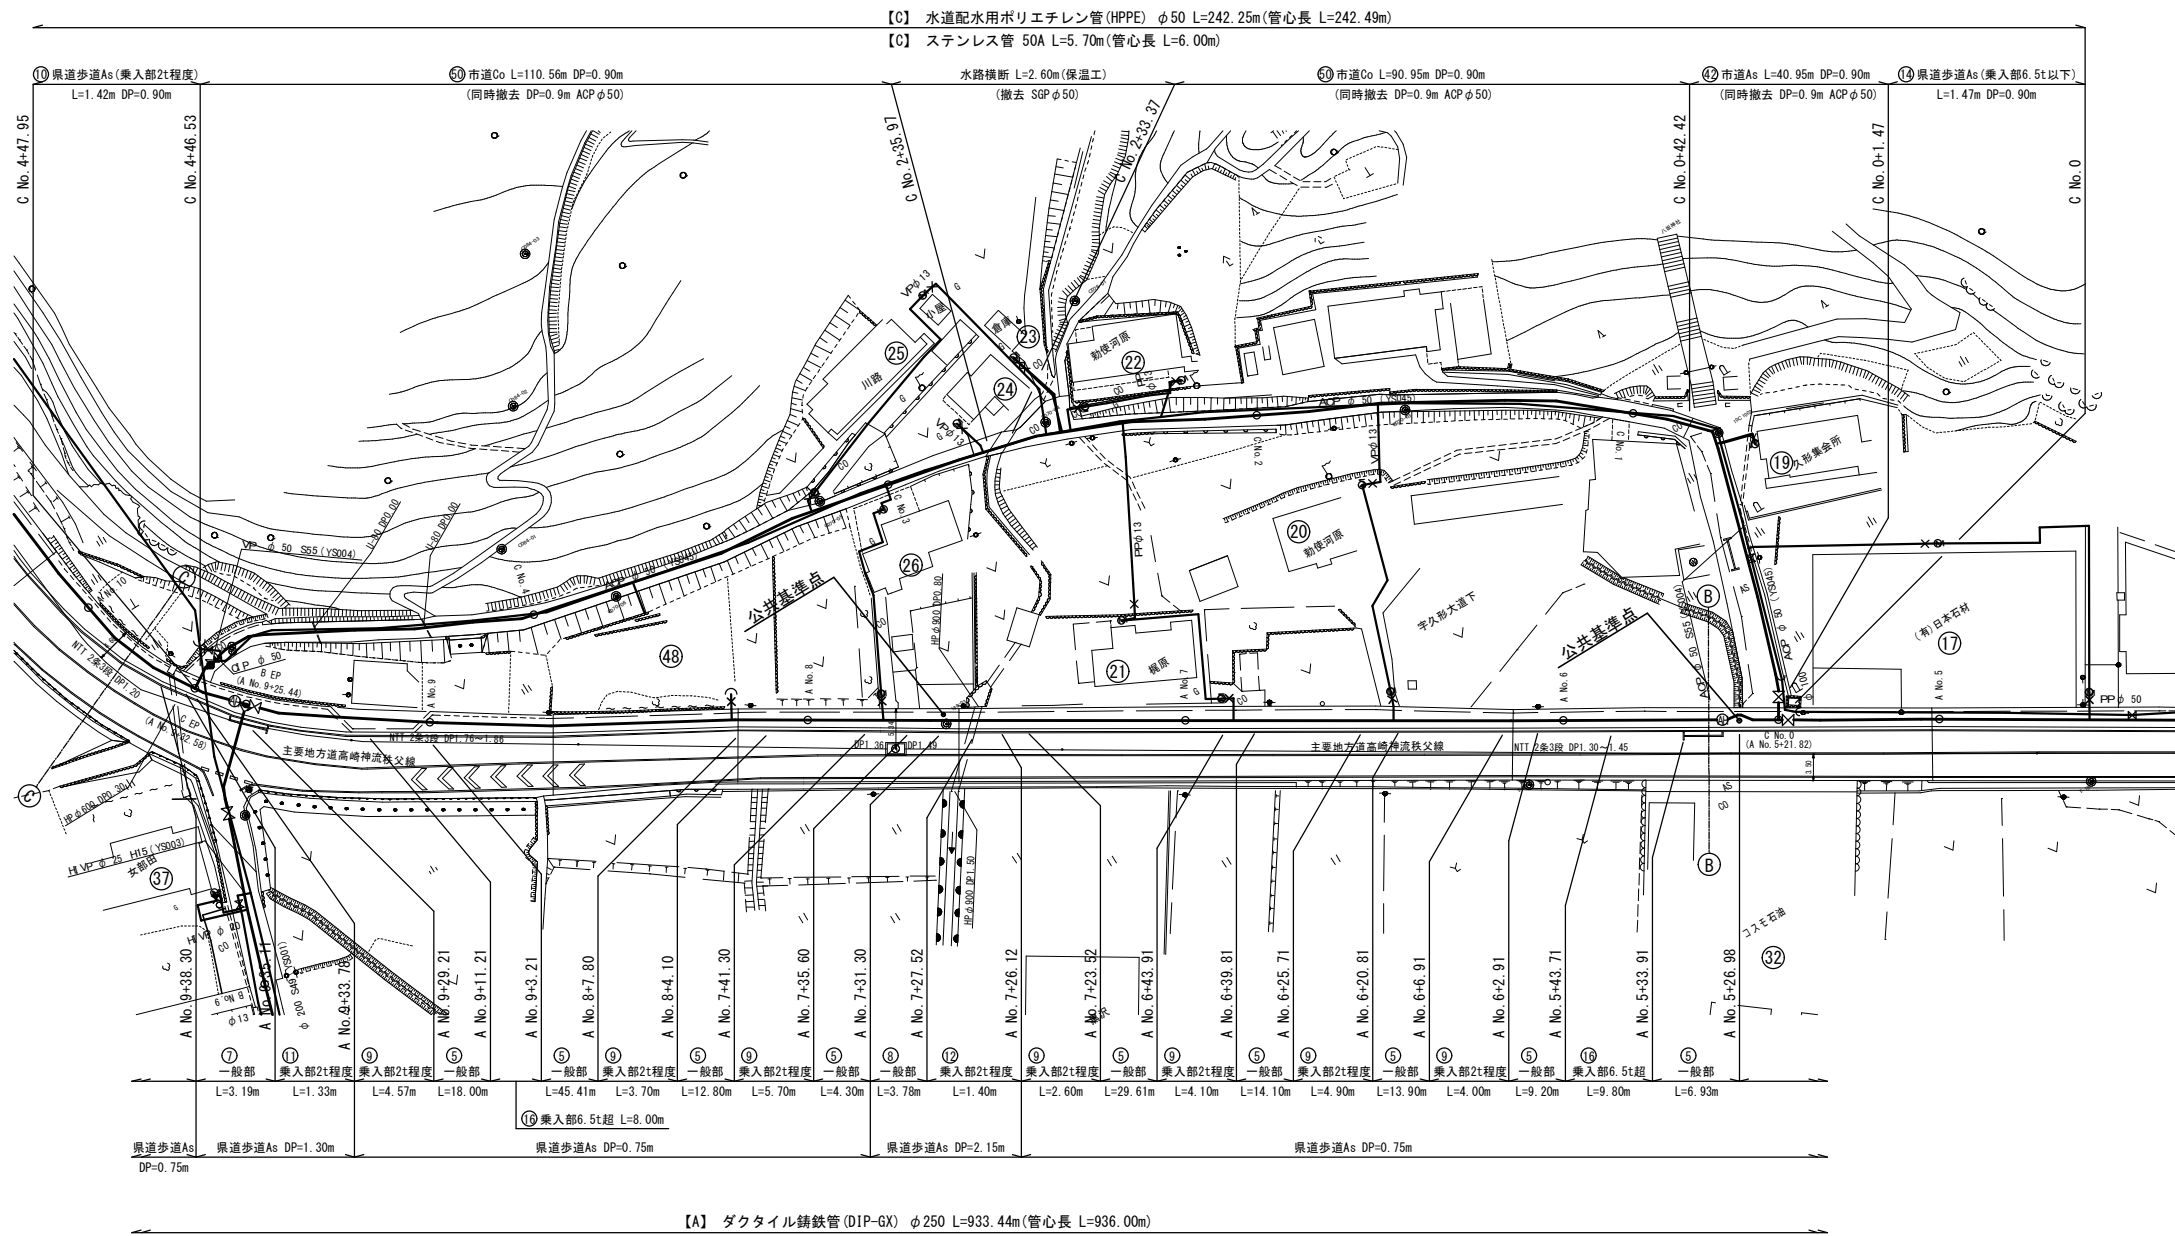



年 度	令和 6 年度		
工事名	県道高崎神流秩父線外配水管布設替工事 (吉田管内・久形・中島工区)		
図面名	配管平面図(3)		
縮 尺	図 示	図 番	4
秩父広域市町村圏組合水道局			


配管平面図(4) A3 1:1000
縮尺A1 1:500

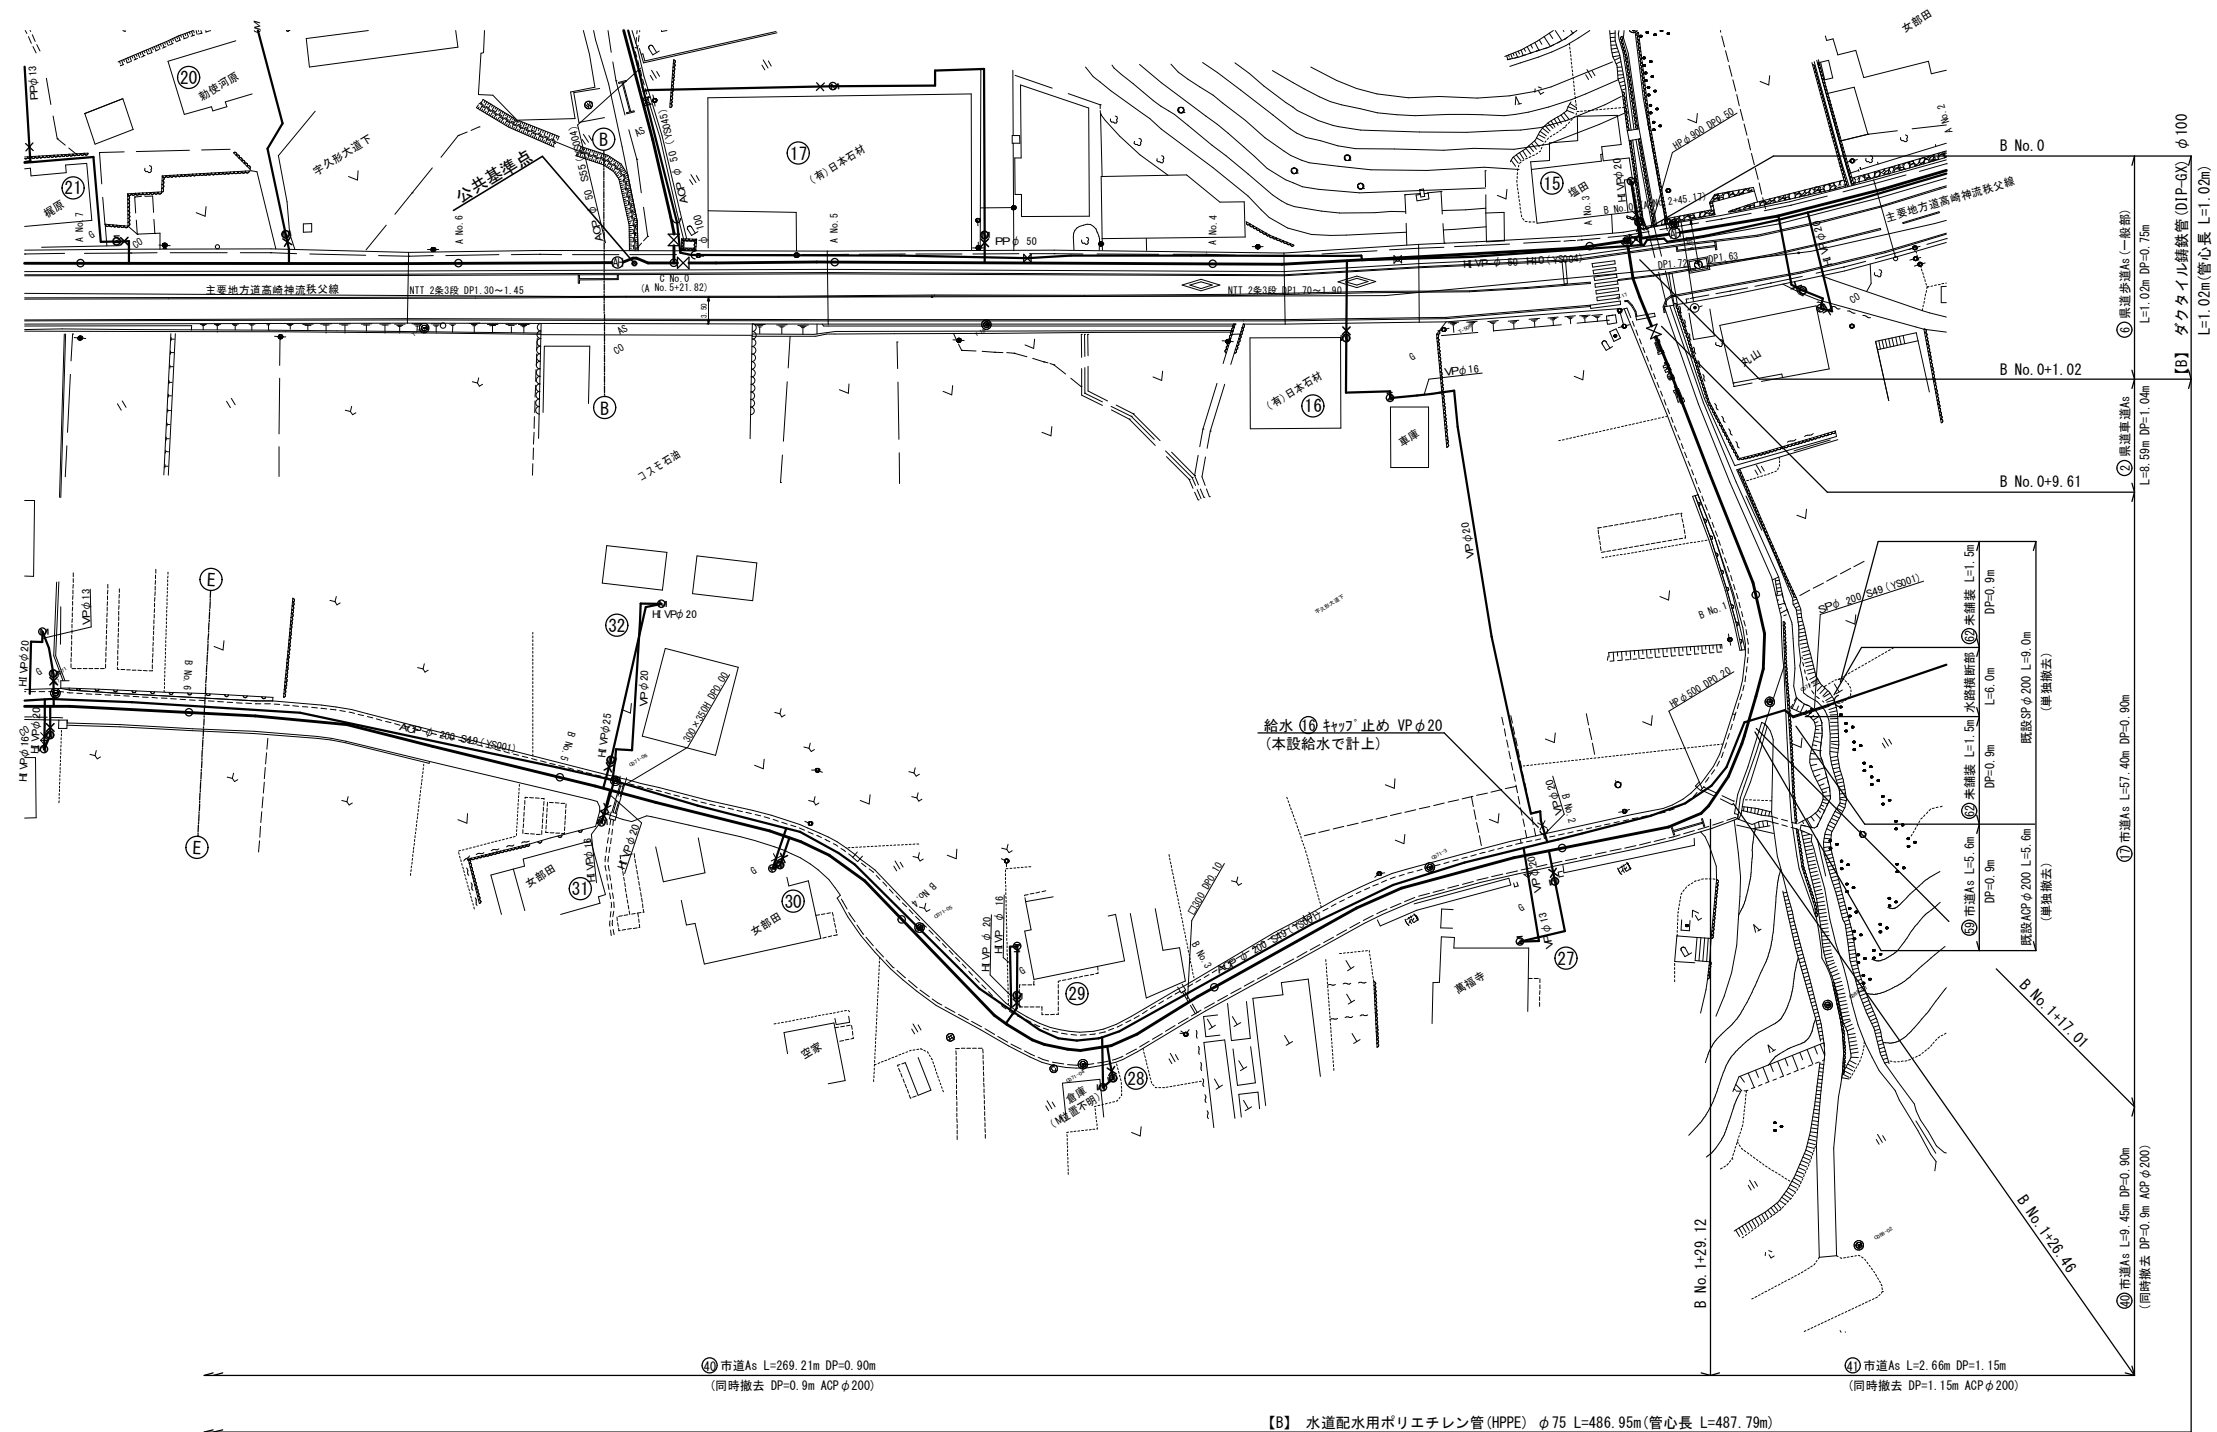

年 度	令和 6 年度		
工事名	県道高崎神流秩父線外配水管布設替工事 (吉田管内・久形・中島工区)		
図面名	配管平面図(4)		
縮 尺	図示	図 番	5
秩父広域市町村圏組合水道局			

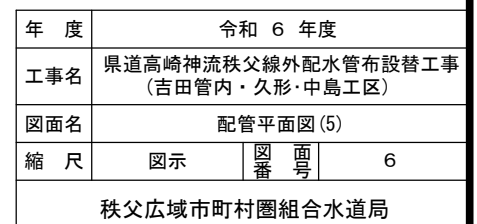 


配管平面図(6) A3 1:1000 縮尺A1 1:500

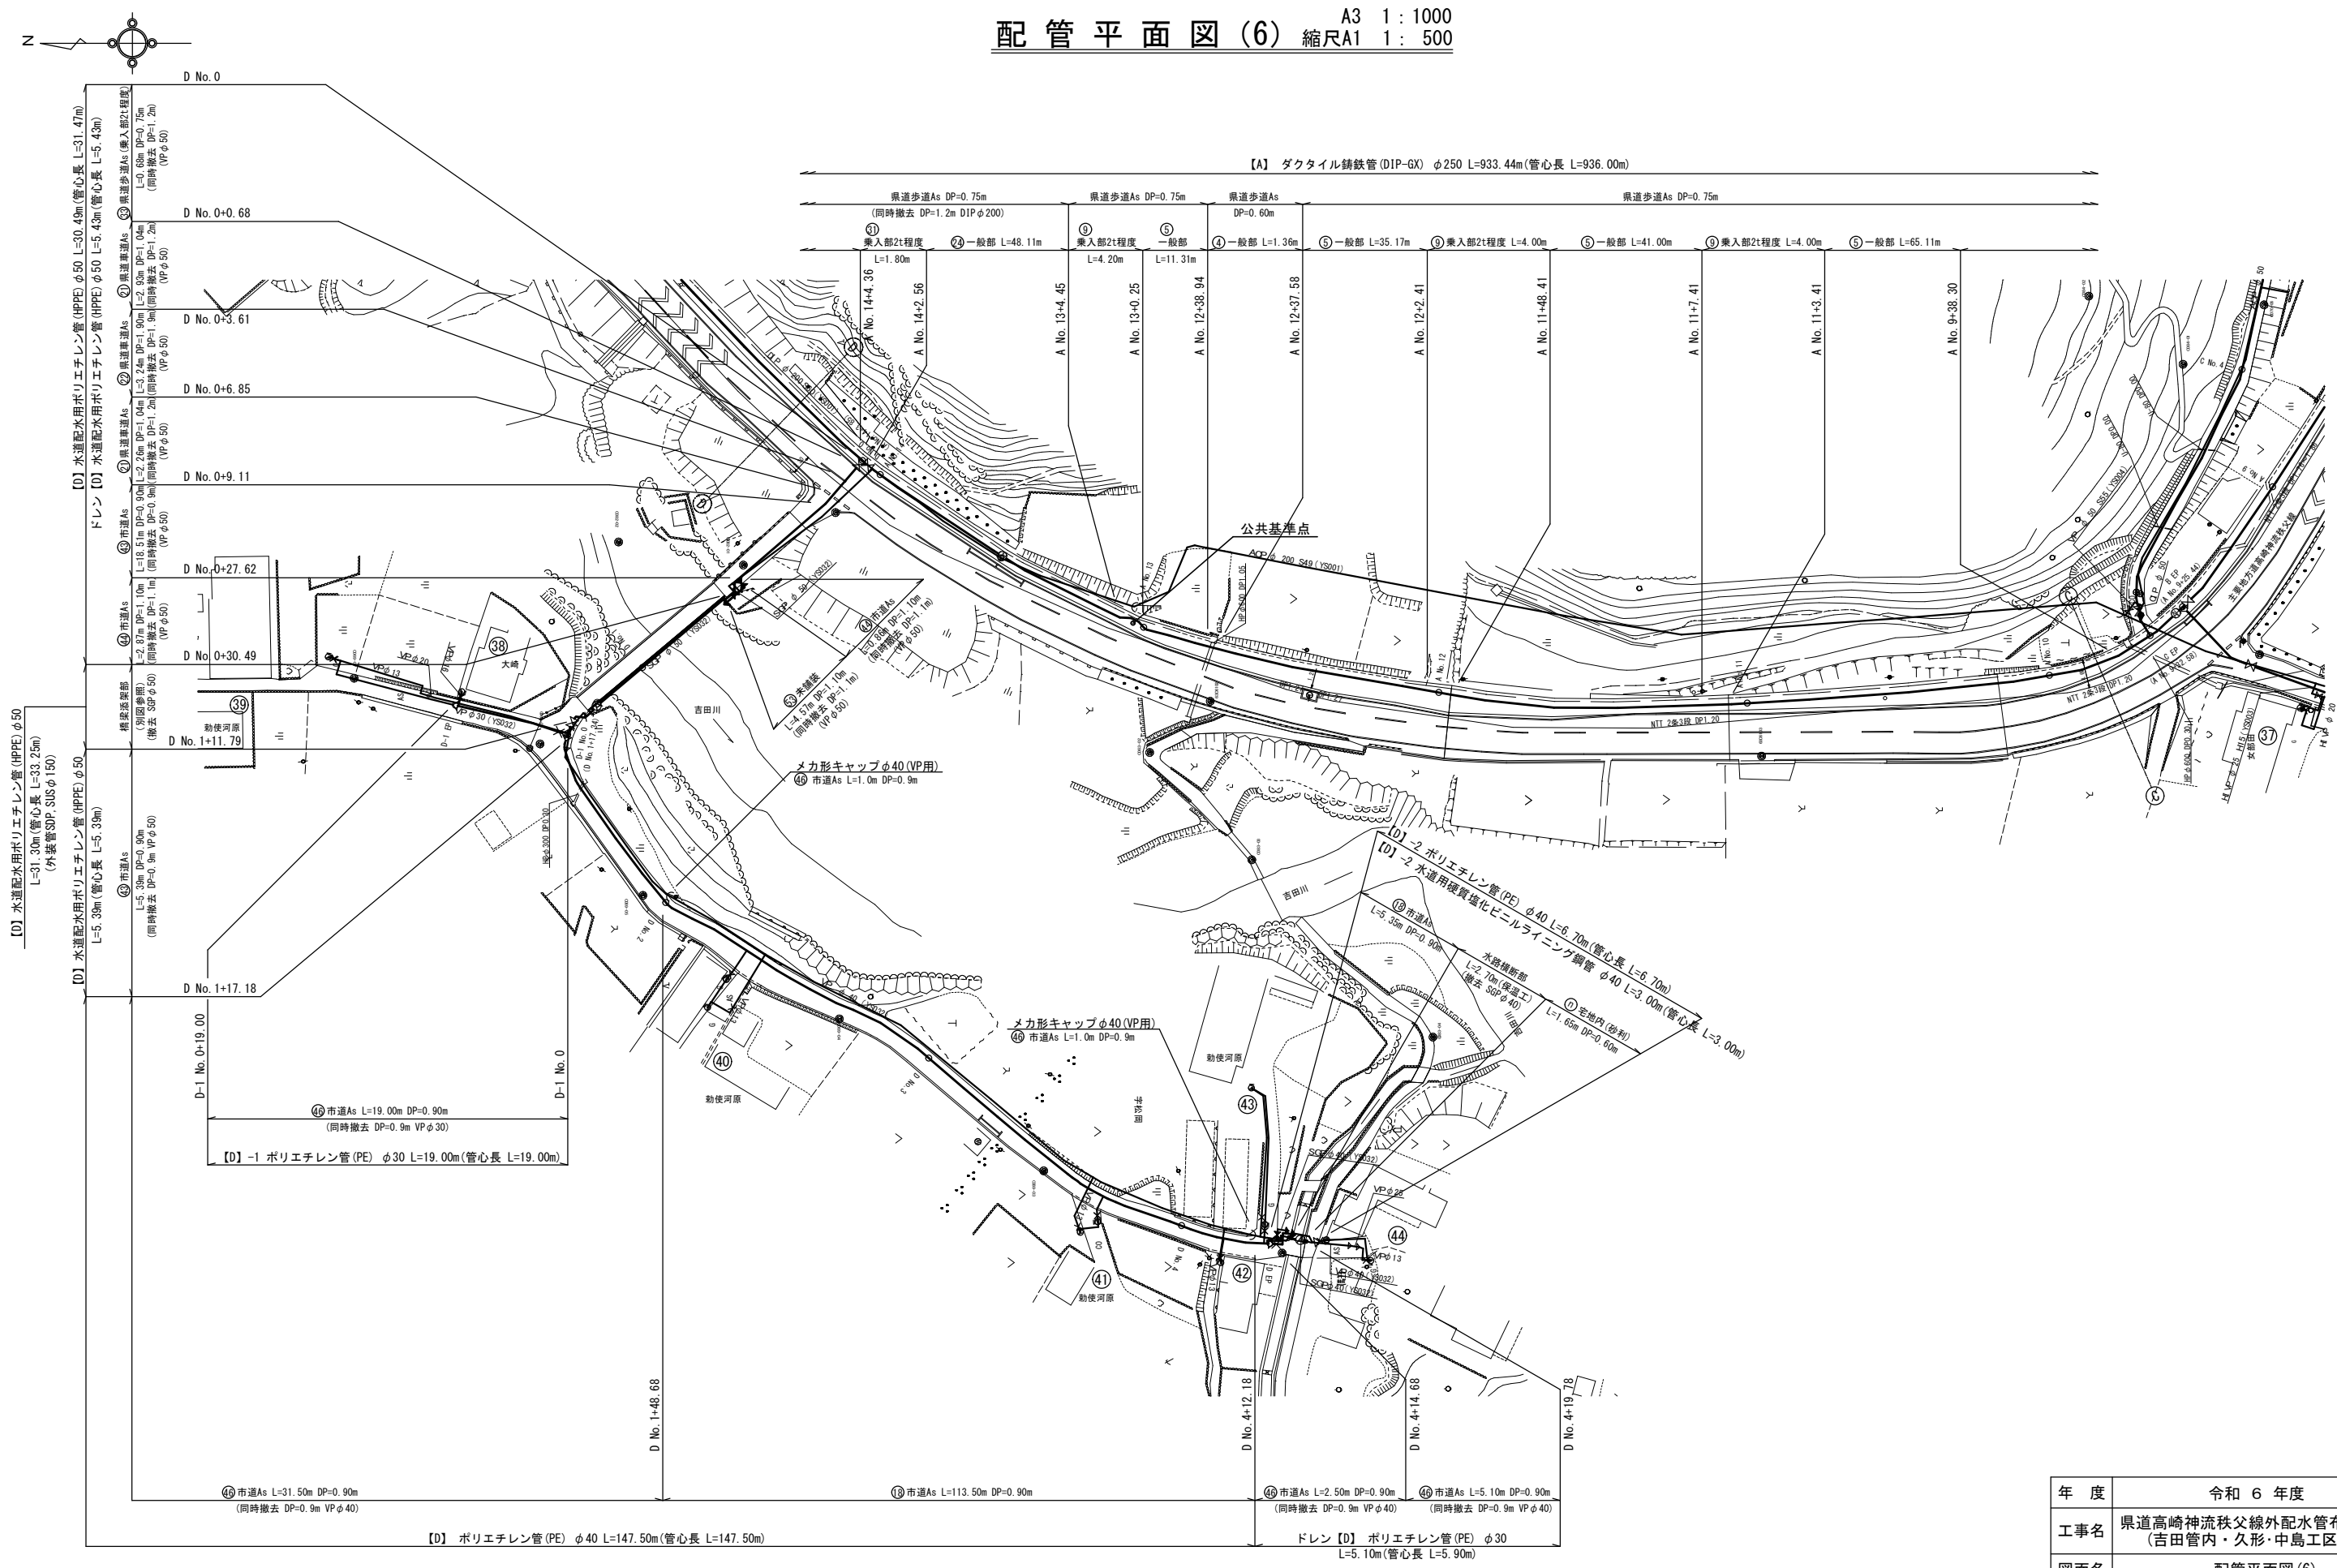

年 度	令和 6 年度		
工事名	県道高崎神流秩父線外配水管布設替工事 (吉田管内・久形・中島工区)		
図面名	配管平面図(6)		
縮 尺	図示	図 番	7
秩父広域市町村圏組合水道局			

配管平面図(7) 縮尺 A3 1:1000 A1 1:500

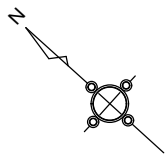

【A】ダクタイル鋳鉄管 (DIP-GX) $\phi 250$ L=933.44m (管心長 L=936.00m)


県道歩道As DP=1.20m
(同時撤去 DP=1.2m DIP-GX $\phi 200$)

県道歩道As DP=0.75m
(同時撤去 DP=1.2m ACP $\phi 200$)


県道歩道As DP=0.75m
(同時撤去 DP=1.2m DIP $\phi 200$)

年 度	令和 6 年度		
工事名	県道高崎神流秩父線外配水管布設替工事 (吉田管内・久形・中島工区)		
図面名	配管平面図(7)		
縮 尺	図示	図 番	8
秩父広域市町村圏組合水道局			

配管詳細図(1) S=NON

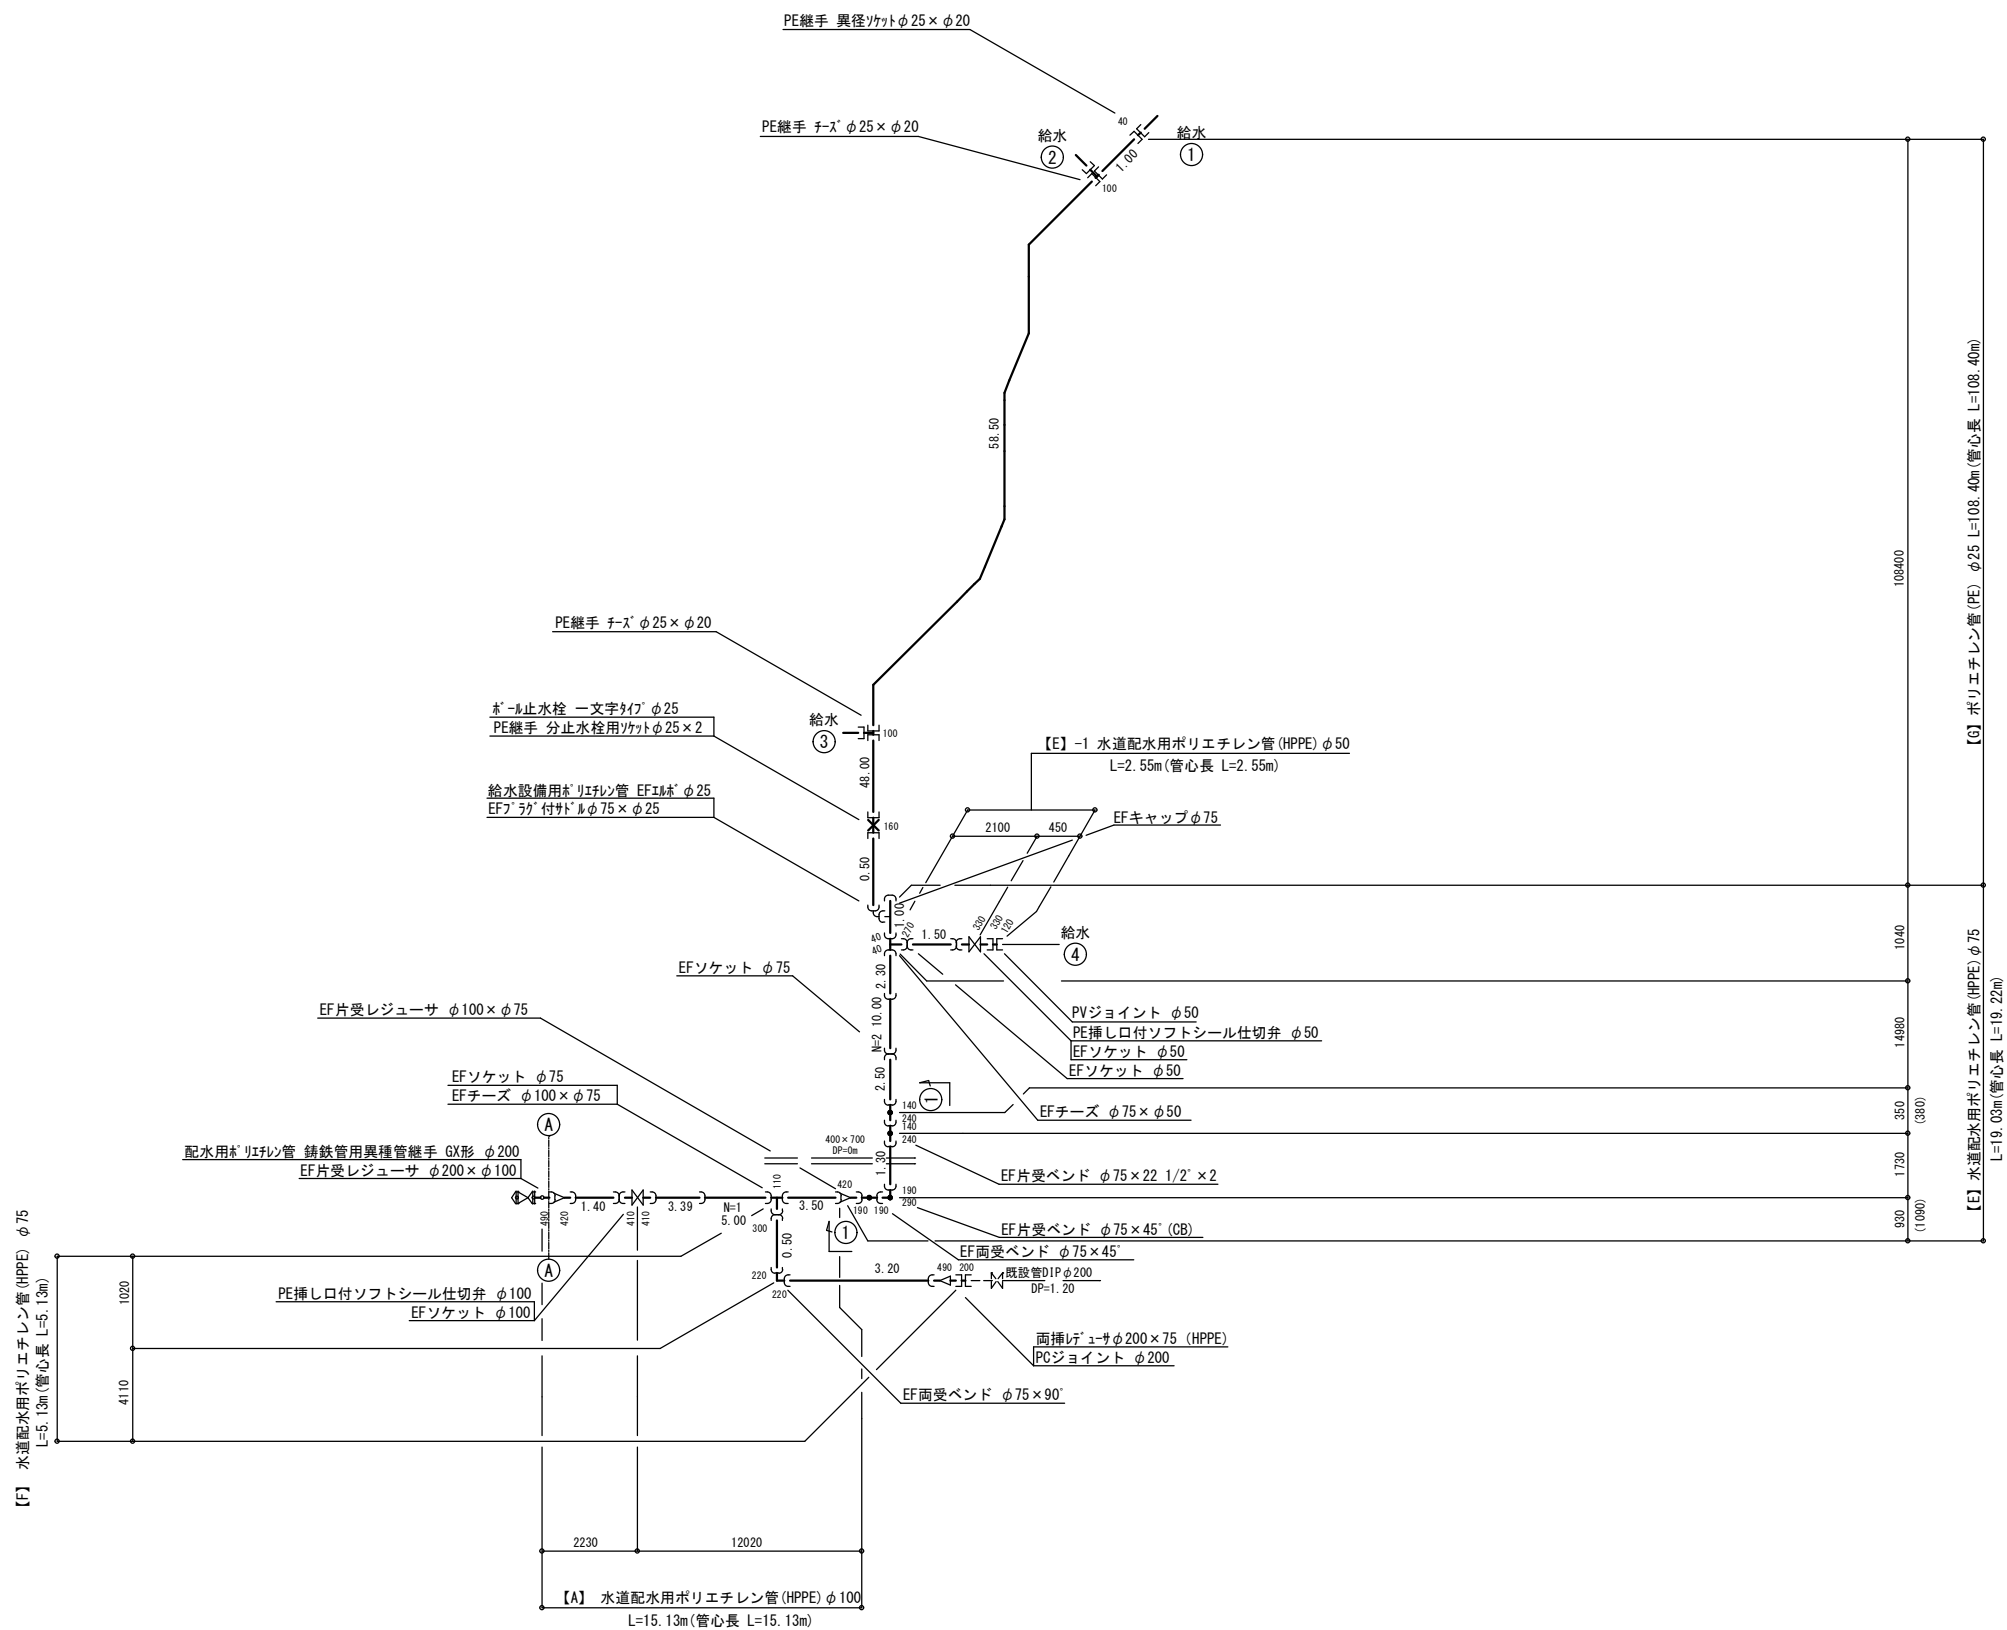


①-①詳細図 S=NON


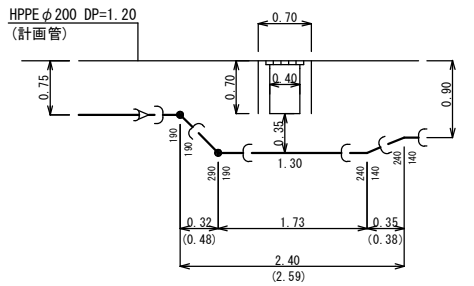


年 度	令和 6 年度		
工事名	県道高崎神流秩父線外配水管布設替工事 (吉田管内・久形・中島工区)		
図面名	配管詳細図(1)		
縮 尺	図 示	図 番	9
秩父広域市町村圏組合水道局			

配管詳細図(2) S=NON

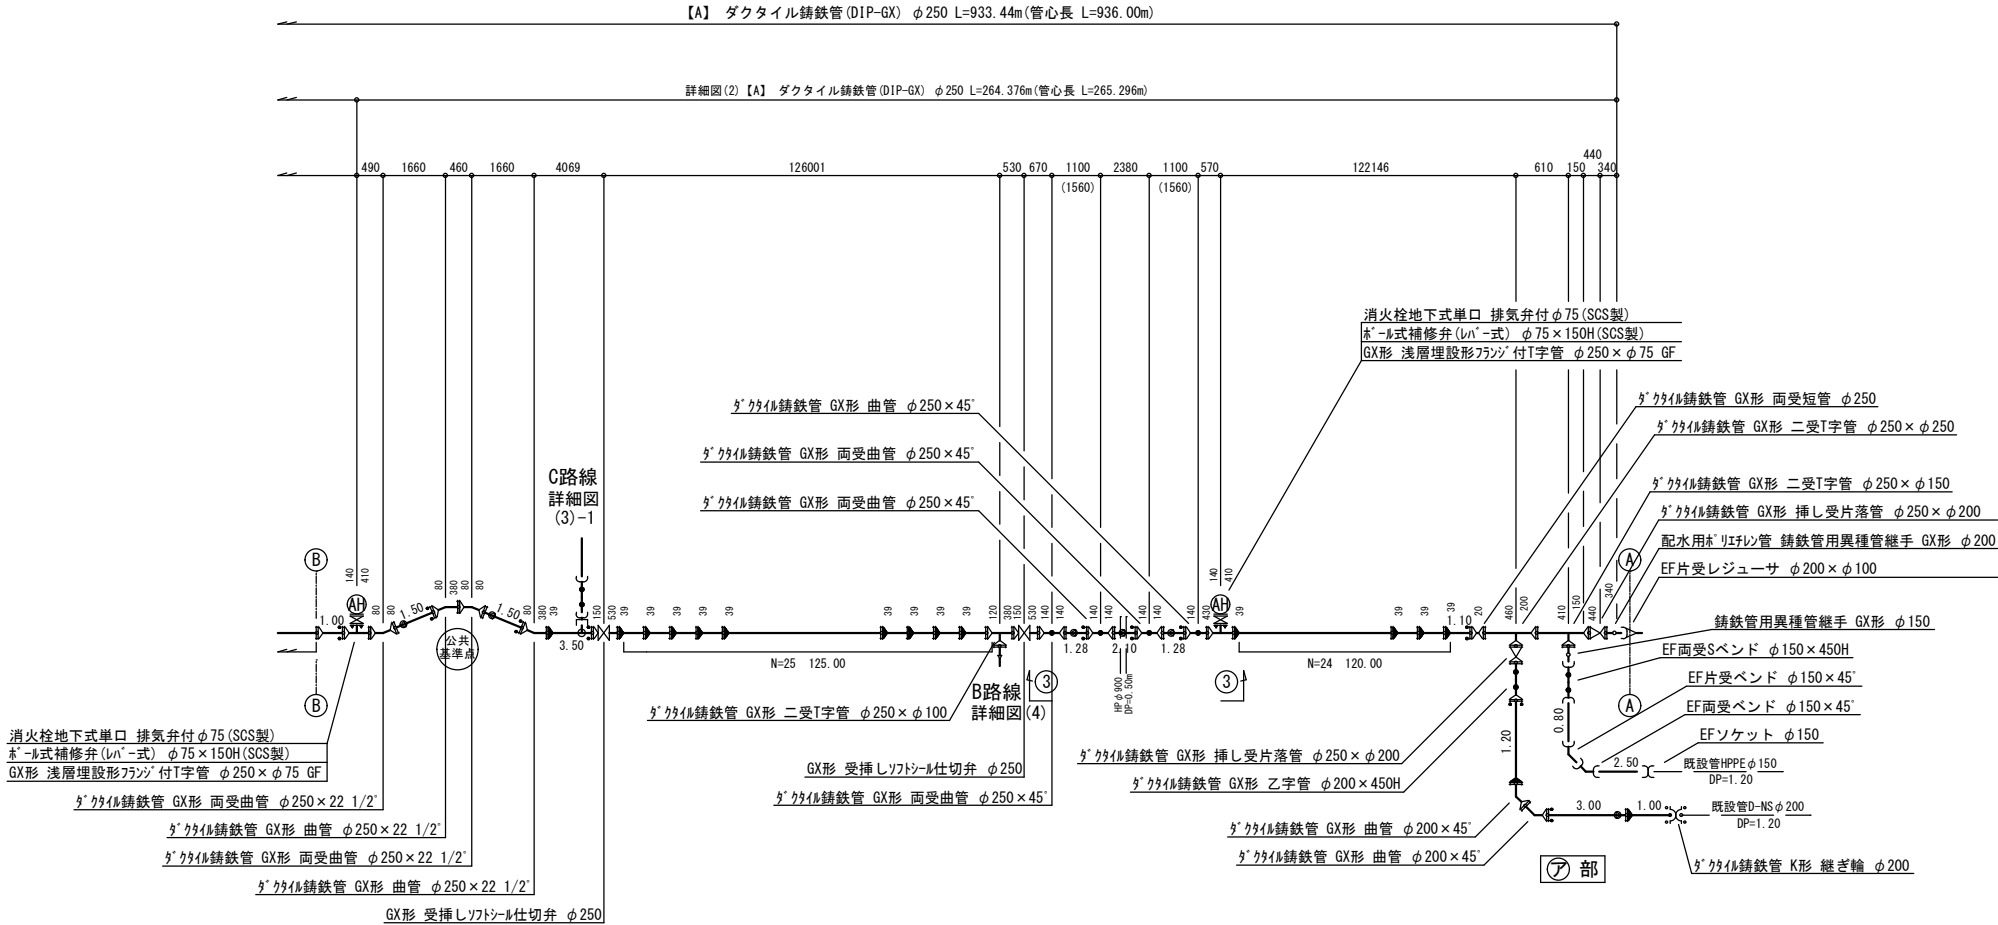


③—③詳細図 S=1:5

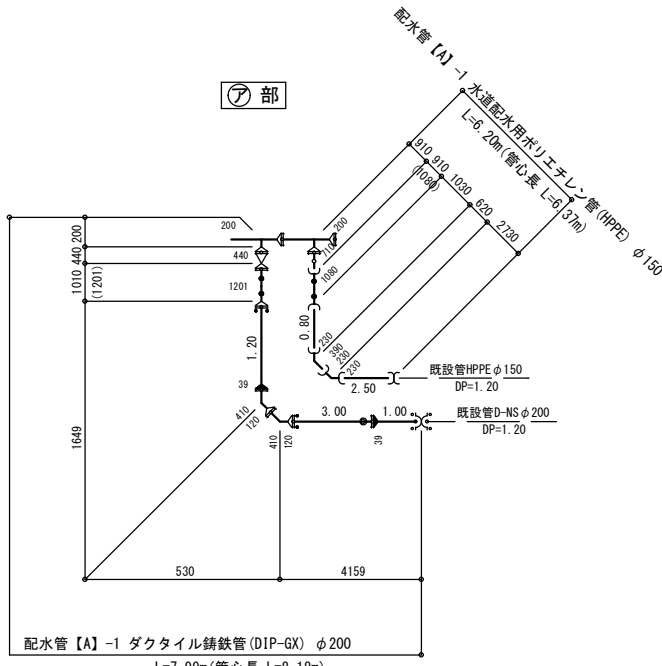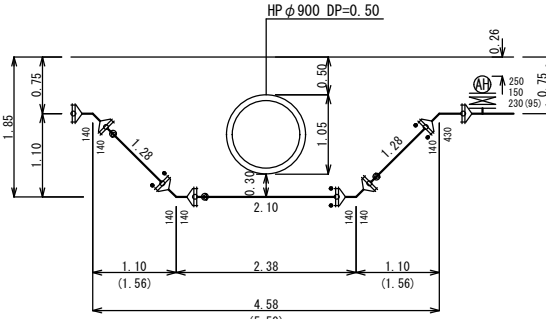


	凡 例
	GX形 受口
	GX形 挿口
	ライナ
	G-Link
	フランジ部 (GF-RF形)
	EF形 受口
	メカカル継手
	K形特殊押輪

年 度	令和 6 年度		
工事名	県道高崎神流秩父線外配水管布設替工事 (吉田管内・久形・中島工区)		
図面名	配管詳細図(2)		
縮 尺	図示	図番 面 号	1 0
秩父広域市町村圏組合水道局			


配管詳細図(3) S=NON

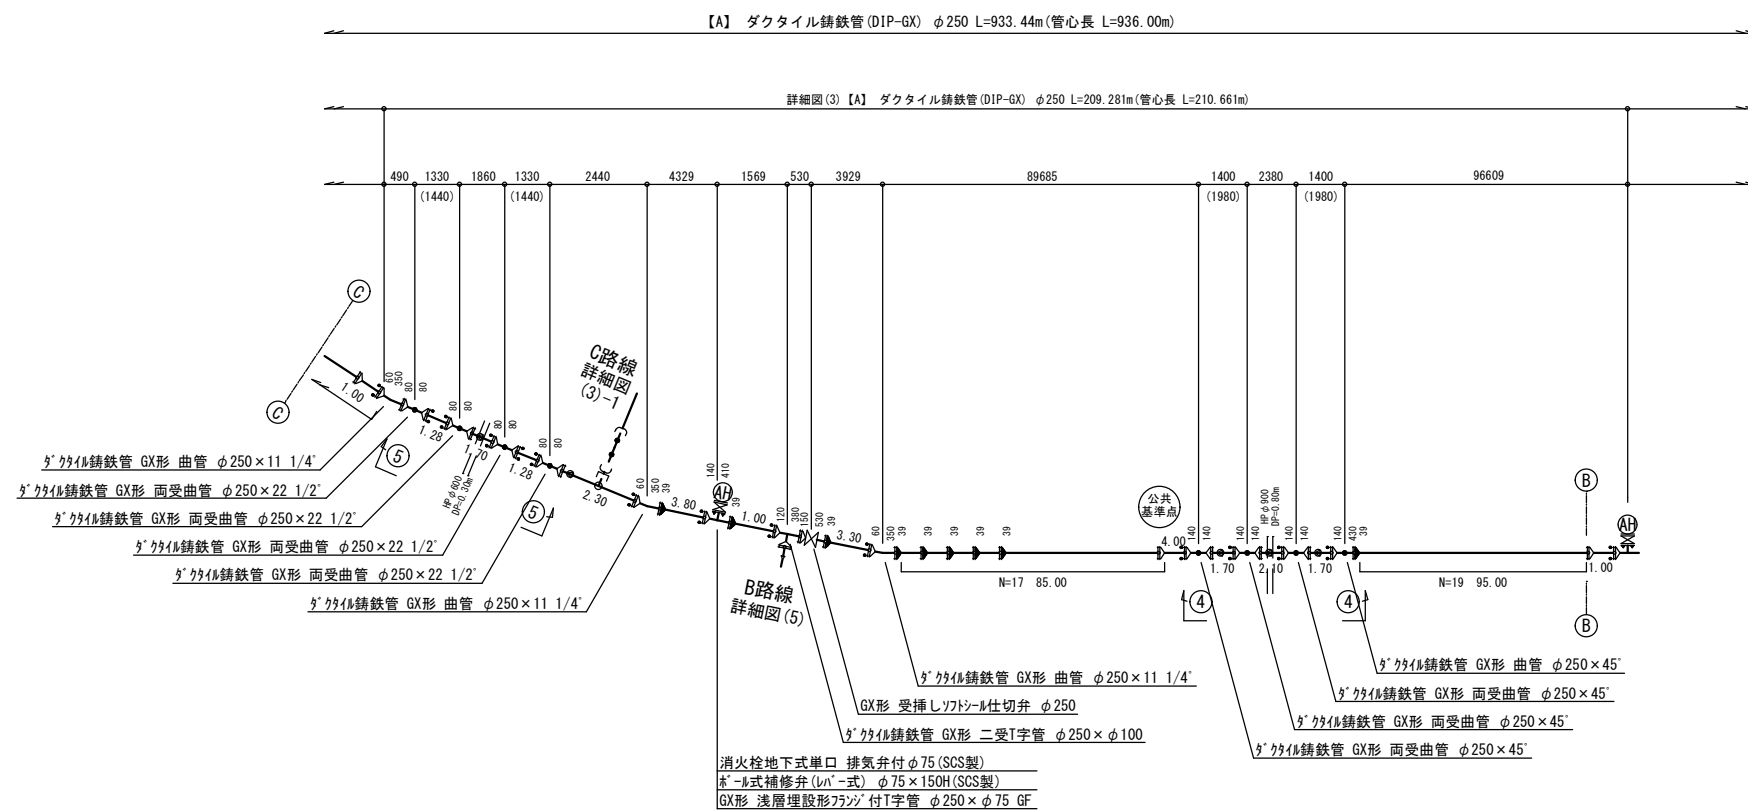

⑤—⑤詳細図 S=1:50

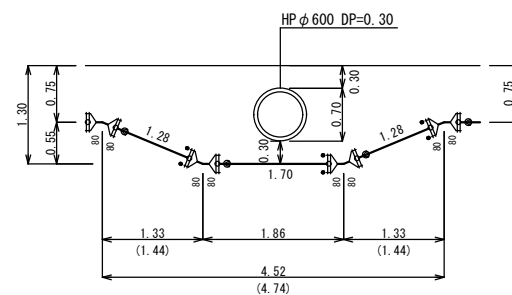


④—④詳細図 S=1:50

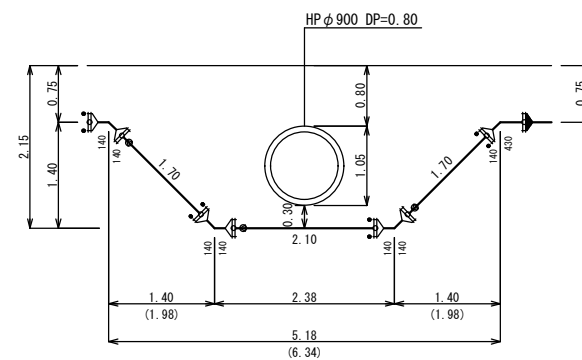



	凡 例
	GX形 受口
	GX形 挿口
	ライナ
	G-Link
	フランジ部 (GF-RF形)
	EF形 受口
	メタルカル継手
	K形特殊押輪

年 度	令和 6 年度		
工事名	県道高崎神流秩父線外配水管布設替工事 (吉田管内・久形・中島工区)		
図面名	配管詳細図(3)		
縮 尺	図示	図 番 号	1 1
秩父広域市町村圏組合水道局			


配管詳細図(3)-1 S=NON

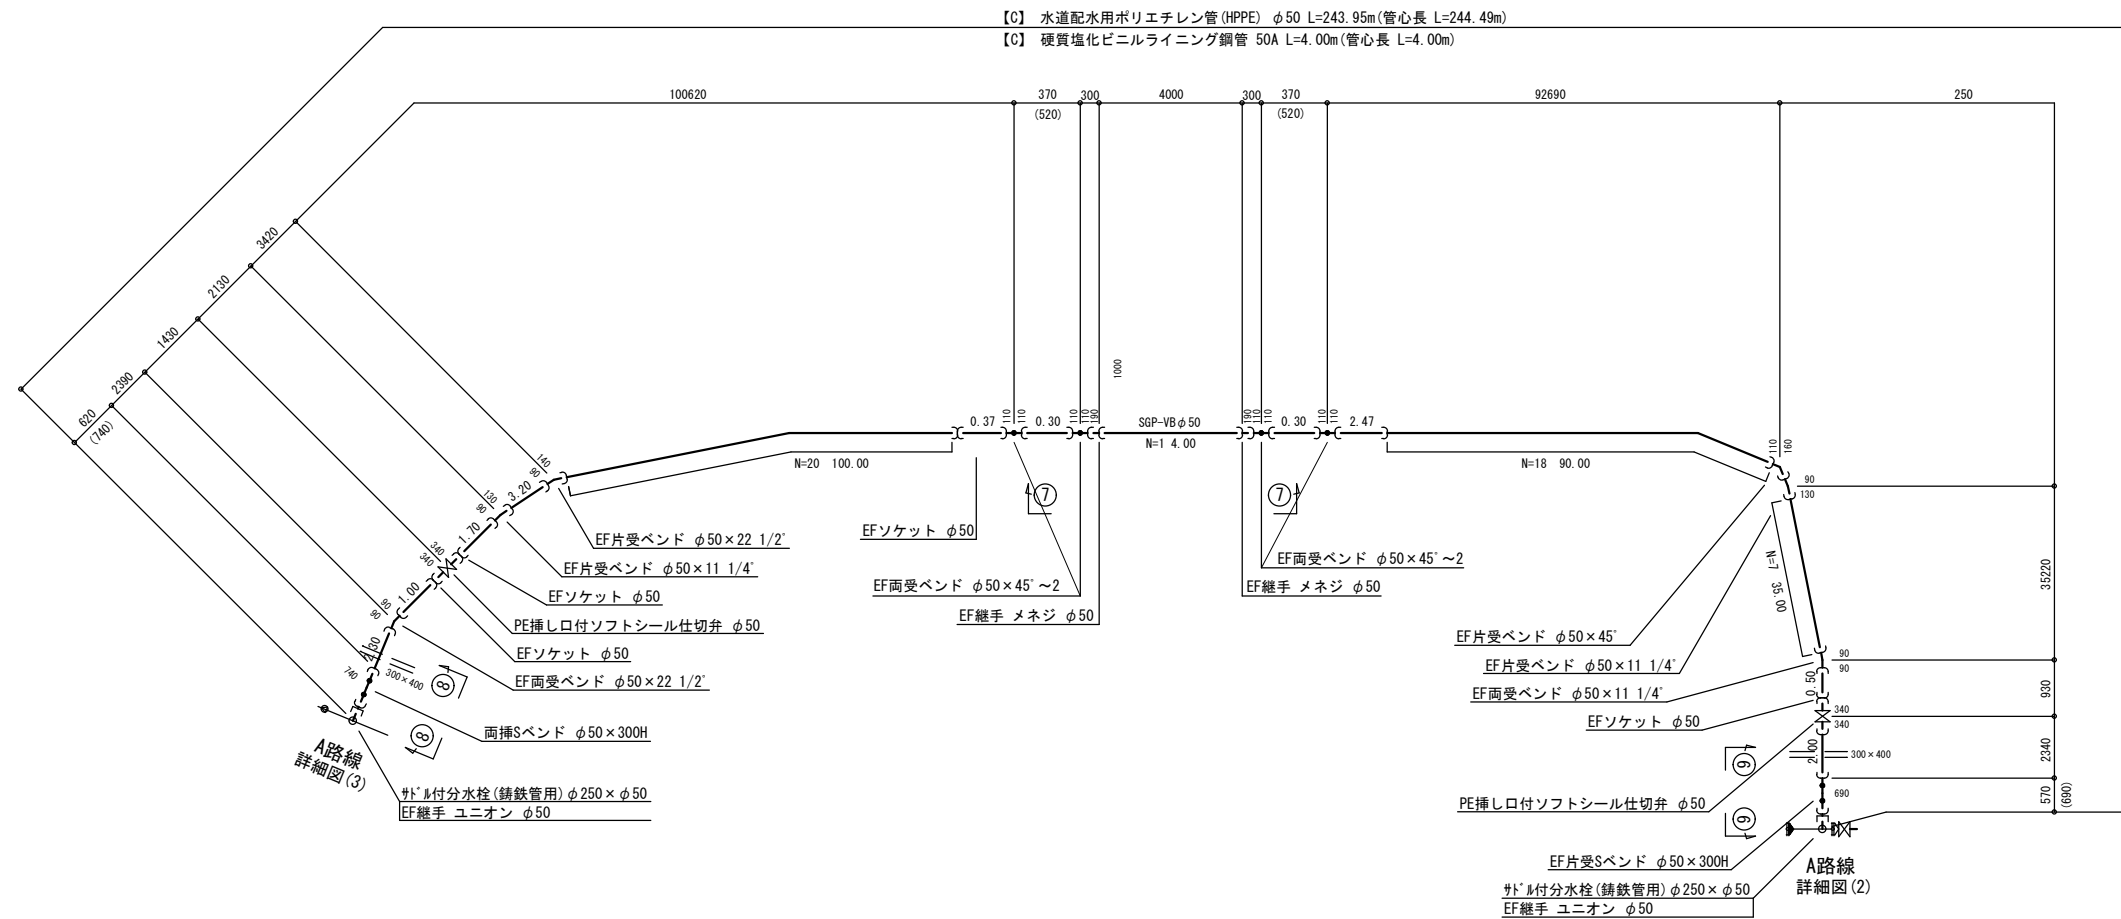

⑦-⑦詳細図 S=1:50


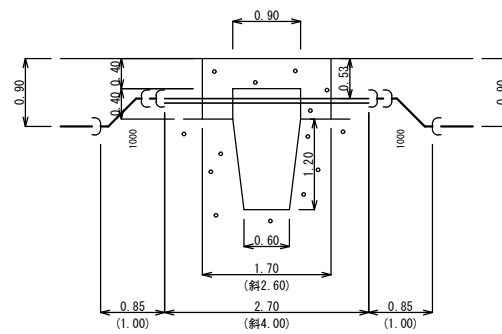
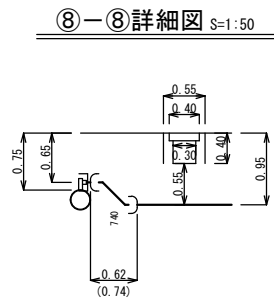


⑥—⑥詳細図 S=1:50

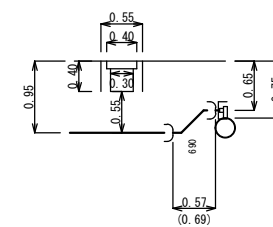


年 度	令和 6 年度		
工事名	県道高崎市流秩父線外配水管布設替工事 (吉田管内・久形・中島工区)		
図面名	配管詳細図(3)-1		
縮 尺	図示	図番 面号	1 2
秩父広域市町村圏組合水道局			

配管詳細図(4) S=NON

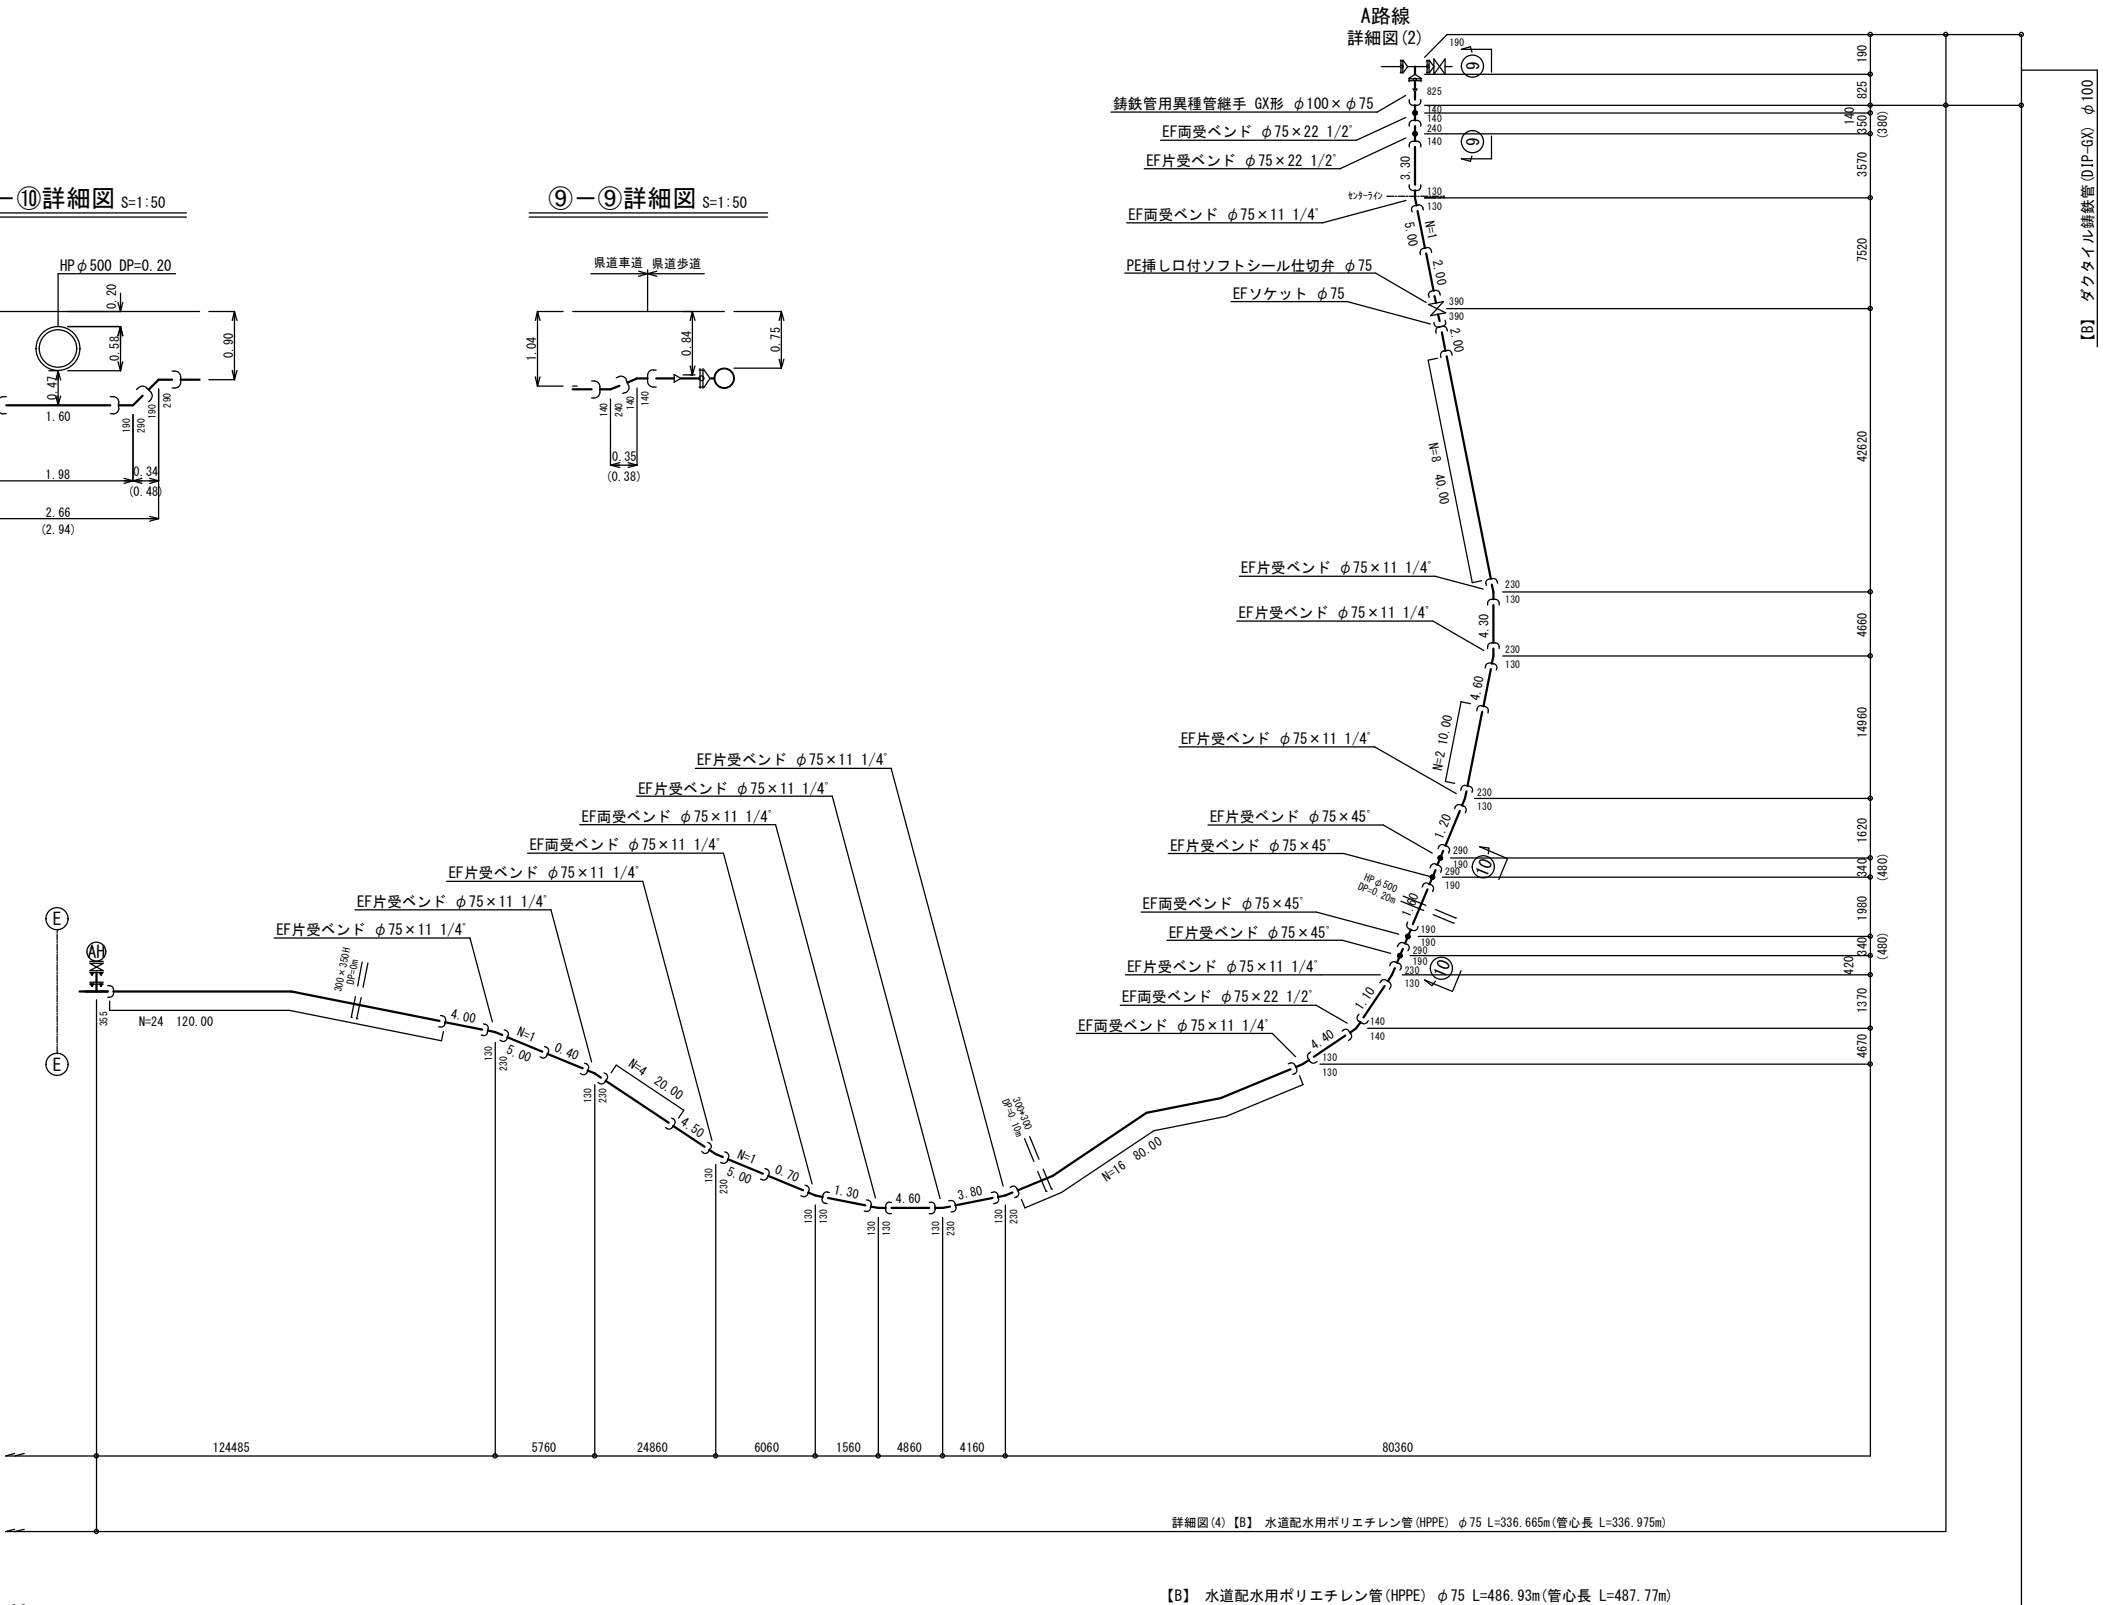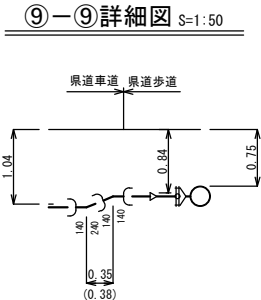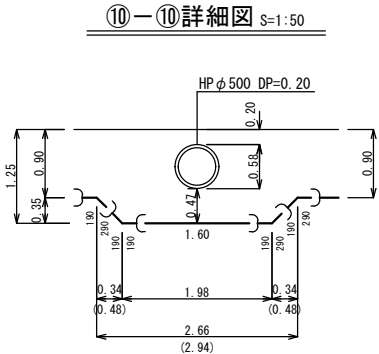


年 度	令和 6 年度		
工事名	県道高崎神流秩父線外配水管布設替工事 (吉田管内・久形・中島工区)		
図面名	配管詳細図(4)		
縮 尺	図示	図番 面号	1 3
秩父広域市町村圏組合水道局			


配管詳細図(5) S=NON

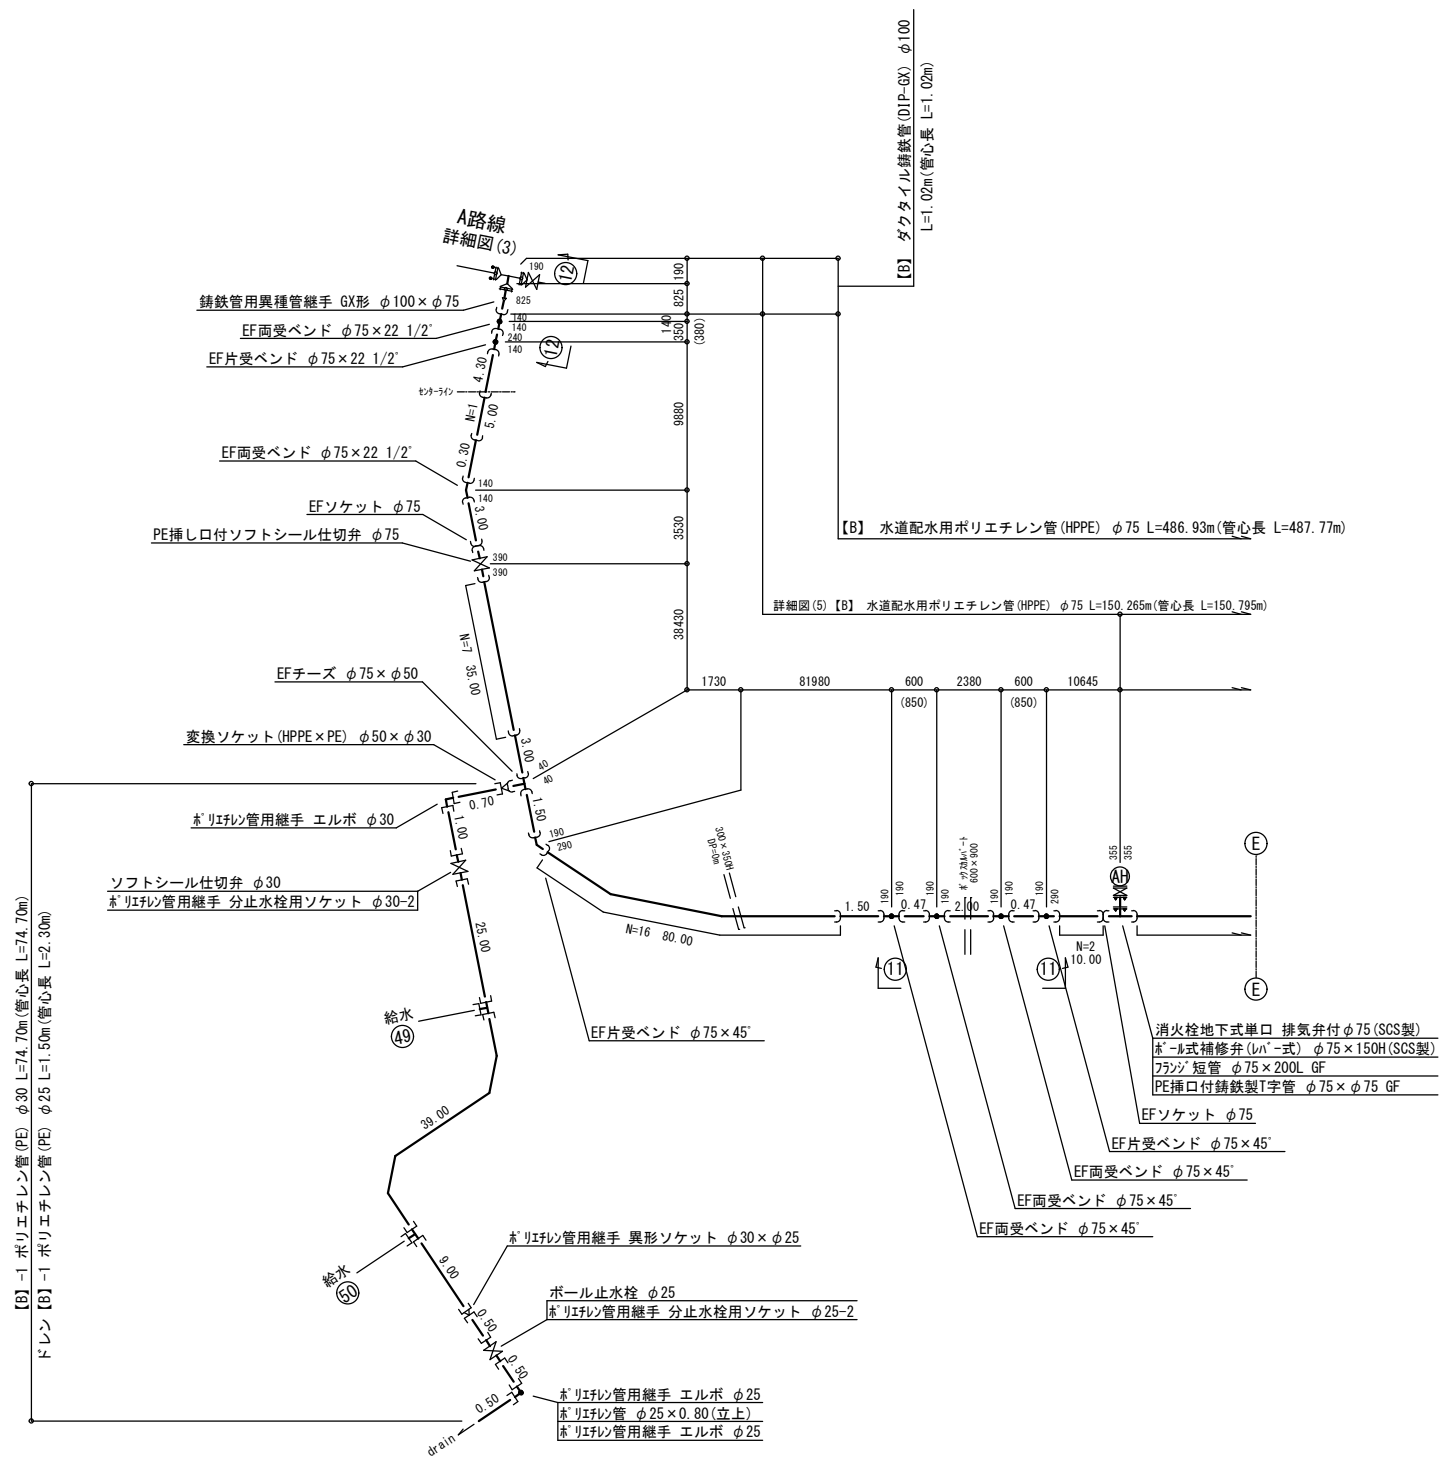

⑫-⑫詳細図 S=1:50

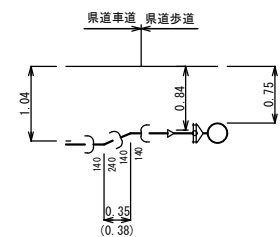


⑪-⑪詳細図 S=1:50

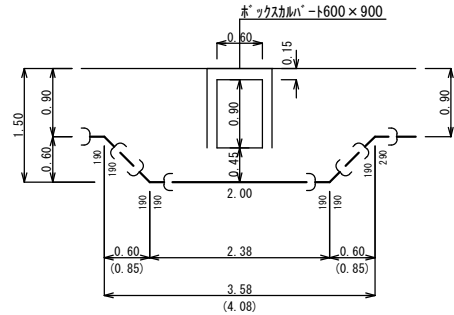


年 度	令和 6 年度		
工事名	県道高崎神流秩父線外配水管布設替工事 (吉田管内・久形・中島工区)		
図面名	配管詳細図(5)		
縮 尺	図示	図 番	1 4
秩父広域市町村圏組合水道局			

配管詳細図(6) S=NON

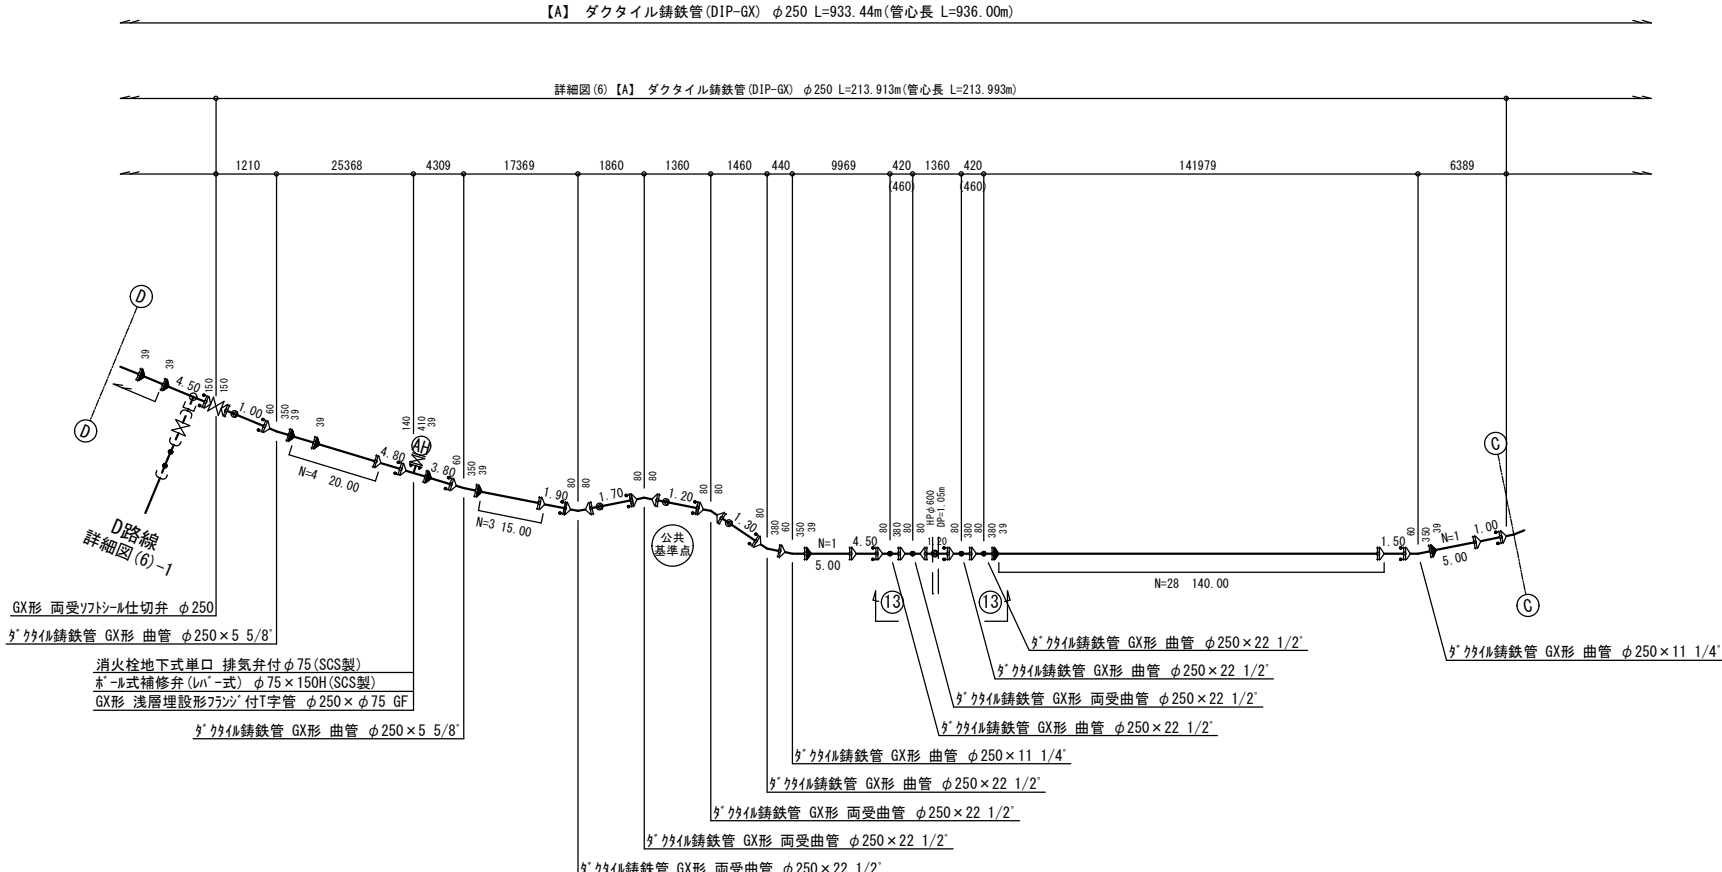


⑬-⑬詳細図 S=1:50

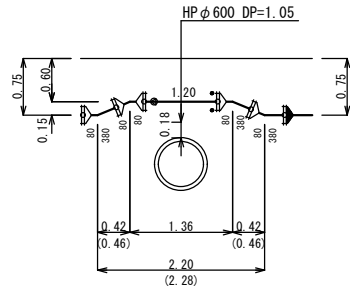

	凡 例
	GX形 受口
	GX形 挿口
	ライン
	G-Link
	フレンジ部 (GF-RF形)
	EF形 受口
	メタルカル継手
	KRF特殊押輪


年 度	令和 6 年度		
工事名	県道高崎神流秩父線外配水管布設替工事 (吉田管内・久形・中島工区)		
図面名	配管詳細図 (6)		
縮 尺	図示	図番 面号	1 5
秩父広域市町村圏組合水道局			

配管詳細図 (6) -1 S=NON

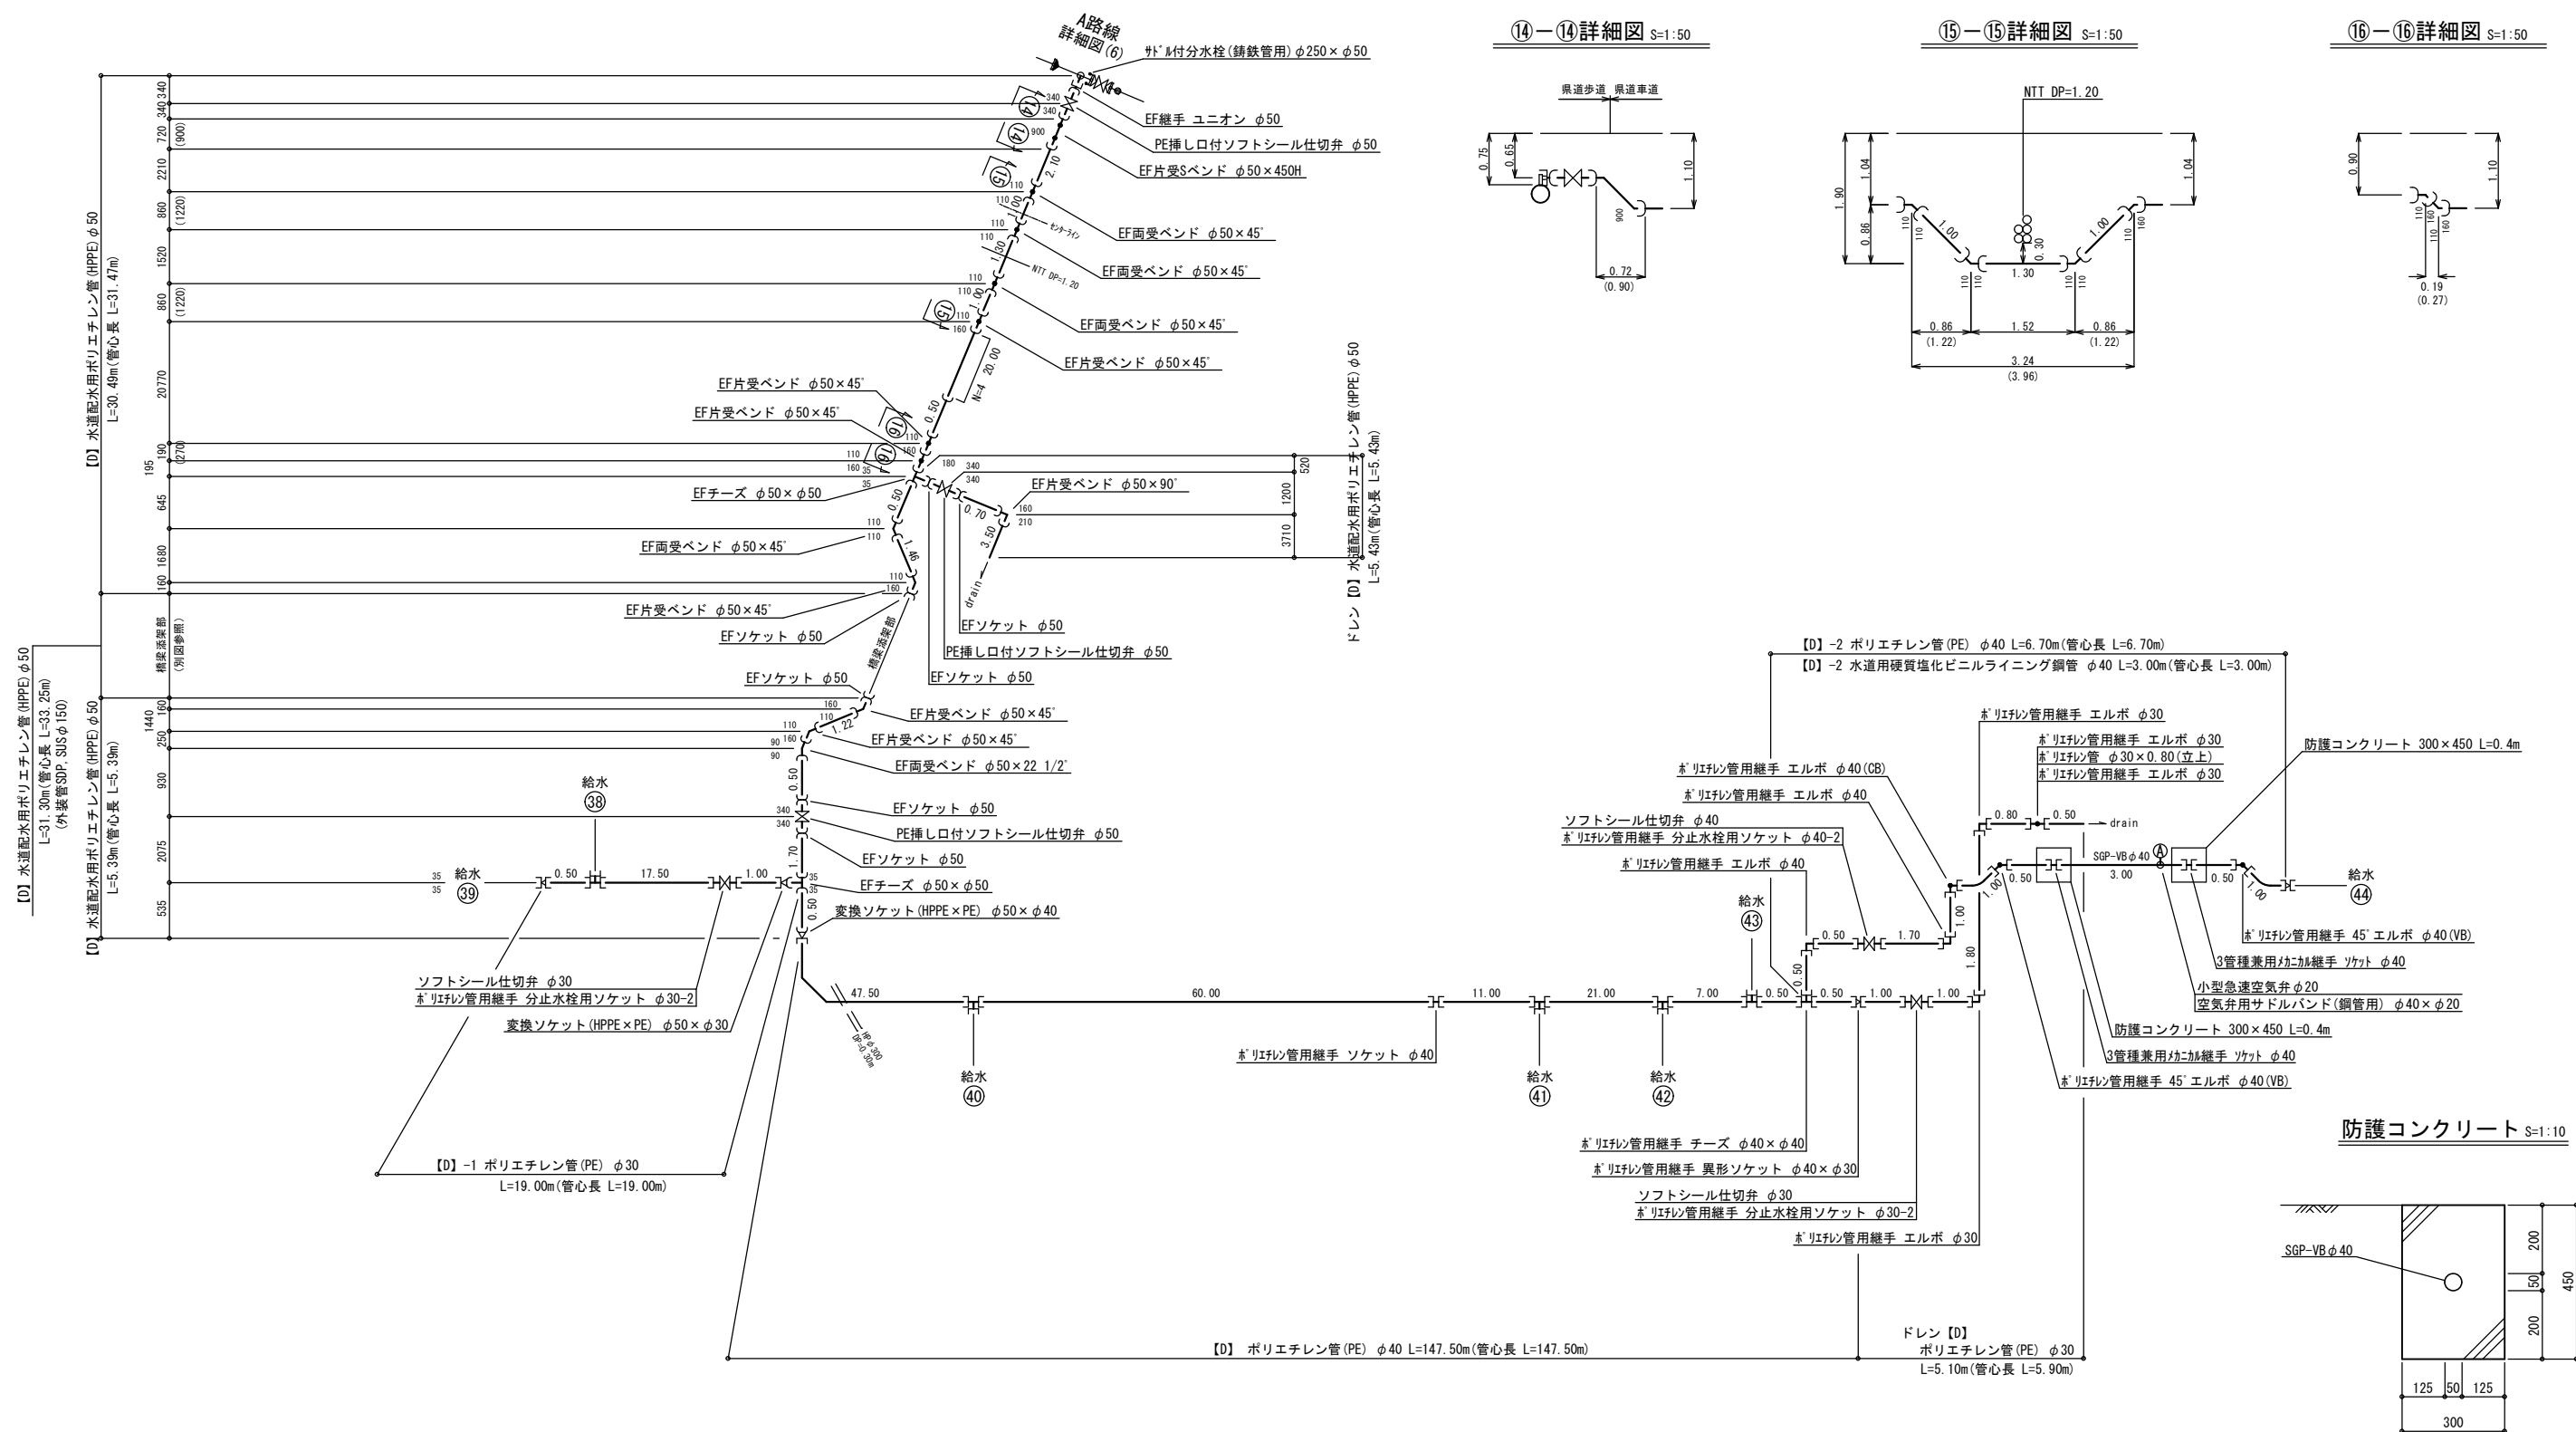

年 度	令和 6 年度		
工事名	県道高崎神流秩父線外配水管布設替工事 (吉田管内・久形・中島工区)		
図面名	配管詳細図 (6)-1		
縮 尺	図示	図 番 面 号	1 6
秩父広域市町村圏組合水道局			

 S=NON





詳細図(7) 【A】 ダクタイル鋳鉄管(DIP-GX) $\phi 250$ $L=245.874\text{m}$ (管心長 $L=246.053\text{m}$)

	凡 例
	GX形 受口
	GX形 挿口
	ライン
	G-Link
	フランジ部 (GF-RF形)
	EF形 受口
	メカカル継手
	K形特殊押輪

年 度	令和 6 年度		
工事名	県道高崎神流秩父線外配水管布設替工事 (吉田管内・久形・中島工区)		
図面名	配管詳細図(7)		
縮 尺	図示	図番 番号	17
秩父広域市町村圏組合水道局			


久形橋 橋梁添架詳細図

(参考)

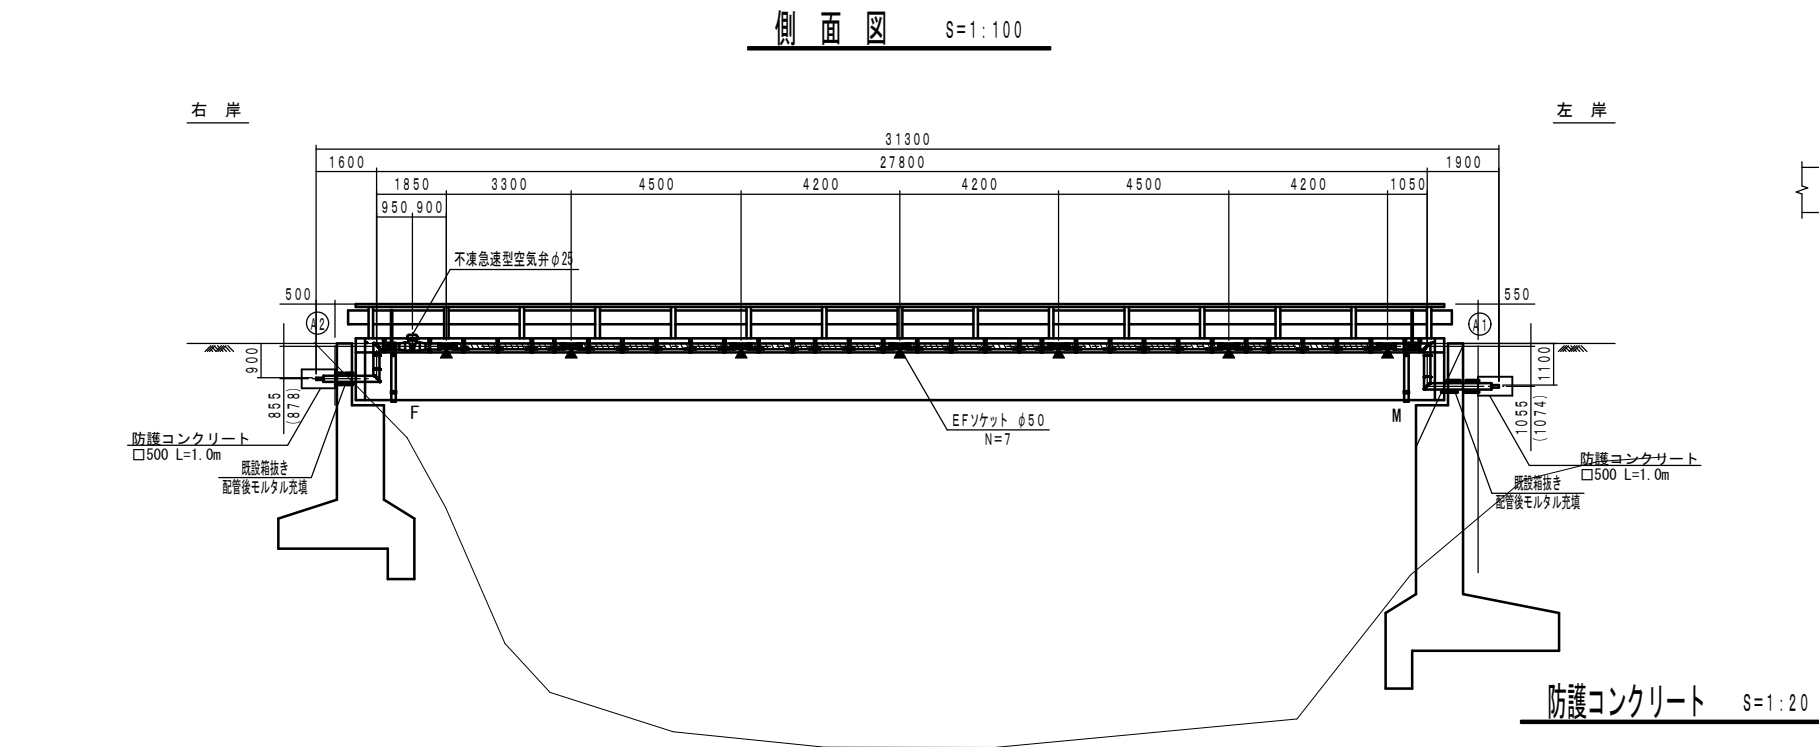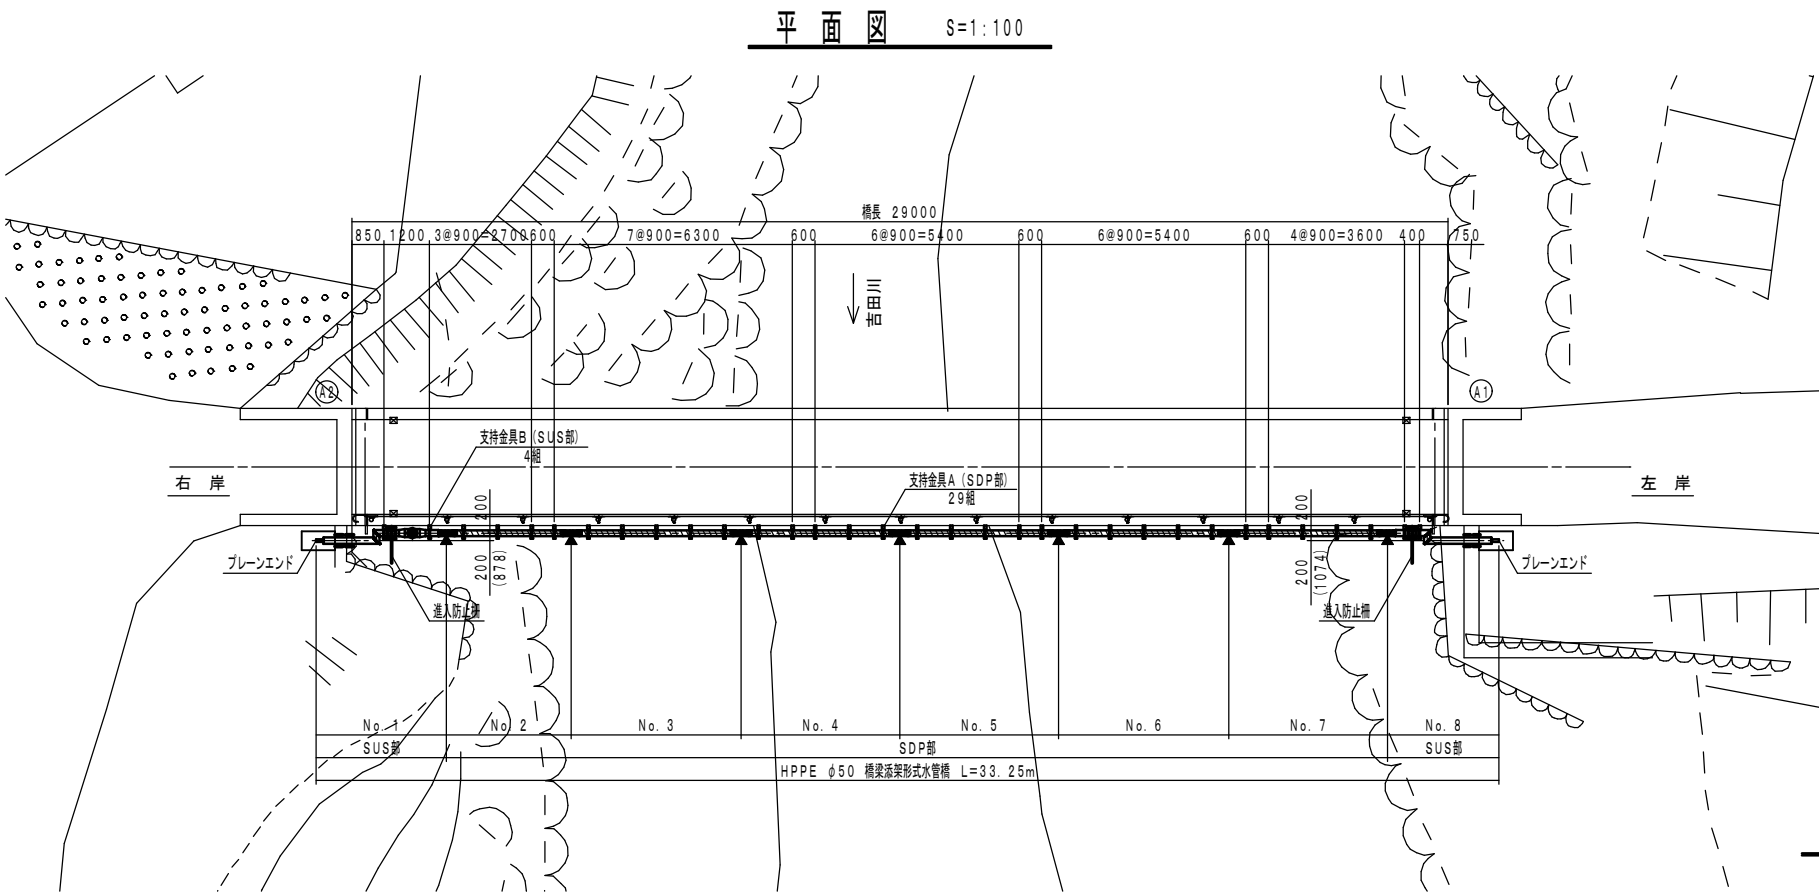


- 備考:
- ・防護コンクリートの形状は参考とする。
 - ・施工前に、既設埋設物の位置及び深さを確認する事。
 - ・工事区間に埋設物(ガス管・NTT・東電・他)が有る場合は、各管理者へ立会い連絡を必ずする事。
 - ・施工中に既設管が支障になる場合は、監督員と協議し撤去・処分を行う事。

防護コンクリート S=1:20

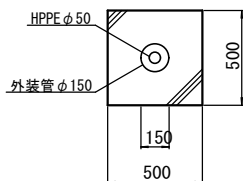


支持金具詳細図 S=1:10

材質: SUS304

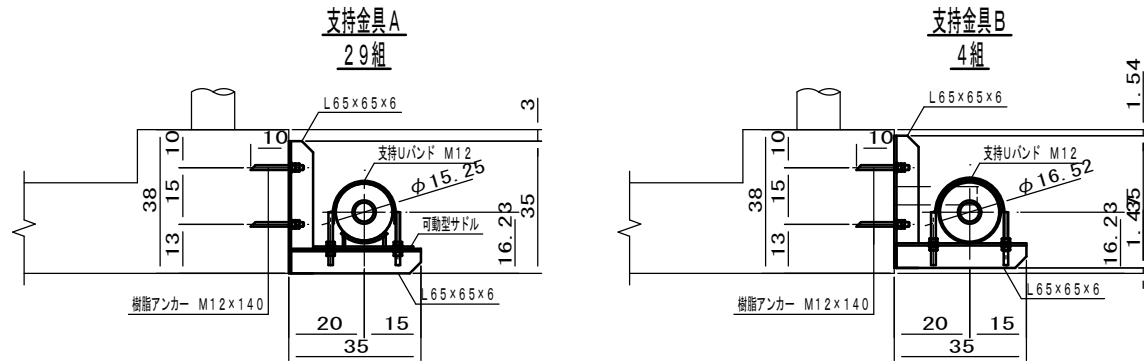


空気弁部詳細図 S=1:10

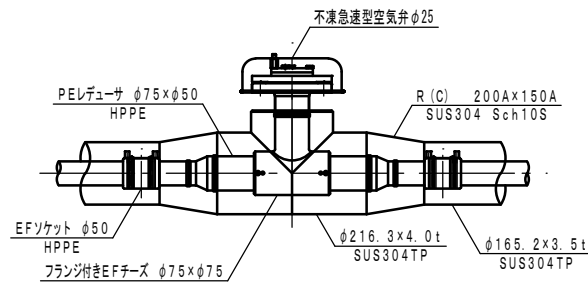


進入防止柵詳細図 S=1:20


材質: SUS304

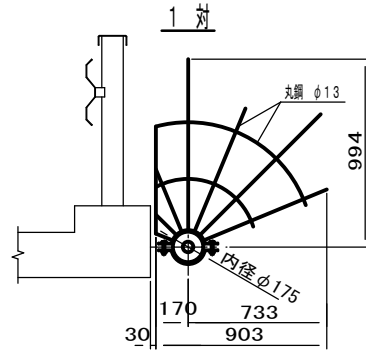

防食詳細図 S=FREE

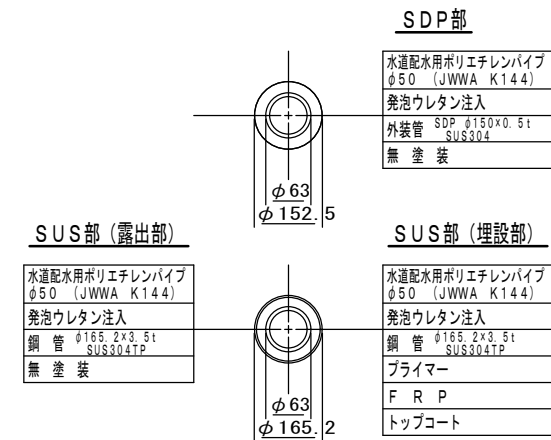

足場参考図 S=1:40

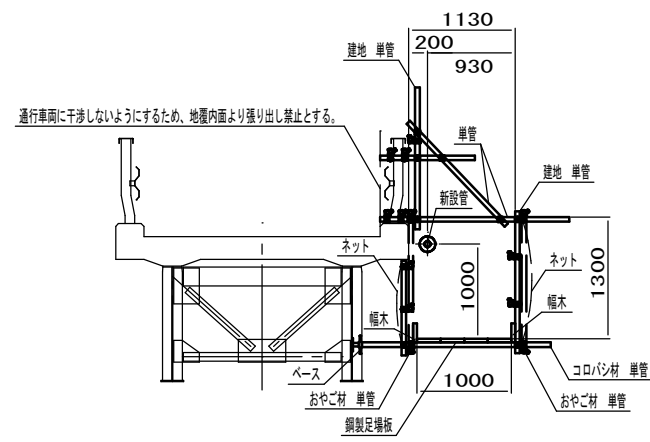



特記

- ・▲印は融着接続箇所を示す。

年度	令和 6 年度		
工事名	県道高崎神流秩父線外配水管布設替工事 (吉田管内・久形・中島工区)		
図面名	久形橋 橋梁添架詳細図		
縮尺	図示	図番	18
秩父広域市町村圏組合水道局			




仮設配管平面図(1) A3 1:1000
縮尺A1 1:500

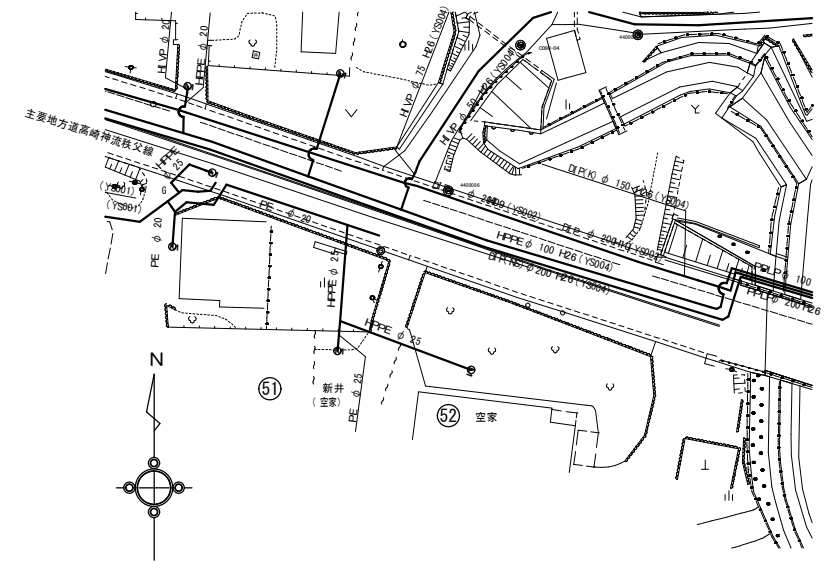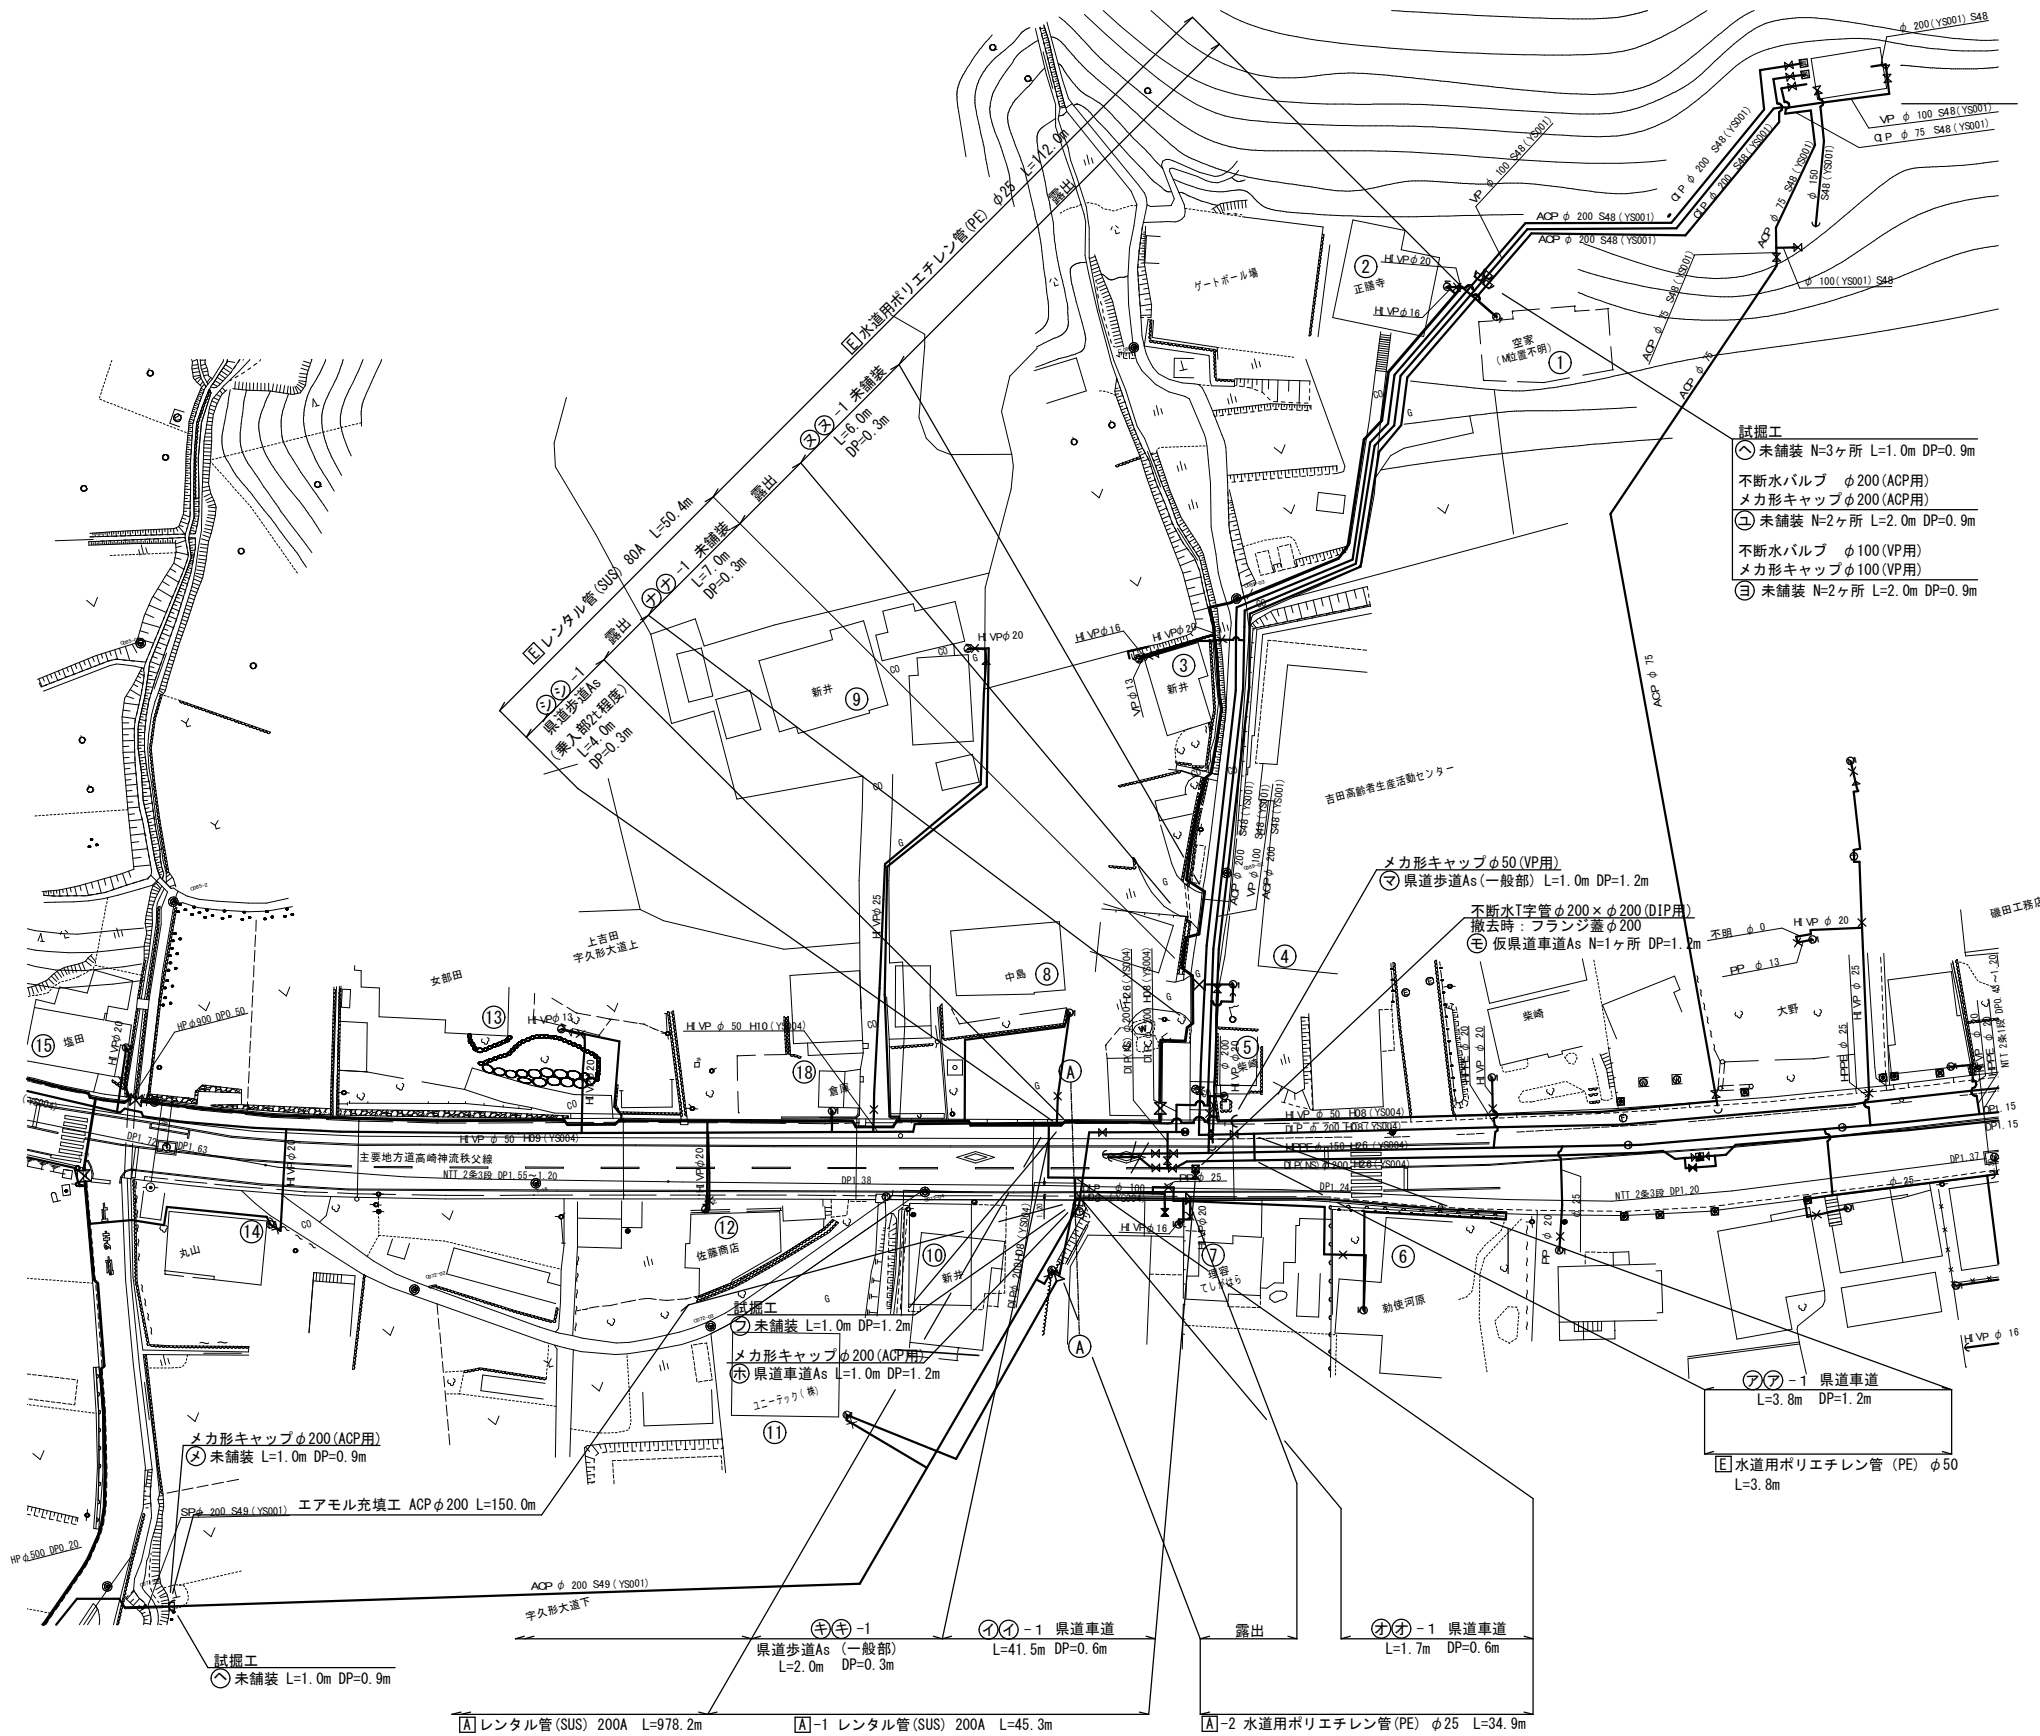


年度	令和 6 年度		
工事名	県道高崎神流秩父線外配水管布設替工事 (吉田管内・久形・中島工区)		
図面名	仮設配管平面図(1)		
縮尺	図示	図番	19
秩父広域市町村圏組合水道局			




仮設配管平面図(2) A3 1 : 1000
縮尺A1 1 : 500

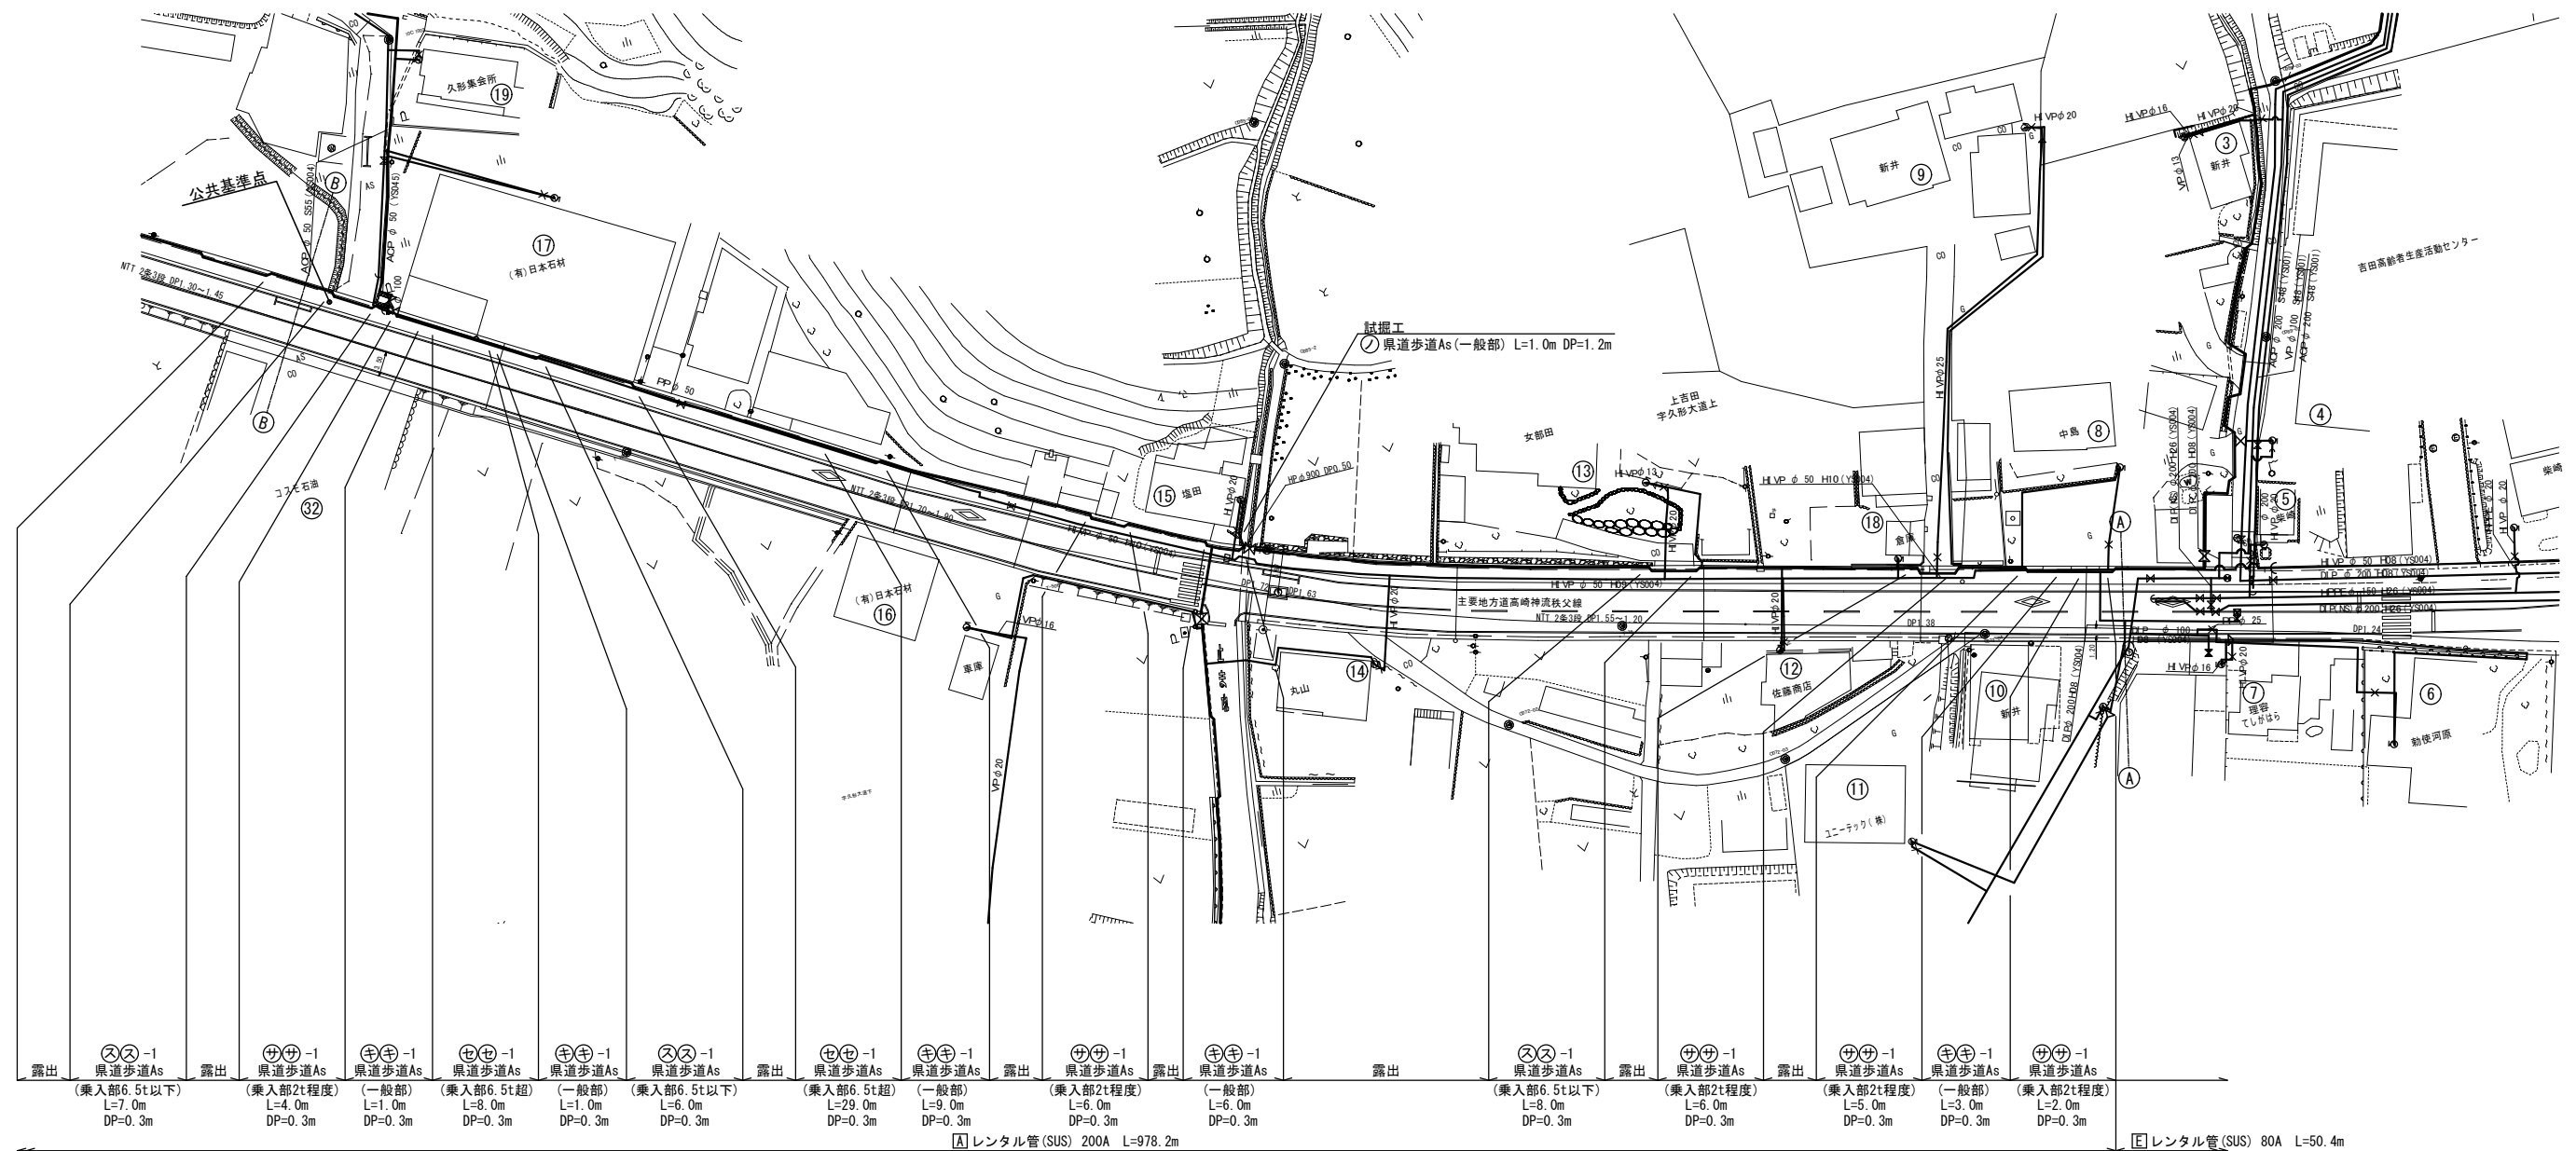


年 度	令和 6 年度		
工事名	県道高崎神流秩父線外配水管布設替工事 (吉田管内・久形・中島工区)		
図面名	仮設配管平面図(2)		
縮 尺	図 示	図 番	2 0
秩父広域市町村圏組合水道局			

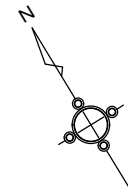


仮設配管平面図(3) A3 1:1000
縮尺A1 1:500

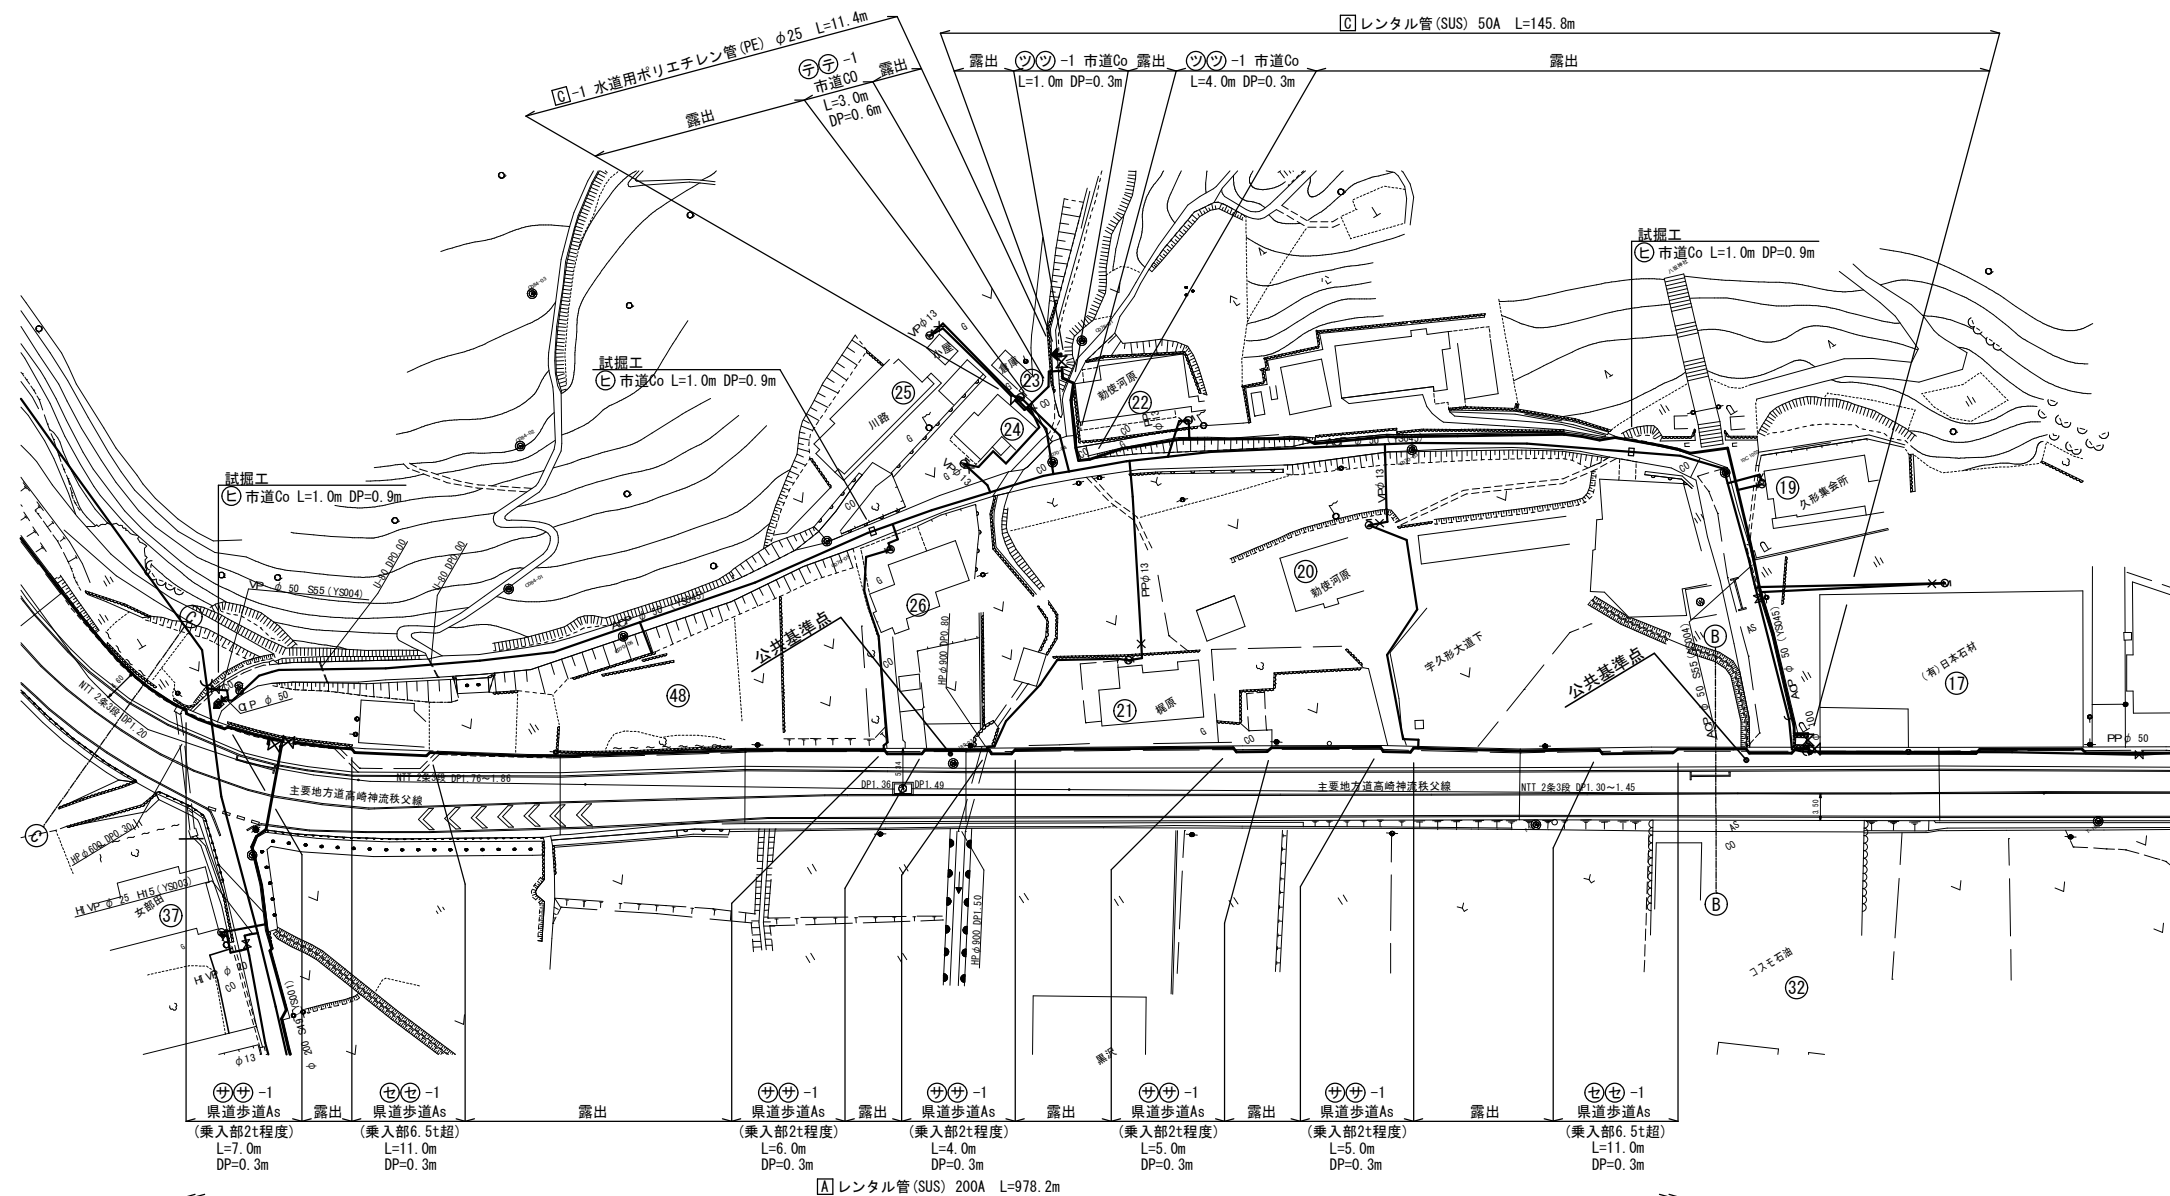



年 度	令和 6 年度		
工事名	県道高崎神流秩父線外配水管布設替工事 (吉田管内・久形・中島工区)		
図面名	仮設配管平面図(3)		
縮 尺	図示	図 番	2 1
秩父広域市町村圏組合水道局			

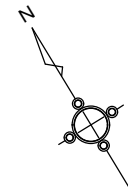


仮設配管平面図(4) A3 1 : 1000
縮尺A1 1 : 500

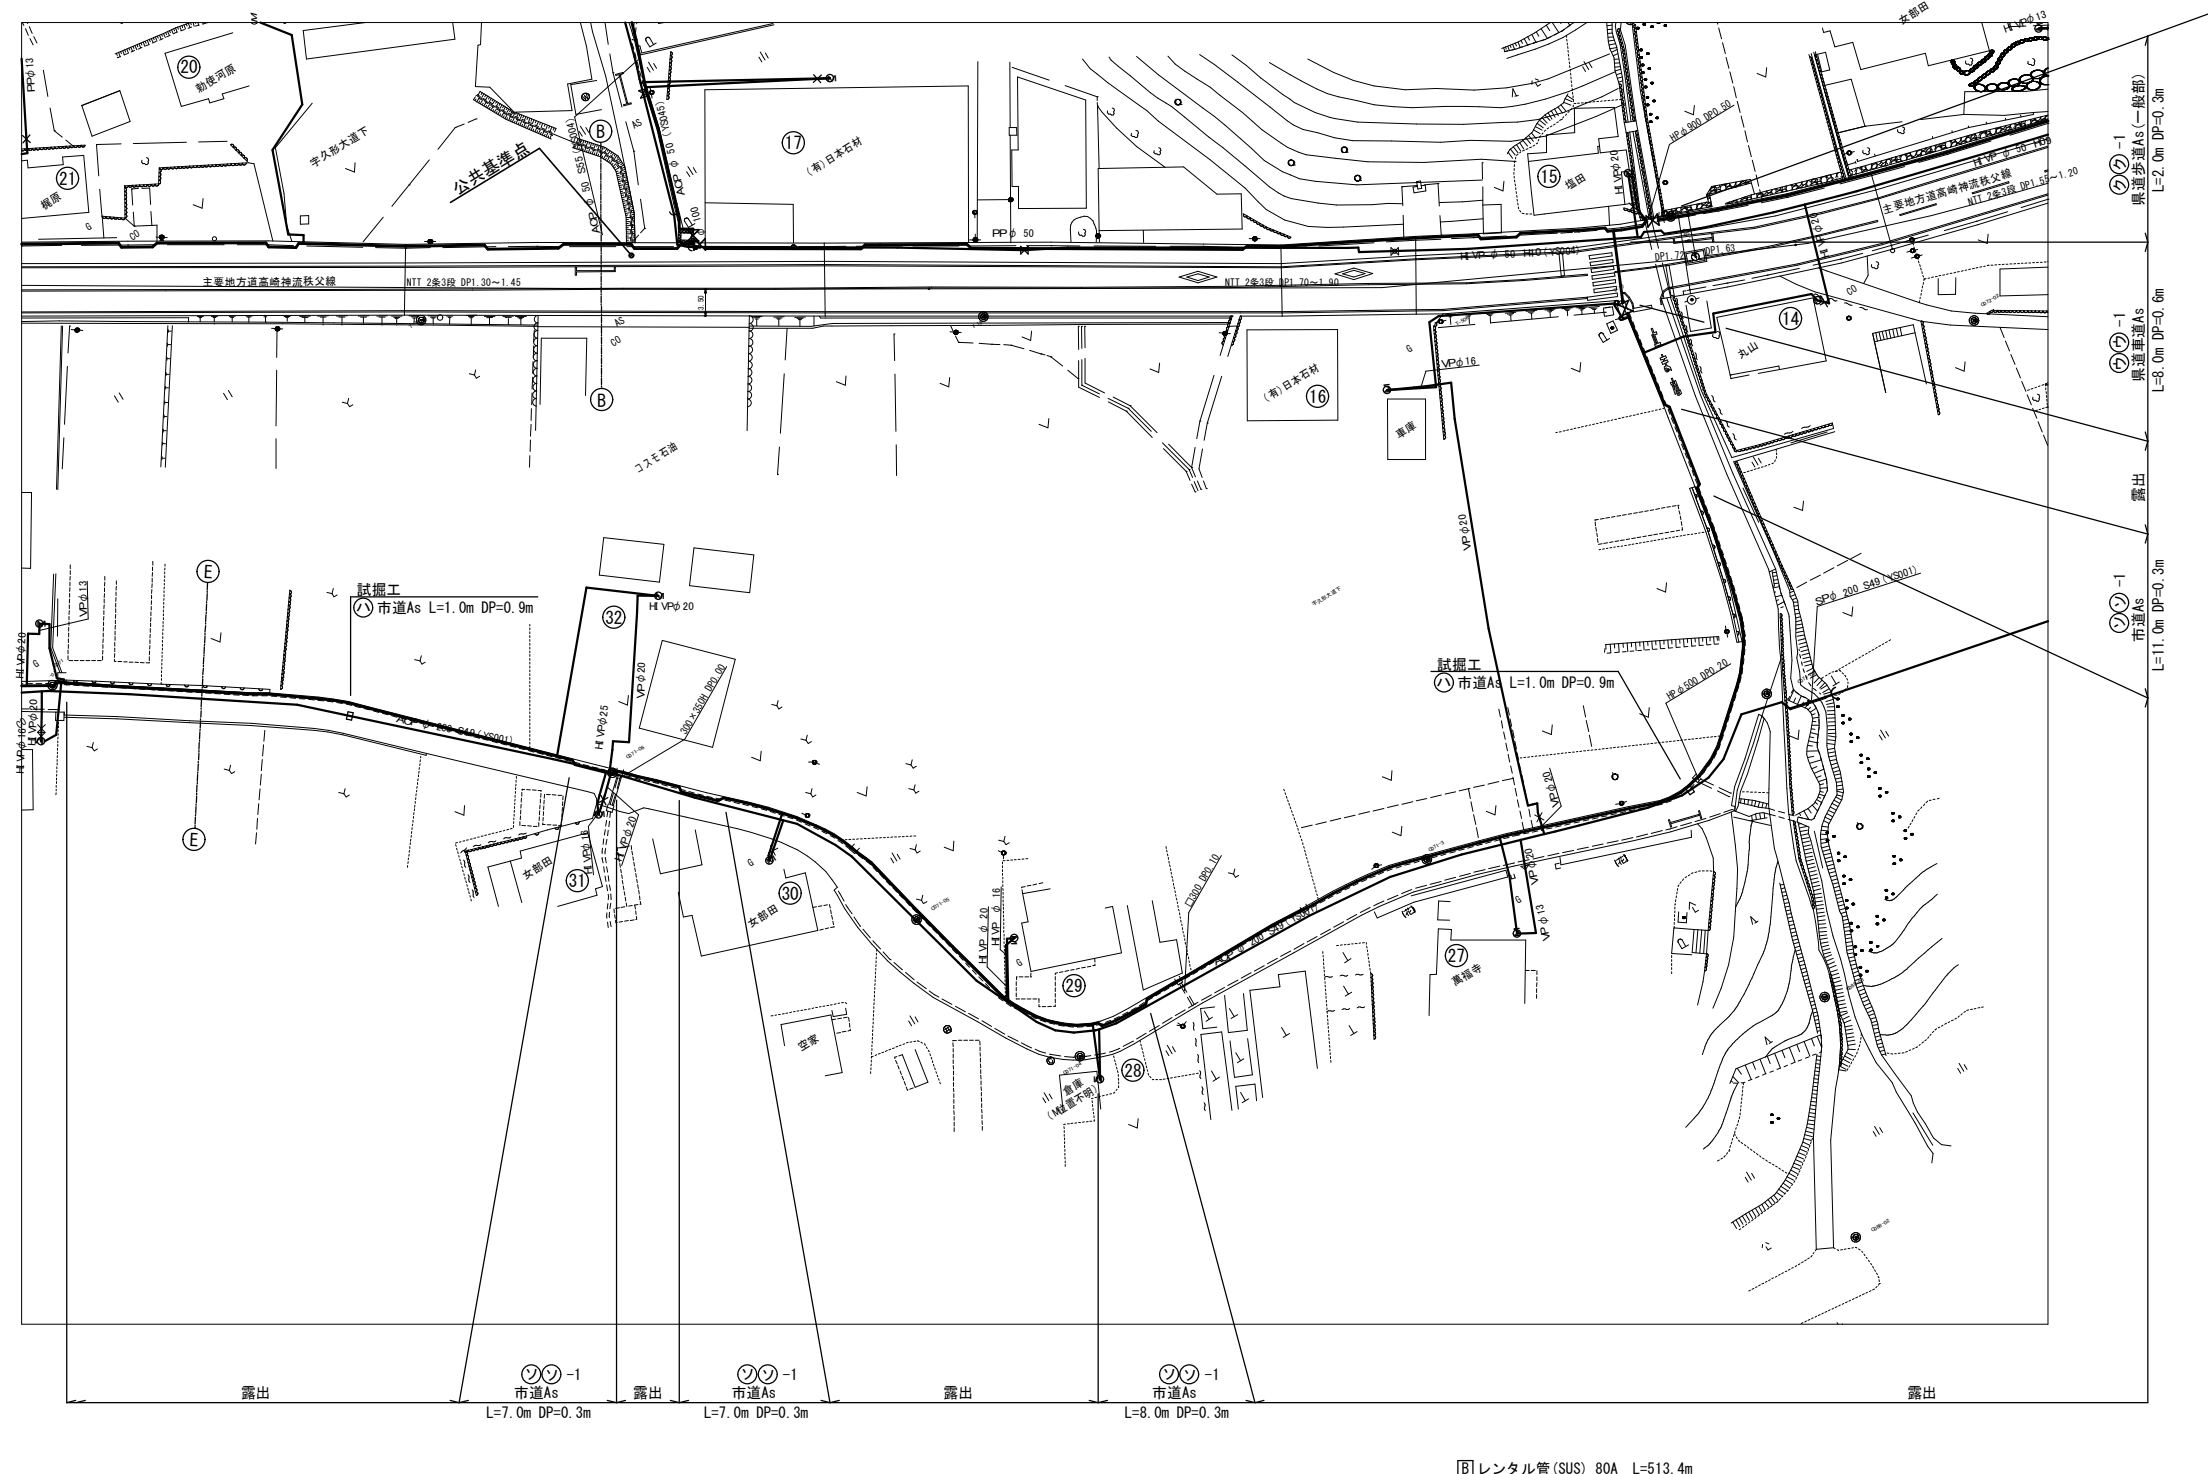


年 度	令和 6 年度		
工事名	県道高崎神流秩父線外配水管布設替工事 (吉田管内・久形・中島工区)		
図面名	仮設配管平面図(4)		
縮 尺	図 示	図 番	2 2
秩父広域市町村圏組合水道局			

  


年 度	令和 6 年度		
工事名	県道高崎神流秩父線外配水管布設替工事 (吉田管内・久形・中島工区)		
図面名	仮設配管平面図(5)		
縮 尺	図示	図番 面号	2 3
秩父広域市町村圏組合水道局			

 


仮設配管平面図(6) A3 1: 1000
縮尺A1 1: 500

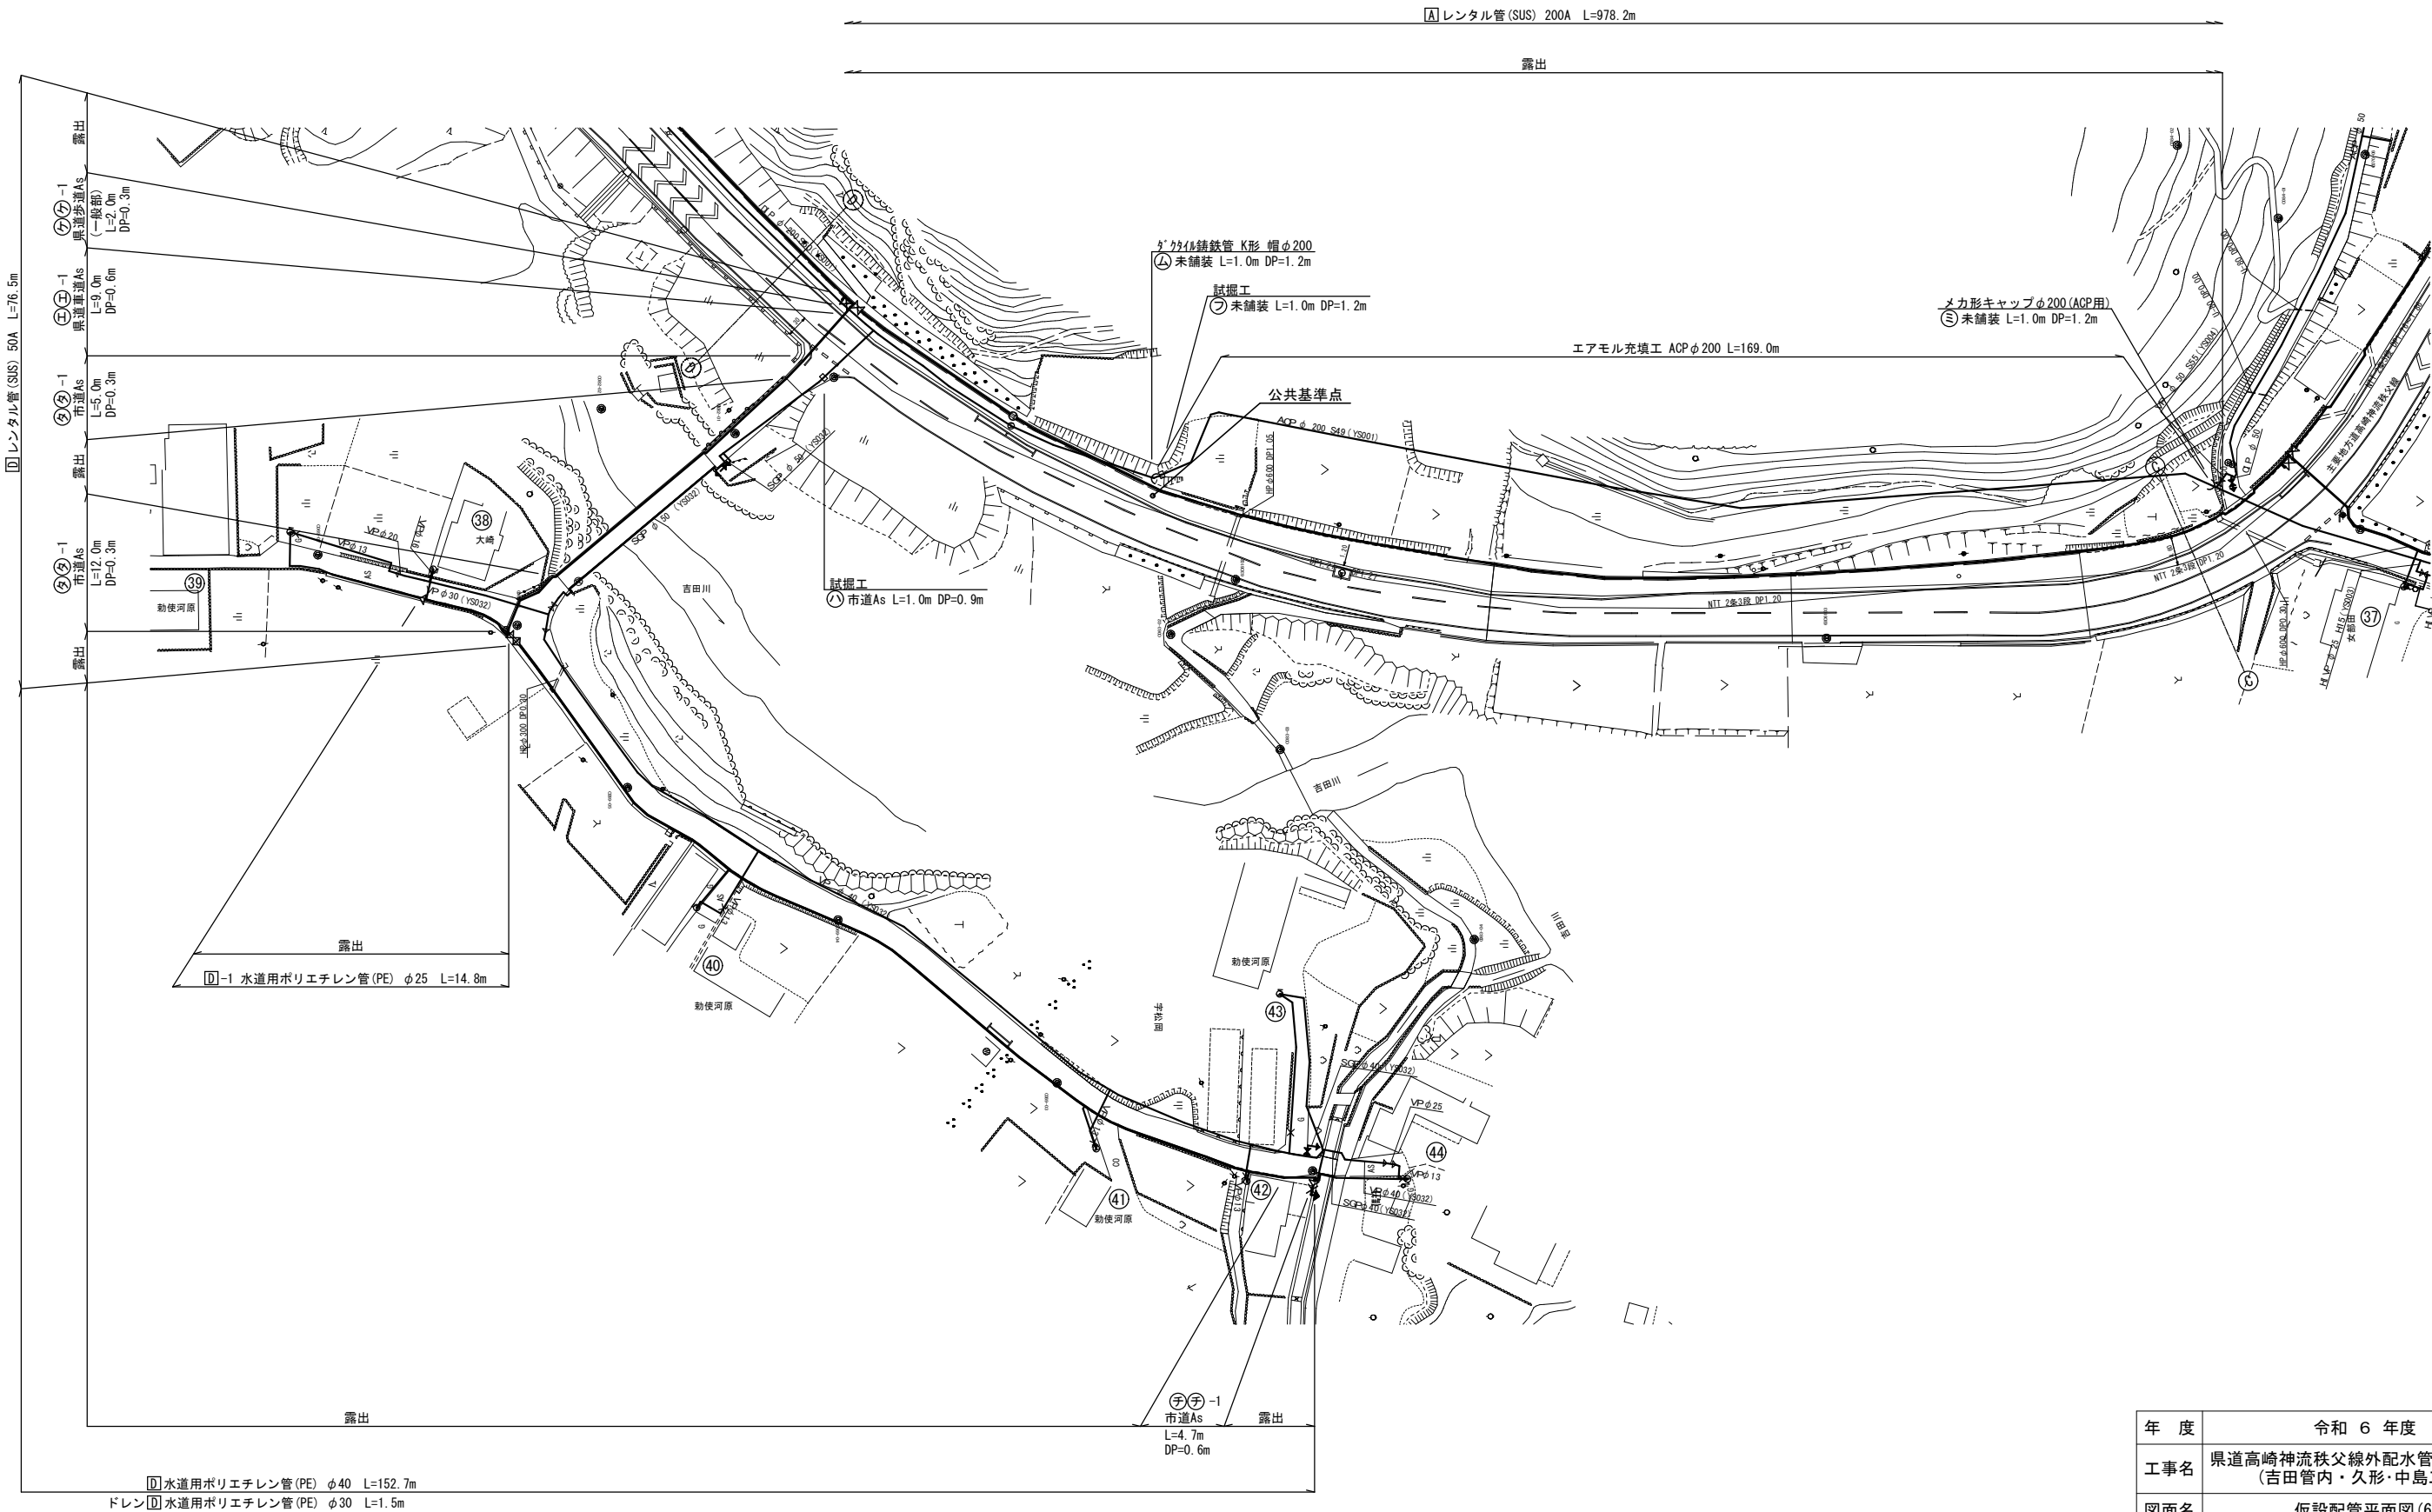

年 度	令和 6 年度		
工事名	県道高崎神流秩父線外配水管布設替工事 (吉田管内・久形・中島工区)		
図面名	仮設配管平面図(6)		
縮 尺	図示	図 番	2 4
秩父広域市町村圏組合水道局			

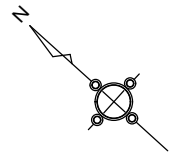


仮設配管平面図(7) A3 1 : 1000
縮尺A1 1 : 500

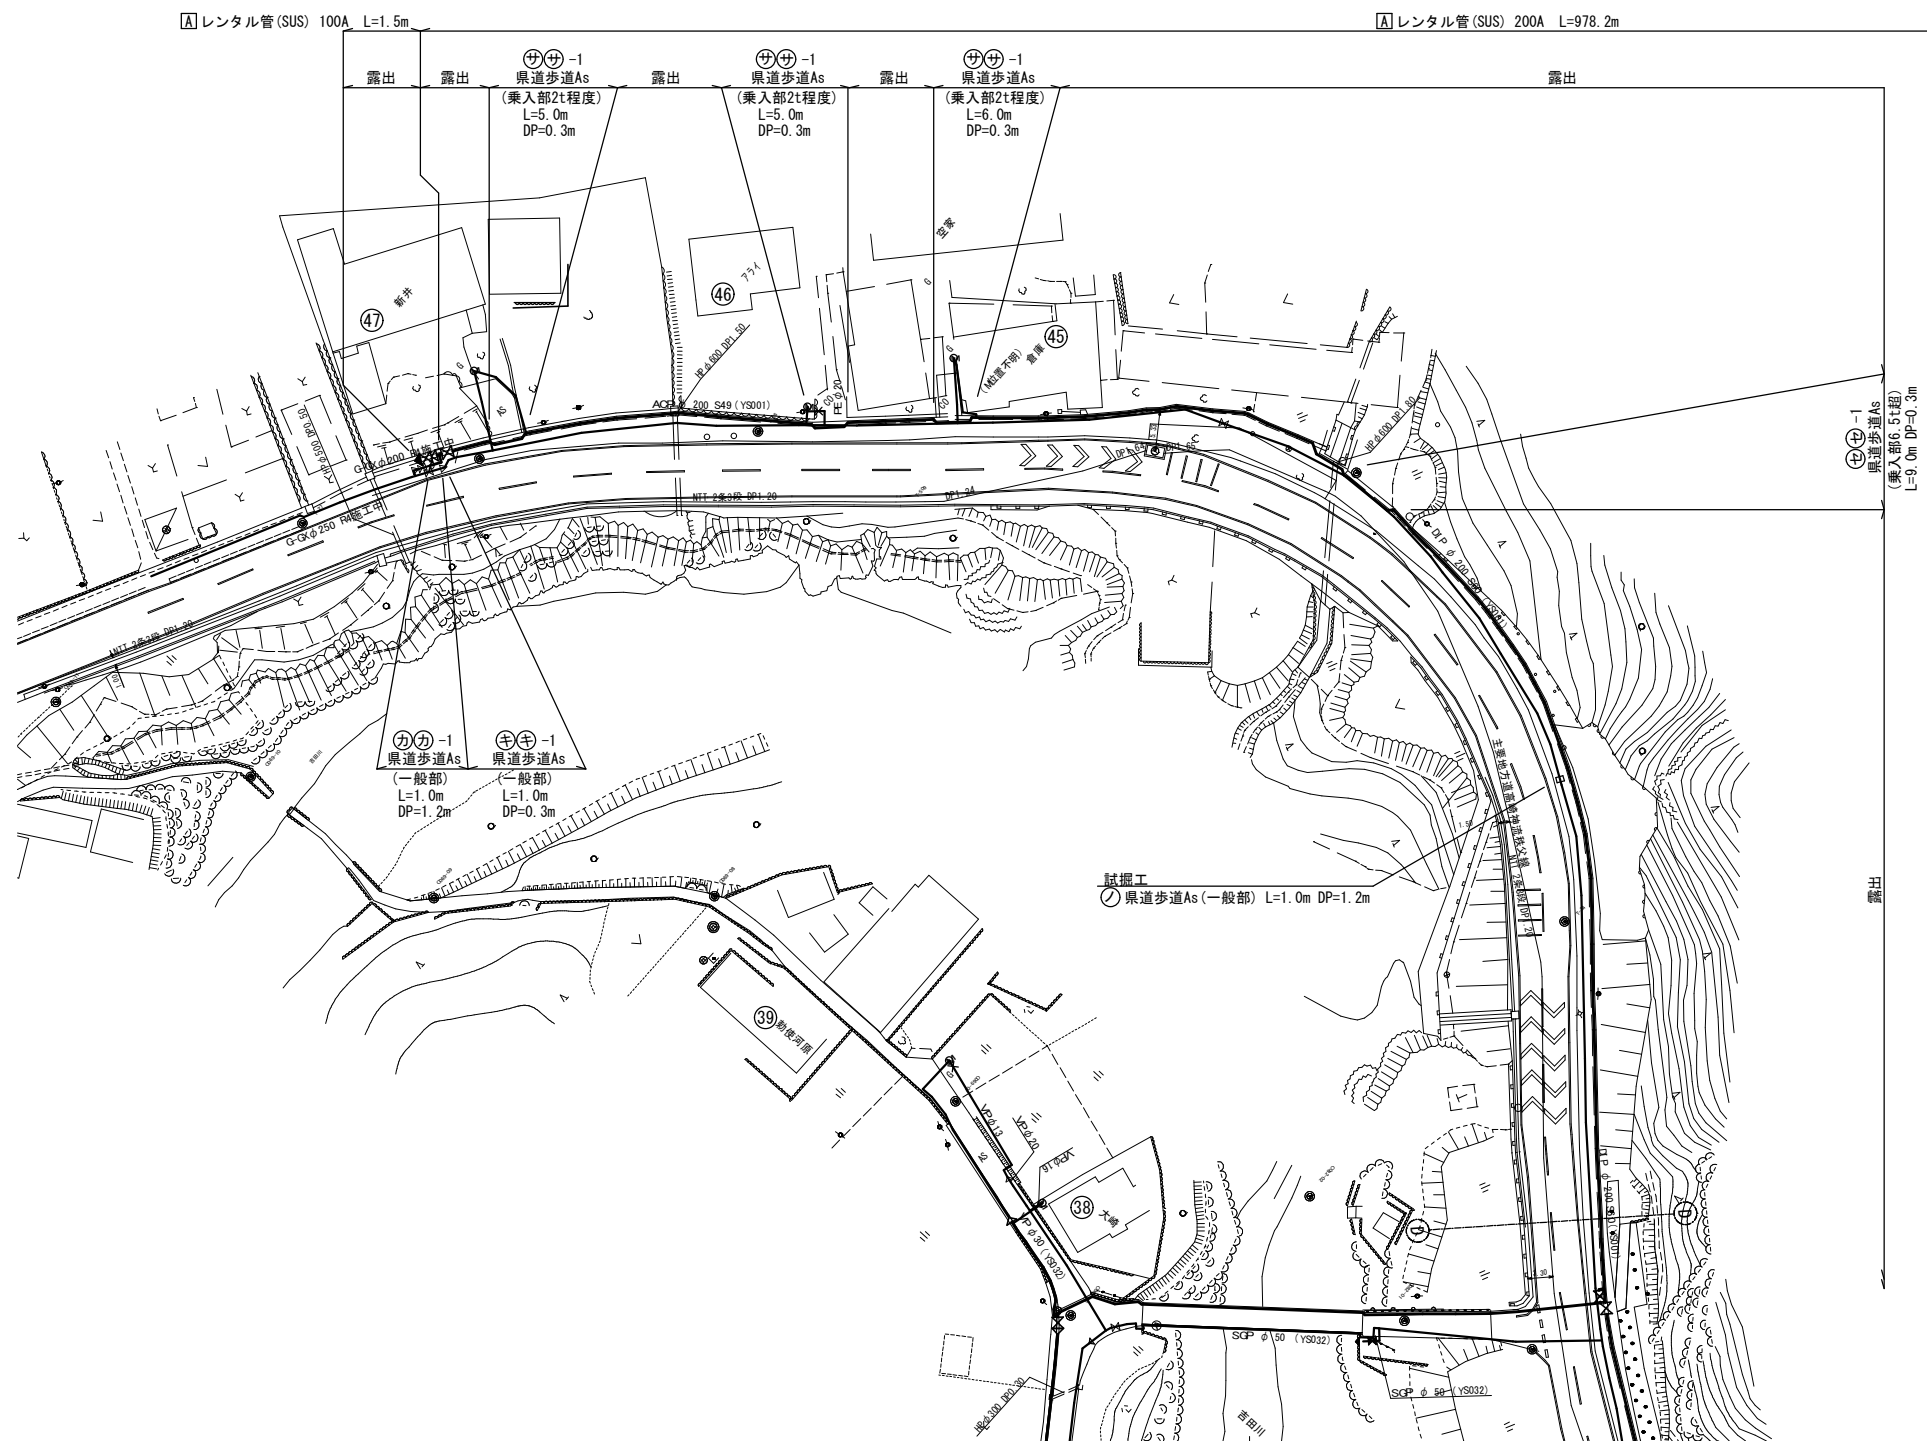

年 度	令和 6 年度		
工事名	県道高崎神流秩父線外配水管布設替工事 (吉田管内・久形・中島工区)		
図面名	仮設配管平面図(7)		
縮 尺	図示	図 番	2 5
秩父広域市町村圏組合水道局			


資材表記 一覧			
資材名称	記号	資材名称	記号
直管		レギュレーター	
フレキ管		取り出し短管	
エルボ		仮設消火栓	
チーズ			
バルブ		撤去用直管	
受け×受け			
受け×グルーピング、リング			
挿し×グルーピング、リング			

仮設配管詳細図(1) S=NON

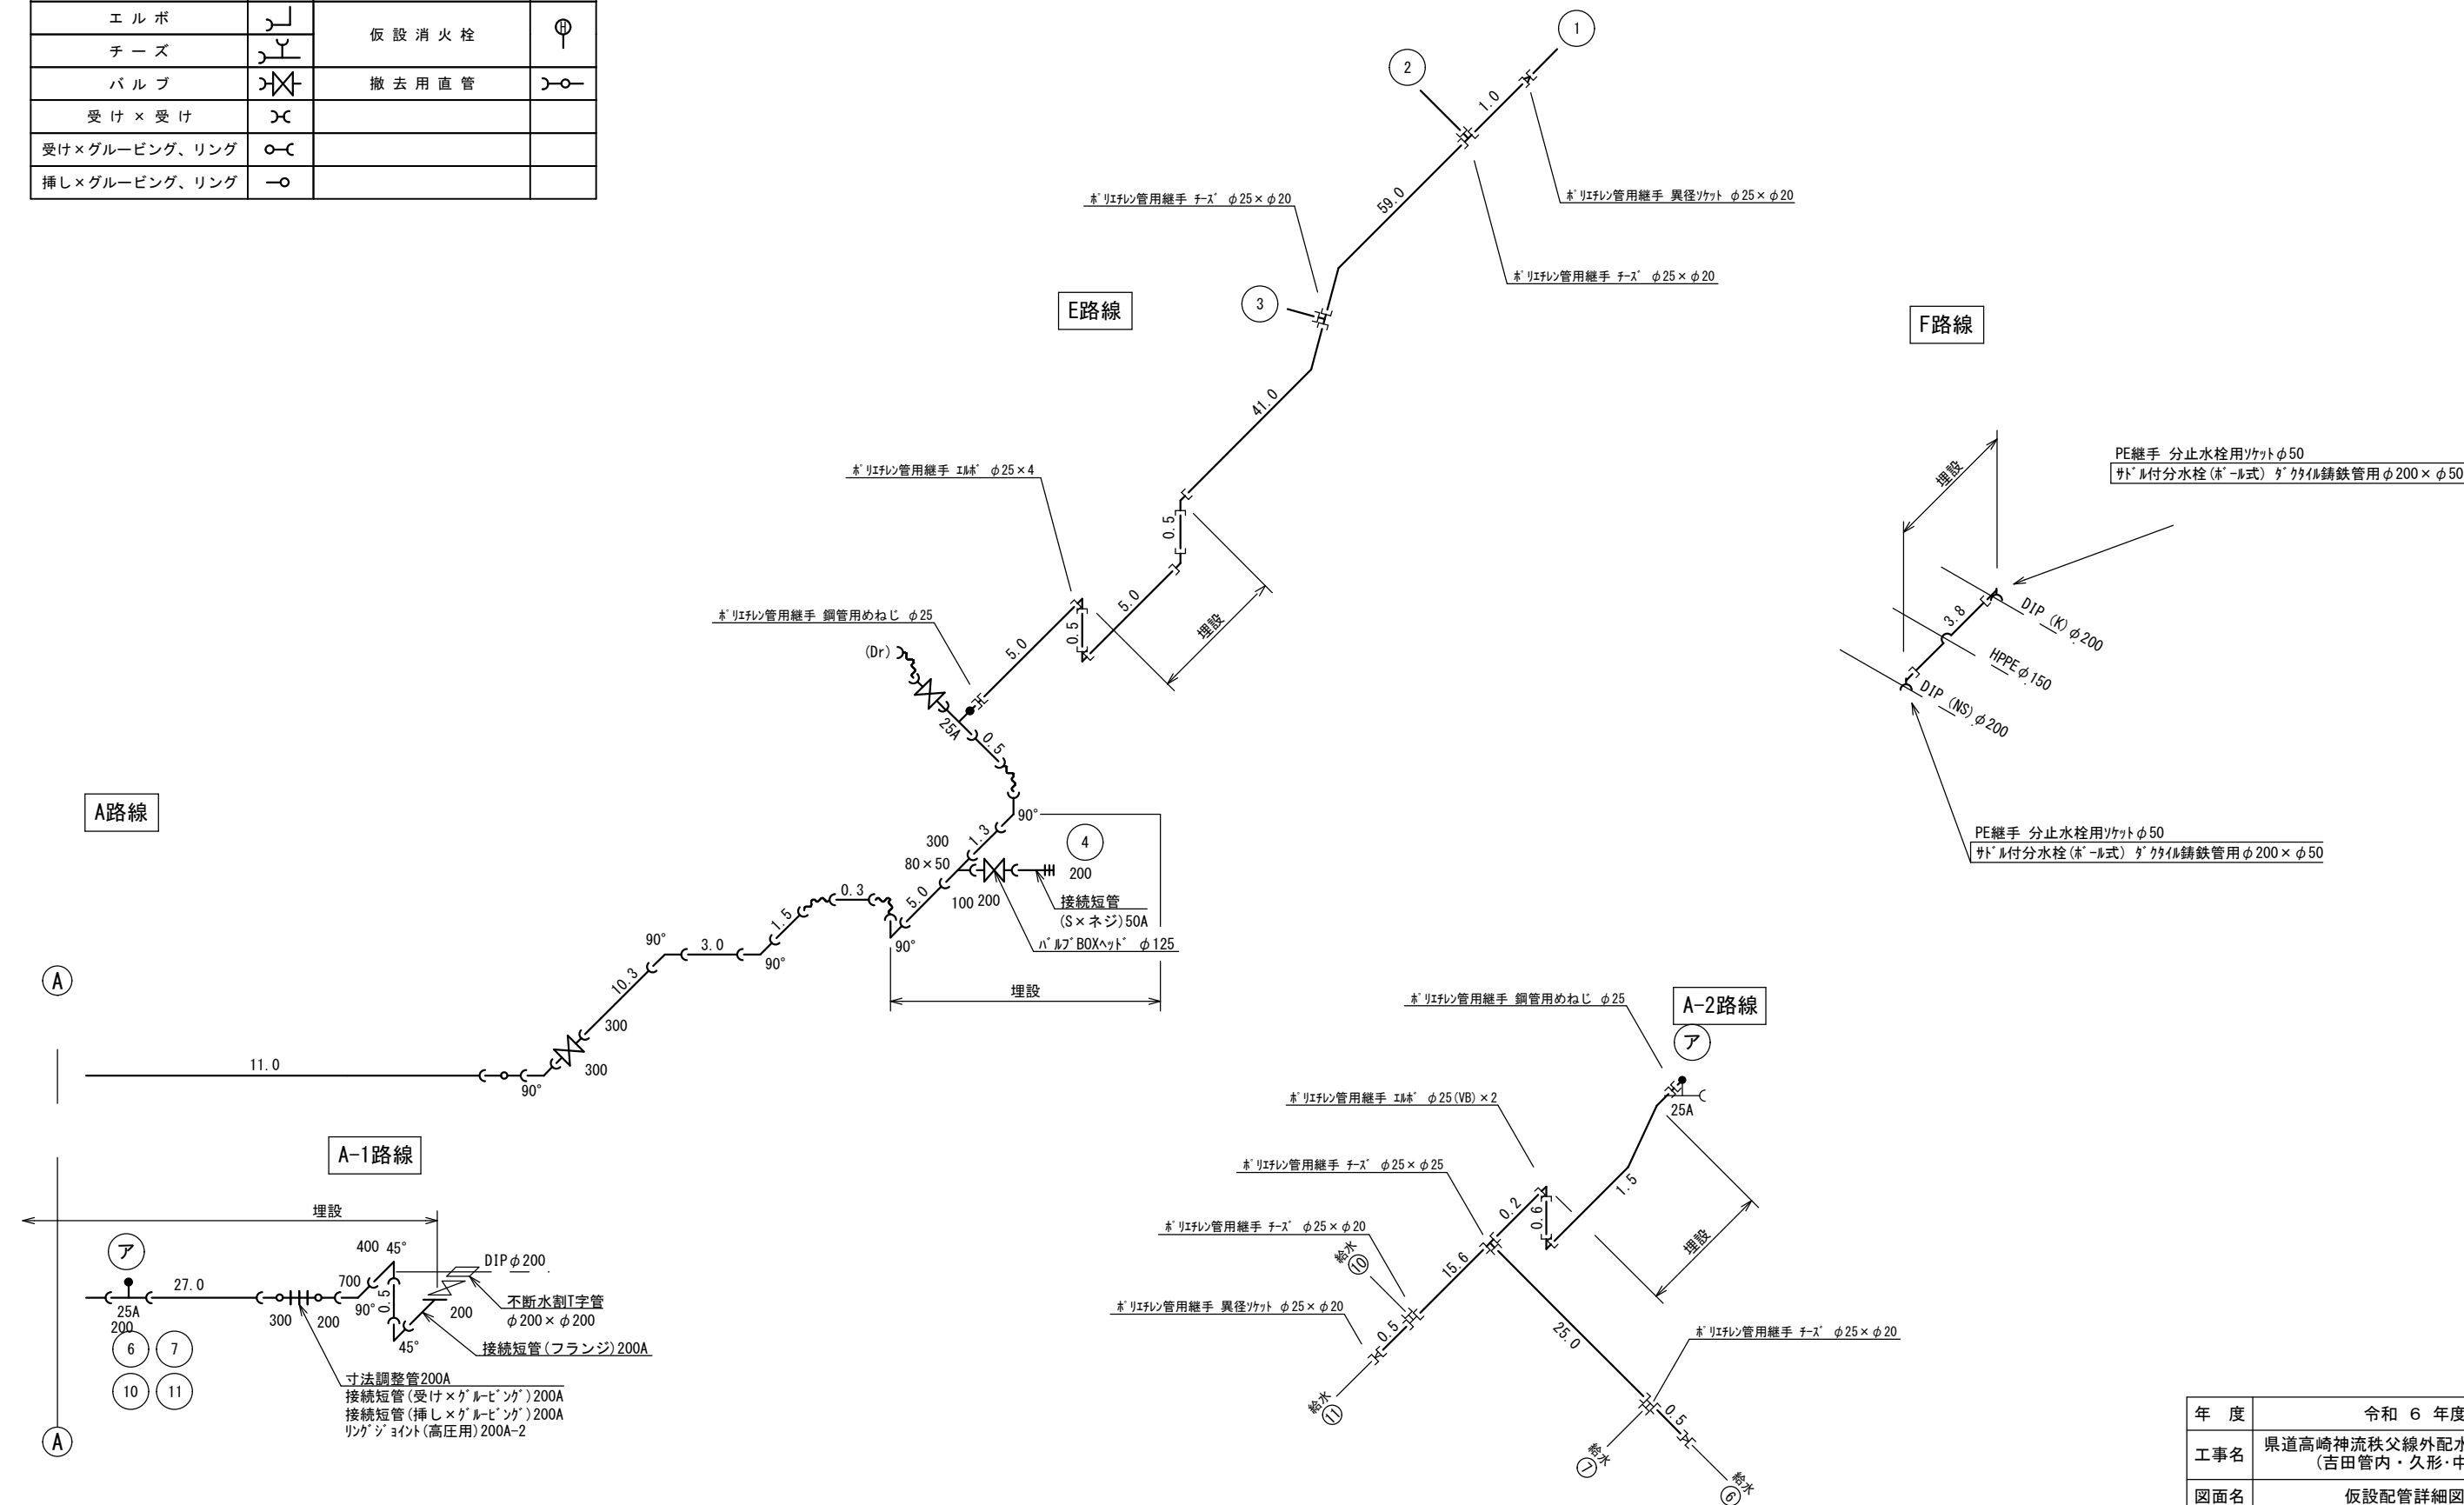

年度	令和 6 年度		
工事名	県道高崎神流秩父線外配水管布設替工事 (吉田管内・久形・中島工区)		
図面名	仮設配管詳細図(1)		
縮尺	図示	図番	26
秩父広域市町村圏組合水道局			


仮設配管詳細図(2) S=NON

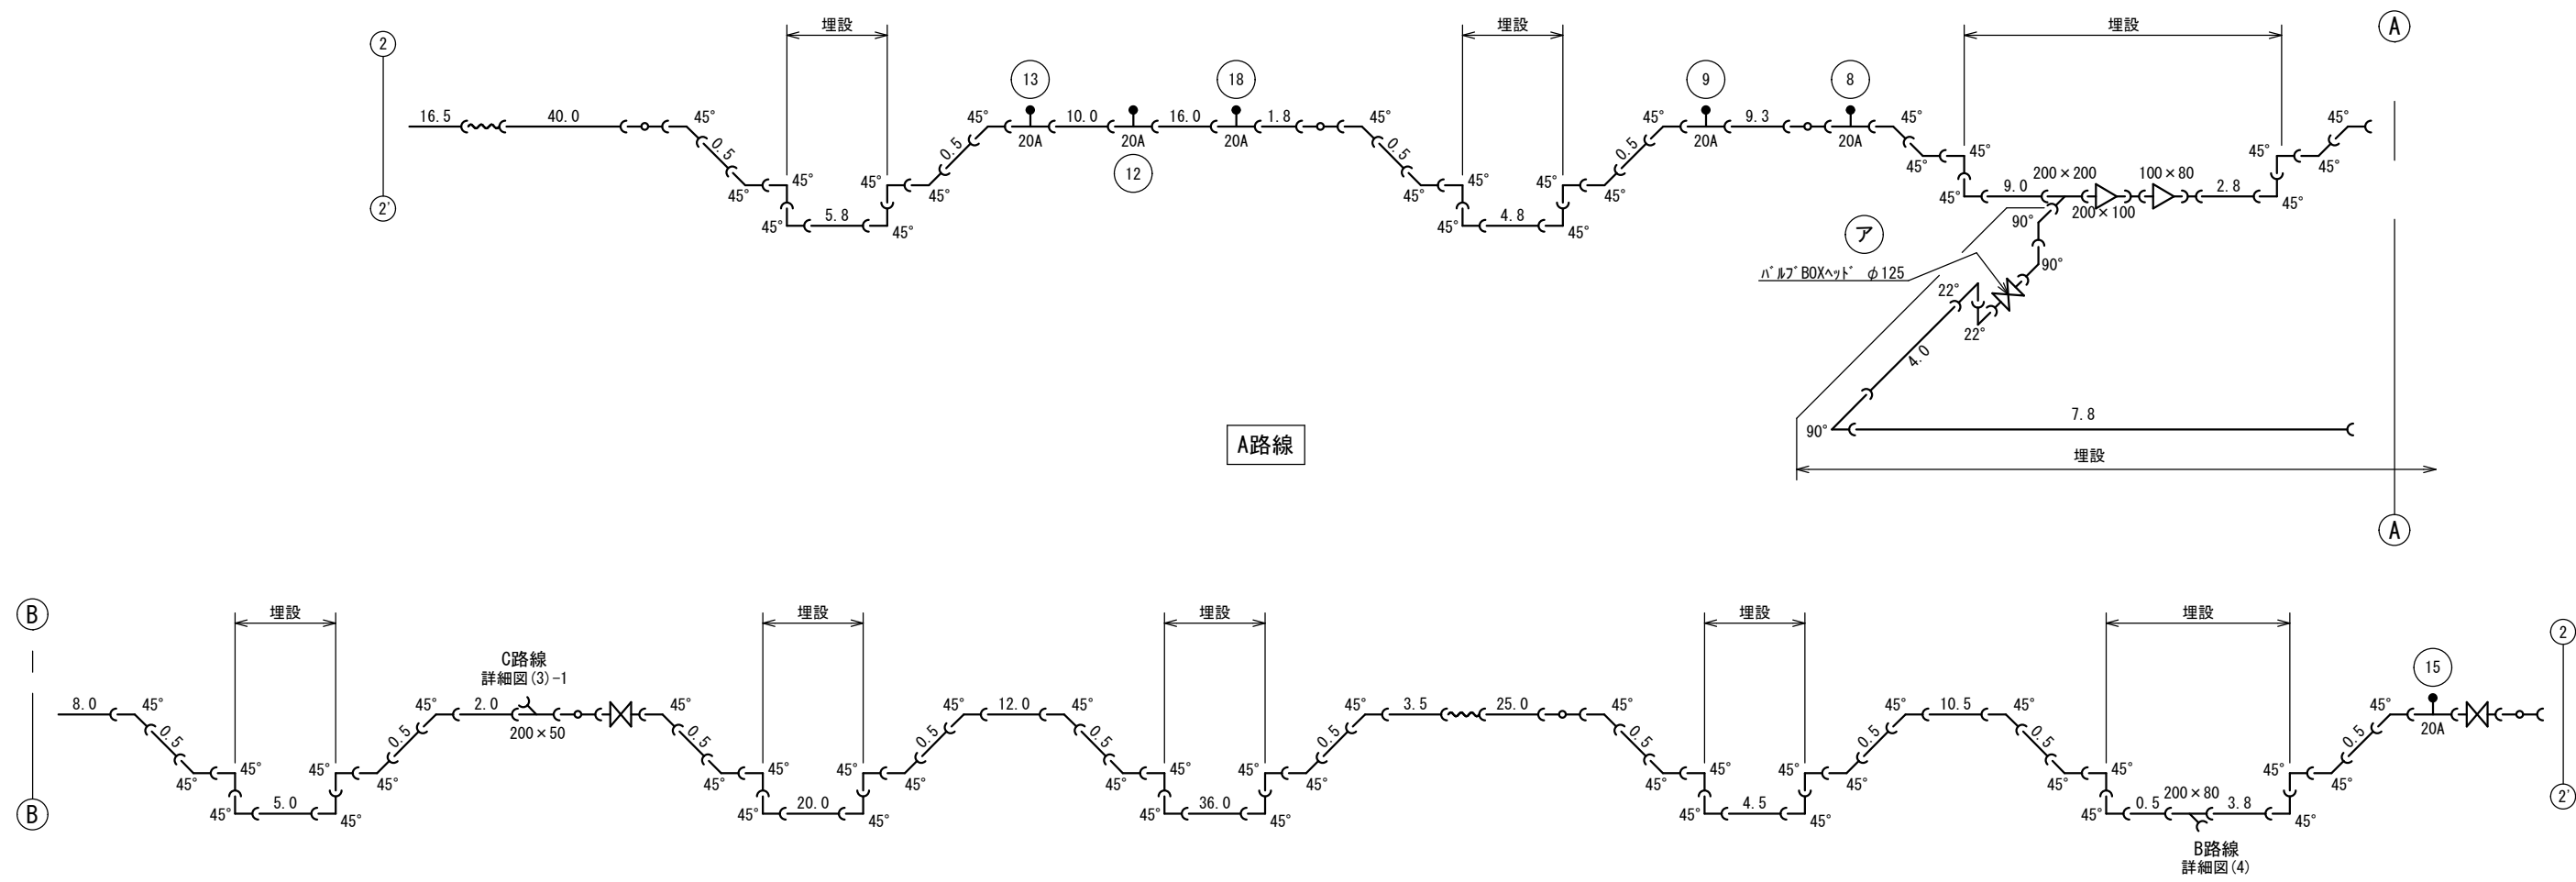


資材表記 一覧			
資材名称	記号	資材名称	記号
直管	—	レギュレーター	⌵
フレキ管	〰	取り出し短管	⌵
エルボ	⌋	仮設消火栓	⊕
チーズ	⌋		
バルブ	⌋	撤去用直管	—
受け×受け	⌋		
受け×グルーピング、リング	⌋		
挿し×グルーピング、リング	⌋		

年度	令和 6 年度		
工事名	県道高崎神流秩父線外配水管布設替工事 (吉田管内・久形・中島工区)		
図面名	仮設配管詳細図(2)		
縮尺	図示	図番	27
秩父広域市町村圏組合水道局			

仮設配管詳細図(3) S=NON

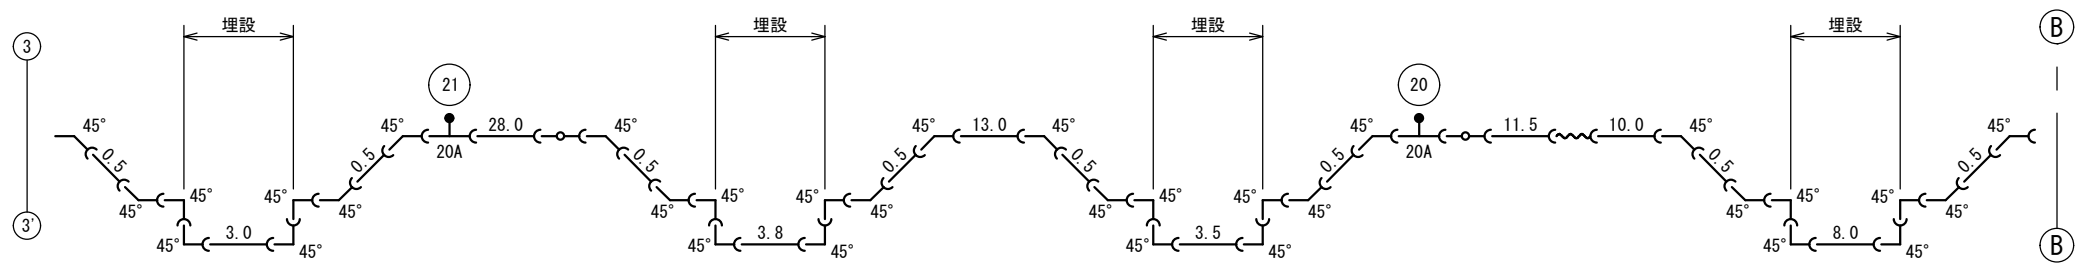


A路線

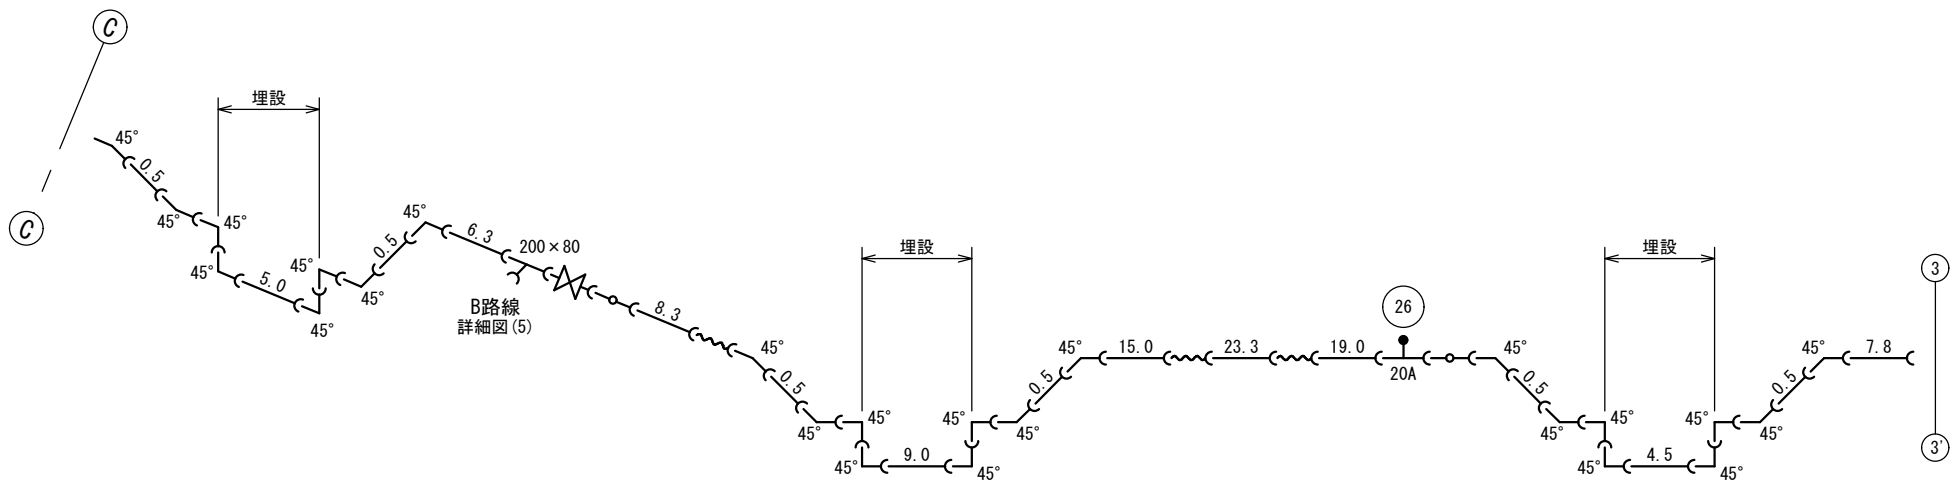

資材表記 一覧			
資材名称	記号	資材名称	記号
直管	—	レジューサー	—
フレキ管	〰	取り出し短管	—
エルボ	┐	仮設消火栓	⊕
チーズ	┘	撤去用直管	—
バルブ	⊗		
受け×受け	⌋		
受け×グルーピング、リング	○		
挿し×グルーピング、リング	—○		

年度	令和 6 年度		
工事名	県道高崎神流秩父線外配水管布設替工事 (吉田管内・久形・中島工区)		
図面名	仮設配管詳細図(3)		
縮尺	図示	図番	28
秩父広域市町村圏組合水道局			


仮設配管詳細図 (3) -1 S=NON

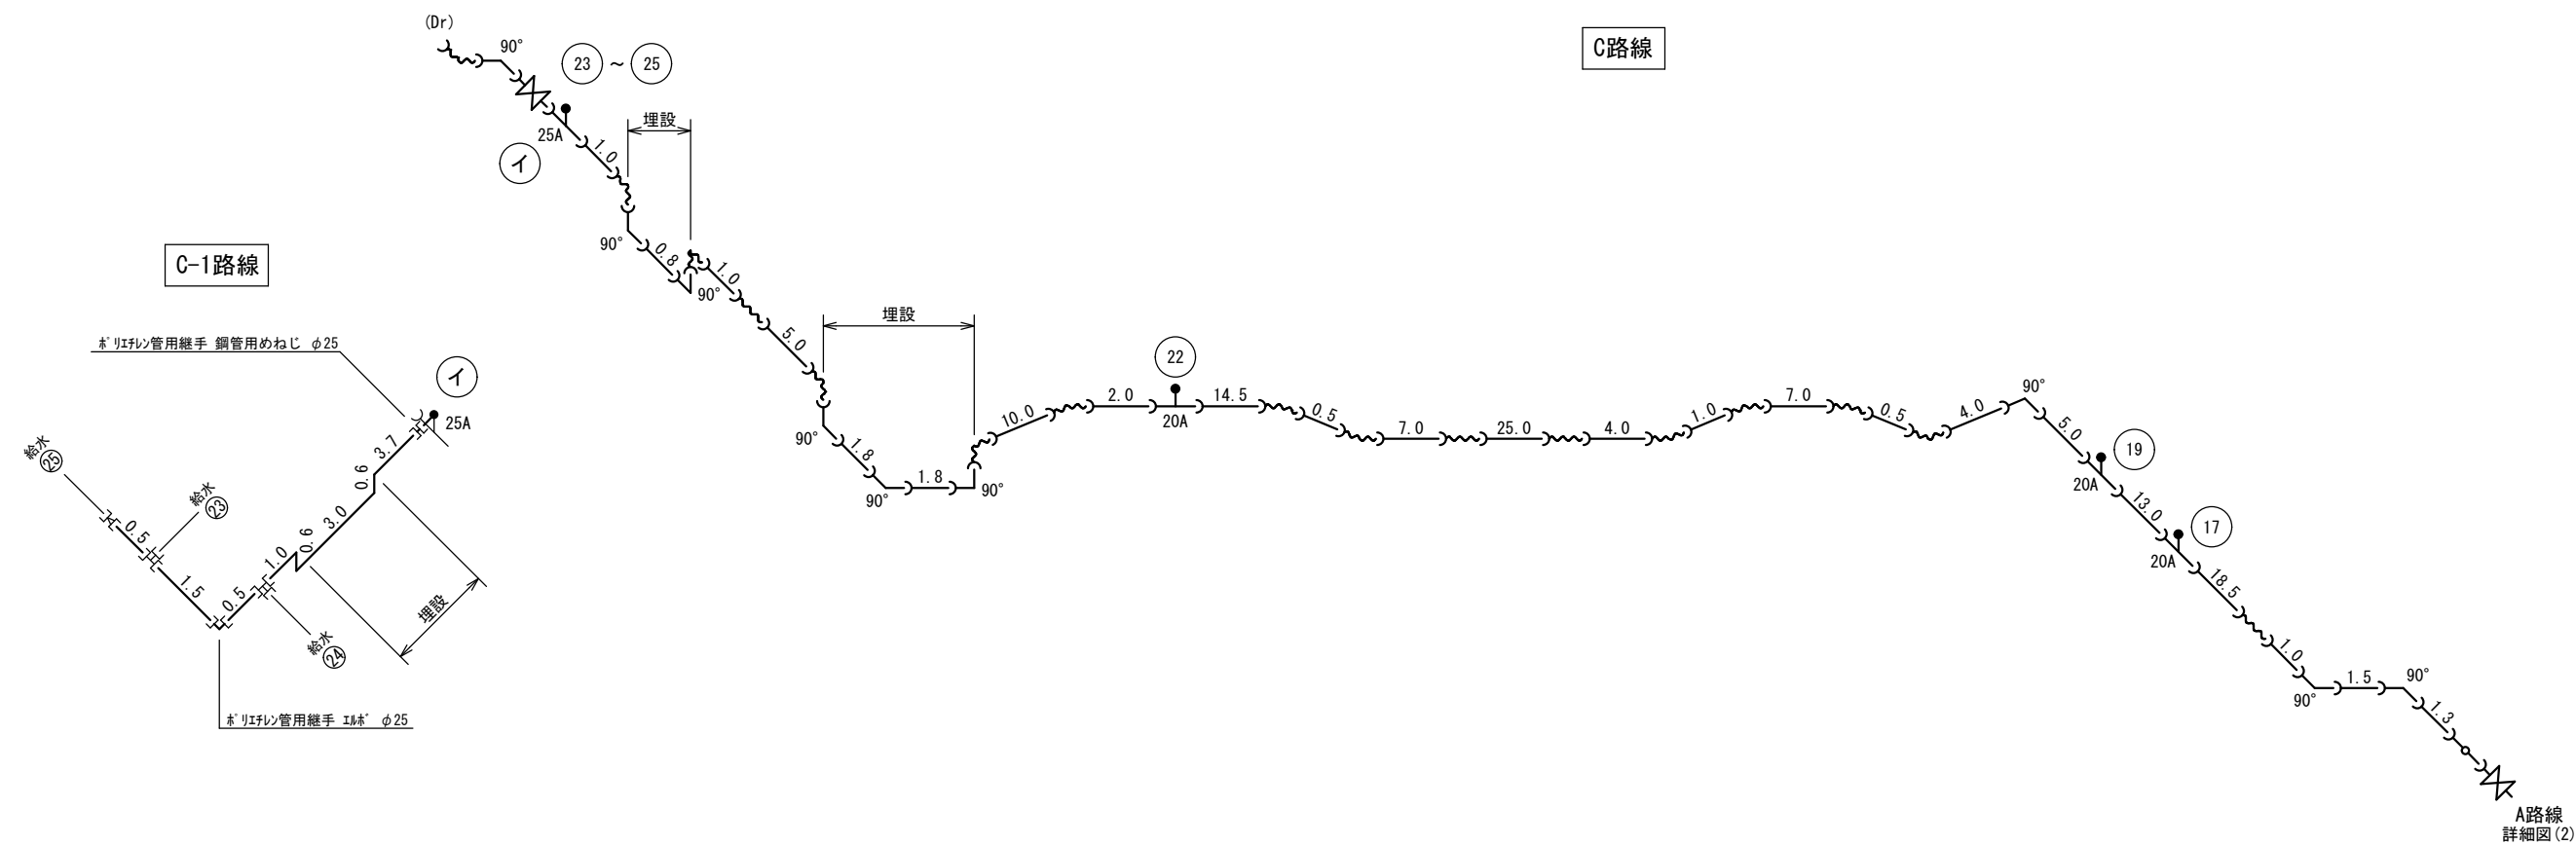

資材表記 一覧			
資 材 名 称	記 号	資 材 名 称	記 号
直 管	—	レ ジ ュ ー サ ー	—
フ レ キ 管	〰	取 り 出 し 短 管	—
エ ル ボ	└┐	仮 設 消 火 栓	⊕
チ ー ズ	└┐		
バ ル ブ	⊗	撤 去 用 直 管	—
受 け × 受 け	⊗		
受 け × グ ル ー ピ ン グ、リ ン グ	○—		
挿 し × グ ル ー ピ ン グ、リ ン グ	—○		

年 度	令和 6 年度		
工事名	県道高崎神流秩父線外配水管布設替工事 (吉田管内・久形・中島工区)		
図面名	仮設配管詳細図 (3) -1		
縮 尺	図 示	図 番 号	2 9
秩父広域市町村圏組合水道局			

仮設配管詳細図(4) S=NON

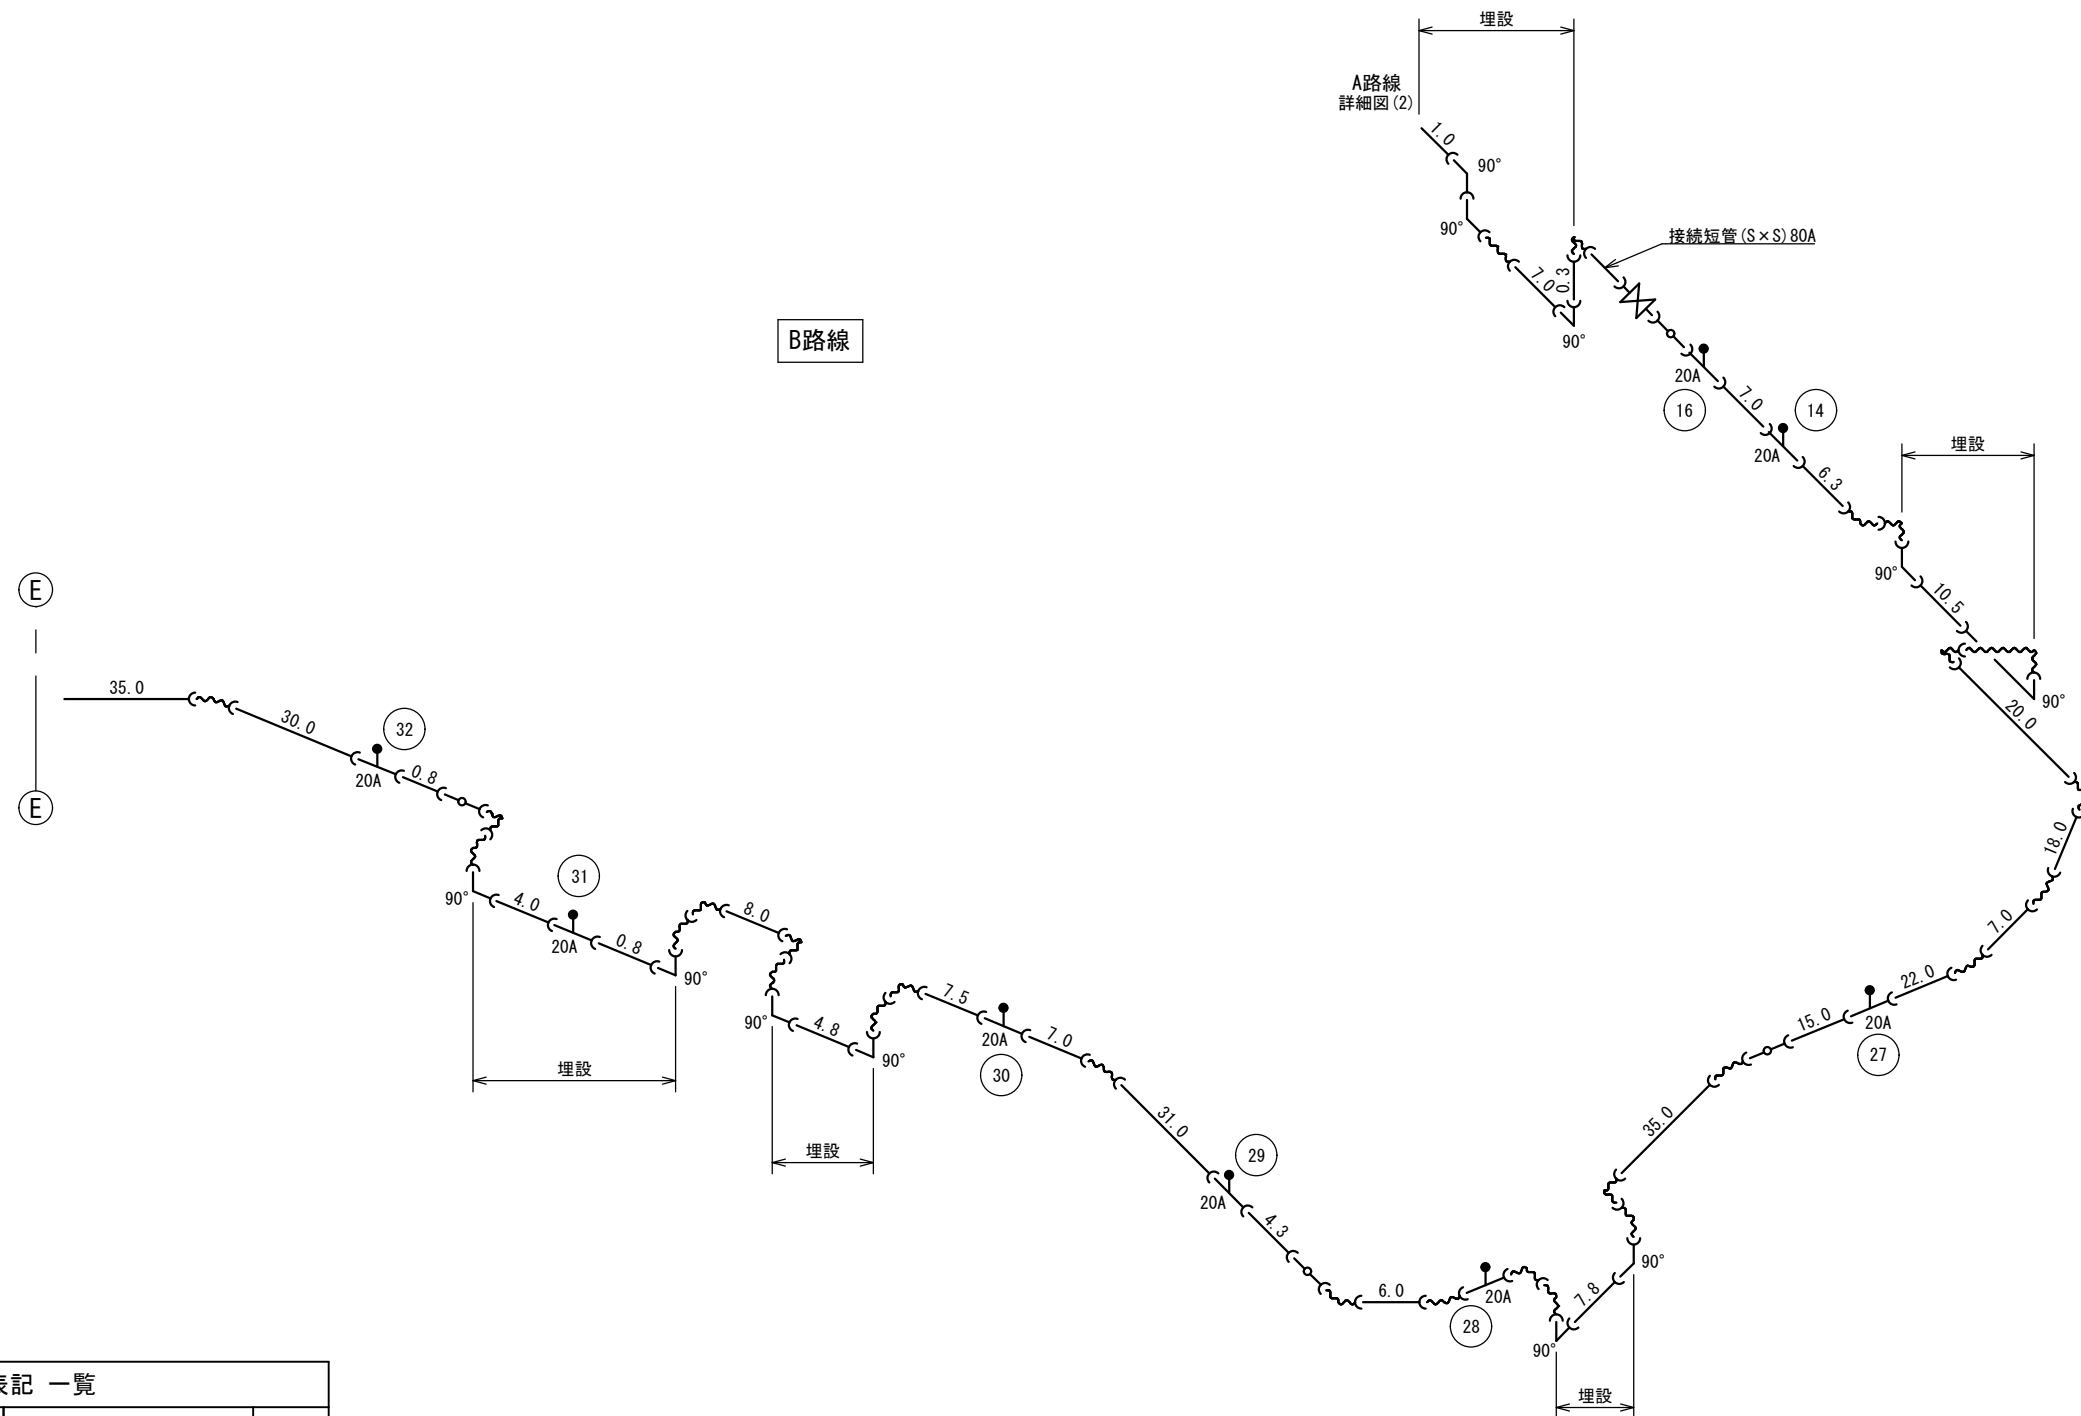


資 材 名 称	記 号	資 材 名 称	記 号
直 管		レ ジ ュ ー サ ー	
フ レ キ 管		取 り 出 し 短 管	
エ ル ボ		仮 設 消 火 栓	
チ ー ズ			
バ ル ブ		撤 去 用 直 管	
受 け × 受 け			
受け×グルーピング、リング			
挿し×グルーピング、リング			


年 度	令和 6 年度		
工事名	県道高崎市流秩父線外配水管布設替工事 (吉田管内・久形・中島工区)		
図面名	仮設配管詳細図(4)		
縮 尺	図示	図番 面号	3 0
秩父広域市町村圏組合水道局			

仮設配管詳細図(5) S=NON

資材表記 一覧			
資材名称	記号	資材名称	記号
直 管		レ ジ ュ ー サ ー	
フ レ キ 管		取 り 出 し 短 管	
エ ル ボ		仮 設 消 火 栓	
チ ー ズ			
バ ル ブ		撤 去 用 直 管	
受 け × 受 け			
受け×グルーピング、リング			
挿し×グルーピング、リング			

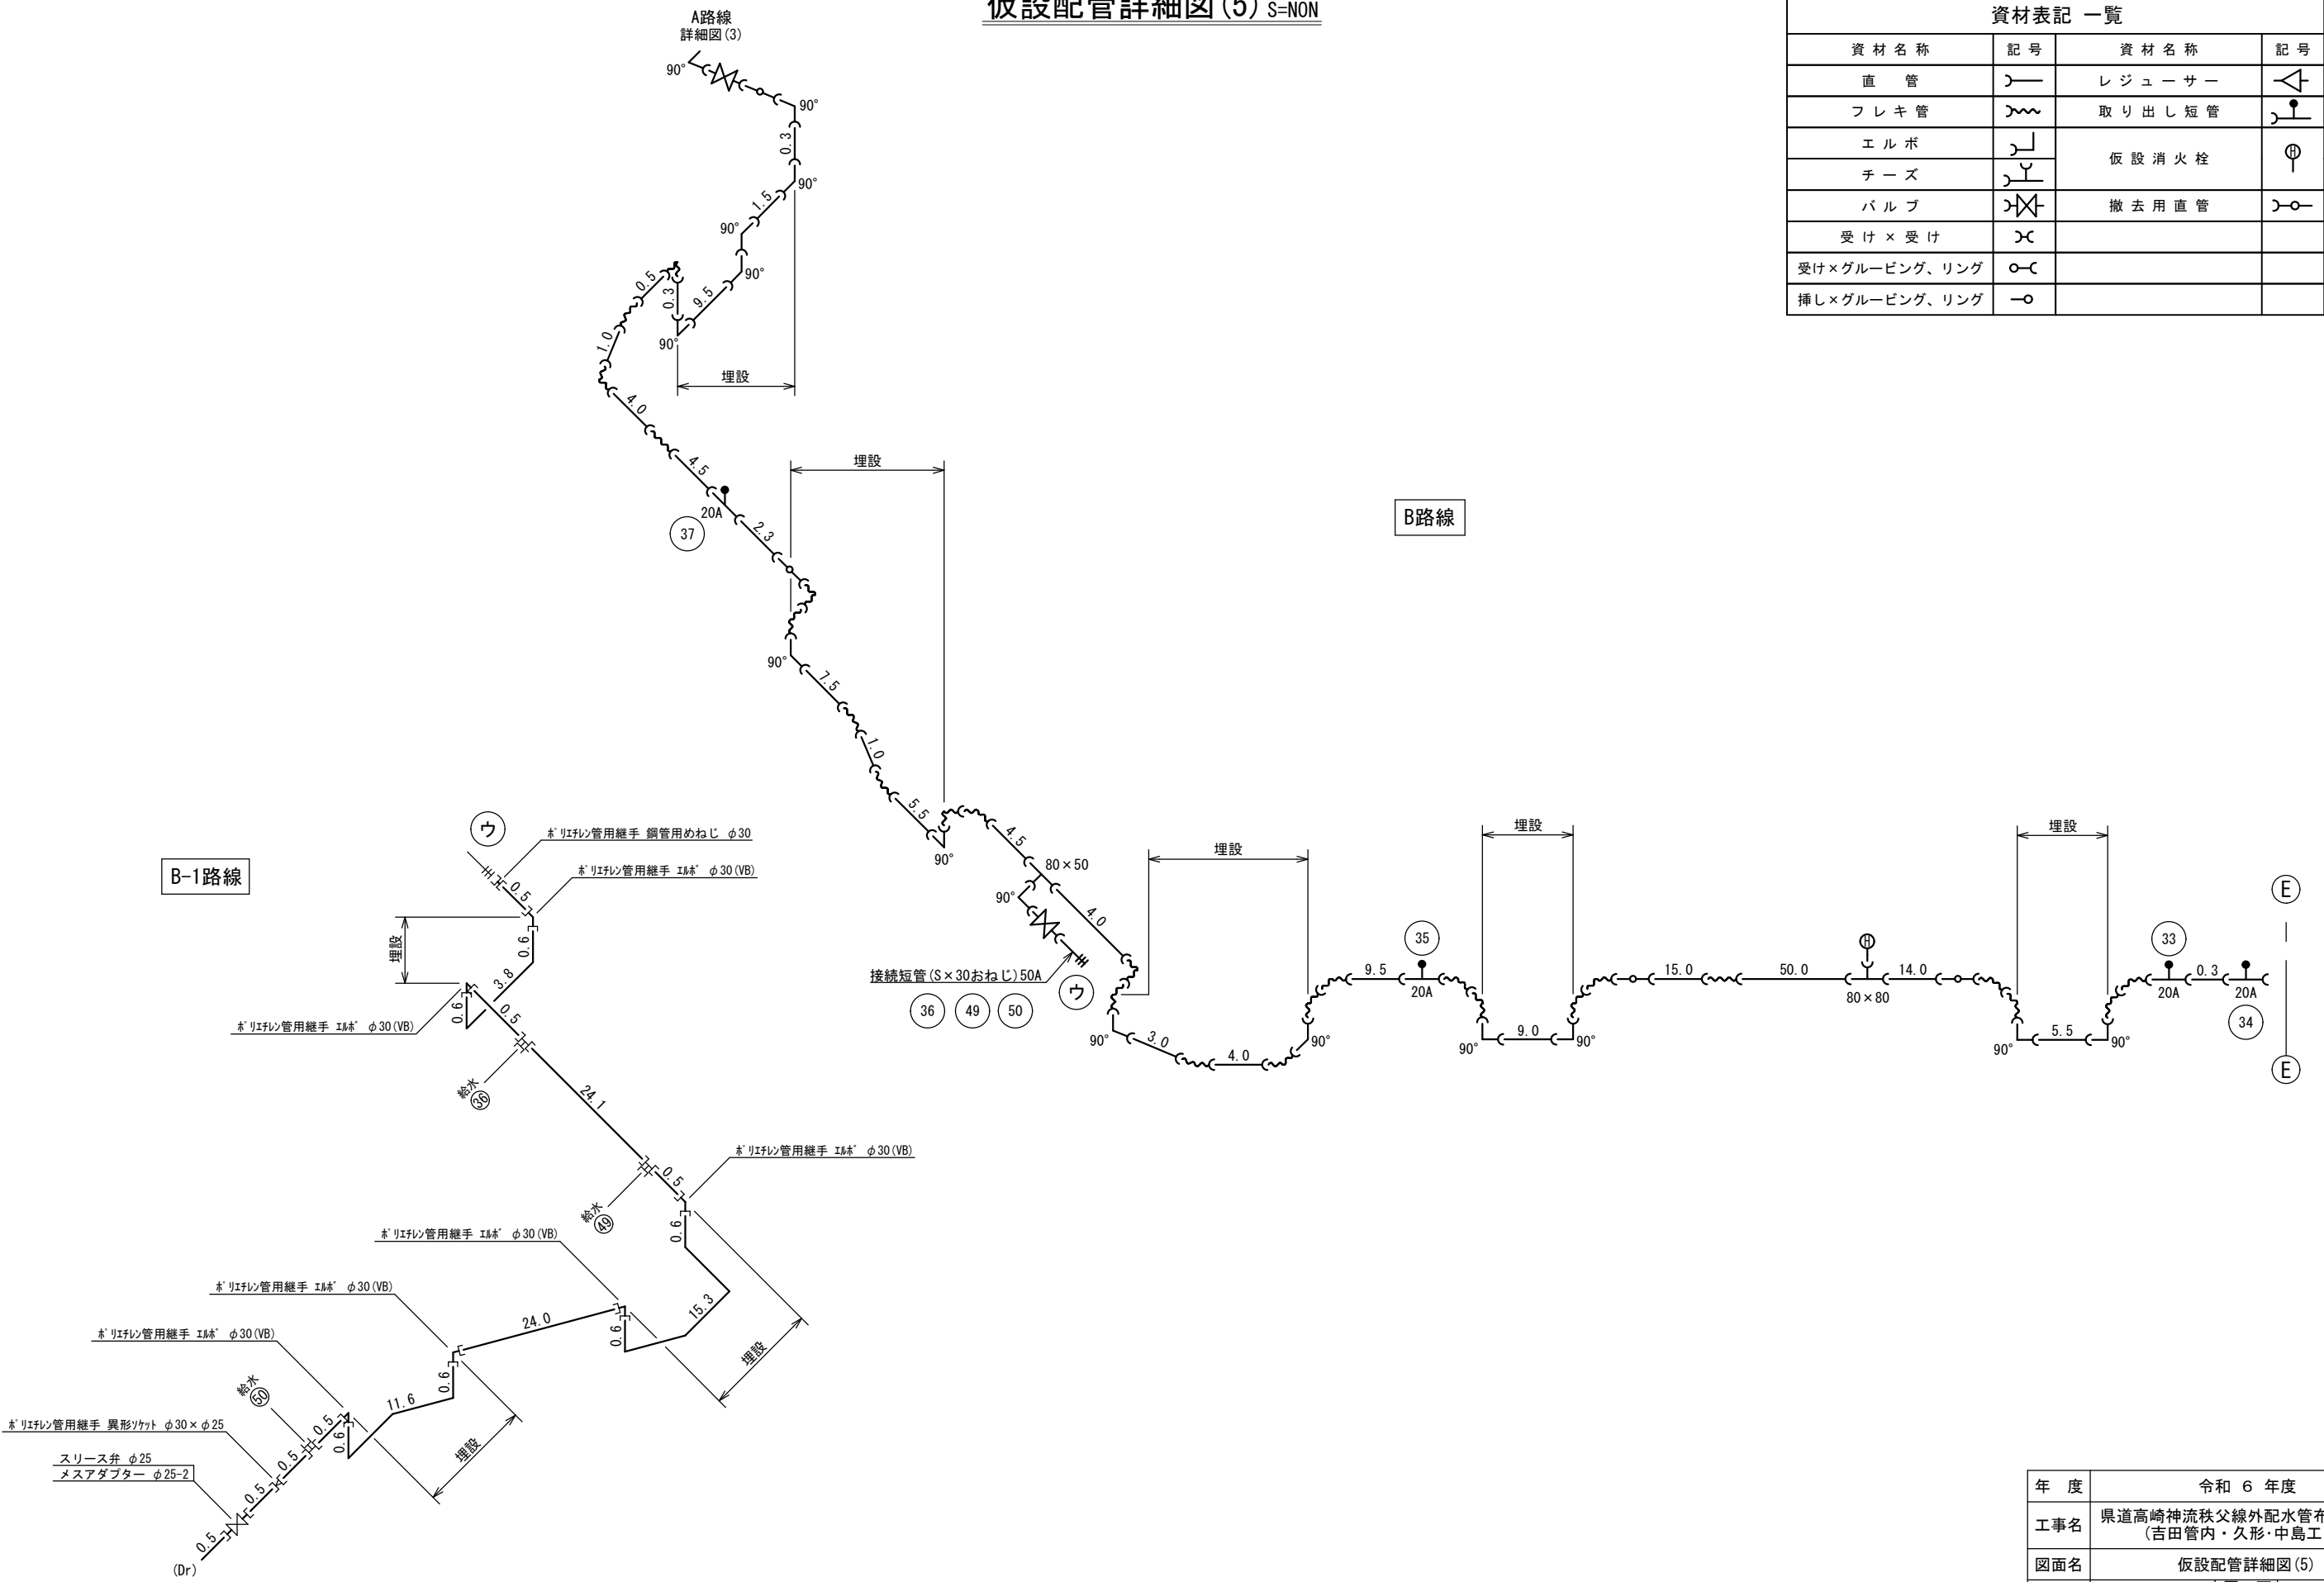


仮設配管詳細図(6) S=NON

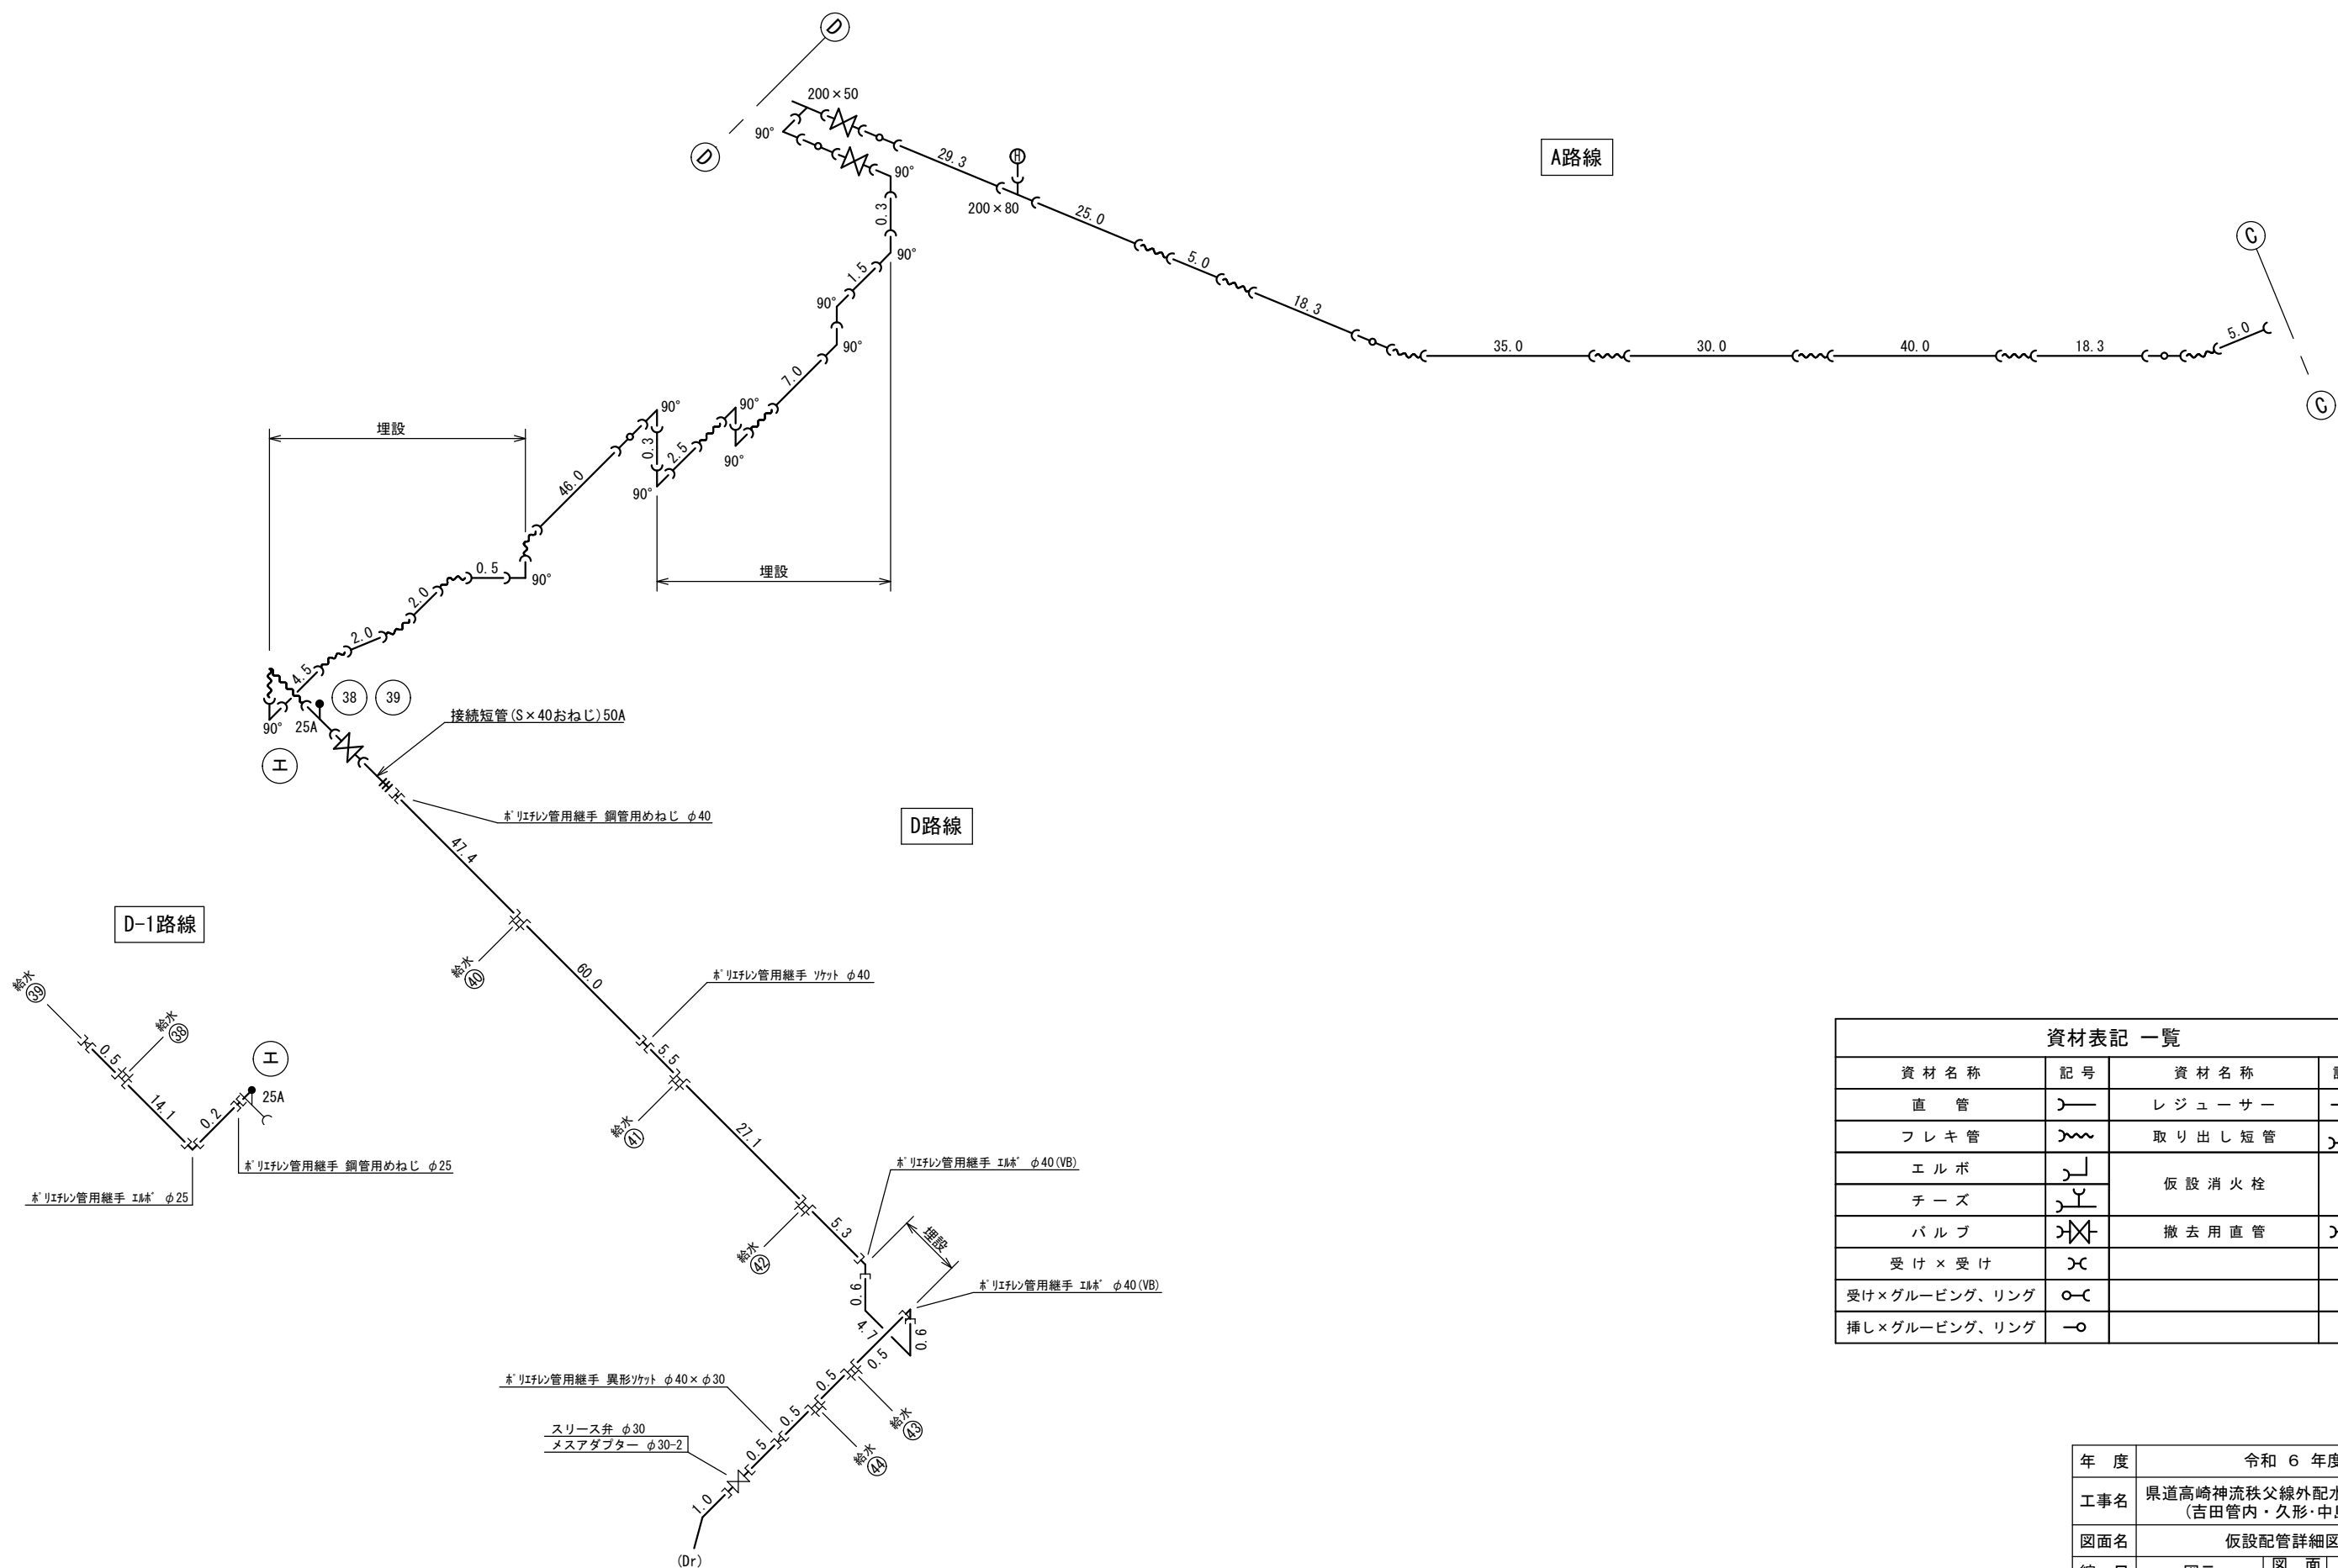


資材表記 一覧			
資 材 名 称	記 号	資 材 名 称	記 号
直 管		レ ジ ュ ー サ ー	
フ レ キ 管		取 り 出 し 短 管	
エ ル ボ		仮 設 消 火 栓	
チ ー ズ			
パ ル プ		撤 去 用 直 管	
受 け × 受 け			
受 け × グ ル ー ビ ン グ、リ ン グ			
挿 し × グ ル ー ビ ン グ、リ ン グ			

年 度	令和 6 年度		
工事名	県道高崎神流秩父線外配水管布設替工事 (吉田管内・久形・中島工区)		
図面名	仮設配管詳細図(6)		
縮 尺	図 示	図 番	3 2
秩父広域市町村圏組合水道局			

仮設配管詳細図(7) S=NON

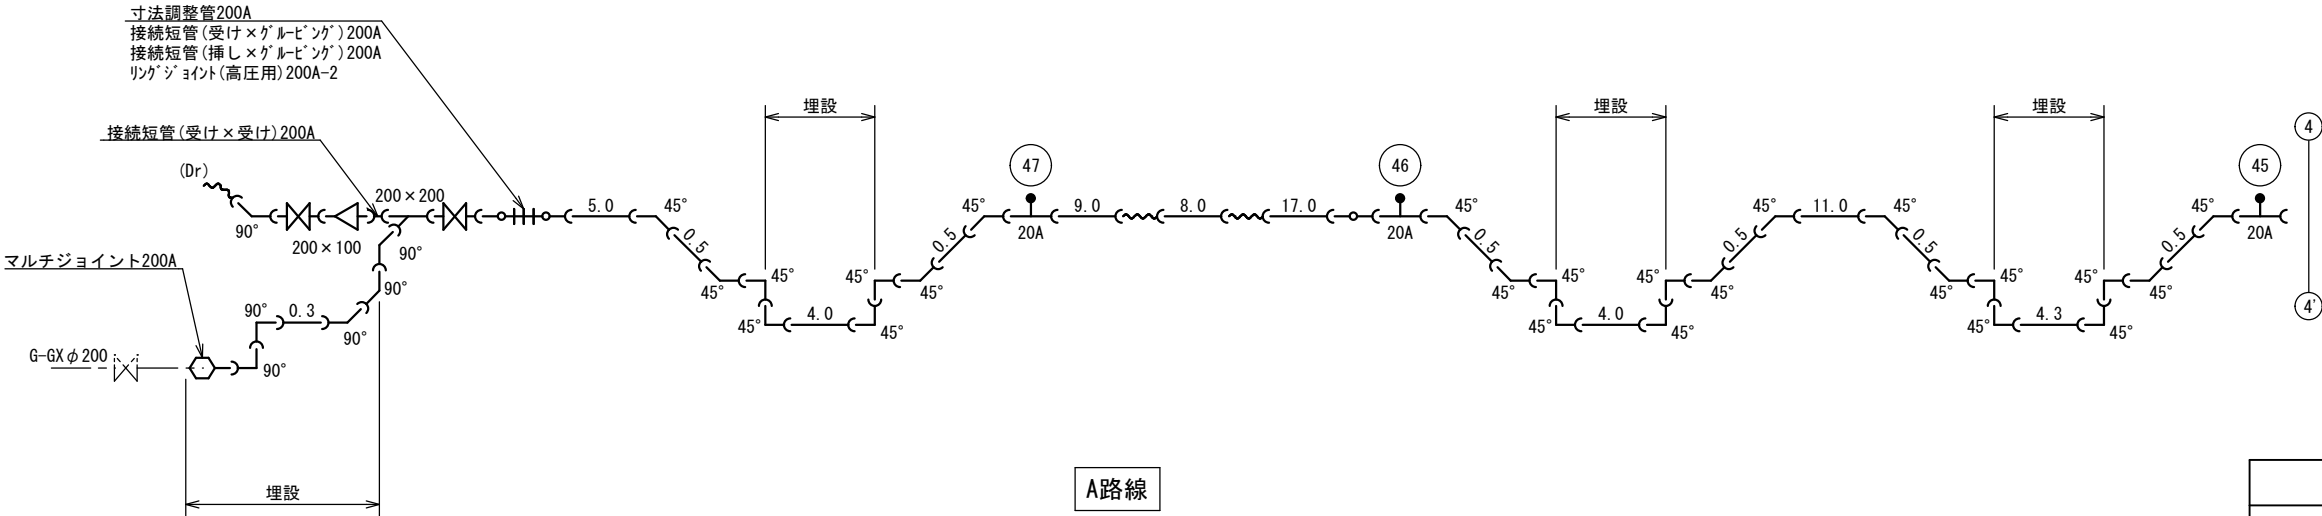


資材 名称	記 号	資 材 名 称	記 号
直 管		レ ジ ュ ー サ ー	
フ レ キ 管		取 り 出 し 短 管	
エ ル ボ		仮 設 消 火 栓	
チ ー ズ			
バ ル ブ		撤 去 用 直 管	
受 け × 受 け			
受け×グルーピング、リング			
挿し×グルーピング、リング			

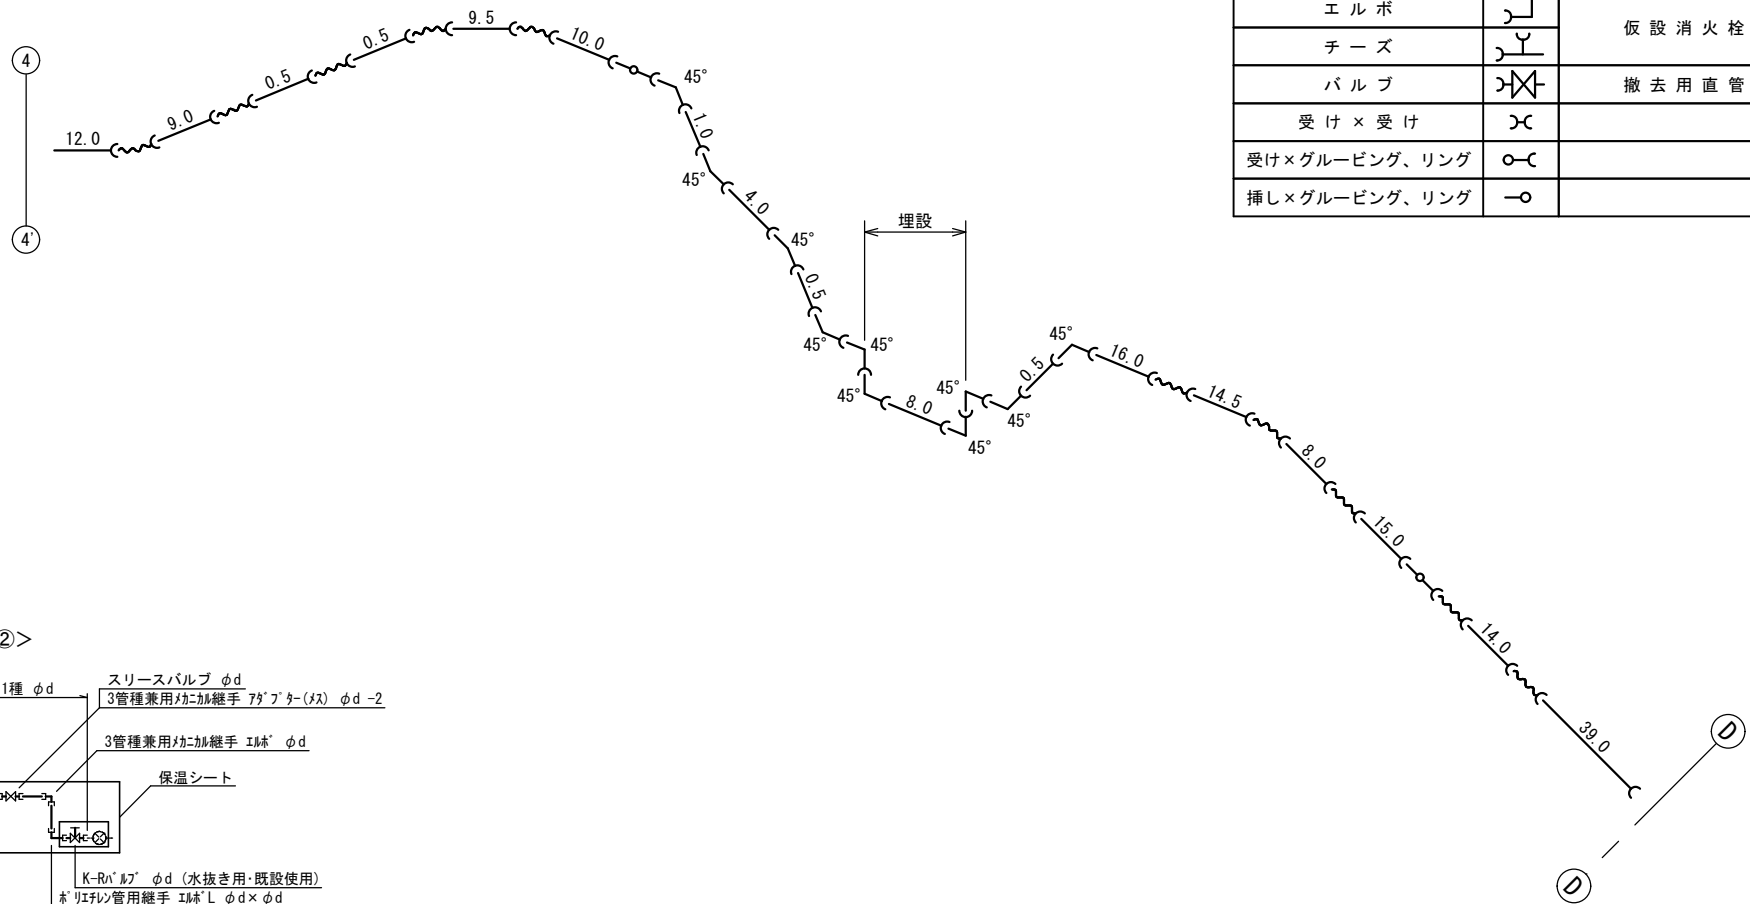

















仮設給水管標準図 S=NON

※露出部には保温工事を施すこと。

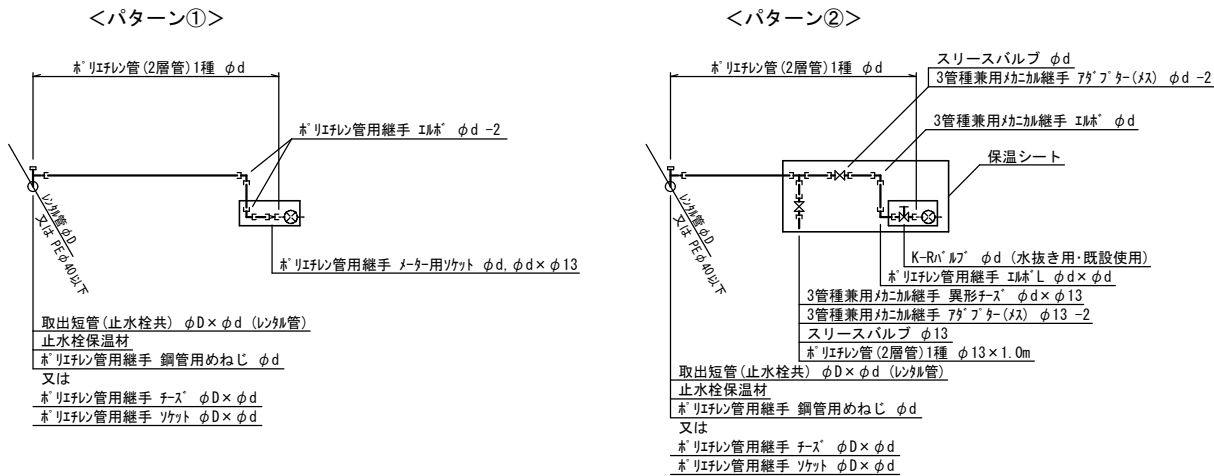

年 度	令和 6 年度		
工事名	県道高崎神流秩父線外配水管布設替工事 (吉田管内・久形・中島工区)		
図面名	仮設配管詳細図(7)		
縮 尺	図示	図 番 号	3 3
秩父広域市町村圏組合水道局			


標準横断図(1) 縮尺 A3 1:40 A1 1:20

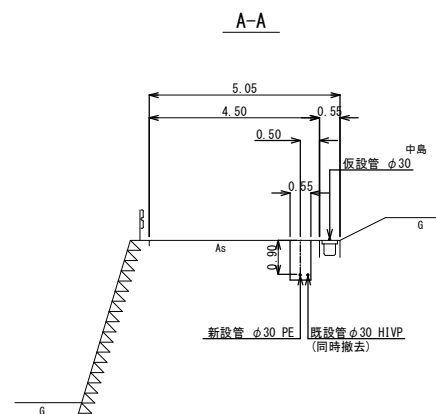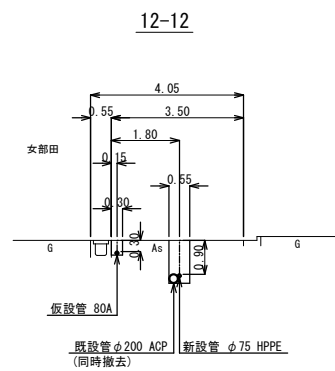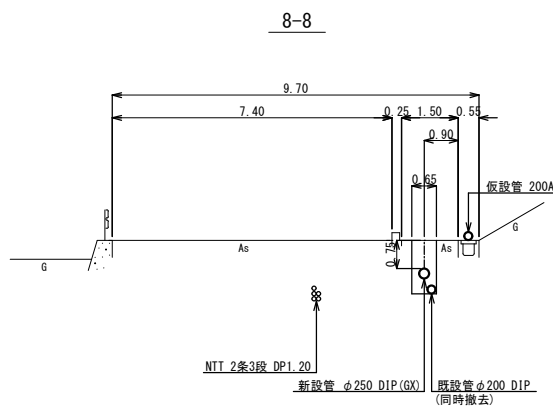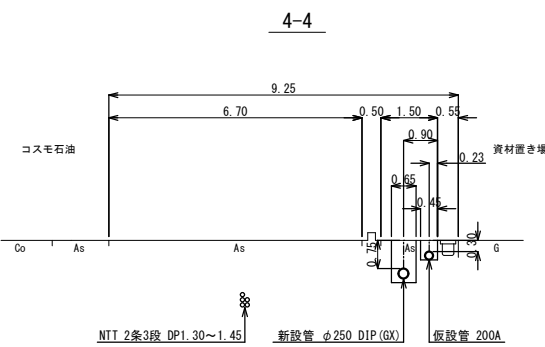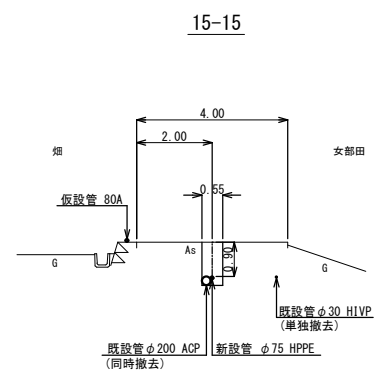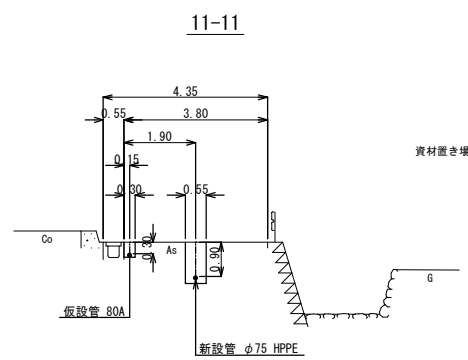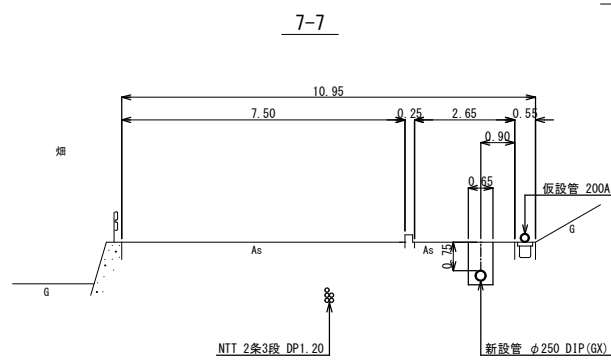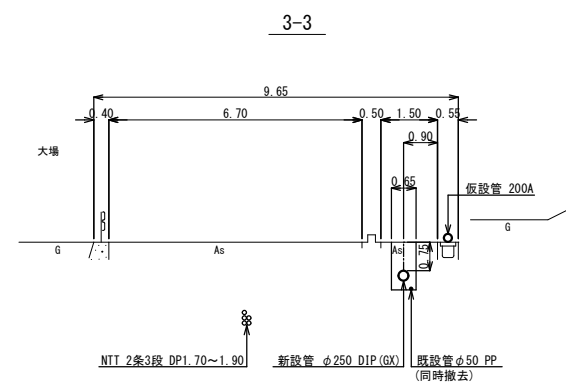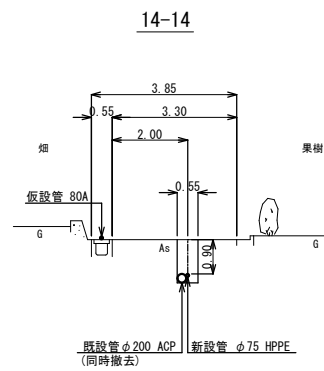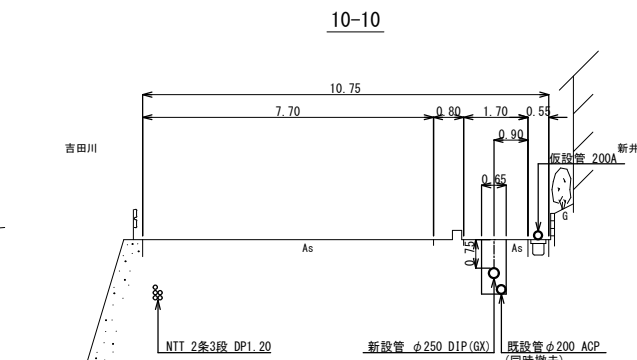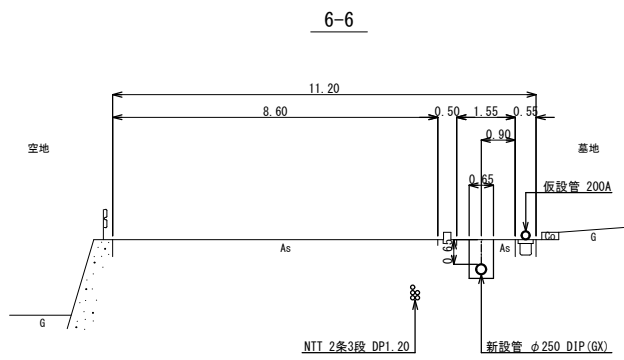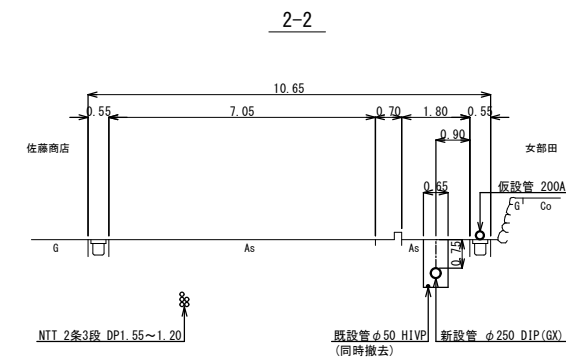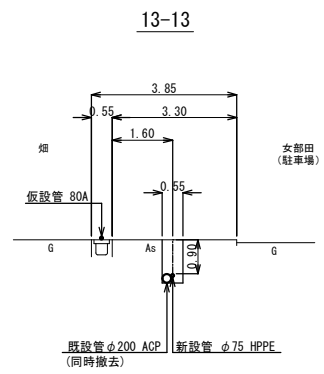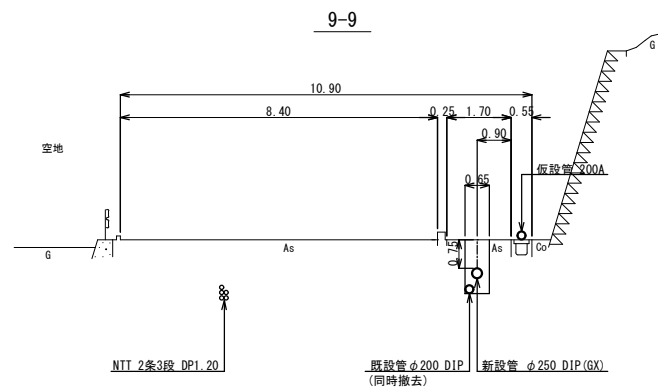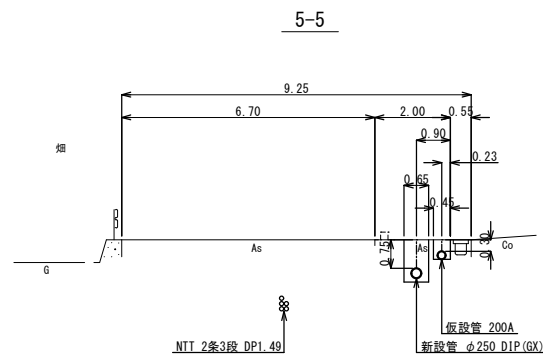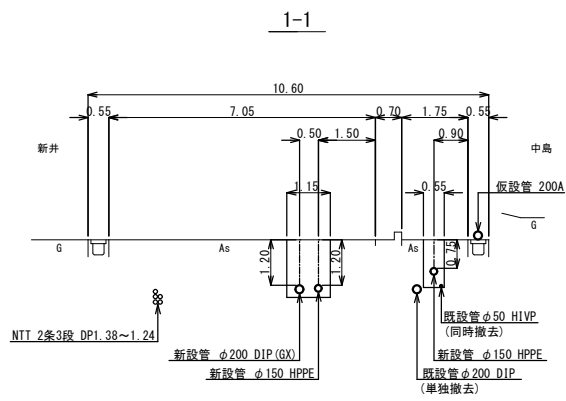


年 度	令和 6 年度		
工事名	県道高崎神流秩父線外配水管布設替工事 (吉田管内・久形・中島工区)		
図面名	標準横断図(1)		
縮 尺	図示	図 番	3 4
秩父広域市町村圏組合水道局			

標準横断図(2) A3 1:200
縮尺A1 1:100


16-16

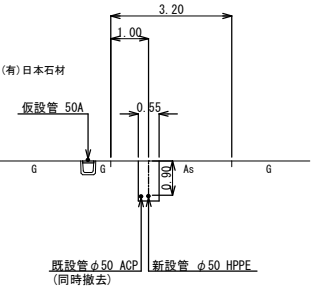


20-20

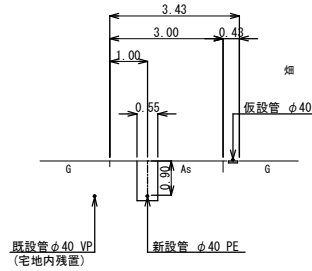


24-24

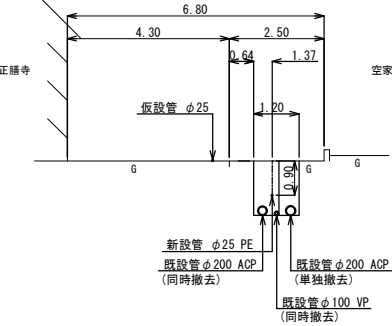


17-17

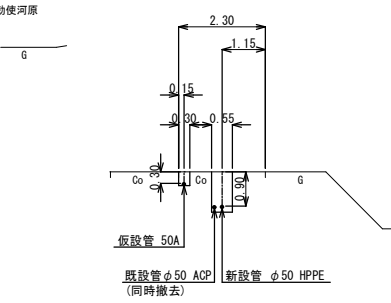


21-21

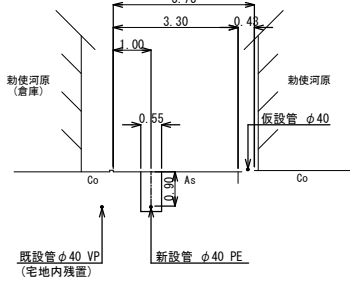


18-18

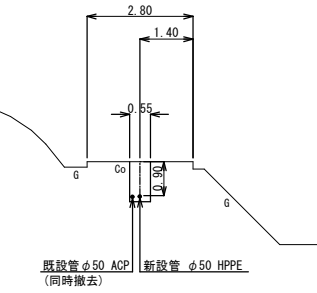


22-22

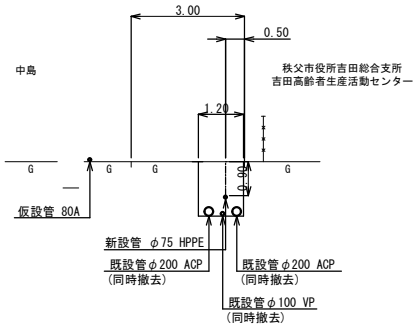

19-19

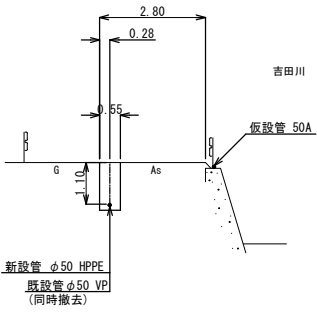


23-23

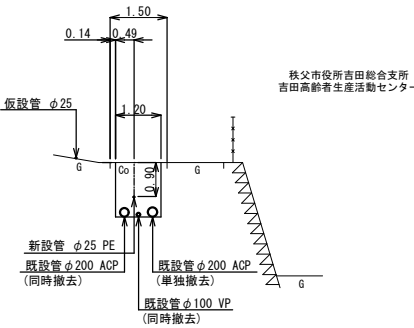


年 度	令和 6 年度		
工事名	県道高崎神流秩父線外配水管布設替工事 (吉田管内・久形・中島工区)		
図面名	標準横断図(2)		
縮 尺	図示	図 番	3 5
秩父広域市町村圏組合水道局			

A3 1 : 40
縮尺A1 1 : 20


① 県道車道As

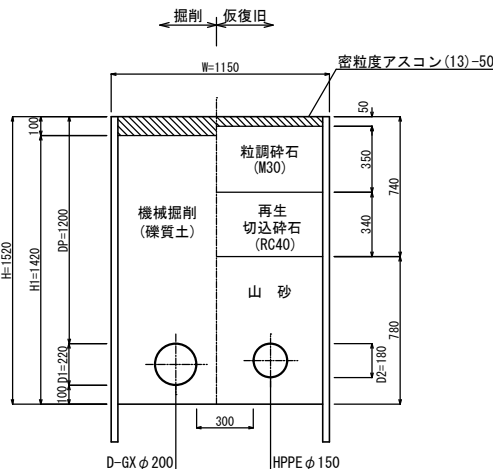

② 県道車道As

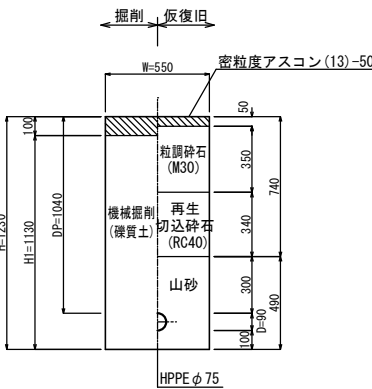


③ 県道歩道As
(一般部)

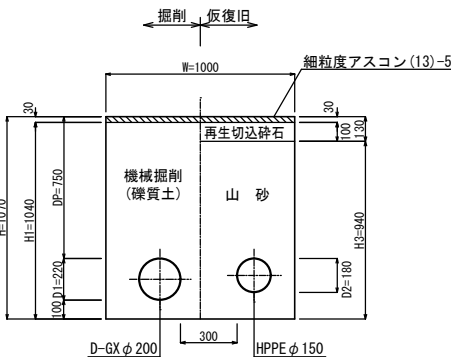

県道歩道A
(一般部)




県道歩道A8
(一般部)

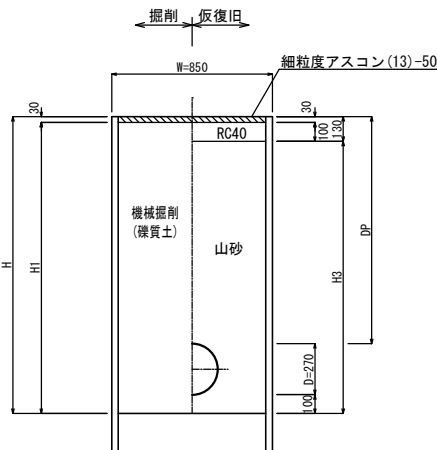


計算 番号	管種	管径	管外径 D	DP	W	H	H1	H3	備 考
④	D-GX	φ250	270	600	650	970	940	840	
⑤	D-GX	φ250	270	750	650	1120	1090	990	
⑥	D-GX	φ100	120	750	550	970	940	840	

計算 番号	管種	管径	管外径 D	DP	W	H	H1	H3	備 考
⑦	D-GX	φ 250	270	1300	850	1670	1640	1540	
⑧	D-GX	φ 250	270	2150	850	2520	2490	2390	


県道歩道As
(乗入部2t程度)

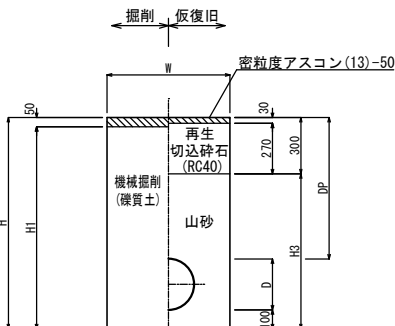


県道歩道As
(乗入部2t程度)

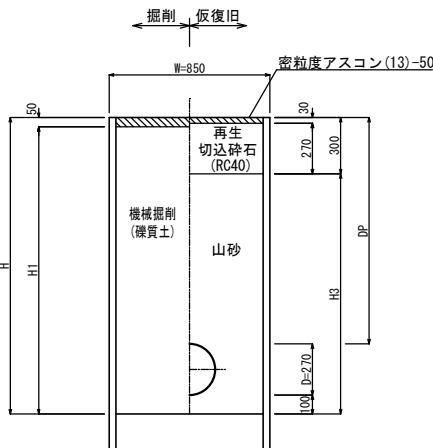


県道歩道As
(乗入部6.5t以

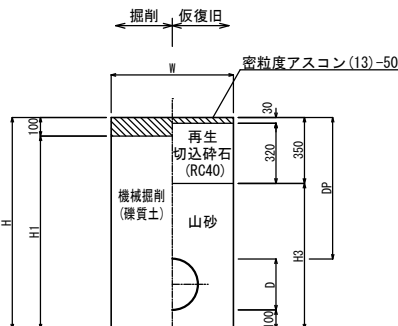

⑮ 県道歩道As
(乗入部6.5t以下)

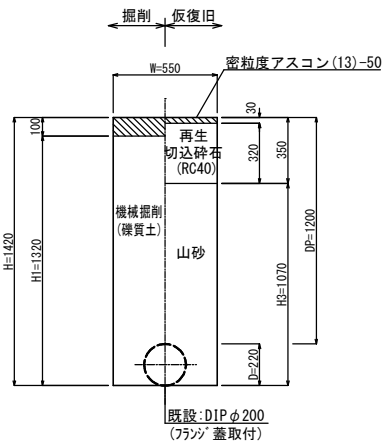

⑬ 県道歩道As
(乗入部6.5t超)

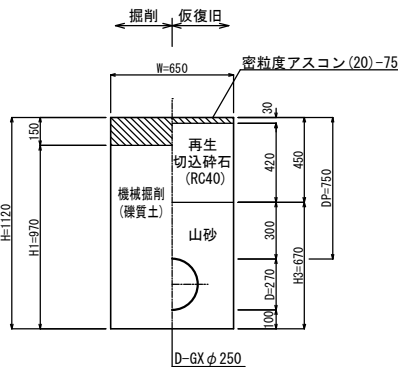


計算 番号	管種	管径	管外径 D	DP	W	H	H1	H3	備 考
⑨	D-GX	φ 250	270	750	650	1120	1070	820	
⑩	HPPE	φ 50	60	900	550	1060	1010	760	


計算 番号	管種	管径	管外径 D	DP	W	H	H1	H3	備 考
⑪	D-GX	φ 250	270	1300	850	1670	1620	1370	
⑫	D-GX	φ 250	270	2150	850	2520	2470	2220	

計算 番号	管種	管径	管外径 D	DP	W	H	H1	H3	備 考
⑬	D-GX	φ 250	270	750	650	1120	1020	770	
⑭	HPPE	φ 50	60	900	550	1060	960	710	


⑪ 市道車道As
一般市道

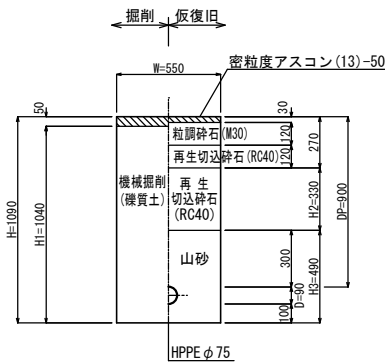


⑮ 市道車道As
一般市道

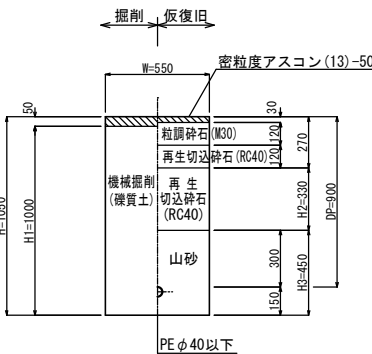

⑮ 市道Co

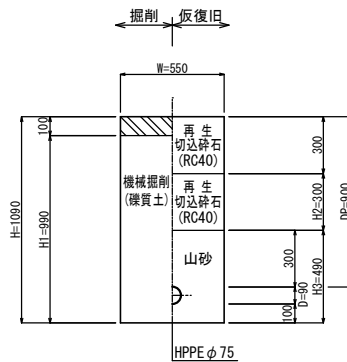

② 未鋪裝

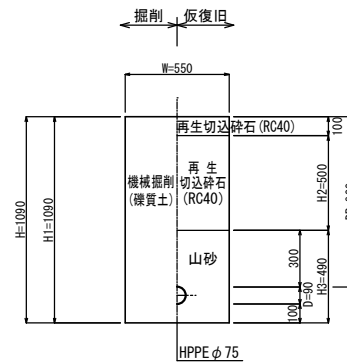


- ※1：土工標準図は現場状況により変更となる場合があります。
- ※2：上層路盤の転圧は1層当たり15cm以下で行う。
- ※3：下層路盤の転圧は1層当たり20cm以下で行う。
- ※4：識別カラー及び埋設管標識シートは計画管上30cmの位置に設置すること。
- ※5：掘削深が1.5m以上になる場合は、土留めを行うこと。（掘入れ20cm以上）

年 度	令和 6 年度		
工事名	県道高崎神流秩父線外配水管布設替工 (吉田管内・久形・中島工区)		
図面名	本設土工断面標準図(1)		
縮 尺	図示	図番 面号	3 6
秩父広域市町村圏組合水道局			


本設土工断面標準図 (2) A3 1:40
縮尺 A1 1:20

〈既設管同時撤去〉


② 県道車道As

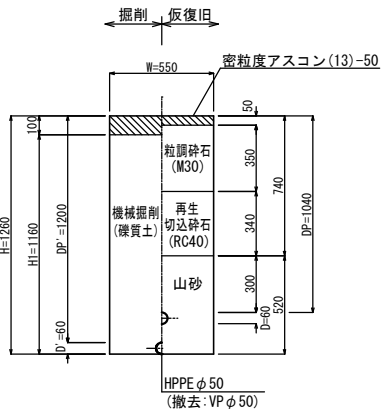


⑦ 県道車道As

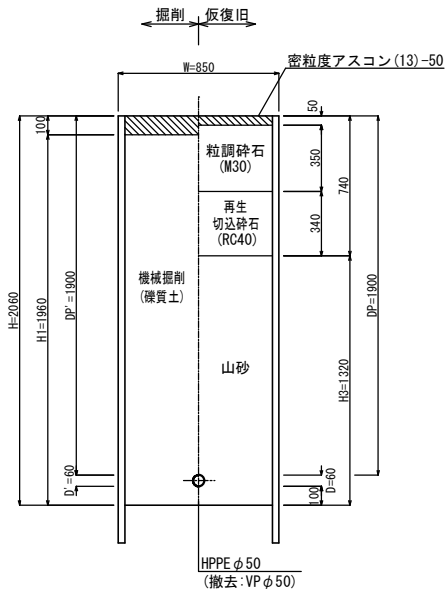


県道歩道As
(一般部)

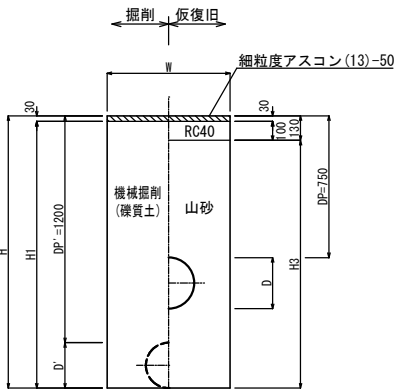

⑦ 県道歩道As
(一般部)

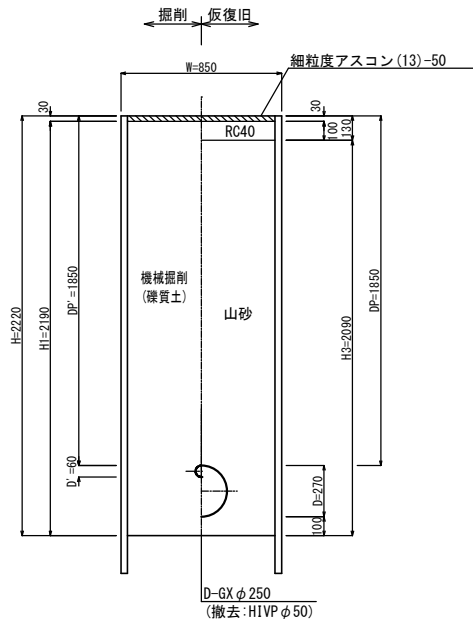


②⑧ 県道歩道As
(一般部)

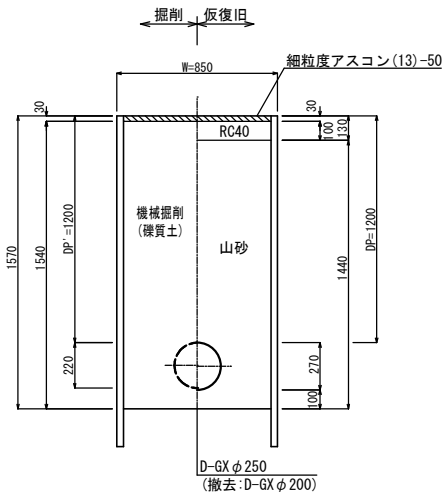


計算 番号	管種	管径	管外径 D'	管外径 D	DP'	DP	W	H	H1	H3	備 考
②③	D-GX	φ 250	240	270	1200	750	650	1440	1410	1310	既設管撤去 ACP φ 200
②④	D-GX	φ 250	220	270	1200	750	650	1420	1390	1290	既設管撤去 DIP φ 200
②⑤	D-GX	φ 250	60	270	1200	750	650	1260	1230	1130	既設管撤去 HIVP, PP φ 50
②⑥	HPPE	φ 100	60	130	1200	750	550	1260	1230	1130	既設管撤去 HIVP φ 50
②⑨	HPPE	φ 75	240	90	1200	1200	850	1440	1410	1310	既設管撤去 ACP φ 200


県道歩道As
(乗入部2t程度)

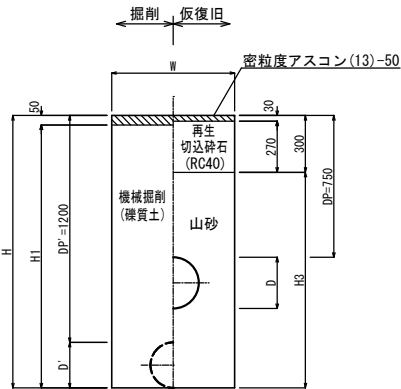


③④ 県道歩道As
(乗入部6.5t以下)

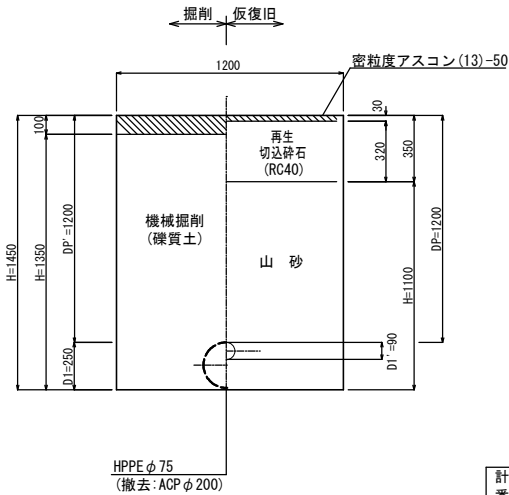


県道歩道As
(乗入部6.5t以下)

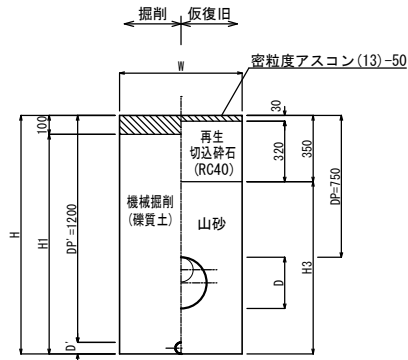

③⑦ 県道歩道As
(乗入部6.5t以下)

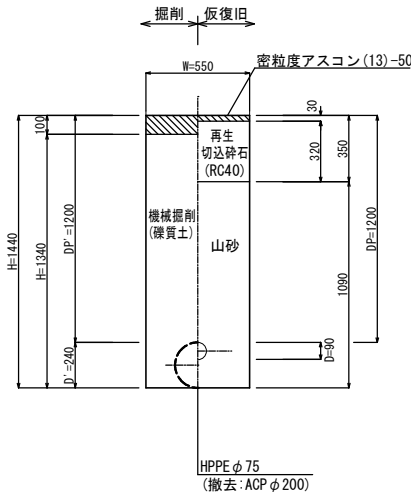

県道歩道As
(乗入部6.5t超)

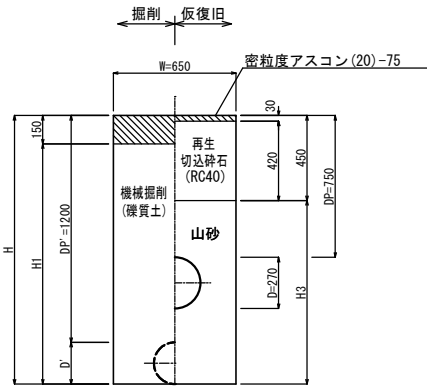

計算 番号	管種	管径	管外径 D'	管外径 D	DP'	DP	W	H	H1	H3	備 考
③⑩	D-GX	φ 250	240	270	1200	750	650	1440	1390	1140	既設管撤去 ACP φ 200
③⑪	D-GX	φ 250	220	270	1200	750	650	1420	1370	1120	既設管撤去 DIP φ 200
③⑫	D-GX	φ 250	60	270	1200	750	650	1260	1210	960	既設管撤去 HIVP, PP φ 50
③⑬	HPPE	φ 50	60	60	1200	750	550	1260	1210	960	既設管撤去 VP φ 50

計算 番号	管種	管径	管外径 D'	管外径 D	DP'	DP	W	H	H1	H3	備 考
③⑮	D-GX	φ 250	60	270	1200	750	650	1260	1160	910	既設管撤去 HIVP, PP φ 50
③⑯	HPPE	φ 100	60	130	1200	750	550	1260	1160	910	既設管撤去 HIVP φ 50

計算 番号	管種	管径	管外径 D'	管外径 D	DP'	DP	W	H	H1	H3	備 考
③⑱	D-GX	φ 250	220	270	1200	750	650	1420	1270	970	既設管撤去 DIP φ 200
③⑲	D-GX	φ 250	60	270	1200	750	650	1260	1110	810	既設管撤去 PP φ 50


- ※1: 土工標準図は現場状況により変更となる場合があります。
※2: 上層路盤の転圧は1層当り15cm以下で行う。
※3: 下層路盤の転圧は1層当り20cm以下で行う。
※4: 識別マーカー及び埋設管標識シートは計画管上30cmの位置に設置する。
※5: 掘削深が1.5m以上になる場合は、土留めを行うこと。(根入れ20cm以上)

年 度	令和 6 年度		
工事名	県道高崎神流秩父線外配水管布設替工事 (吉田管内・久形・中島工区)		
図面名	本設土工断面標準図 (2)		
縮 尺	図示	図 番 号	3 7
秩父広域市町村圏組合水道局			

本設土工断面標準図 (3) A3 1 : 40
縮尺 A1 1 : 20


〈既設管同時撤去〉

市道車道As
一般市道

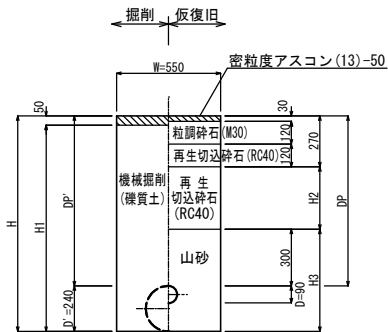


計算番号	管種	管径	管外径 D'	管外径 D	DP'	DP	W	H	H1	H2	H3	備 考
④②	HPPE	φ 75	240	90	900	900	550	1140	1090	330	540	既設管撤去 ACP φ 200
④①	HPPE	φ 75	240	90	1150	1150	550	1390	1340	580	540	既設管撤去 ACP φ 200

市道車道As
一般市道

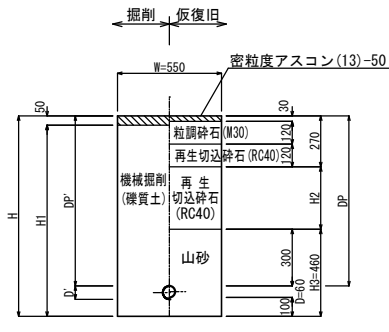


計算番号	管種	管径	管外径 D'	管外径 D	DP'	DP	W	H	H1	H2	H3	備 考
④②	HPPE	φ 50	70	60	900	900	550	1060	1010	330	460	既設管撤去 ACP φ 50
④③	HPPE	φ 50	60	60	900	900	550	1060	1010	330	460	既設管撤去 VP φ 50
④④	HPPE	φ 50	60	60	1100	1100	550	1260	1210	530	460	既設管撤去 VP φ 50


④⑤ 市道車道As
一般市道

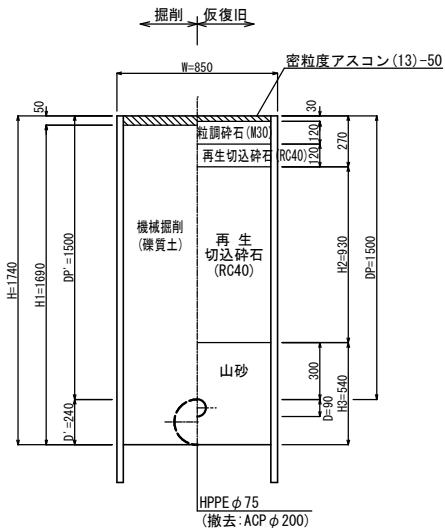


④⑥ 市道車道As
一般市道

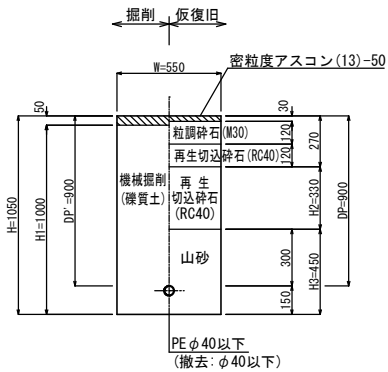


④⑦ 市道Co

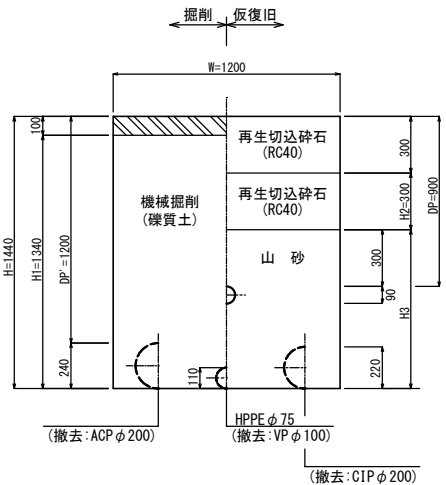


④⑧ 市道Co

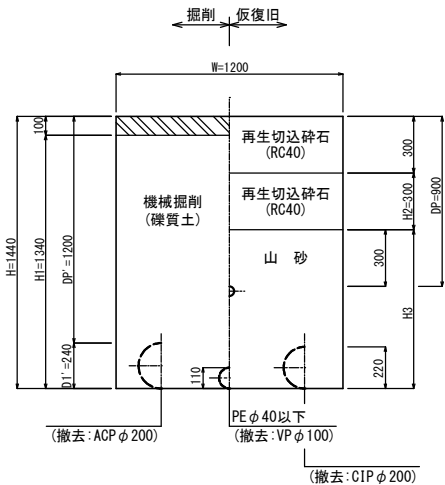


④⑨ 市道Co

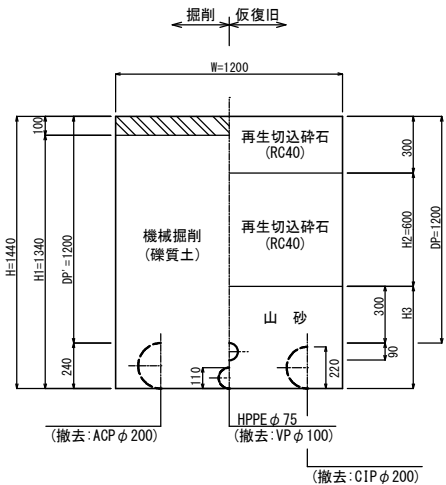

⑤① 市道Co

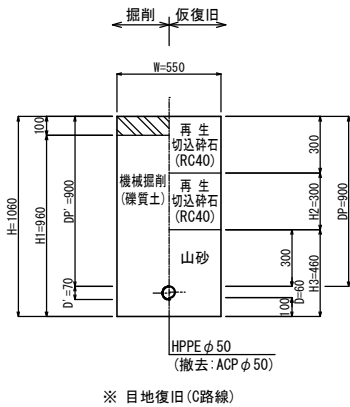


未舗装

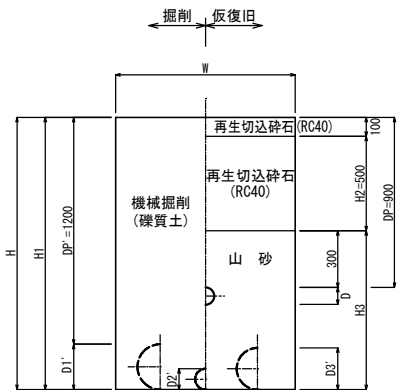

計算番号	管種	管径	管外径 D1'	管外径 D2'	管外径 D3'	管外径 D	DP'	DP	W	H	H1	H2	H3	備 考
⑤①	HPPE	φ 75	240	110	220	90	1200	900	1250	1440	1440	500	840	既設管撤去 ACP φ 200 × VP φ 100 × CIP φ 200
⑤②	PE	40以下	240	110	220	-	1200	900	1250	1440	1440	500	840	既設管撤去 ACP φ 200 × VP φ 100 × CIP φ 200

未舗装

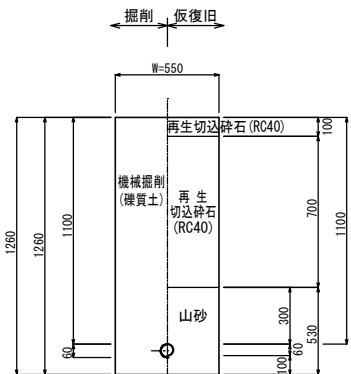

計算番号	管種	管径	管外径 D'	管外径 D	DP'	DP	W	H	H1	H2	H3	備 考
⑤③	HPPE	φ 50	60	60	1100	1100	550	1260	1260	700	460	既設管撤去 VP φ 50


- ※1：土工標準図は現場状況により変更となる場合があります。
※2：上層路盤の転圧は1層当り15cm以下で行う。
※3：下層路盤の転圧は1層当り20cm以下で行う。
※4：識別マーカ―及び埋設管標識シートは計画管上30cmの位置に設置する。
※5：掘削深が1.5m以上になる場合は、土留めを行うこと。(根入れ20cm以上)

年 度	令和 6 年度		
工事名	県道高崎神流秩父線外配水管布設替工事 (吉田管内・久形・中島工区)		
図面名	本設土工断面標準図 (3)		
縮 尺	図示	図 番 号	3 8
秩父広域市町村圏組合水道局			


本設土工断面標準図 (4) A3 1 : 40
縮尺A1 1 : 20

＜既設管単独撤去＞


県道車道As

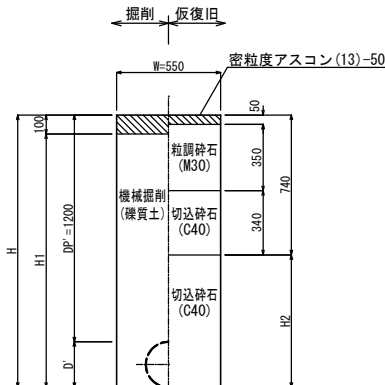


⑤⑥ 県道歩道As
(一般部)

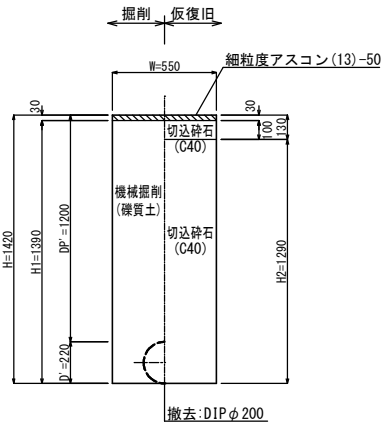


⑤⑦ 県道歩道As
(乗入部2t程度)

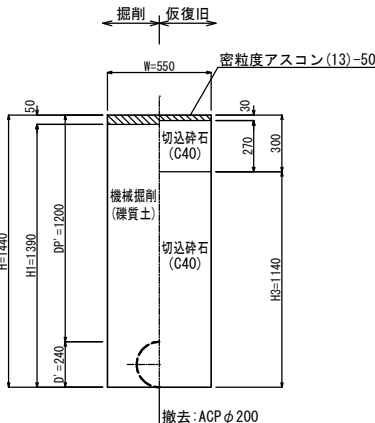

⑤⑧ 県道歩道As
(乗入部6.5t以下)

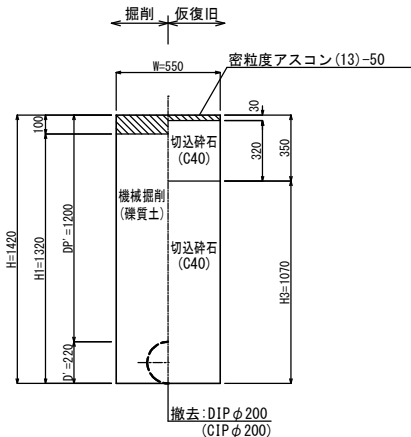


⑤⑨ 市道車道As
一般市道

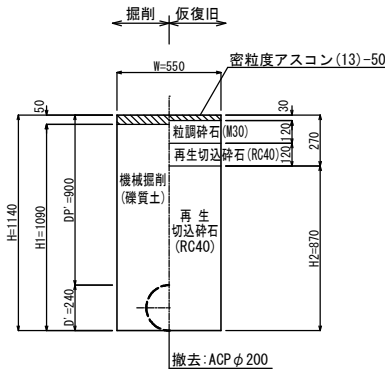


計算番号	管外径 D'	DP'	W	H	H1	H2	備考
⑤④	240	1200	550	1440	1340	700	既設管撤去 ACP φ 200
⑤⑤	220	1200	550	1420	1320	680	既設管撤去 DIP φ 200

⑥⑩ 市道車道As
一般市道

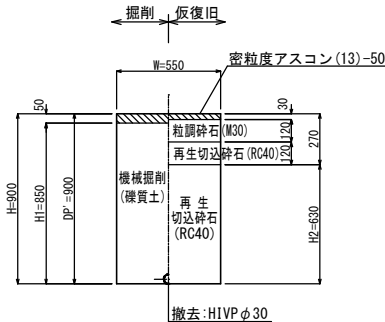


市道Co

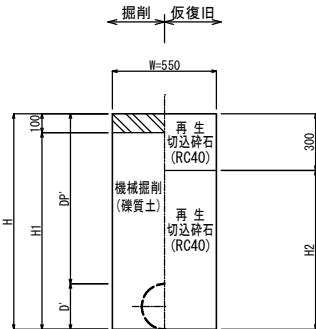

計算番号	管外径 D'	DP'	W	H	H1	H2	備考
⑥①	240	900	550	1140	1040	840	既設管撤去 ACP φ 200

未舗装

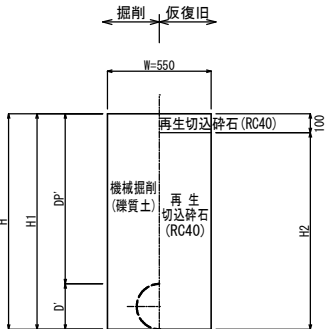

計算番号	管外径 D'	DP'	W	H	H1	H2	備考
⑥②	240	900	550	1140	1140	1040	既設管撤去 ACP φ 200


- ※1：土工標準図は現場状況により変更となる場合があります。
※2：上層路盤の転圧は1層当り15cm以下で行う。
※3：下層路盤の転圧は1層当り20cm以下で行う。
※4：識別マーカ―及び埋設管標識シートは計画管上30cmの位置に設置する。
※5：掘削深が1.5m以上になる場合は、土留めを行うこと。(根入れ20cm以上)

年 度	令和 6 年度		
工事名	県道高崎神流秩父線外配水管布設替工事 (吉田管内・久形・中島工区)		
図面名	本設土工断面標準図 (4)		
縮 尺	図示	図 面 号	3 9
秩父広域市町村圏組合水道局			


本設土工断面標準図 (5) A3 1 : 40
縮尺 A1 1 : 20

＜本設給水＞


㉑ 県道車道As

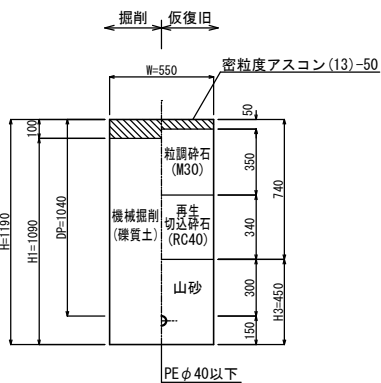


㉒ 県道車道As

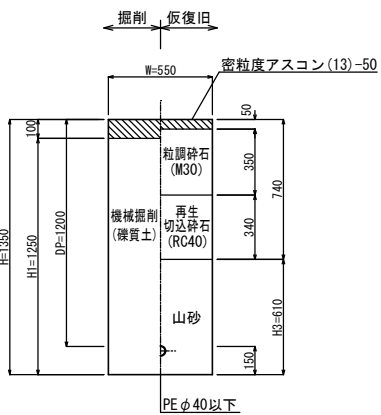


㉓ 県道歩道As
(一般部)

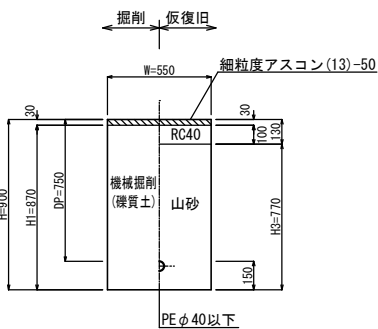


㉔ 県道歩道As
(乗入部2t程度)

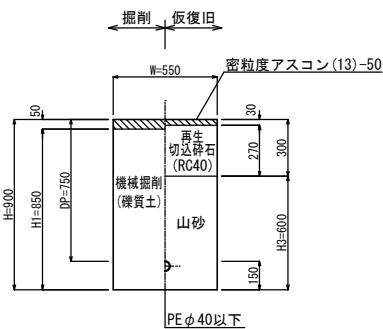


㉕ 県道歩道As
(乗入部6.5t以下)

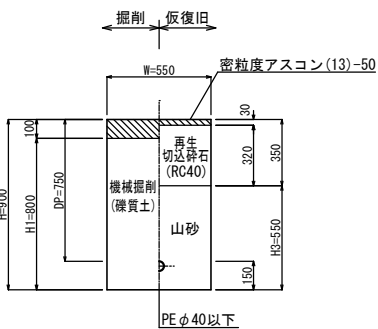


㉖ 県道歩道As
(乗入部6.5t超)

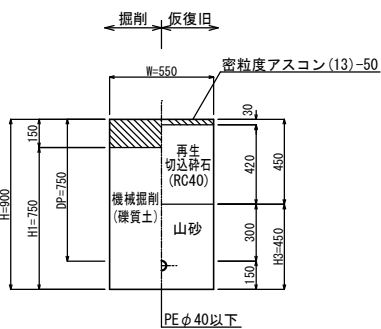


㉗ 市道車道As
一般市道

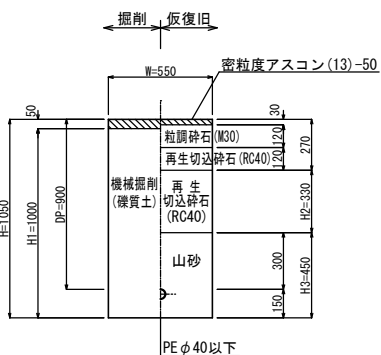


㉘ 市道Co

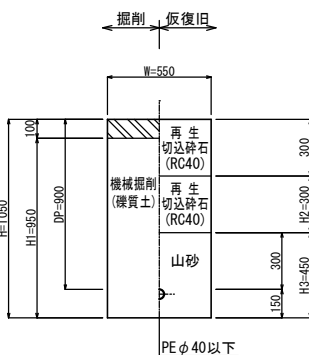


㉙ 未舗装

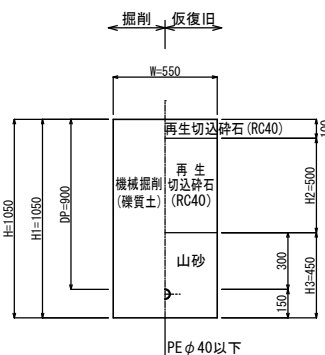


㉚ 宅地内 (As)

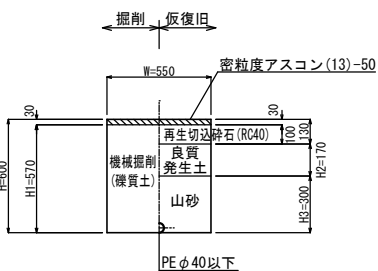


㉛ 宅地内 (Co)

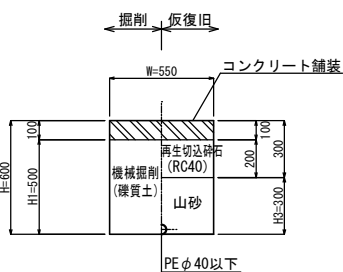


㉜ 宅地内 (砂利)

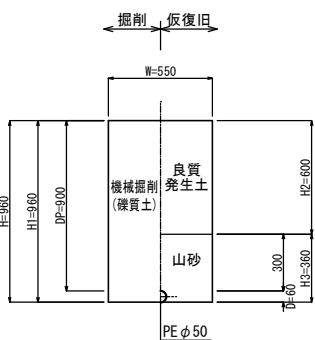

㉝ 宅地内 (砂利)

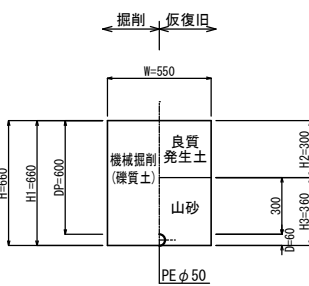

㉞ 宅地内 (ドレン・砂利)

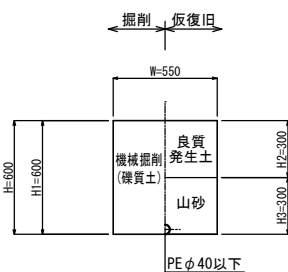


※1：土工標準図は現場状況により変更となる場合があります。
※2：上層路盤の転圧は1層当り15cm以下で行う。
※3：下層路盤の転圧は1層当り20cm以下で行う。
※4：識別マーカー及び埋設管標識シートは計画管上30cmの位置に設置する。
※5：掘削深が1.5m以上になる場合は、土留めを行うこと。(根入れ20cm以上)

年 度	令 和 6 年 度		
工事名	県道高崎神流秩父線外配水管布設替工事 (吉田管内・久形・中島工区)		
図面名	本設土工断面標準図 (5)		
縮 尺	図 示	図 番	4 0
秩父広域市町村圏組合水道局			


仮設土工断面標準図 (1) A3 1 : 40
縮尺A1 1 : 20

〈仮設埋設部〉


県道車道As

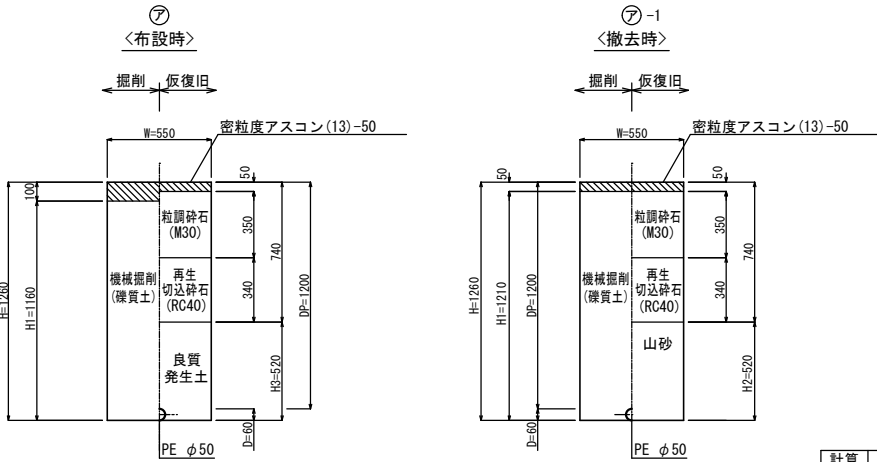

県道車道As

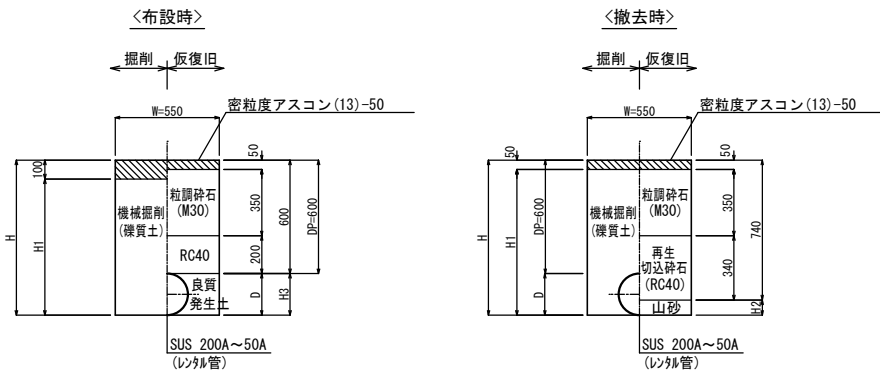


県道車道As

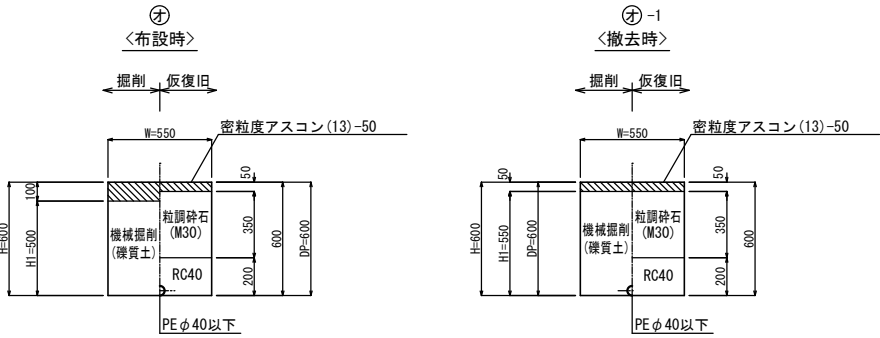


計算番号	管種	管径	管外径 D	DP	W	H	H1	H3	備考
⑦	SUS	200A	220	600	550	820	720	220	
⑦-1	SUS	80A	90	600	550	690	590	90	
⑦	SUS	50A	60	600	550	660	560	60	

計算番号	管種	管径	管外径 D	DP	W	H	H1	H2	備考
⑦-1	SUS	200A	220	600	550	820	770	80	
⑦-1	SUS	80A	90	600	550	690	640	-	下層路盤RC40 290
⑦-1	SUS	50A	60	600	550	660	610	-	下層路盤RC40 260


県道歩道As
(一般部)

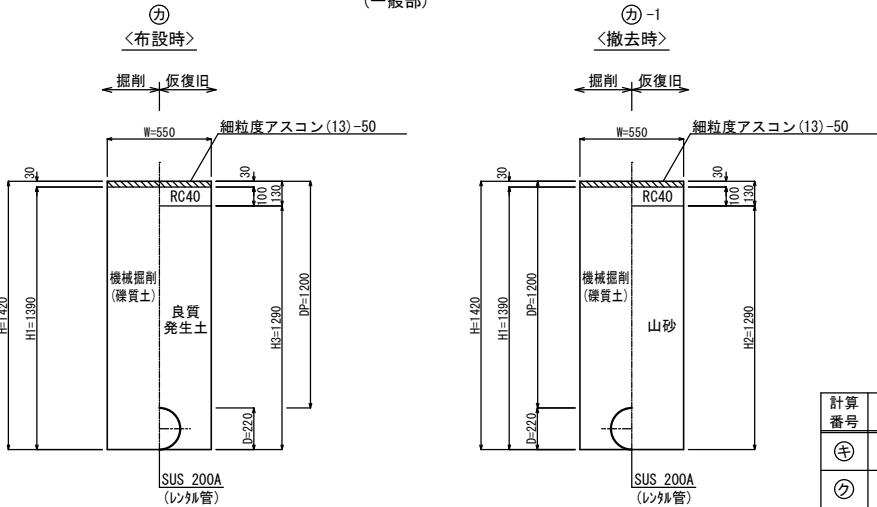

県道歩道As
(一般部)

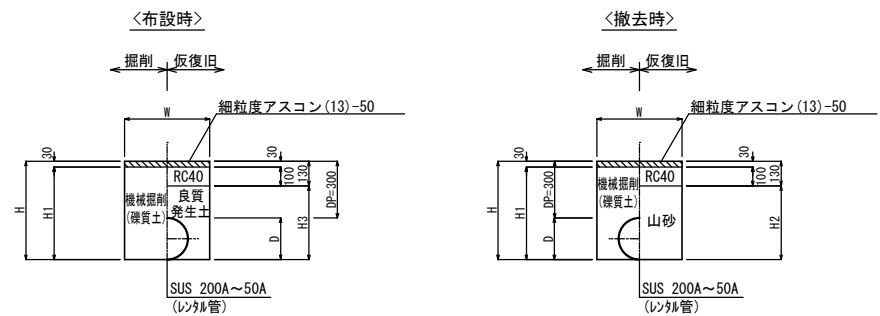


県道歩道As
(一般部)

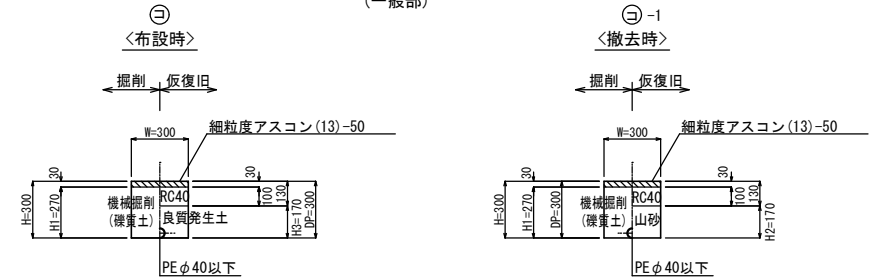


計算番号	管種	管径	管外径 D	DP	W	H	H1	H3	備考
②	SUS	200A	220	300	450	520	490	390	
②-1	SUS	80A	90	300	300	390	360	260	
②	SUS	50A	60	300	300	360	330	230	

計算番号	管種	管径	管外径 D	DP	W	H	H1	H2	備考
②-1	SUS	200A	220	300	450	520	490	390	
②-1	SUS	80A	90	300	300	390	360	260	
②-1	SUS	50A	60	300	300	360	330	230	


県道歩道As
(乗入部2t程度)

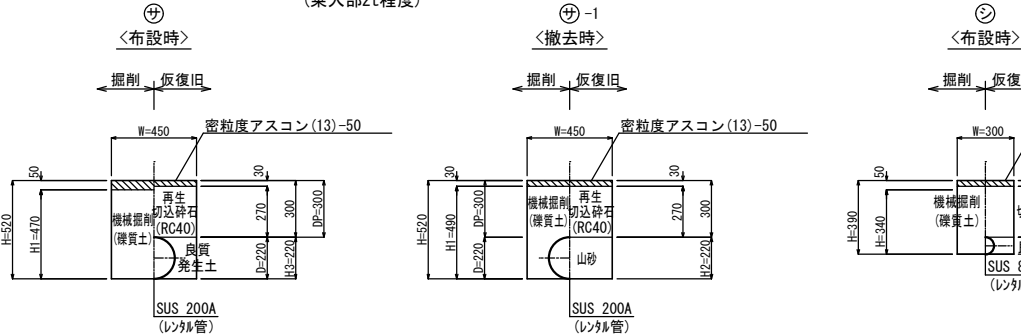

県道歩道As
(乗入部2t程度)

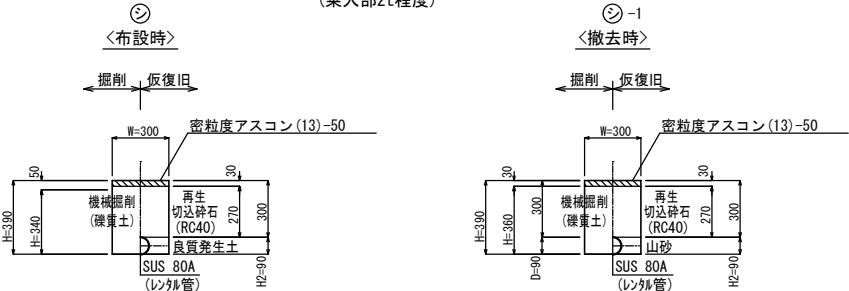

県道歩道As
(乗入部6.5t以下)

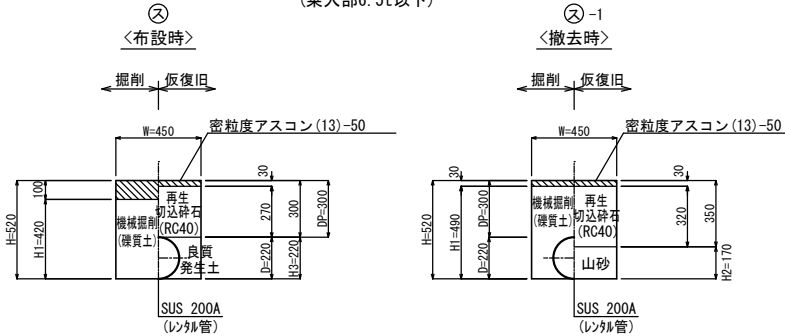



- ※1：土工標準図は現場状況により変更となる場合があります。
- ※2：上層路盤の転圧は1層当り15cm以下で行う。
- ※3：下層路盤の転圧は1層当り20cm以下で行う。
- ※4：掘削深が1.5m以上になる場合は、土留めを行うこと。(根入れ20cm以上)

年度	令和 6 年度		
工事名	県道高崎神流秩父線外配水管布設替工事 (吉田管内・久形・中島工区)		
図面名	仮設土工断面標準図(1)		
縮尺	図示	図番	4 1
秩父広域市町村圏組合水道局			



仮設土工断面標準図 (2) A3 1 : 40
縮尺A1 1 : 20

〈仮設埋設部〉



県道歩道As
(乗入部6.5t超)

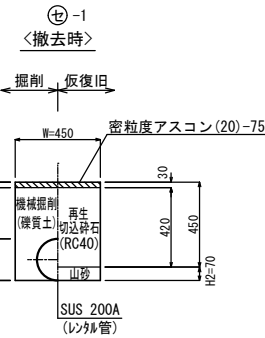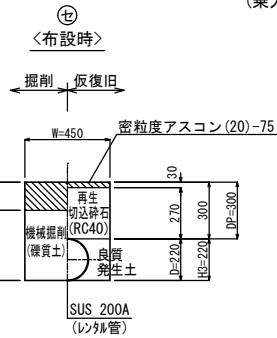

市道車道As
一般市道

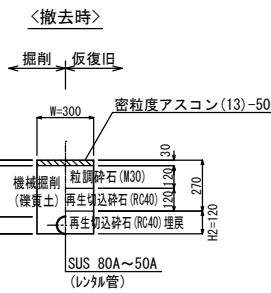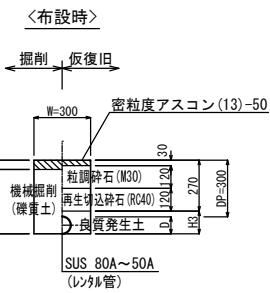



市道車道As
一般市道

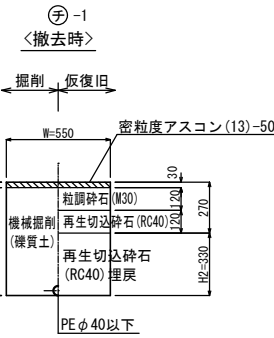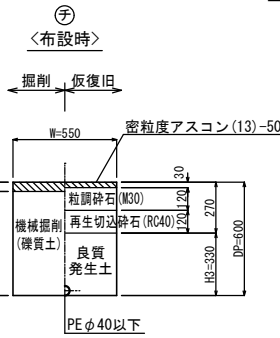



計算番号	管種	管径	管外径D	DP	W	H	H1	H3	備考
⑦	SUS	80A	90	300	300	390	340	120	
⑦-1	SUS	50A	60	300	300	360	310	90	

計算番号	管種	管径	管外径D	DP	W	H	H1	H2	備考
⑦	SUS	80A	90	300	300	390	360	120	
⑦-1	SUS	50A	60	300	300	360	330	90	



市道Co

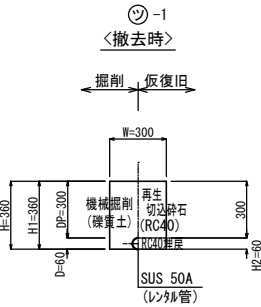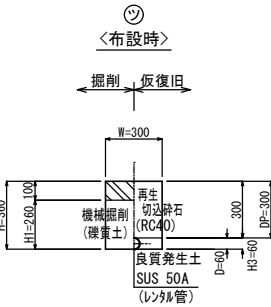



市道Co

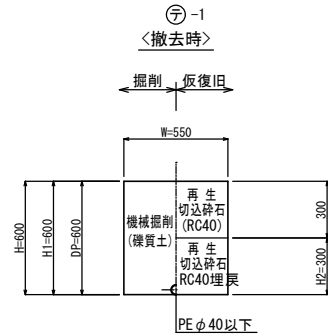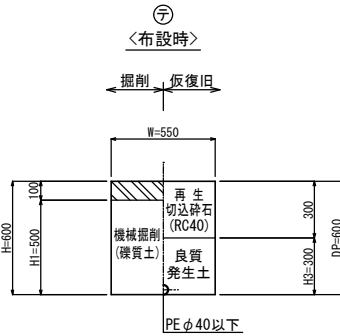



未舗装

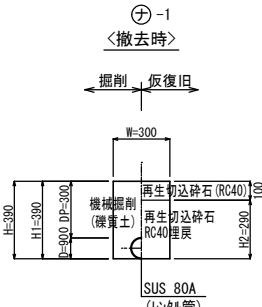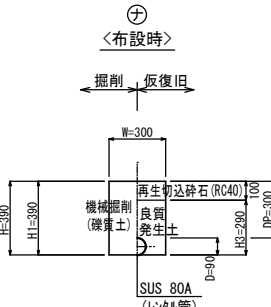



未舗装

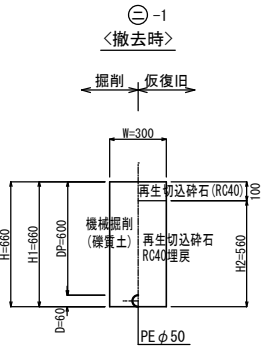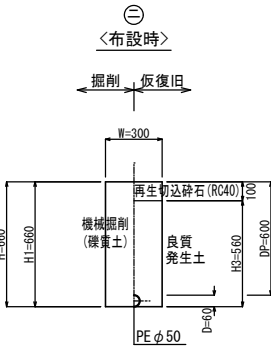

未舗装

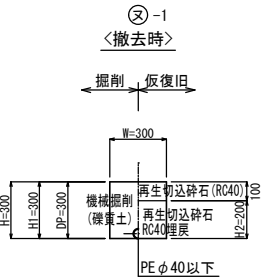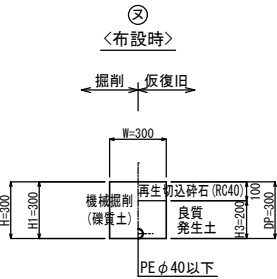

宅地内(砂利)

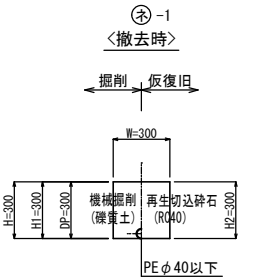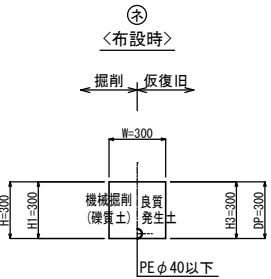


※1：土工標準図は現場状況により変更となる場合があります。
※2：上層路盤の転圧は1層当り15cm以下で行う。
※3：下層路盤の転圧は1層当り20cm以下で行う。
※4：掘削深が1.5m以上になる場合は、土留めを行うこと。(根入れ20cm以上)


年 度	令和 6 年度		
工事名	県道高崎神流秩父線外配水管布設替工事 (吉田管内・久形・中島工区)		
図面名	仮設土工断面標準図(2)		
縮 尺	図示	図 面 号	4 2
秩父広域市町村圏組合水道局			

仮設土工断面標準図 (3) A3 1:40
縮尺A1 1:20


〈試掘部〉

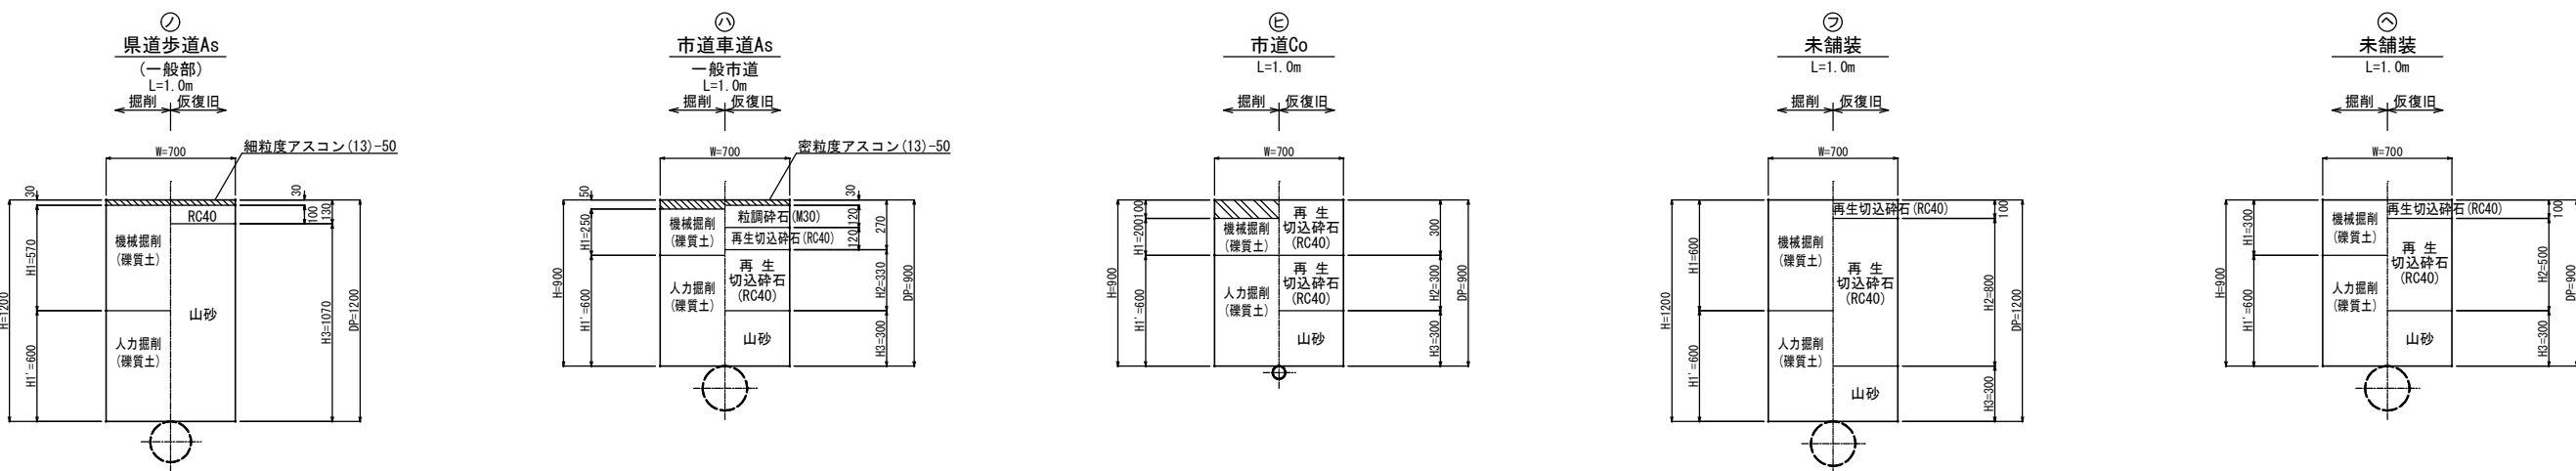

〈既設管柱帽部〉

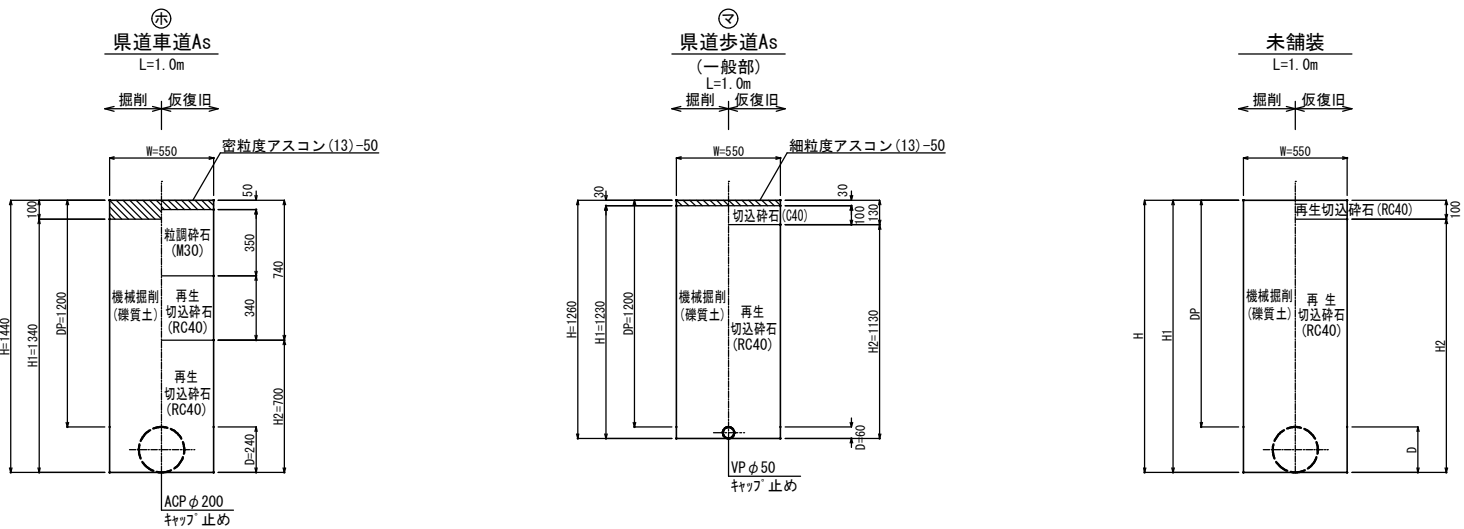

土留工標準断面図 S=NON

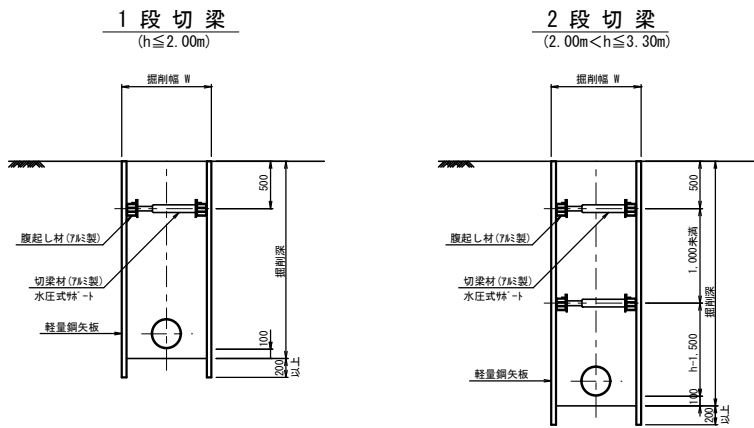


計算 番号	管種	管径	管外径 D	DP	W	H	H1	H2	備 考
㊟	ACP	φ 200	240	1200	550	1440	1440	1340	キャップ 止め
㊤	DIP	φ 200	220	1200	550	1420	1420	1320	キャップ 止め
㊦	ACP	φ 200	240	900	550	1140	1140	1040	キャップ 止め

※1：土工標準図は現場状況により変更となる場合があります。
※2：上層路盤の転圧は1層当り15cm以下で行う。
※3：下層路盤の転圧は1層当り20cm以下で行う。
※4：掘削深が1.5m以上になる場合は、土留めを行うこと。(根入れ20cm以上)

年 度	令和 6 年度		
工事名	県道高崎神流秩父線外配水管布設替工事 (吉田管内・久形・中島工区)		
図面名	仮設土工断面標準図 (3)		
縮 尺	図示	図 番 号	4 3
秩父広域市町村圏組合水道局			


仮設土工断面標準図 (4) A3 1:40
縮尺 A1 1:20

〈不断水仕切弁部〉

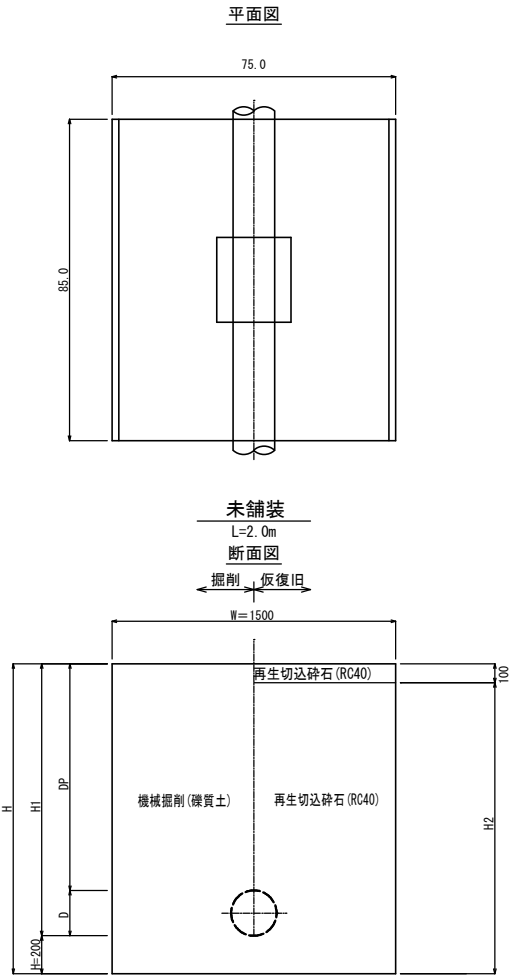

計算 番号	管種	管径	管外径 D	DP	W	H	H1	H2	備 考
㊷	ACP	φ200	240	900	1500	1340	1140	1040	キャップ含む
㊸	VP	φ100	110	900	1500	1210	1010	910	キャップ含む

〈不断水 T 字管部〉

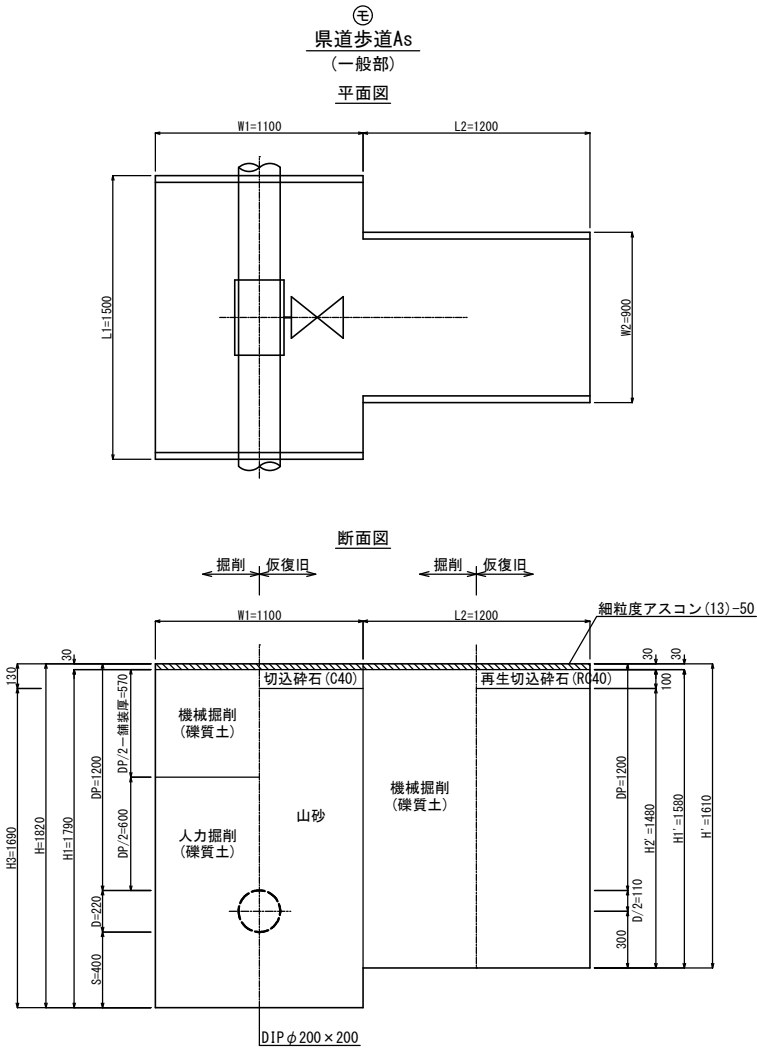


※1：土工標準図は現場状況により変更となる場合があります。
※2：上層路盤の転圧は1層当り15cm以下で行う。
※3：下層路盤の転圧は1層当り20cm以下で行う。
※4：掘削深が1.5m以上になる場合は、土留めを行うこと。(根入れ20cm以上)

年 度	令和 6 年度		
工事名	県道高崎神流秩父線外配水管布設替工事 (吉田管内・久形・中島工区)		
図面名	仮設土工断面標準図 (4)		
縮 尺	図示	図 番 号	4 4
秩父広域市町村圏組合水道局			


本復旧断面標準図

A3 1 : 40
縮尺A1 1 : 20

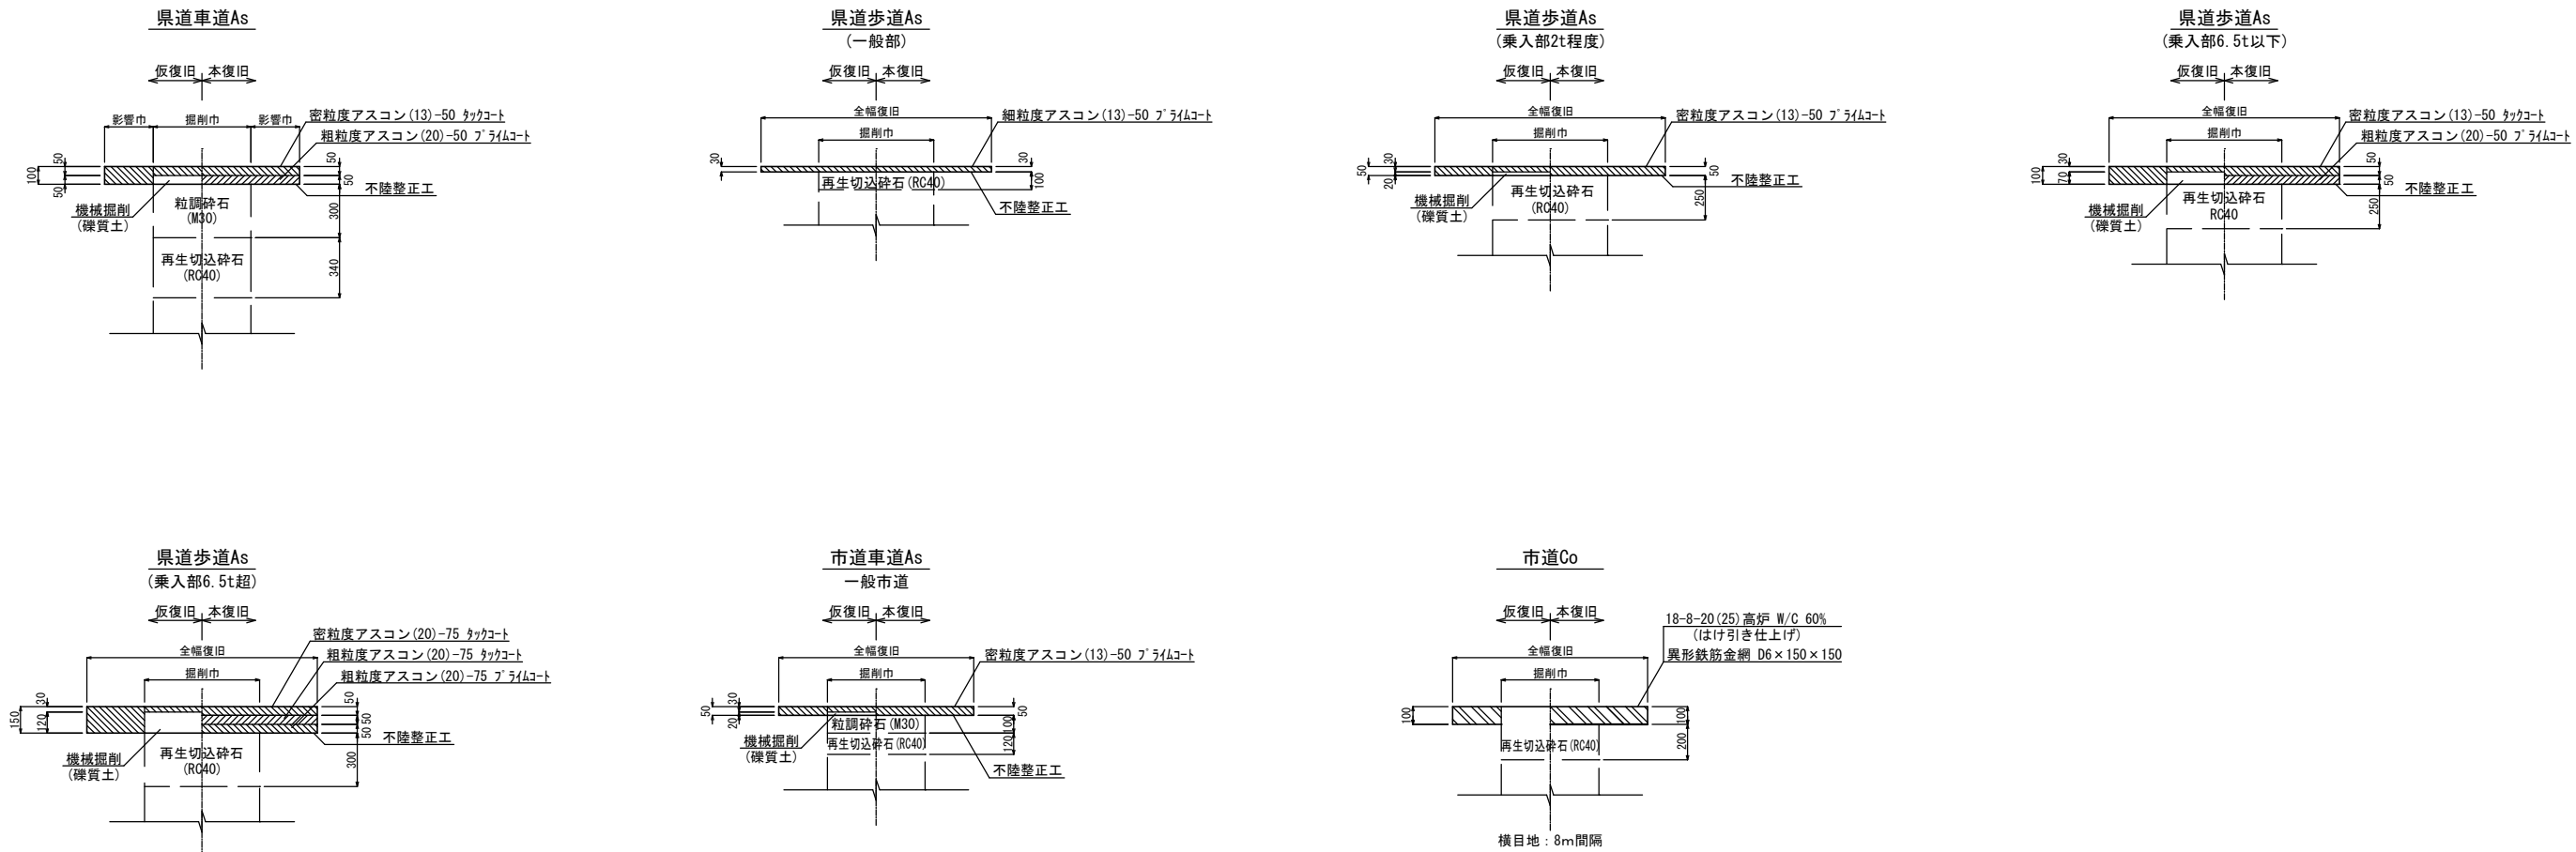


年 度	令和 6 年度		
工事名	県道高崎神流秩父線外配水管布設替工事 (吉田管内・久形・中島工区)		
図面名	本復旧断面標準図		
縮 尺	図示	図 番	4 5
秩父広域市町村圏組合水道局			

仕切弁筐据付標準図 A3 1:20
縮尺A1 1:10

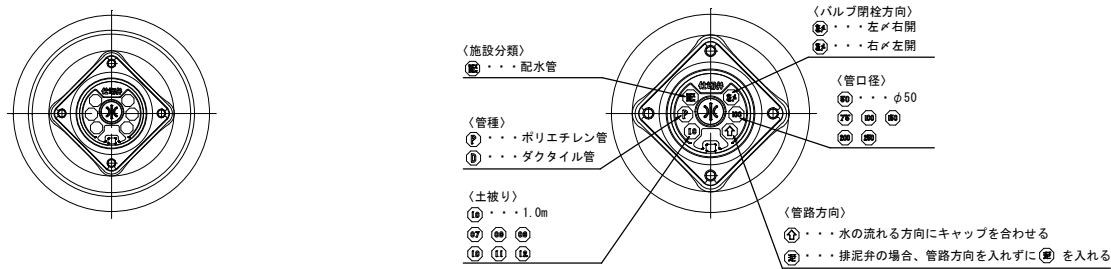


仕切弁筐据付標準図 A3 1:40
縮尺A1 1:20

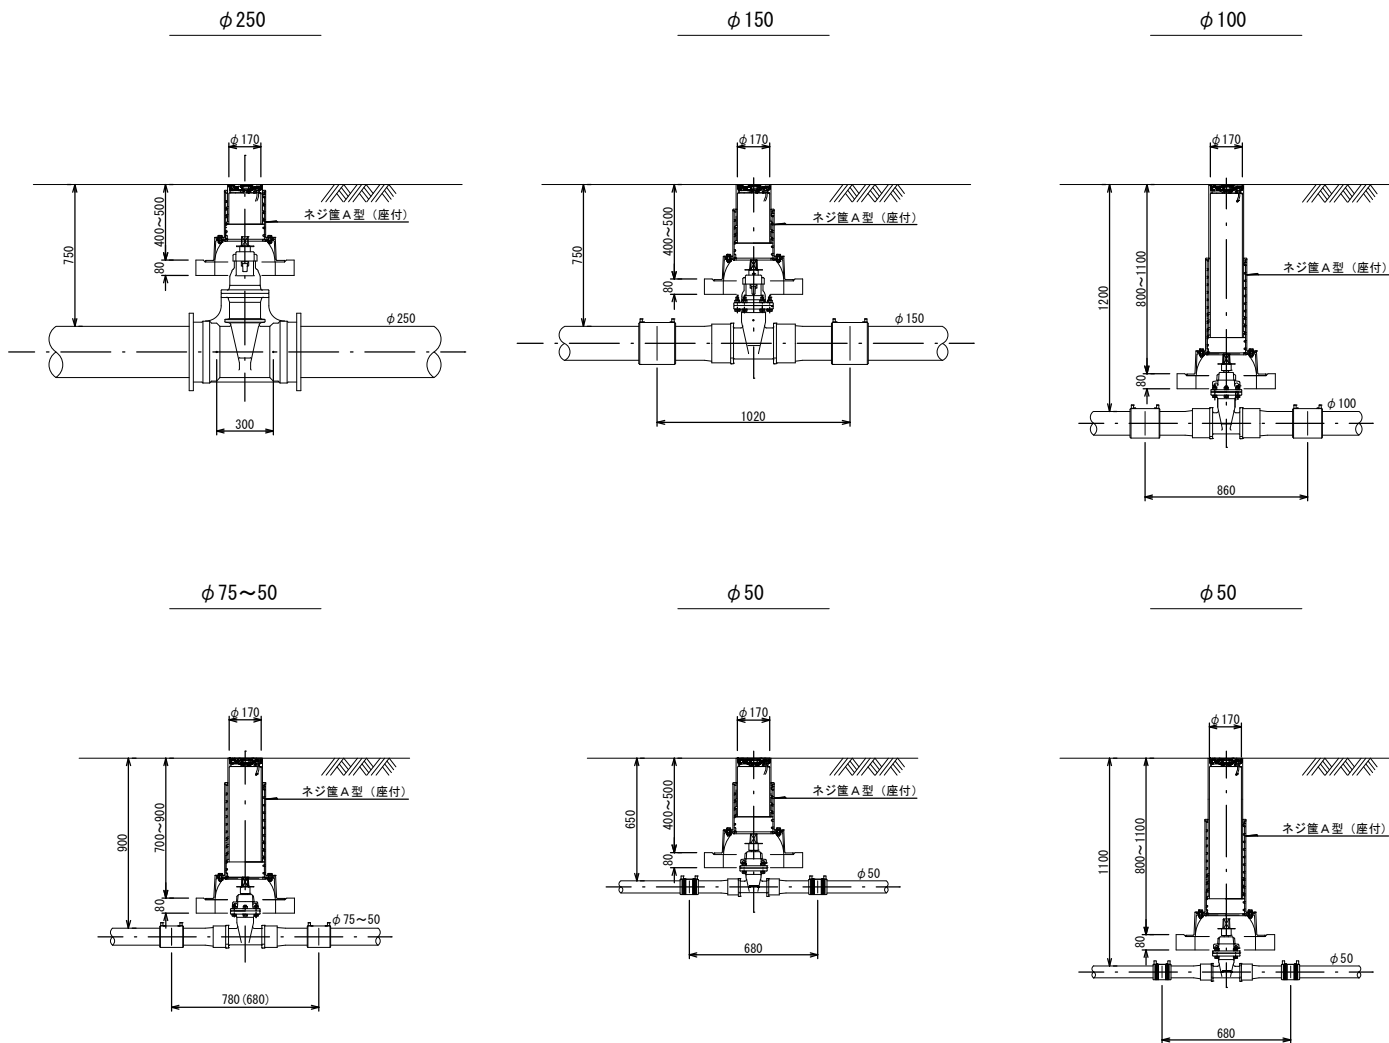


消火栓室据付標準図 A3 1:20
縮尺A1 1:10

秩父広域市町村圏組合水道局型 消火栓鉄蓋図（耐スリップ模様）

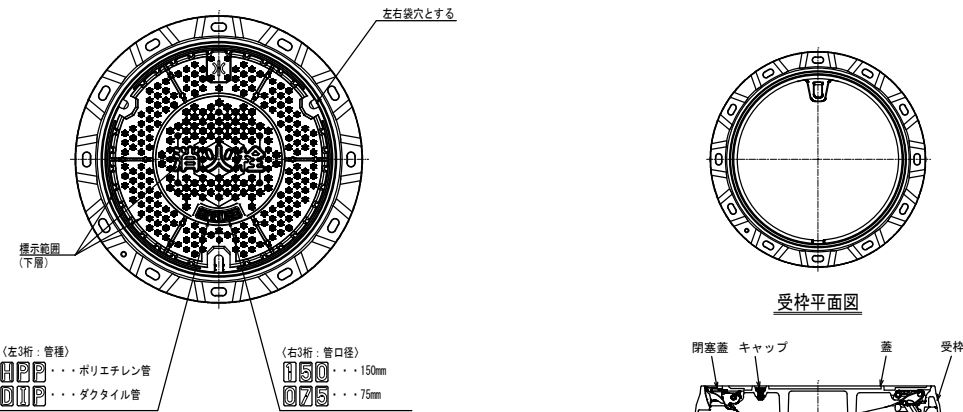


蓋, 受枠平面図

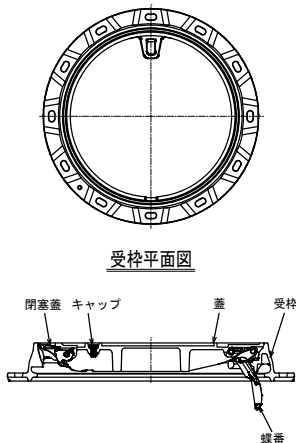


蓋, 受枠断面図

消火栓室据付標準図 A3 1:40
縮尺A1 1:20


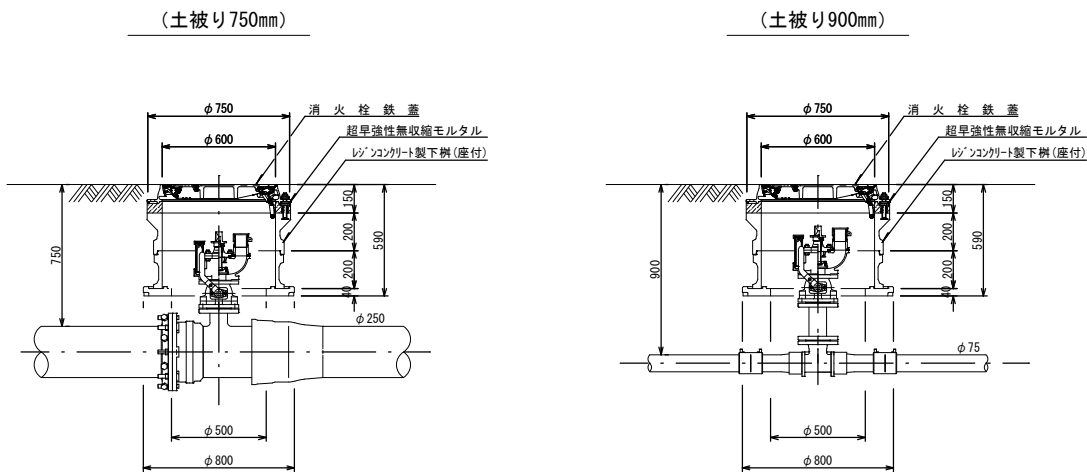


給水装置標準図 S=FREE


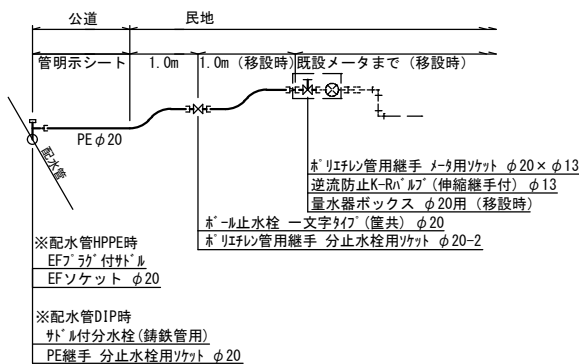



年 度	令和 6 年度		
工事名	県道高崎神流秩父線外配水管布設替工事 (吉田管内・久形・中島工区)		
図面名	付帯構造図・給水装置標準図		
縮 尺	図示	図 番 号	4 6
秩父広域市町村圏組合水道局			

舗装本復旧図(1) A3 1:1000
縮尺A1 1:500

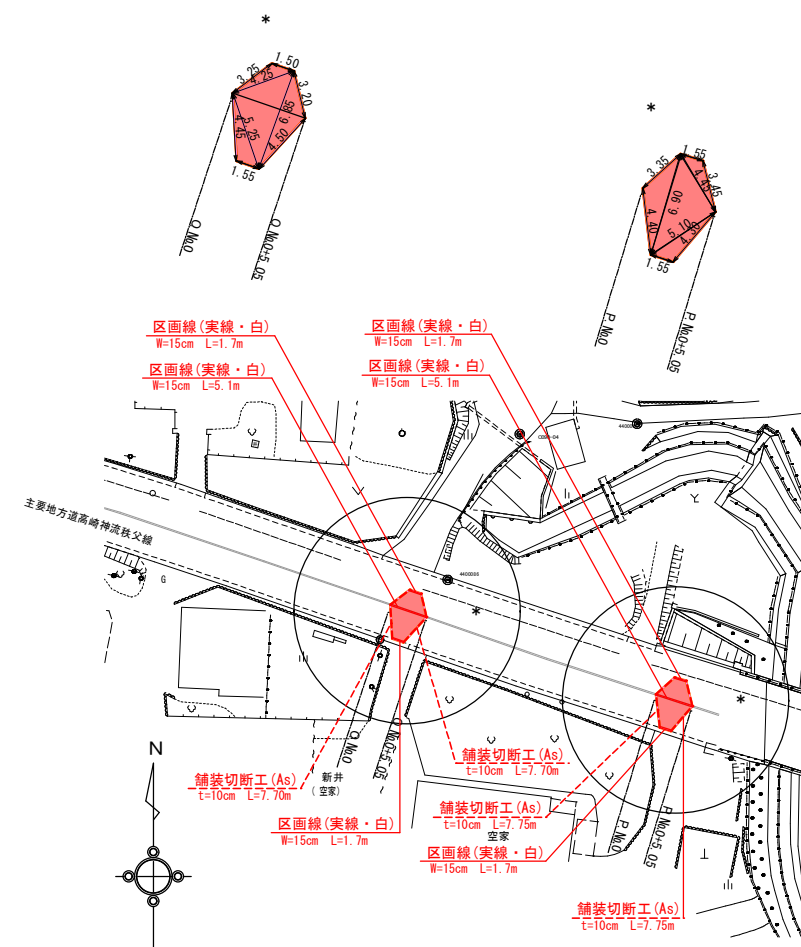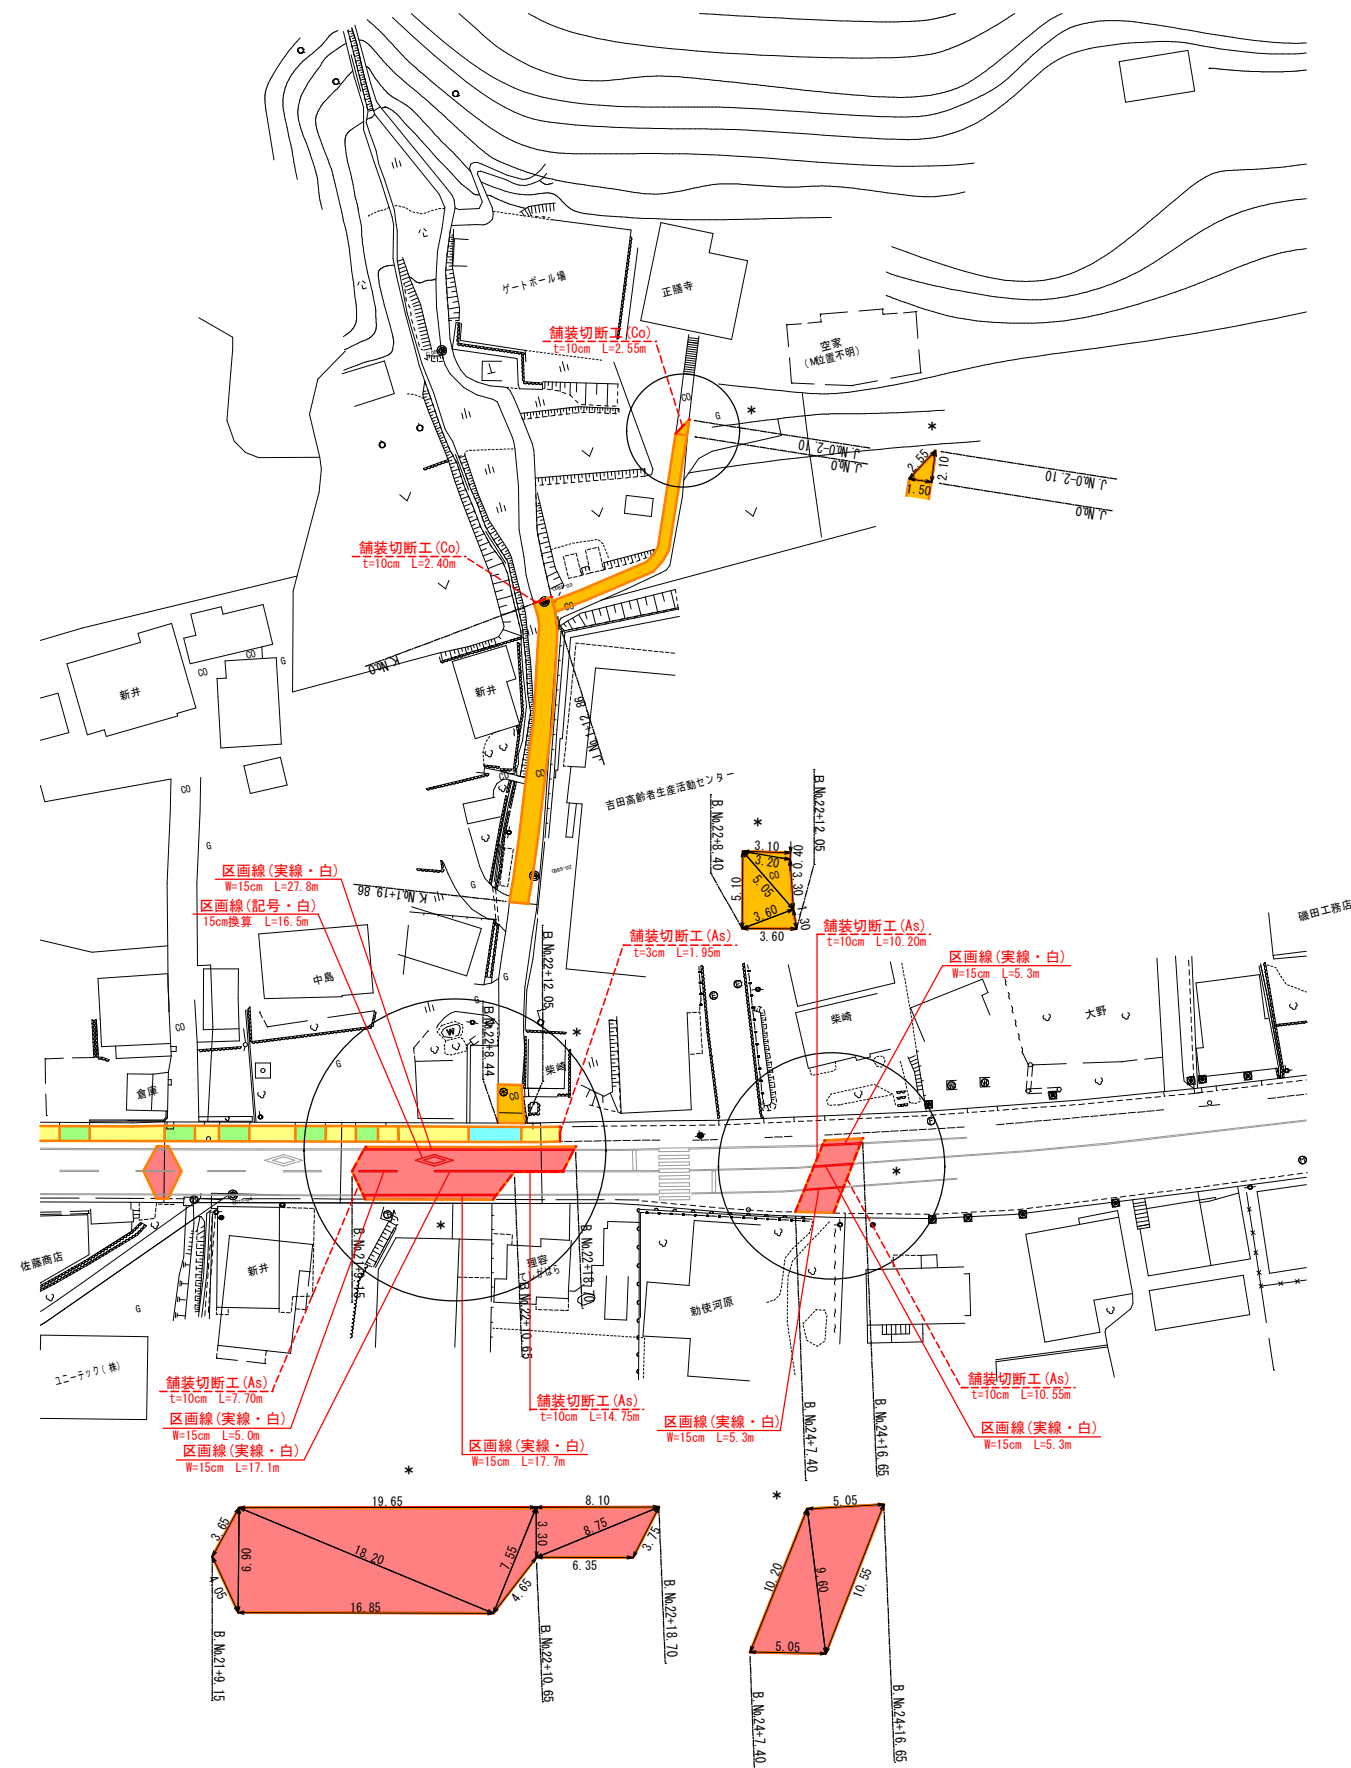


年度	令和 6 年度		
工事名	県道高崎神流秩父線外配水管布設替工事 (吉田管内・久形・中島工区)		
図面名	舗装本復旧図(1)		
縮尺	図示	図番	面号
秩父広域市町村圏組合水道局			

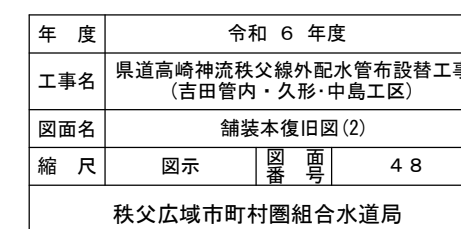 


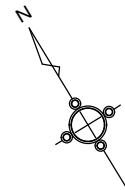


舗装本復旧図(3) A3 1:1000
縮尺A1 1:500

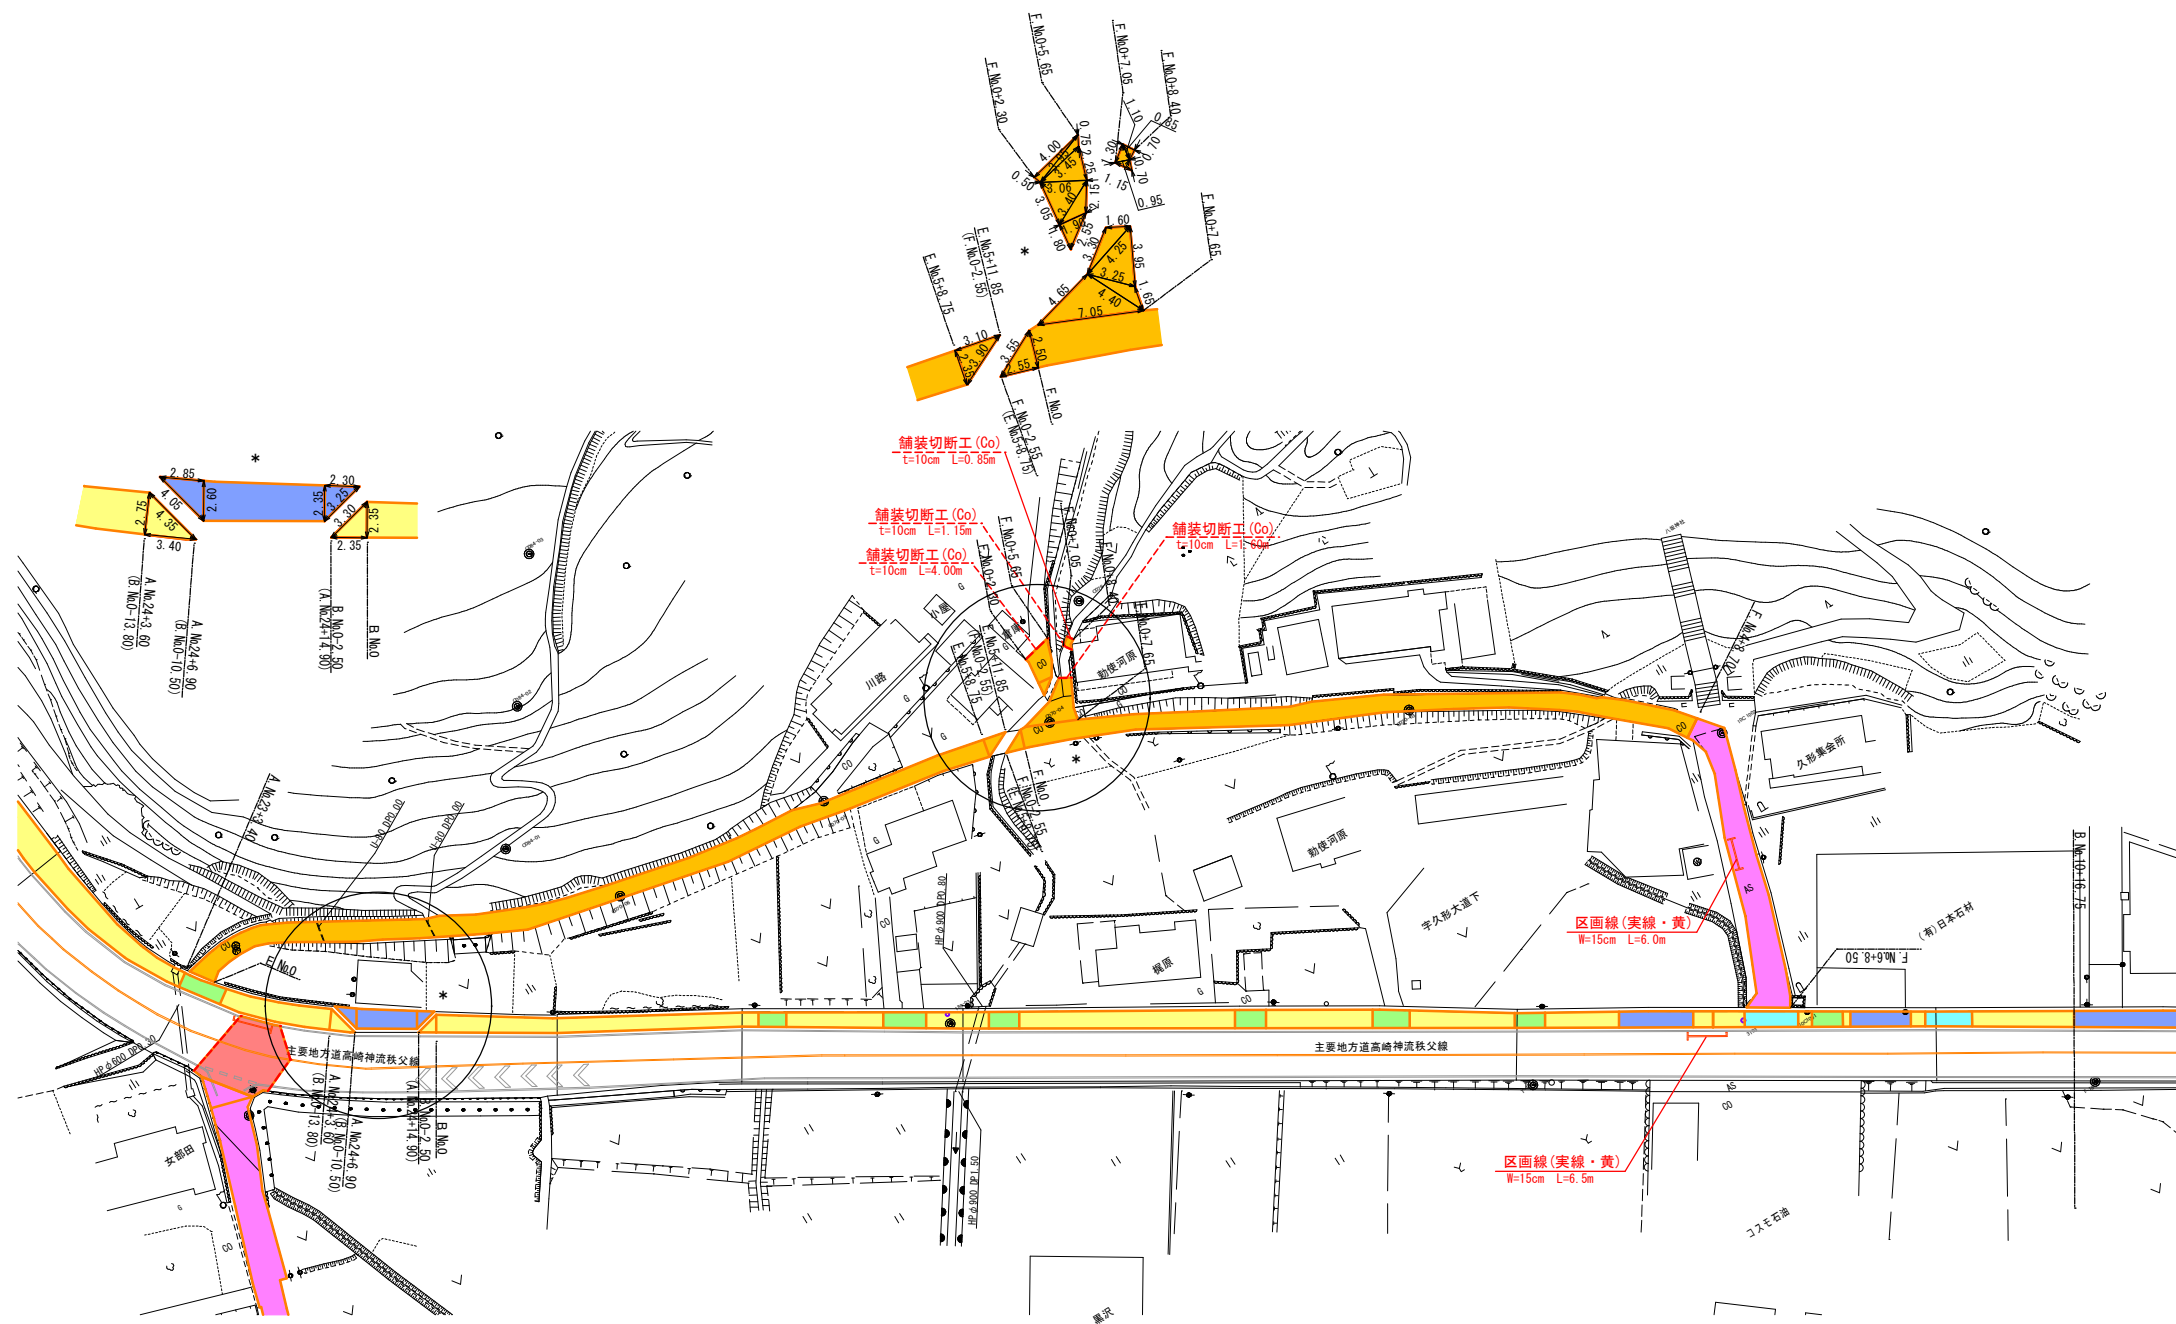



年 度	令和 6 年度		
工事名	県道高崎神流秩父線外配水管布設替工事 (吉田管内・久形・中島工区)		
図面名	舗装本復旧図(3)		
縮 尺	図 示	図 番	4 9
秩父広域市町村圏組合水道局			

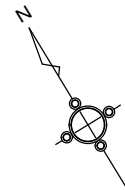


舗装本復旧図(4) A3 1:1000
縮尺A1 1:500

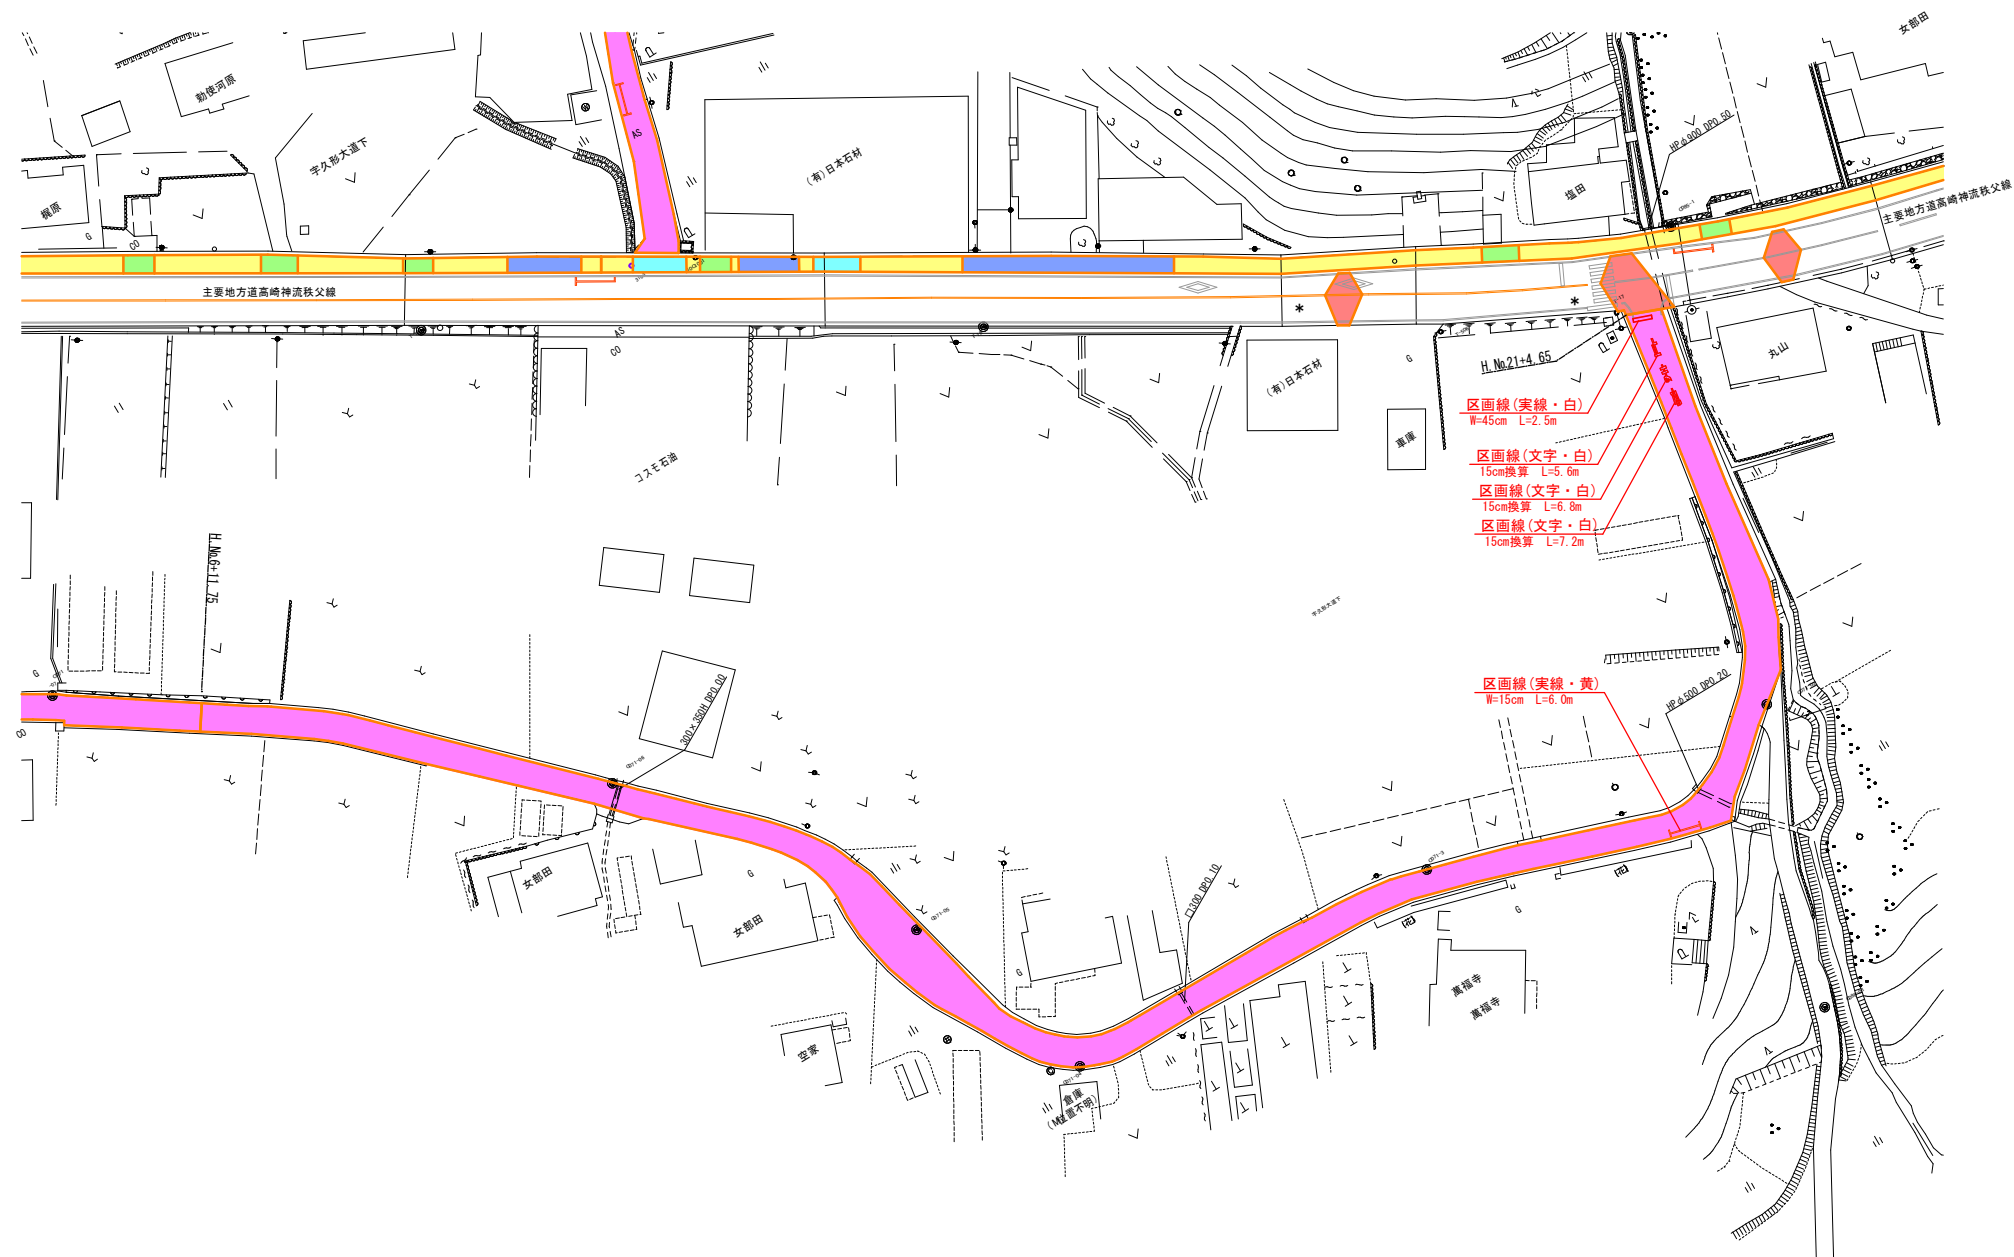


年 度	令和 6 年度		
工事名	県道高崎神流秩父線外配水管布設替工事 (吉田管内・久形・中島工区)		
図面名	舗装本復旧図(4)		
縮 尺	図 示	図 番	5 0
秩父広域市町村圏組合水道局			

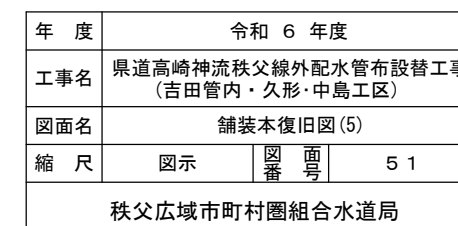 


 

舗装本復旧図(6) A3 1:1000
縮尺A1 1:500

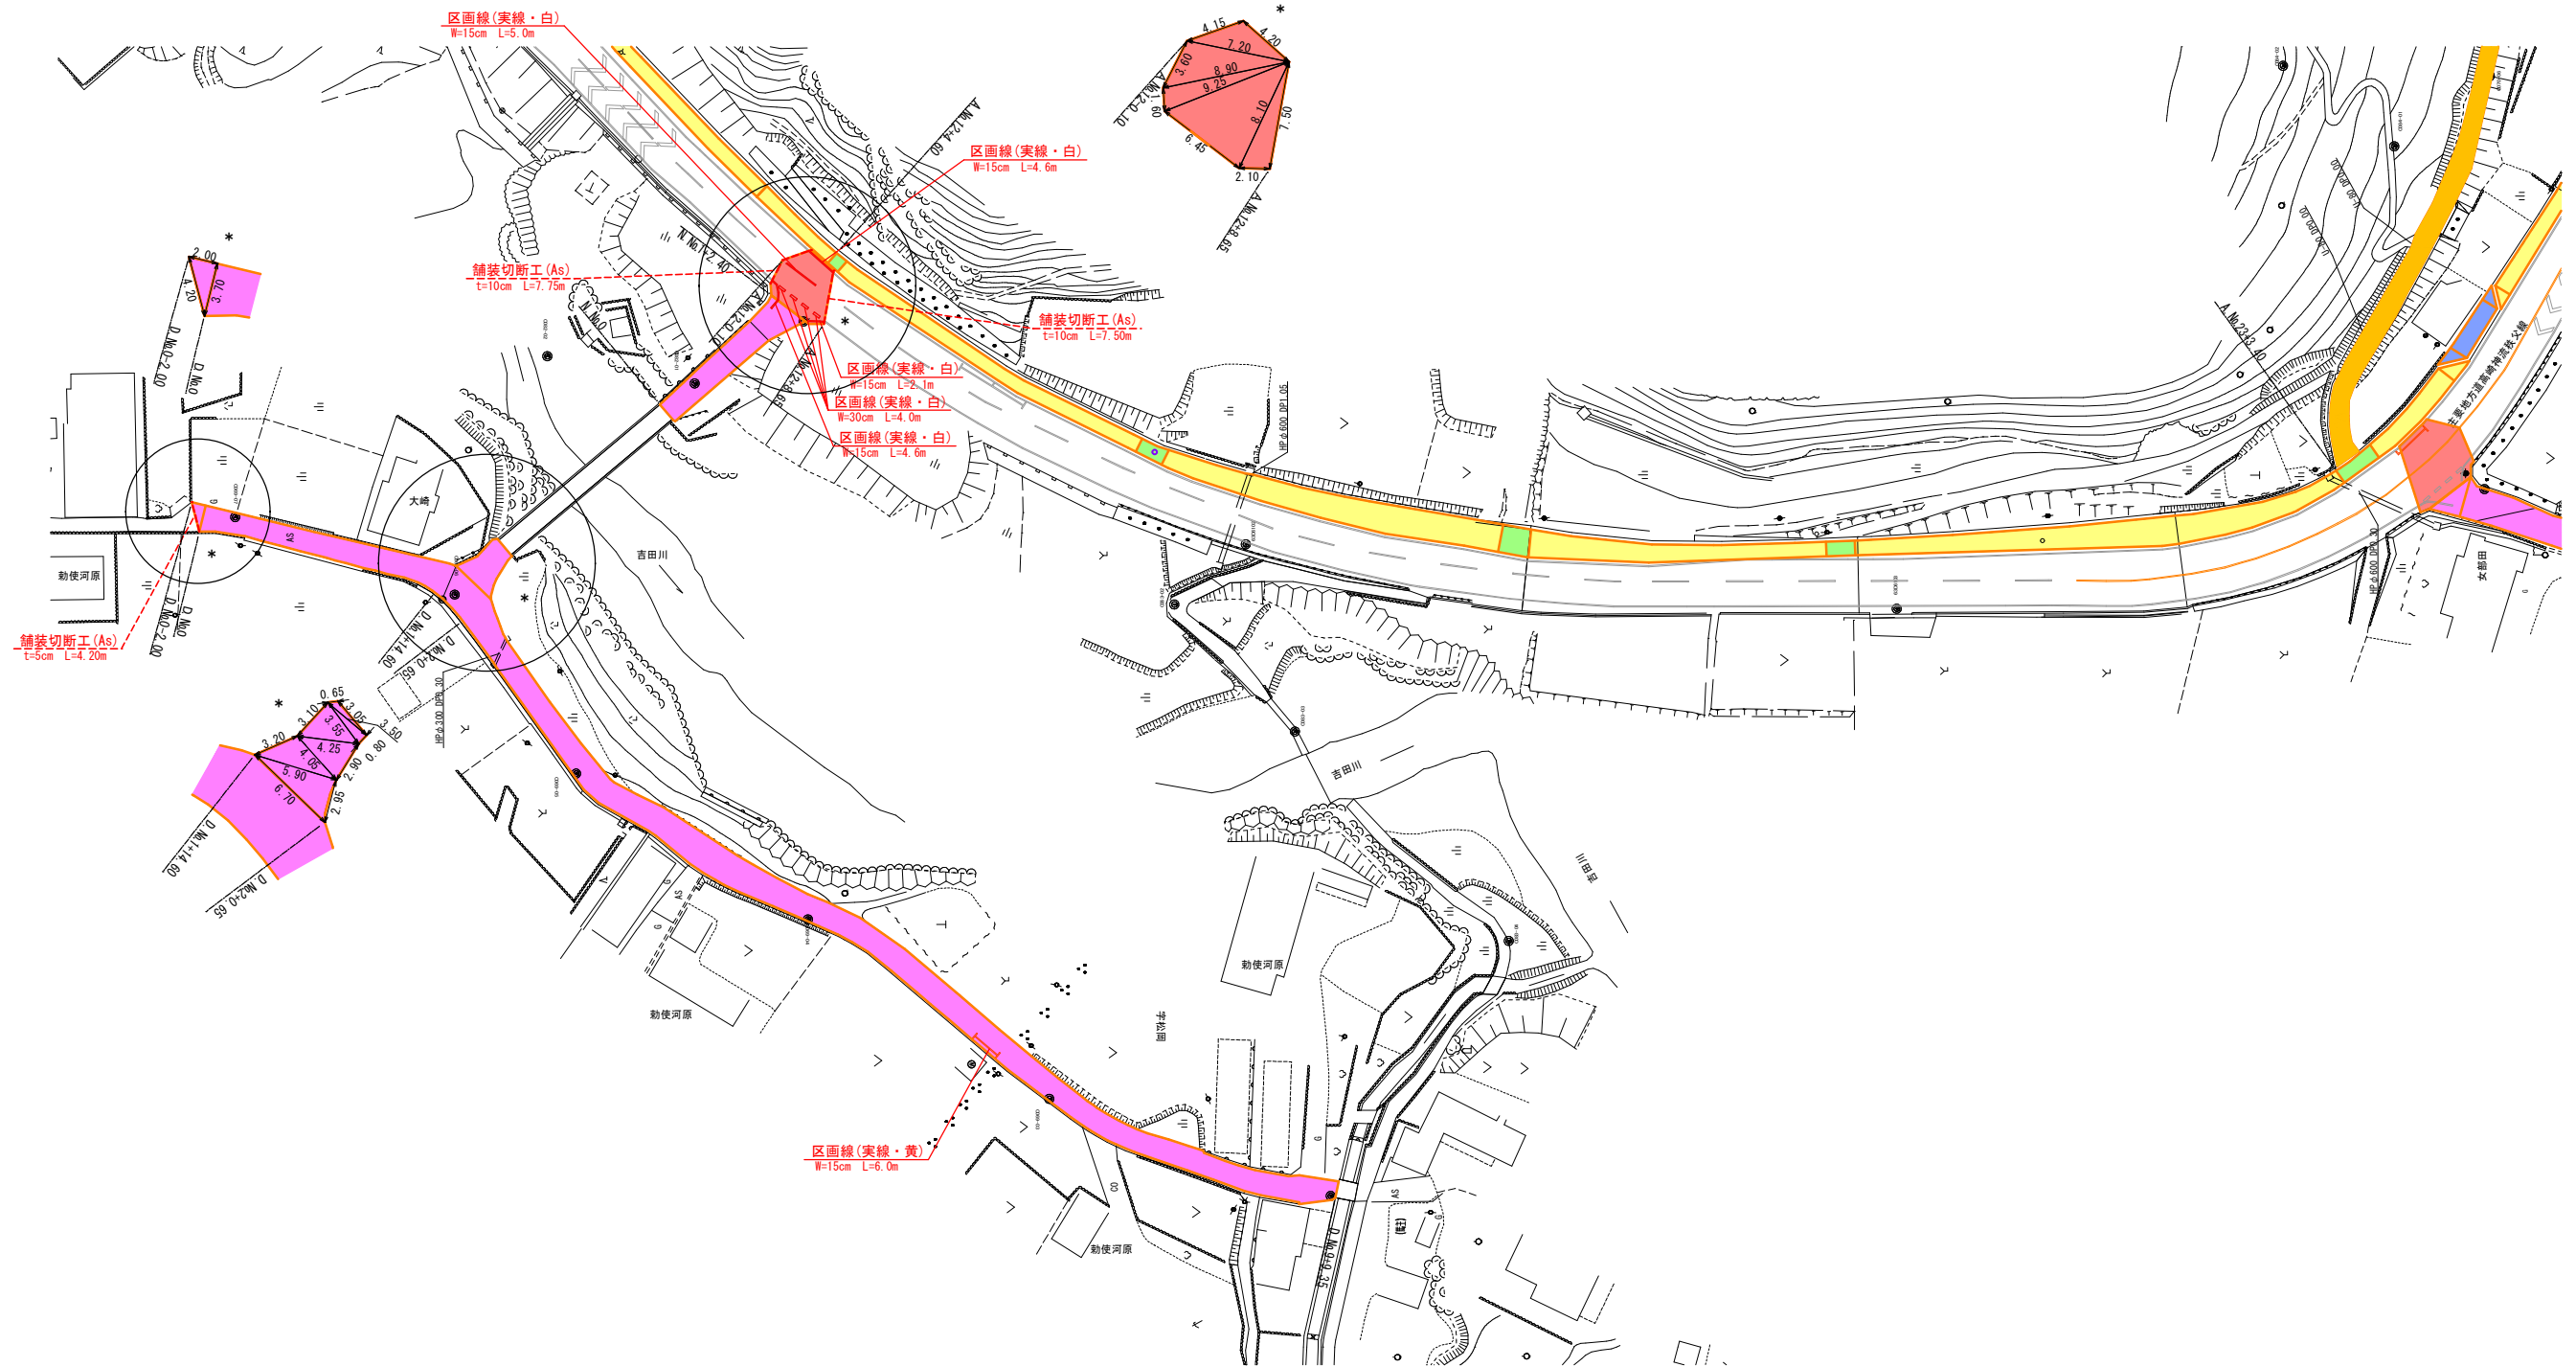

年 度	令和 6 年度		
工事名	県道高崎神流秩父線外配水管布設替工事 (吉田管内・久形・中島工区)		
図面名	舗装本復旧図(6)		
縮 尺	図 示	図 番	5 2
秩父広域市町村圏組合水道局			

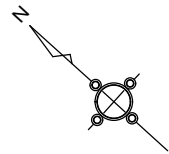


舗装本復旧図(7) A3 1:1000
縮尺A1 1:500

記号	名称
	①県道車道部
	②歩道一般部
	③歩道出入口(2t程度・開口6m未満)
	④歩道出入口(6.5t以下・開口6m以上8m未満)
	⑤歩道出入口(6.5t超・8m以上)
	⑥市道(Co)
	⑦市道(As)









年 度	令和 6 年度		
工事名	県道高崎神流秩父線外配水管布設替工事 (吉田管内・久形・中島工区)		
図面名	舗装本復旧図(7)		
縮 尺	図 示	図 番 号	5 7
秩父広域市町村圏組合水道局			

舗装展開図(1) A3 1 : 400
縮尺A1 1 : 200

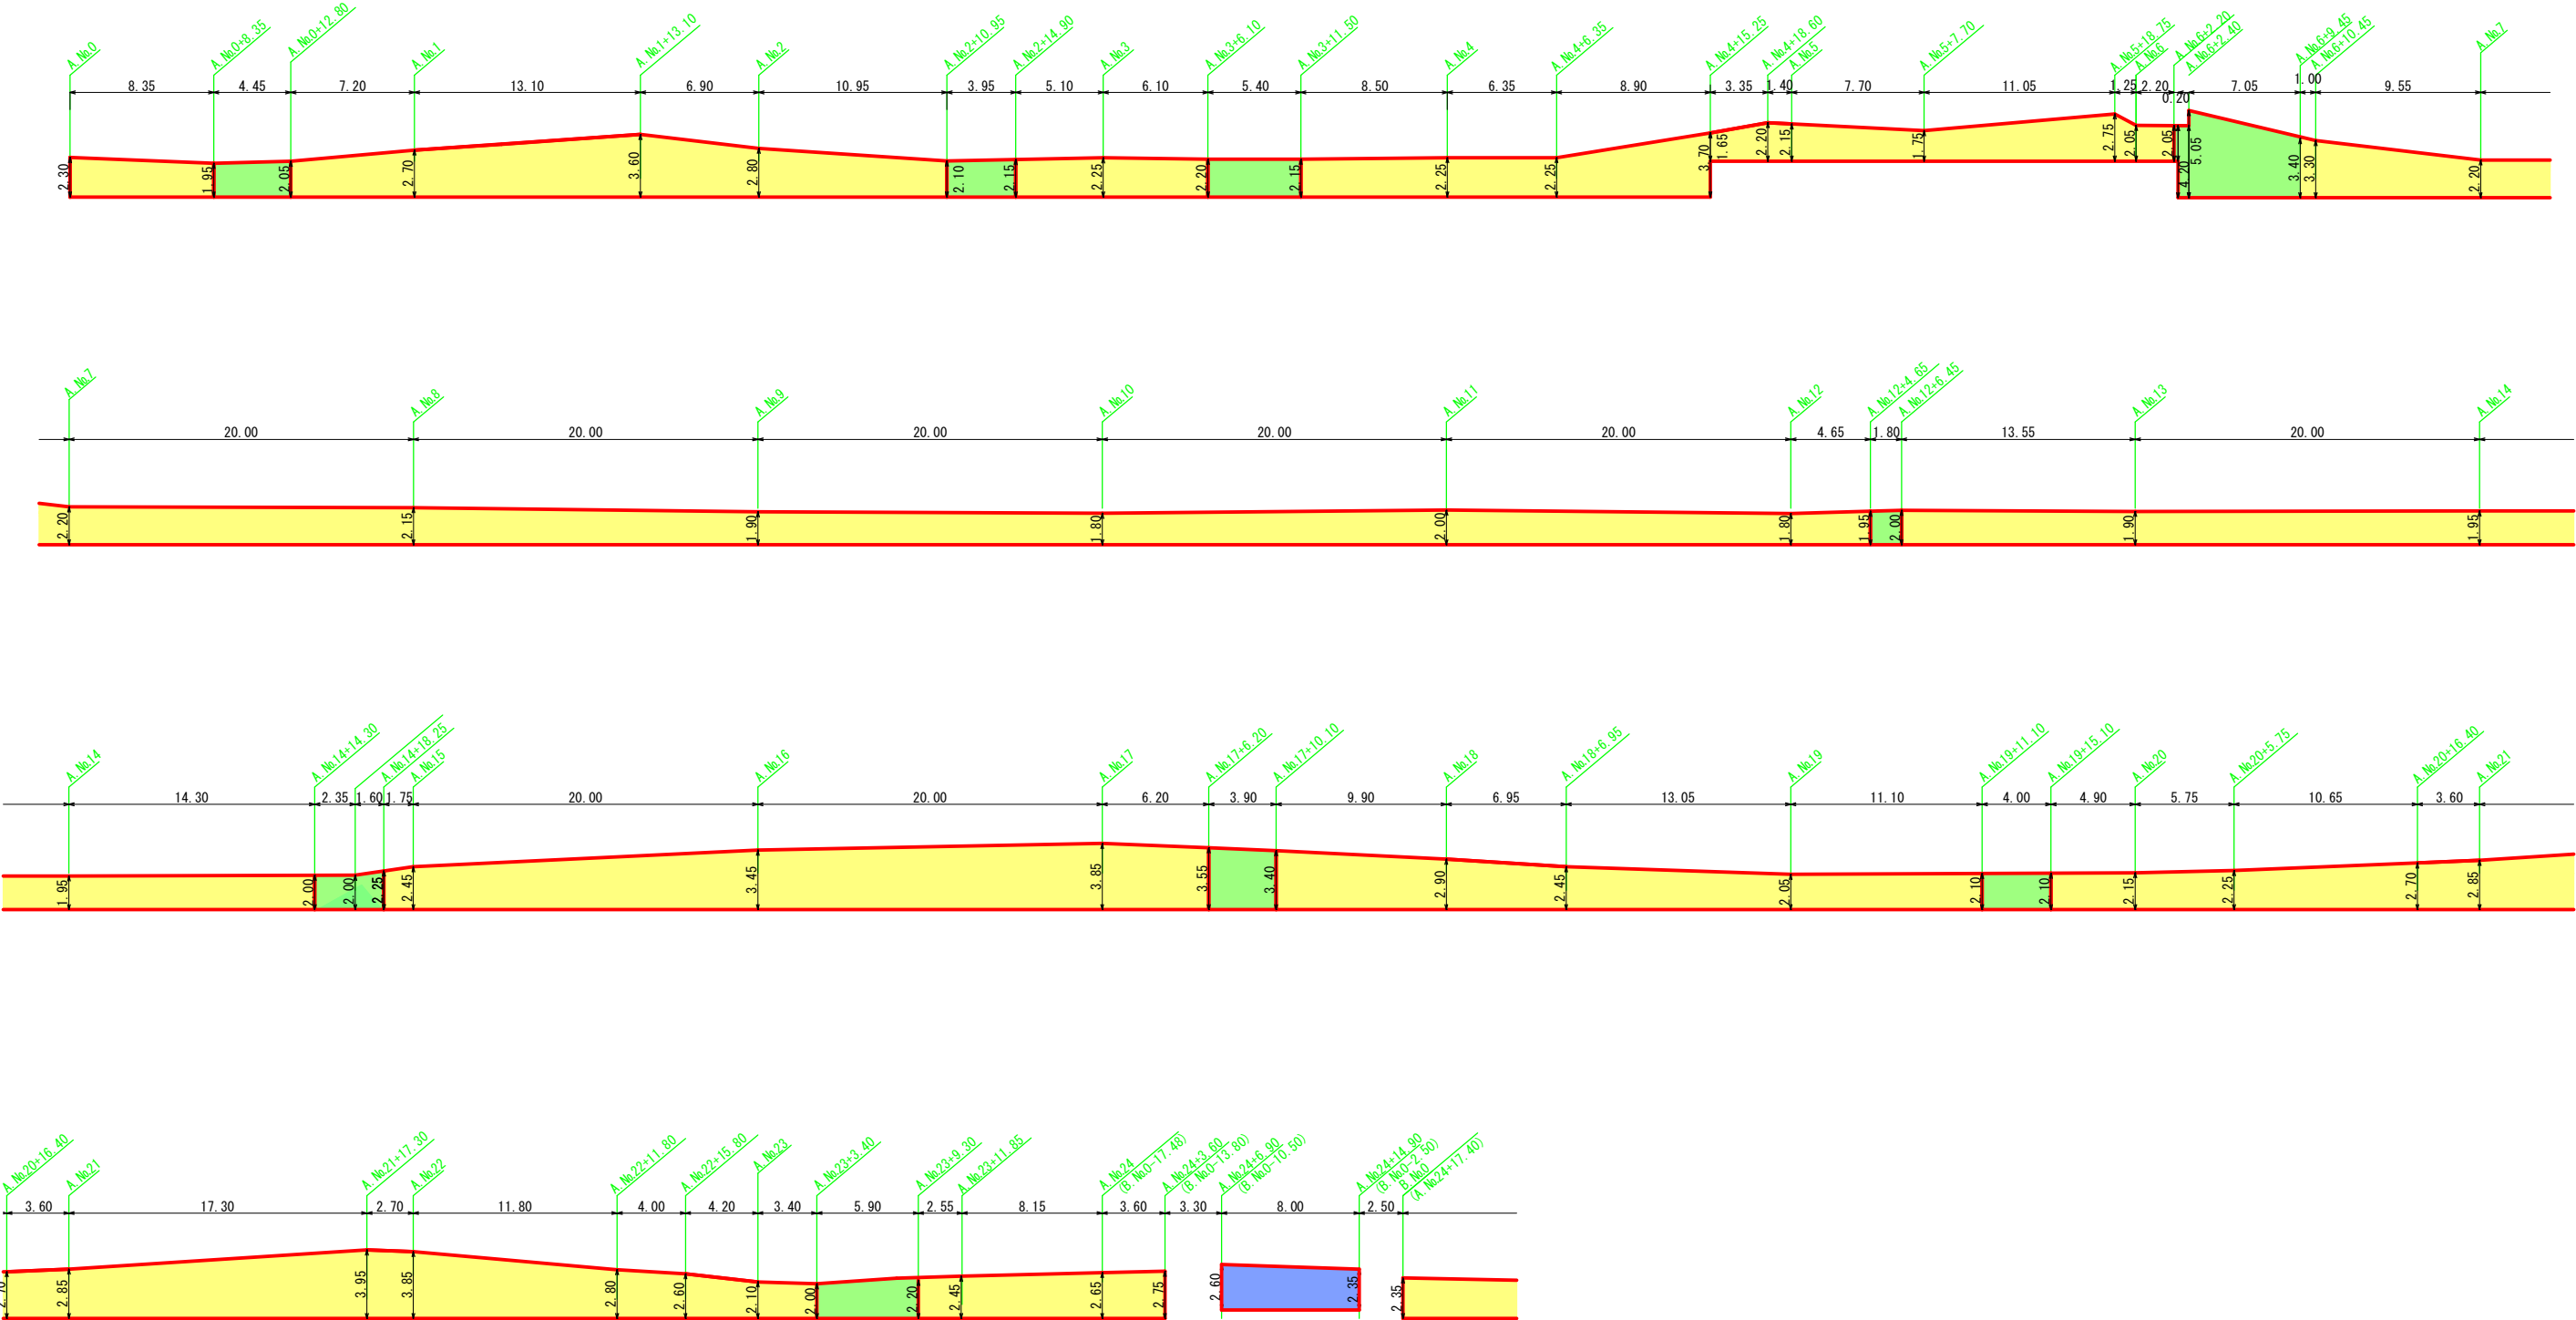






年 度	令和 6 年度		
工事名	県道高崎神流秩父線外配水管布設替工事 (吉田管内・久形・中島工区)		
図面名	舗装展開図(1)		
縮 尺	図 示	図 番	5 4
秩父広域市町村圏組合水道局			

舗装展開図(2) A3 1 : 400
縮尺A1 1 : 200

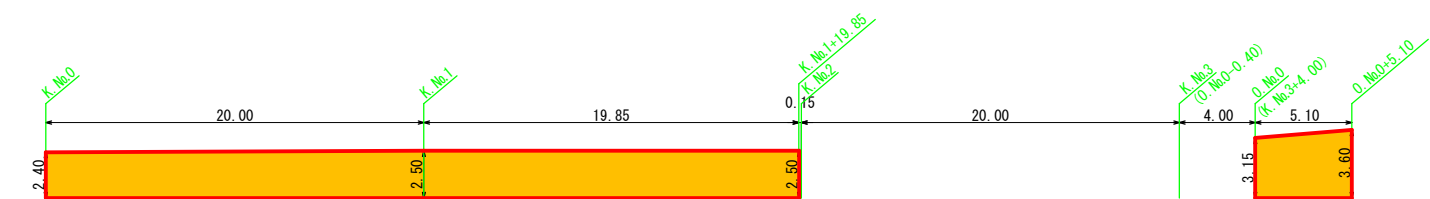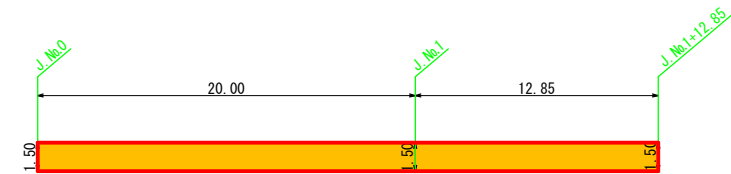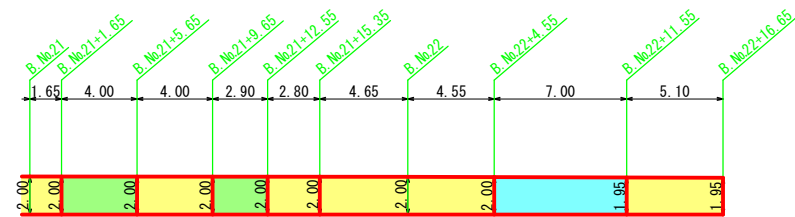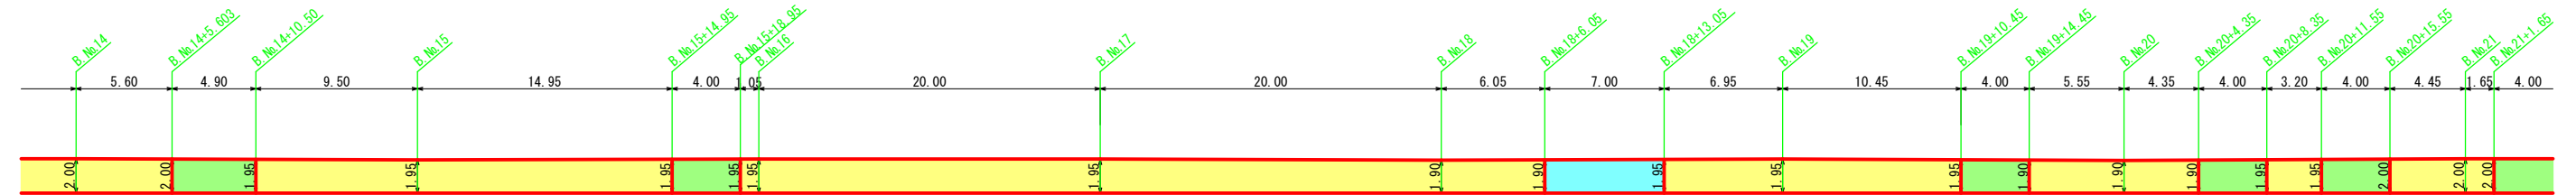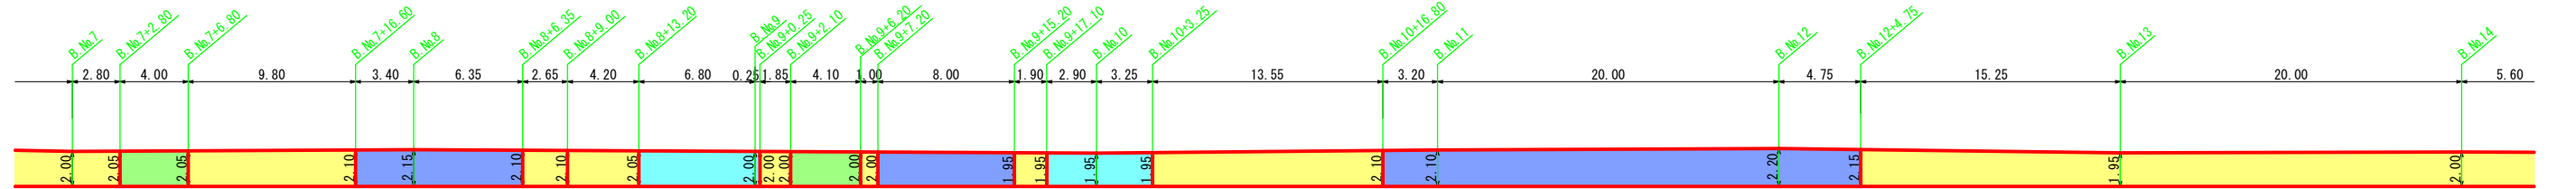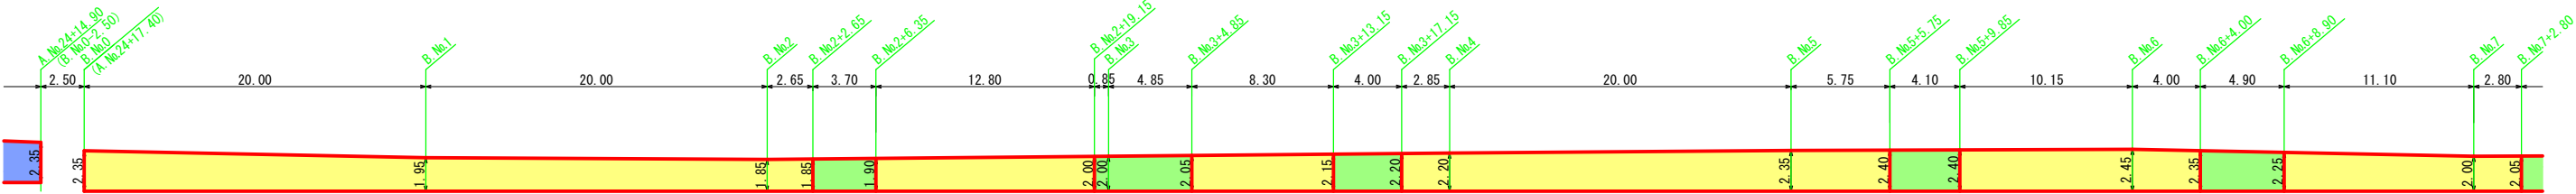


年 度	令和 6 年度		
工事名	県道高崎神流秩父線外配水管布設替工事 (吉田管内・久形・中島工区)		
図面名	舗装展開図(2)		
縮 尺	図 示	図 番	5 5
秩父広域市町村圏組合水道局			

舗装展開図(3) A3 1 : 400
縮尺A1 1 : 200

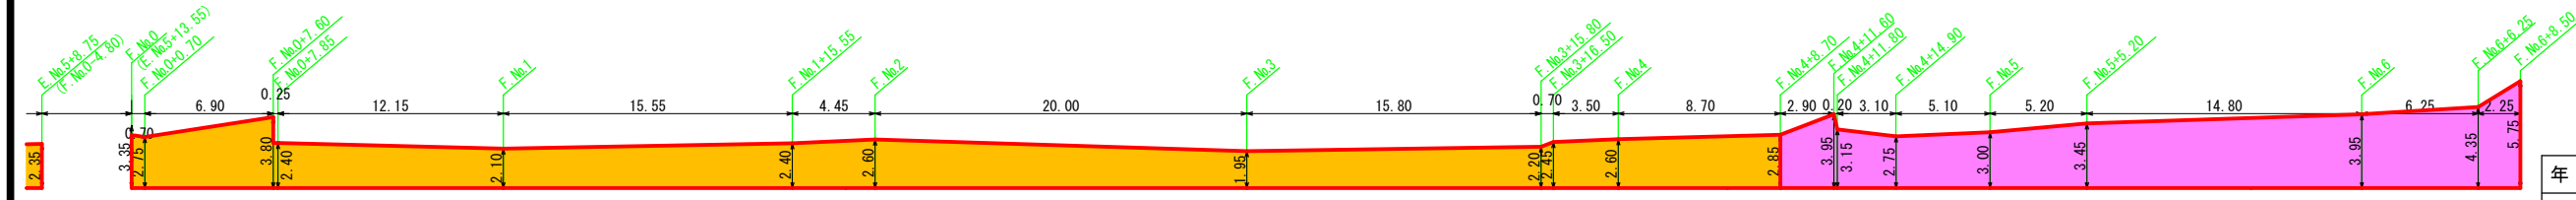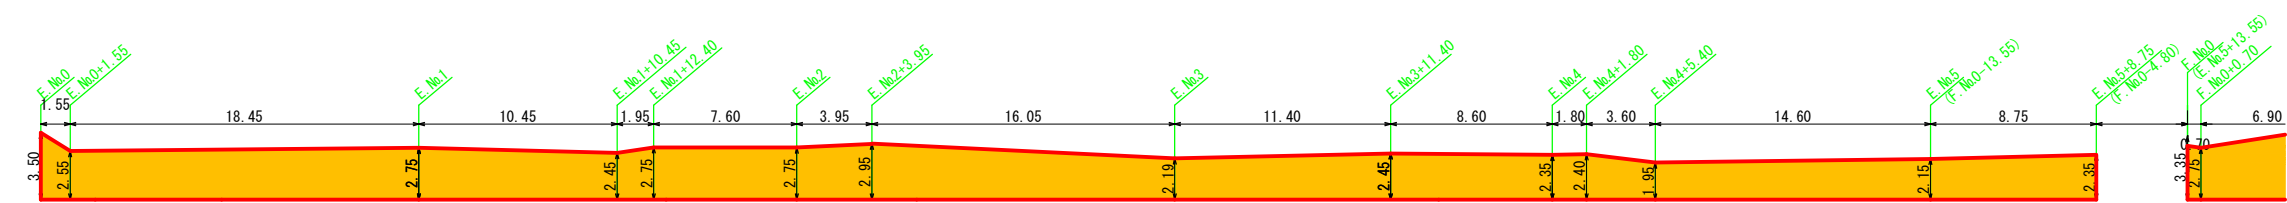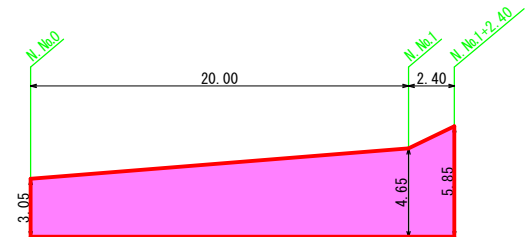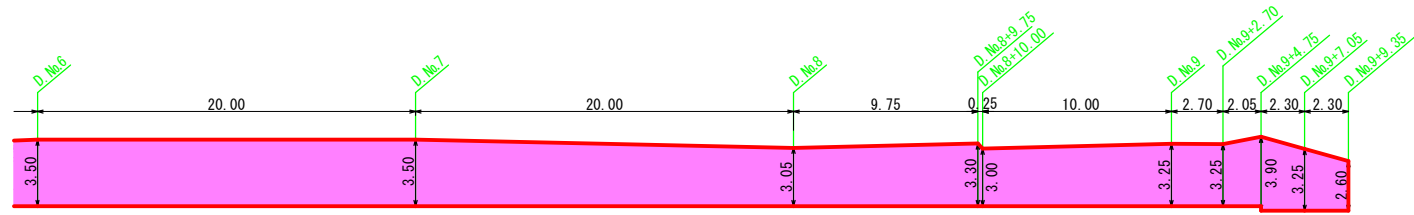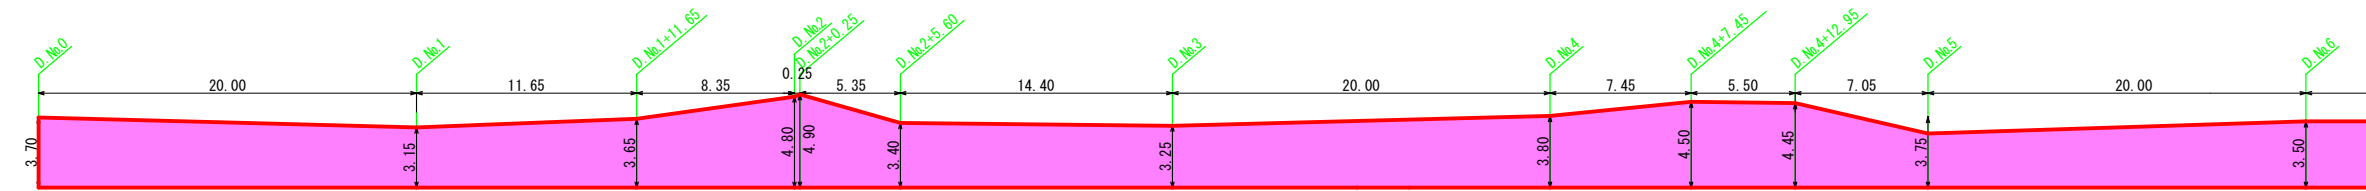

年 度	令和 6 年度		
工事名	県道高崎神流秩父線外配水管布設替工事 (吉田管内・久形・中島工区)		
図面名	舗装展開図(3)		
縮 尺	図 示	図 番	5 6
秩父広域市町村圏組合水道局			

舗装展開図(4) A3 1:400
縮尺A1 1:200

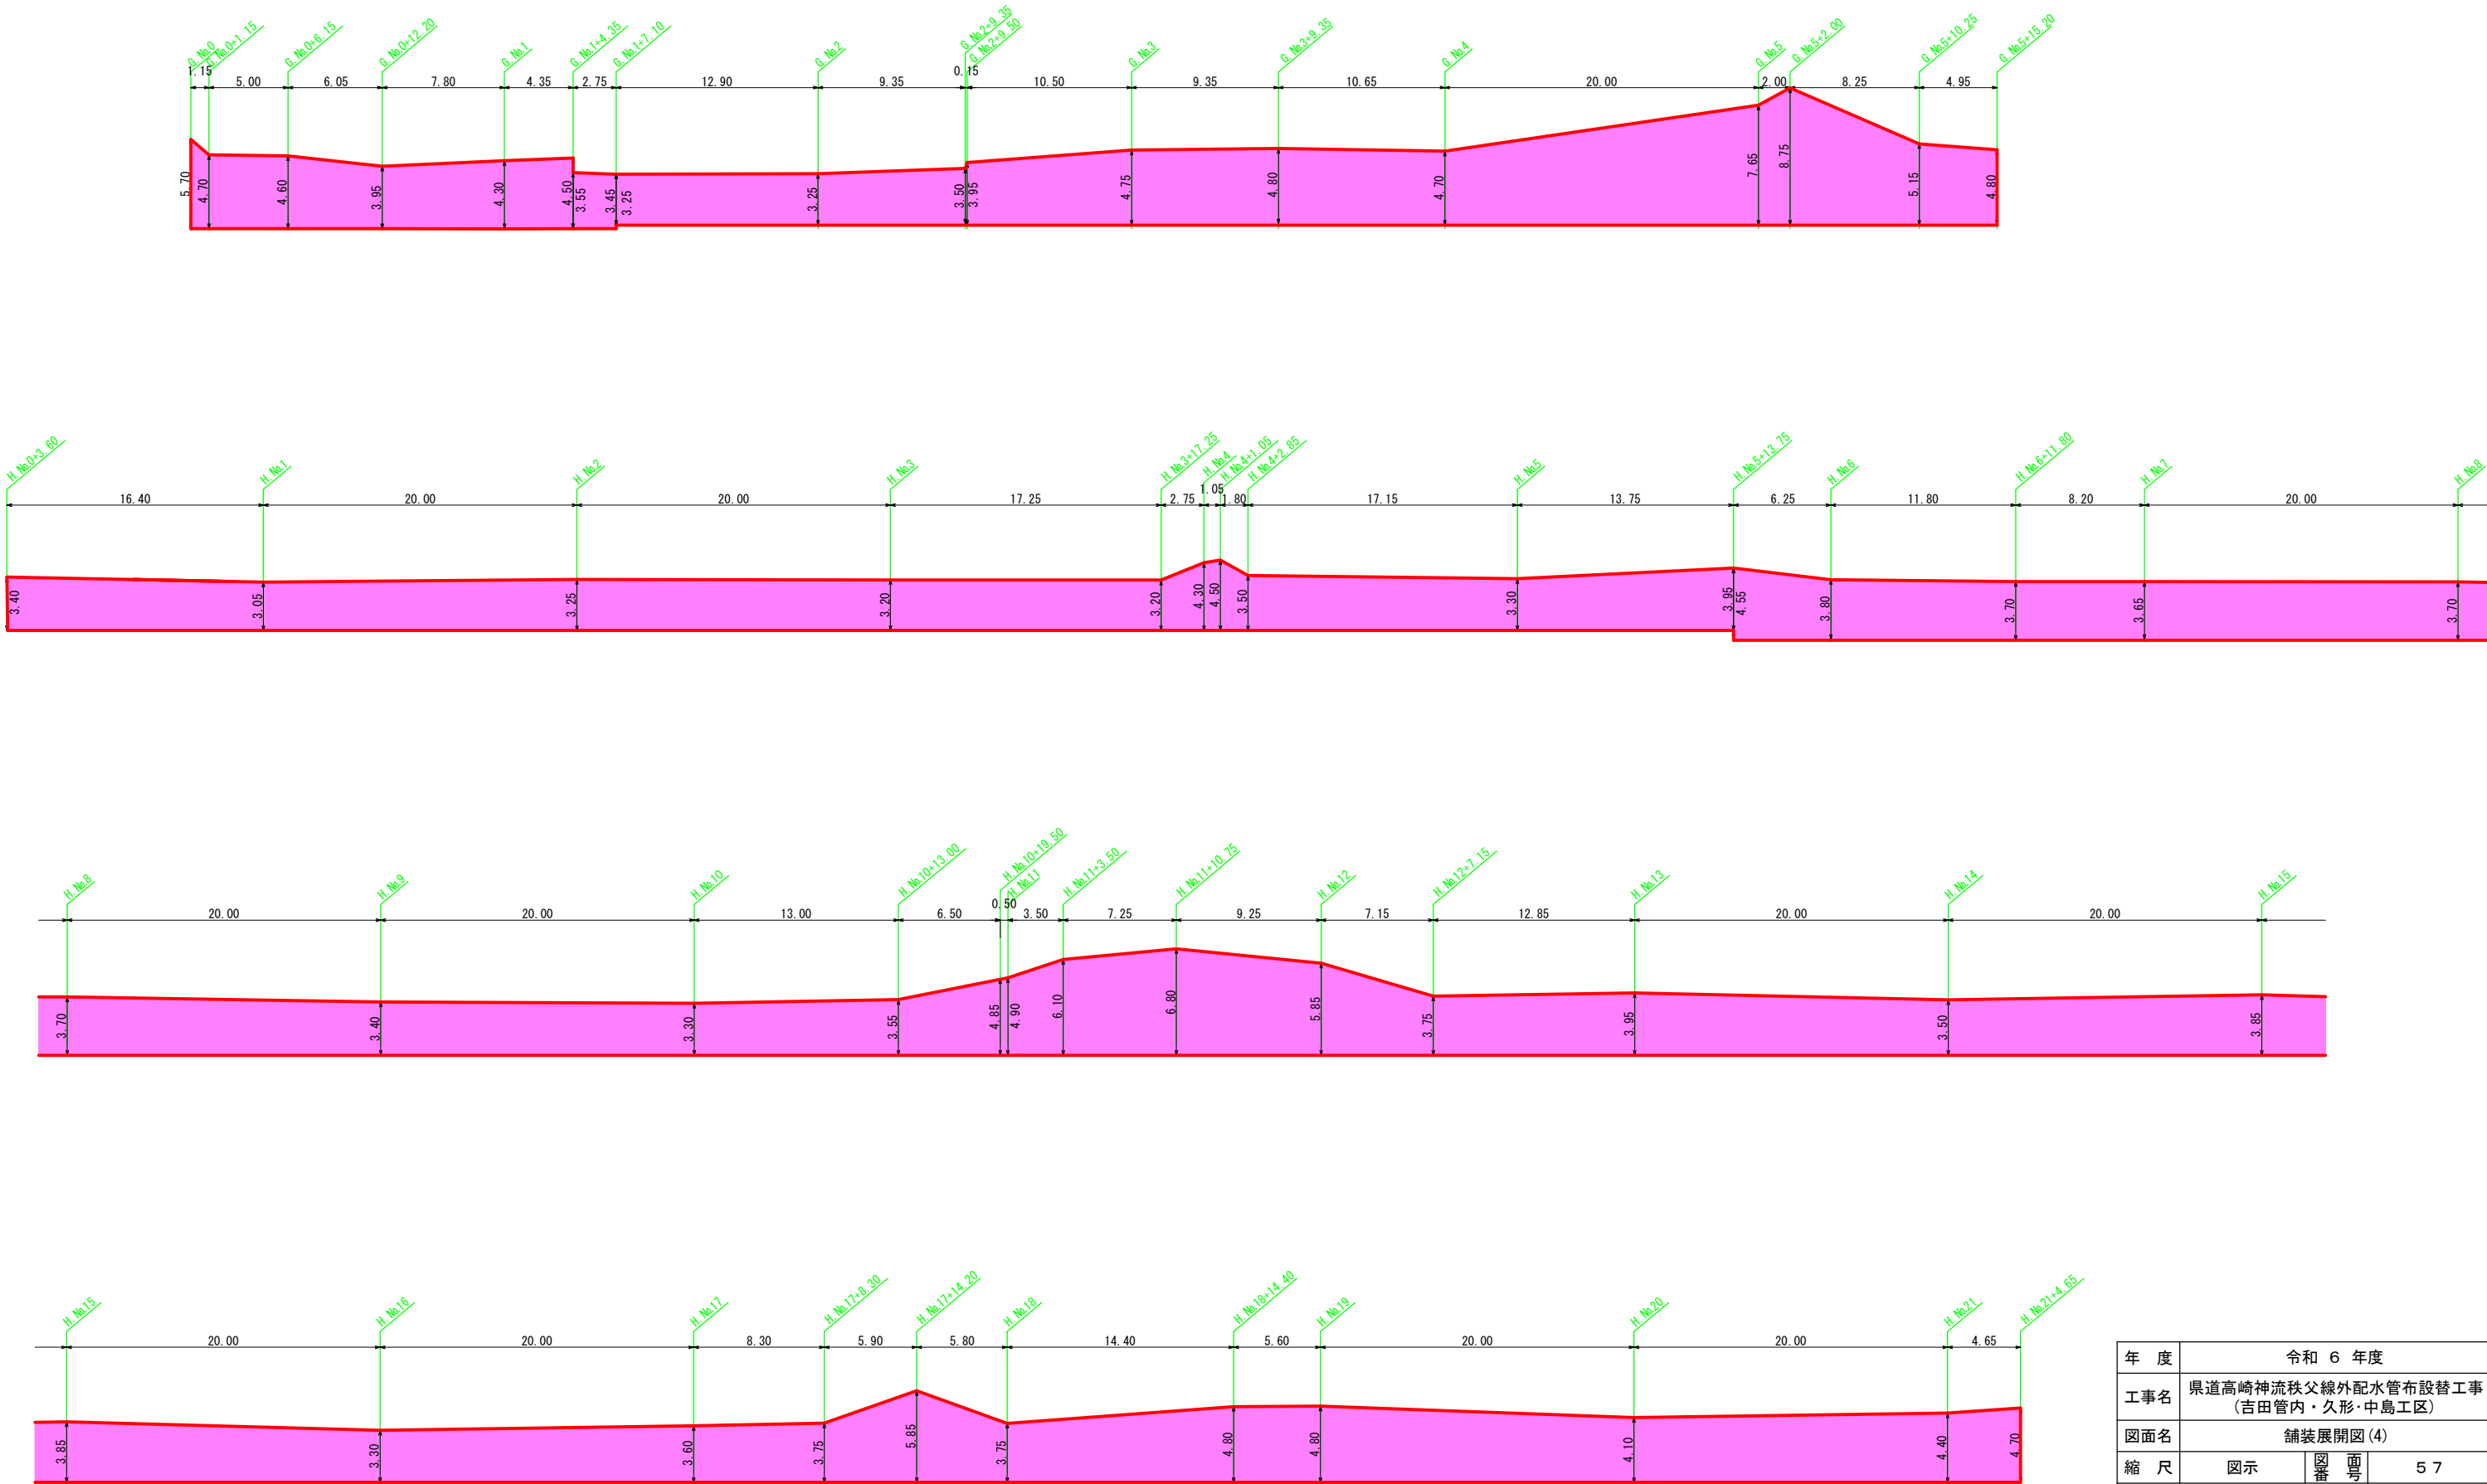

年 度	令和 6 年度		
工事名	県道高崎神流秩父線外配水管布設替工事 (吉田管内・久形・中島工区)		
図面名	舗装展開図(4)		
縮 尺	図示	図 番	5 7
秩父広域市町村圏組合水道局			