


図面目録

工事名： 市道下吉田303号線外配水管布設替工事

図面番号	タイトル名	備考
1	案内図	
2	配管平面図(1)、標準横断図(1)	
3	配管平面図(2)、標準横断図(2)	
4	配管平面図(3)、標準横断図(3)	
5	配管平面図(4)、標準横断図(4)	
6	配管平面図(5)、標準横断図(5)	
7	配管平面図(6)、標準横断図(6)	
8	配管詳細図(1)	
9	配管詳細図(2)	
10	配管詳細図(3)	
11	配管詳細図(4)	
12	配管詳細図(5)	
13	配管詳細図(6)	
14	橋梁添架等詳細図	
15	仮設配管平面図(1)	
16	仮設配管平面図(2)	
17	仮設配管平面図(3)	
18	仮設配管平面図(4)	
19	仮設配管詳細図(1)	
20	仮設配管詳細図(2)、仮設給水管標準図	
21	土工標準断面図(1)	
22	土工標準断面図(2)	
23	土工標準断面図(3)	
24	本復旧標準断面図	
25	弁筐・弁室等据付標準図・給水装置標準図	
26	舗装本復旧図(1)	
27	舗装本復旧図(2)	
28	舗装本復旧図(3)	
29	舗装本復旧図(4)	
30	舗装本復旧図(5)	
31	舗装本復旧図(6)	
32	舗装展開図(1)	
33	舗装展開図(2)	
34	舗装展開図(3)	

案内図 A1:S=1/10,000
A3:S=1/20,000







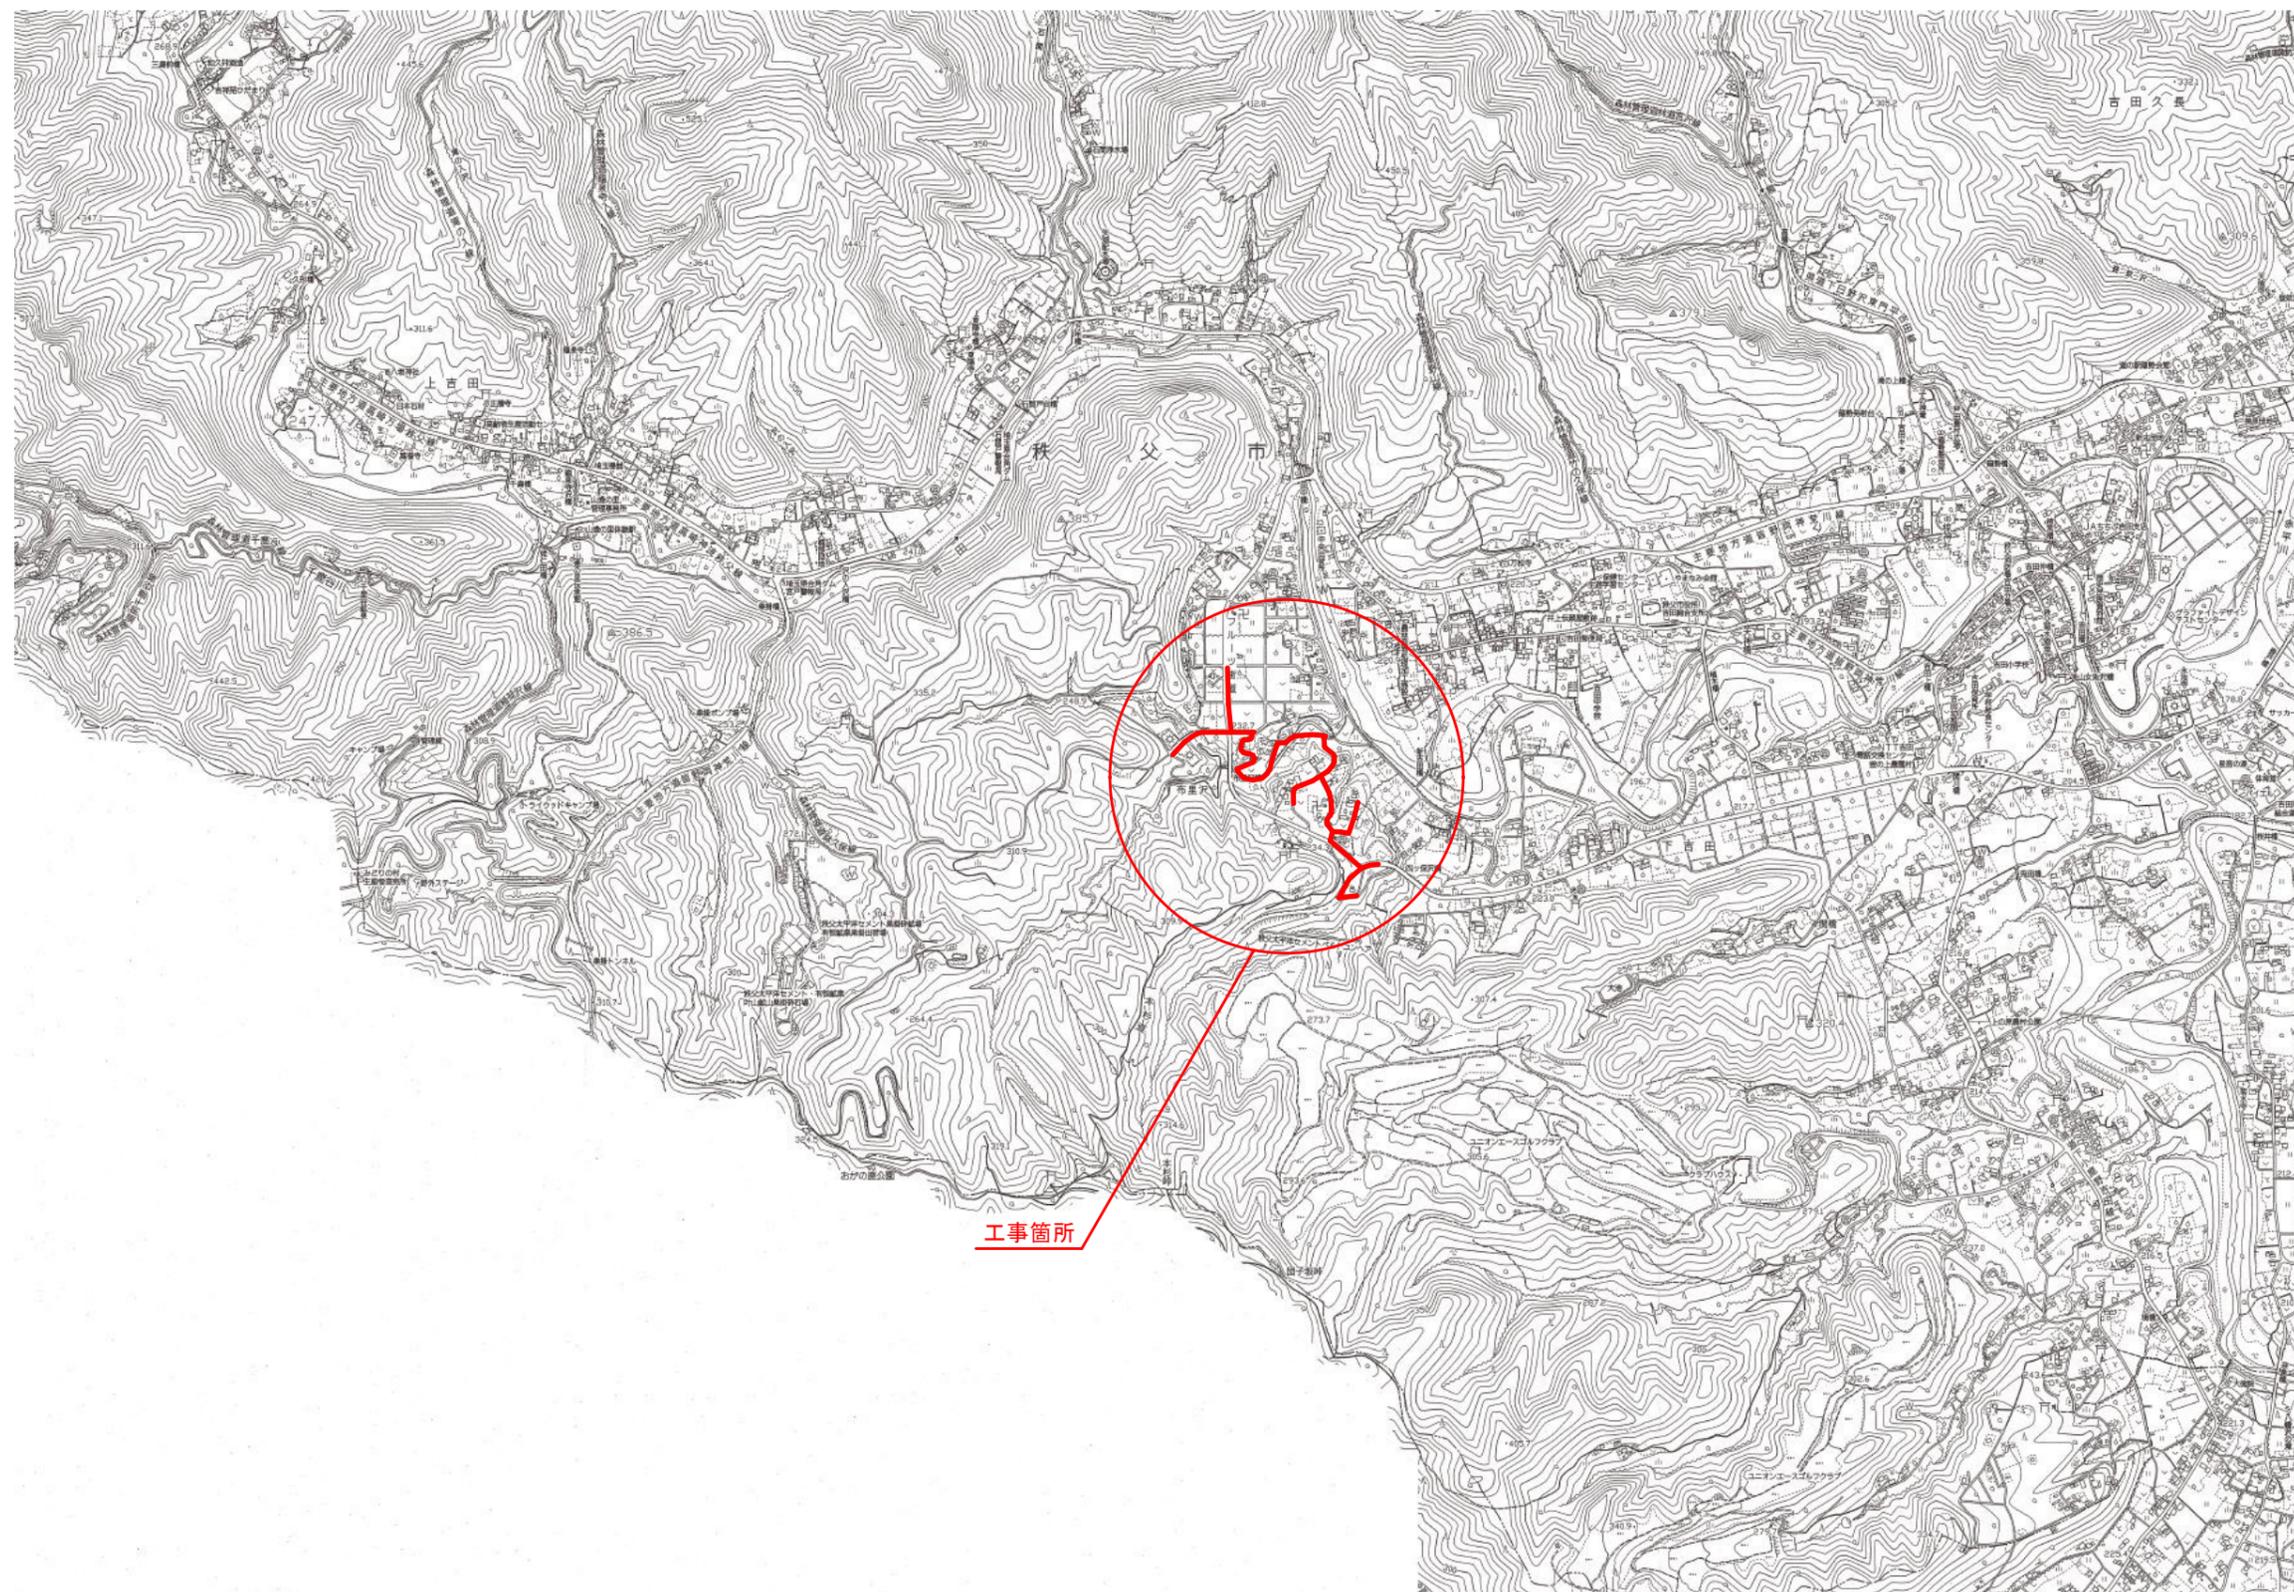


工事箇所

年度	令和7年度		
工事名	市道下吉田303号線外配水管布設替工事		
図面名	案内図		
縮尺	図示	図番	1
秩父広域市町村圏組合水道局			

配管平面図(2) A3:S=1/100
A3:S=1/200


配管平面図(2) A1:S=1/500
A3:S=1/1000

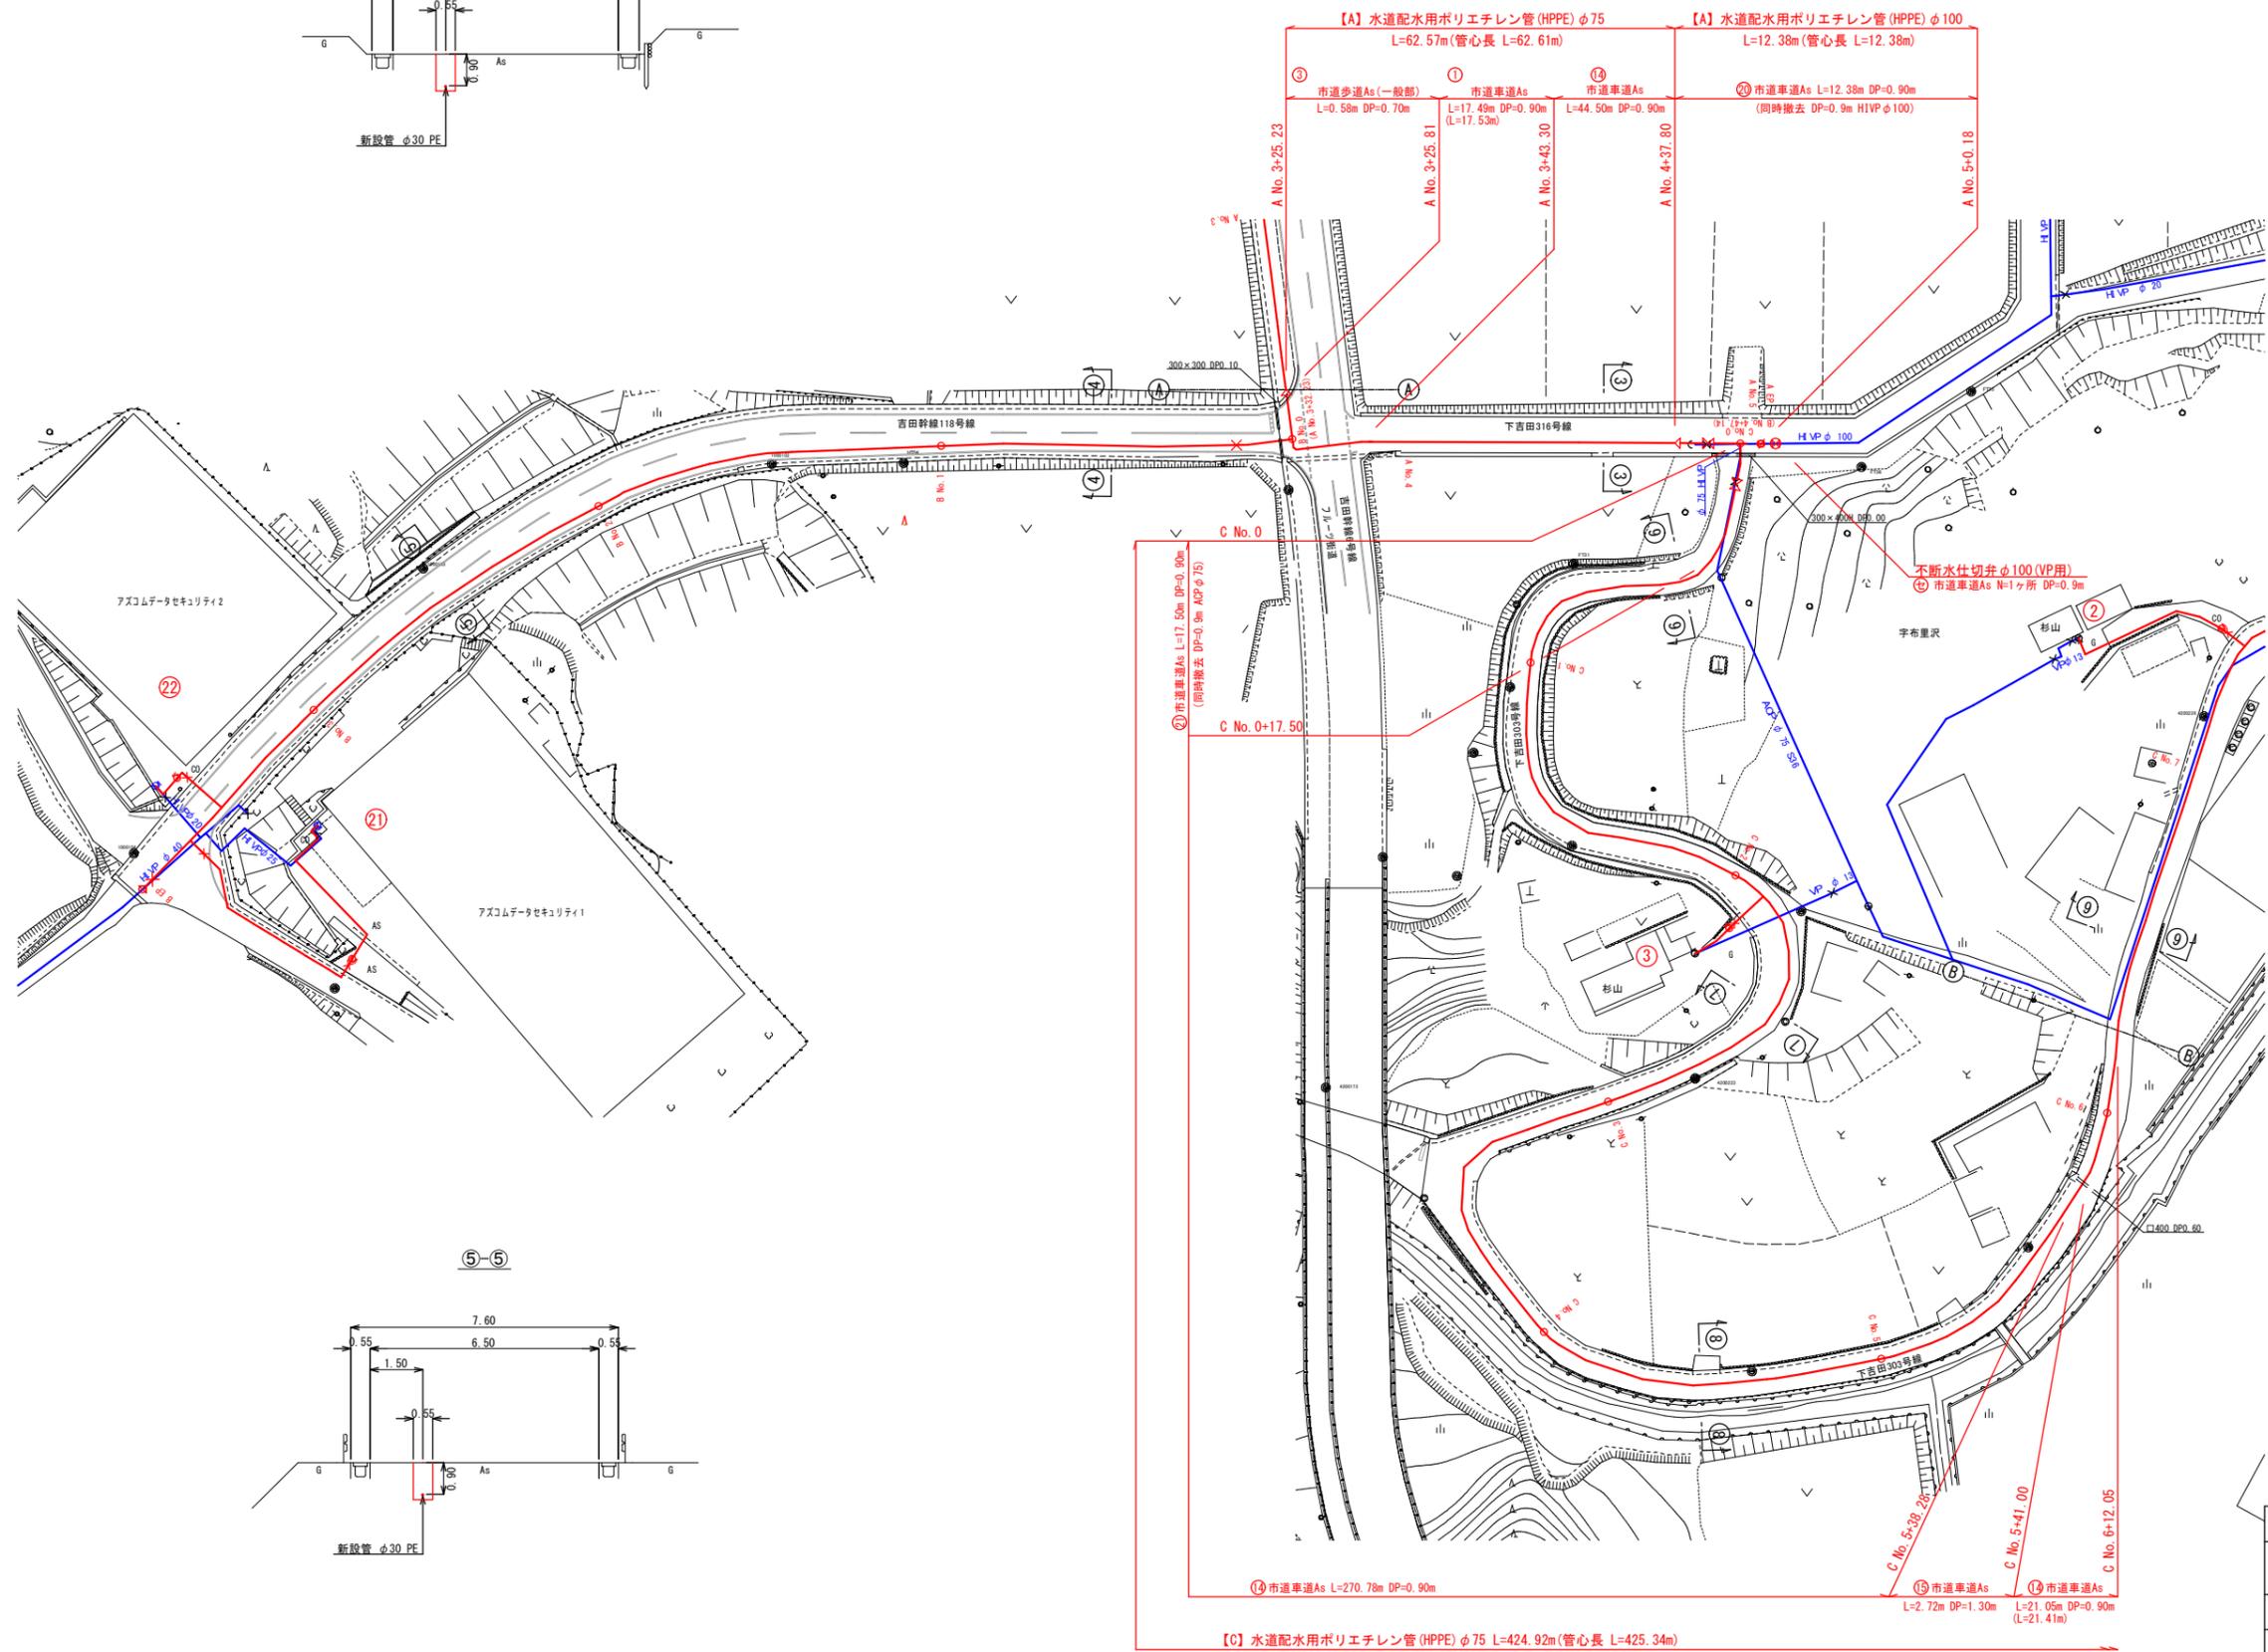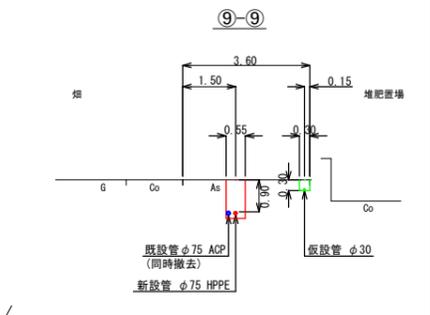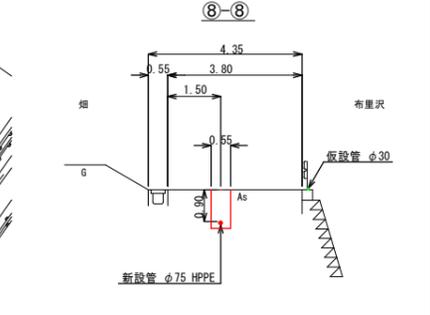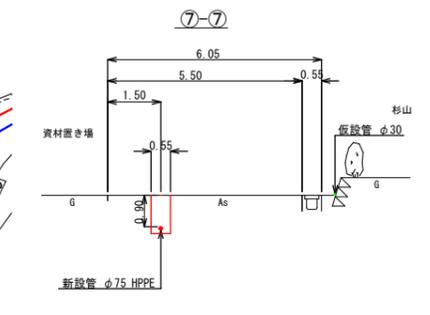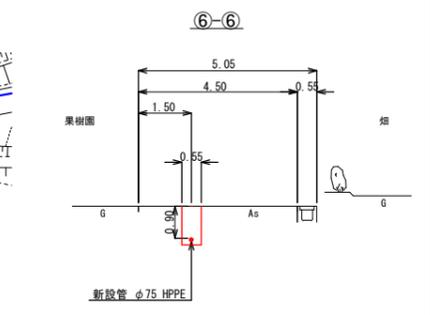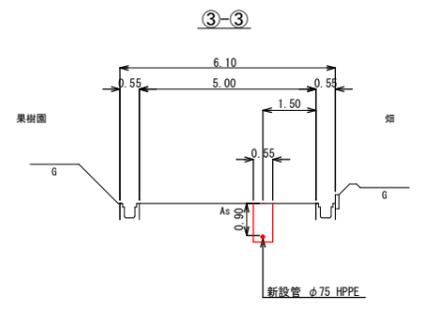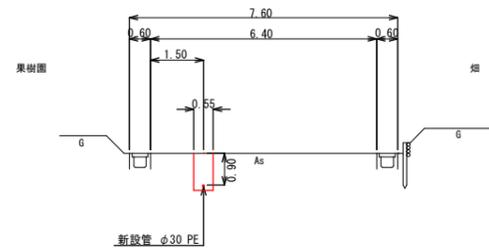

年度	令和7年度		
工事名	市道下吉田303号線外配水管布設替工事		
図面名	配管平面図(2)、標準横断面図(2)		
縮尺	図示	図面号	3
秩父広域市町村圏組合水道局			

配管平面図 (4) A1:S=1/500
A3:S=1/1000







標準横断面図 (4) A1:S=1/100
A3:S=1/200

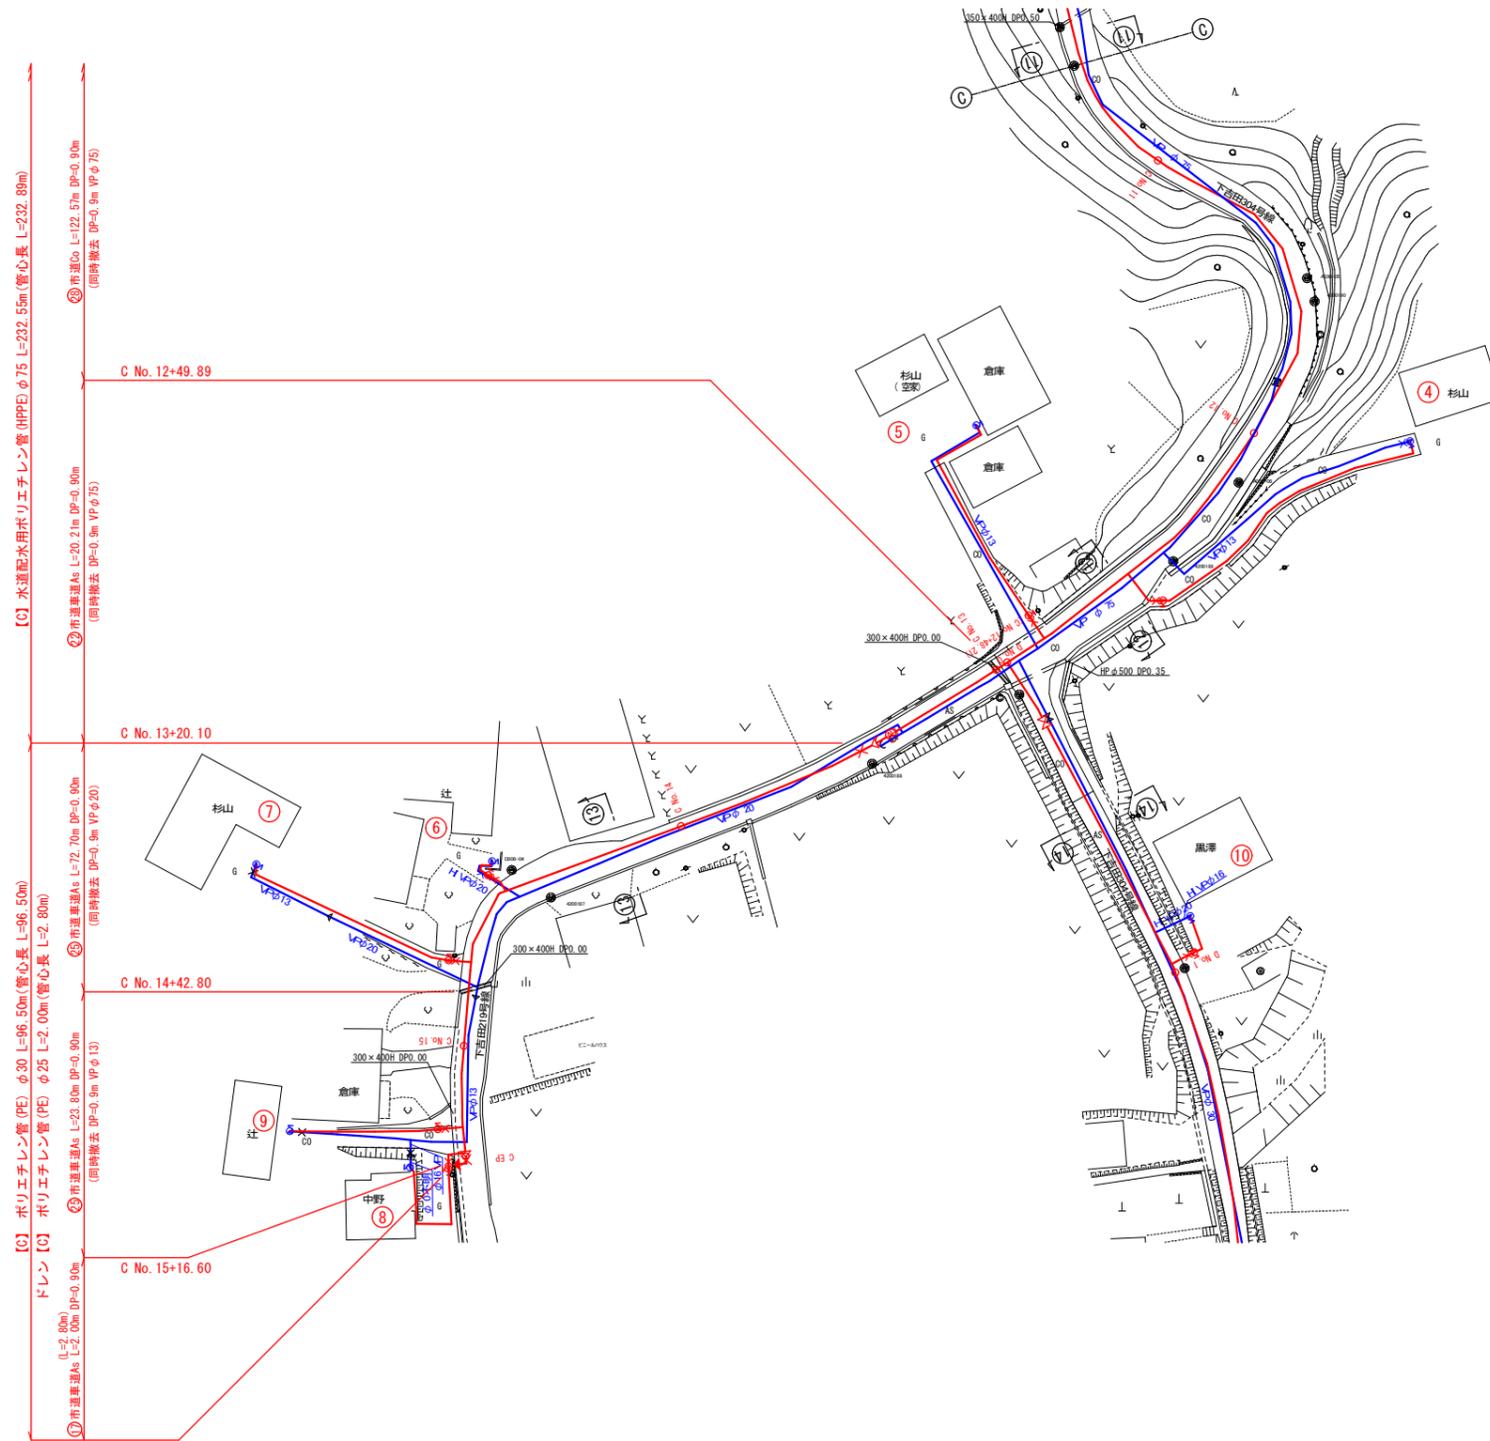



配管平面図 (5) A1:S=1/ 500 A3:S=1/1000

標準横断面図 (5) A1:S=1/100 A3:S=1/200

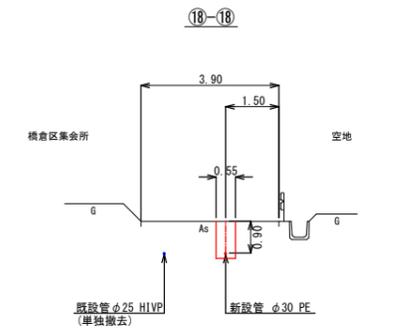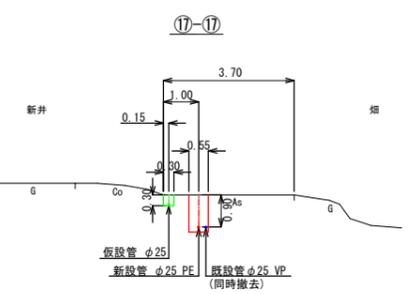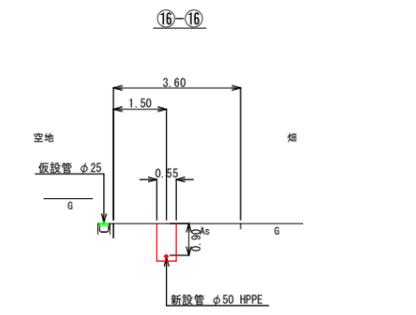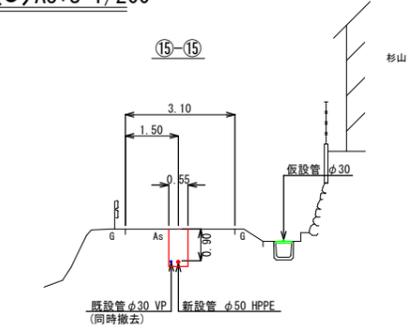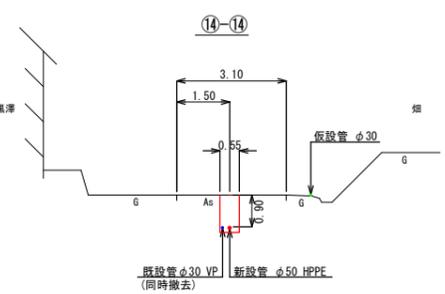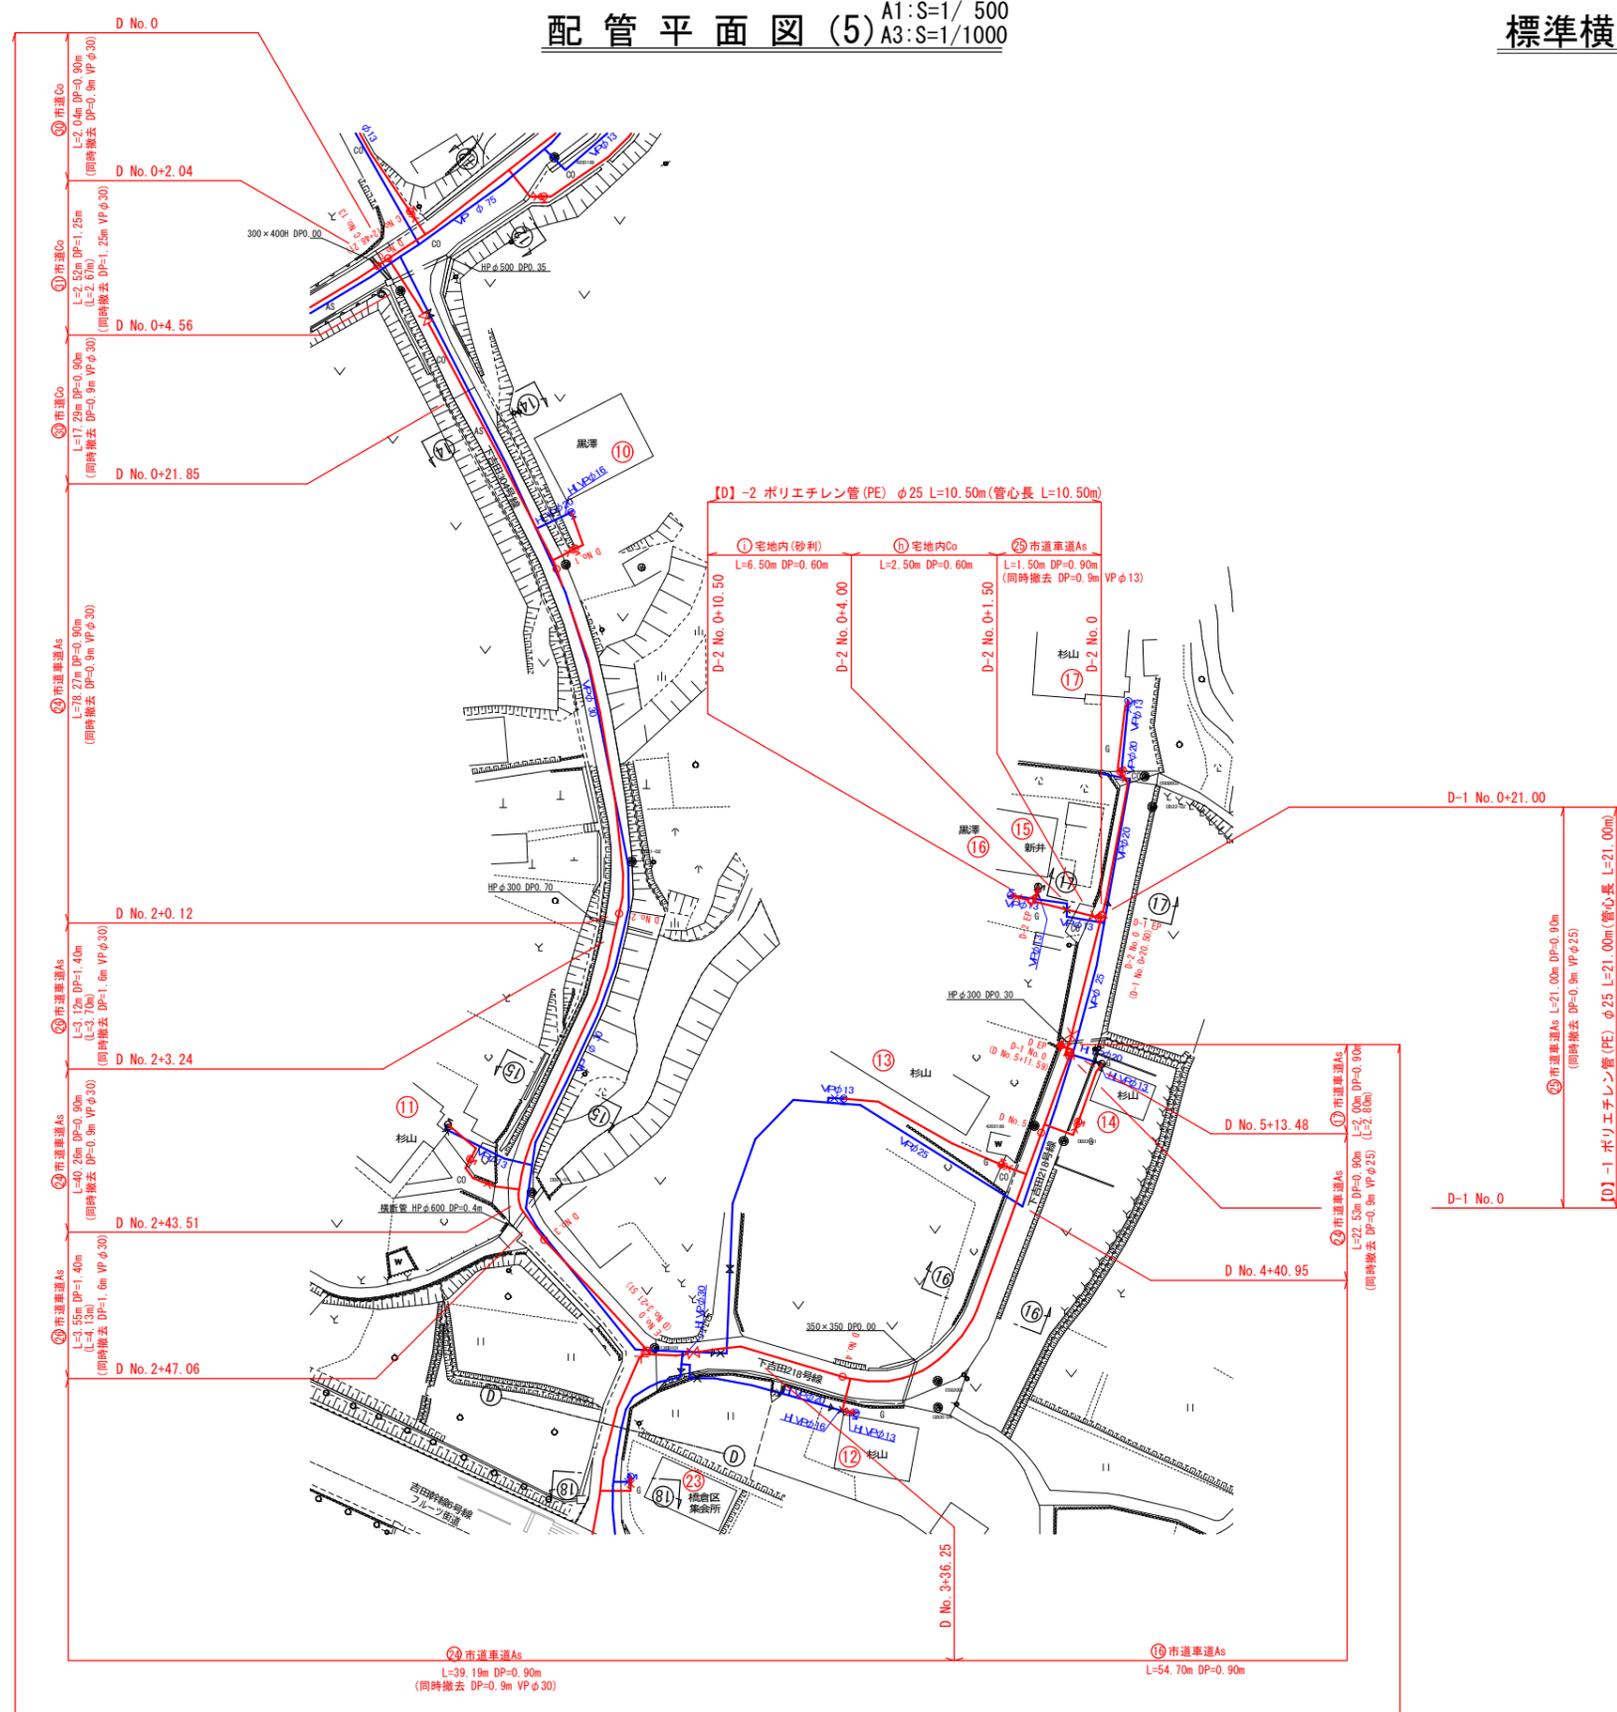


[D] 水道配水用ポリエチレン管 (HPPE) φ50 L=262.08m (管心長 L=263.54m)
 ドレン [D] ポリエチレン管 (PE) φ25 L= 2.00m (管心長 L= 2.80m)

年度	令和7年度		
工事名	市道下吉田303号線外配水管布設替工事		
図面名	配管平面図(5)、標準横断面図(5)		
縮尺	図示	図番	面号
			6
秩父広域市町村圏組合水道局			


配管平面図 (6) A1:S=1/500
A3:S=1/1000

標準横断図 (6) A1:S=1/100
A3:S=1/200

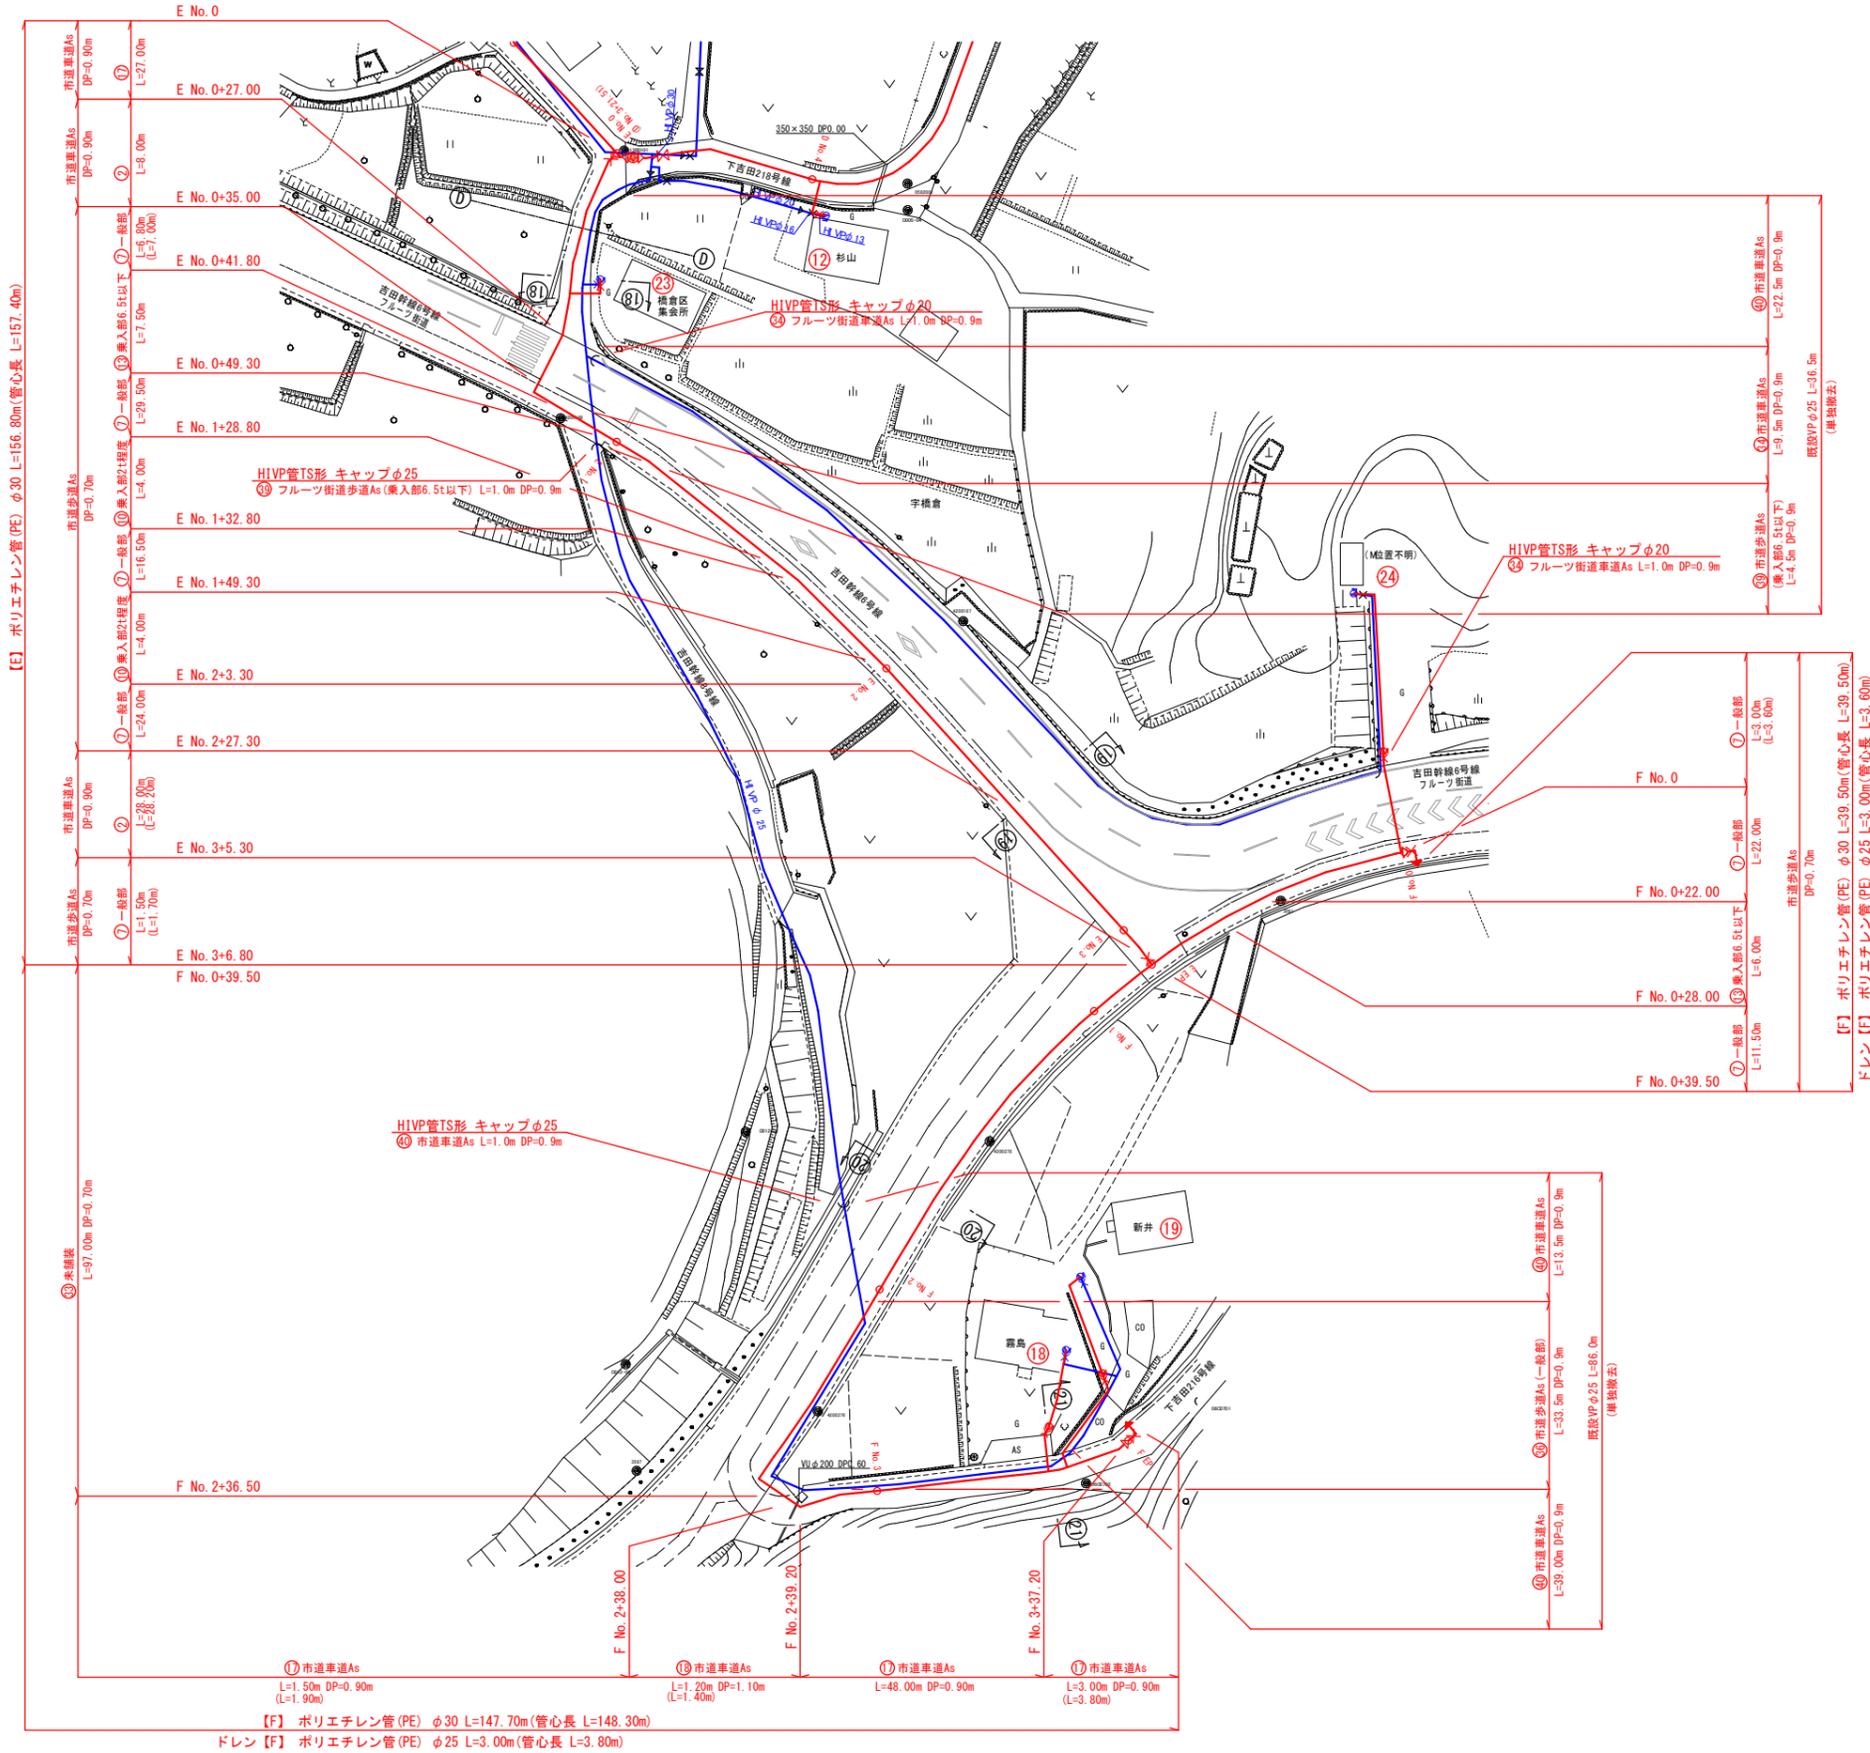


年度	令和7年度		
工事名	市道下吉田303号線外配水管布設替工事		
図面名	配管平面図(6)、標準横断図(6)		
縮尺	図示	番	面号 7
秩父広域市町村圏組合水道局			


配管詳細図(1) S=NONE

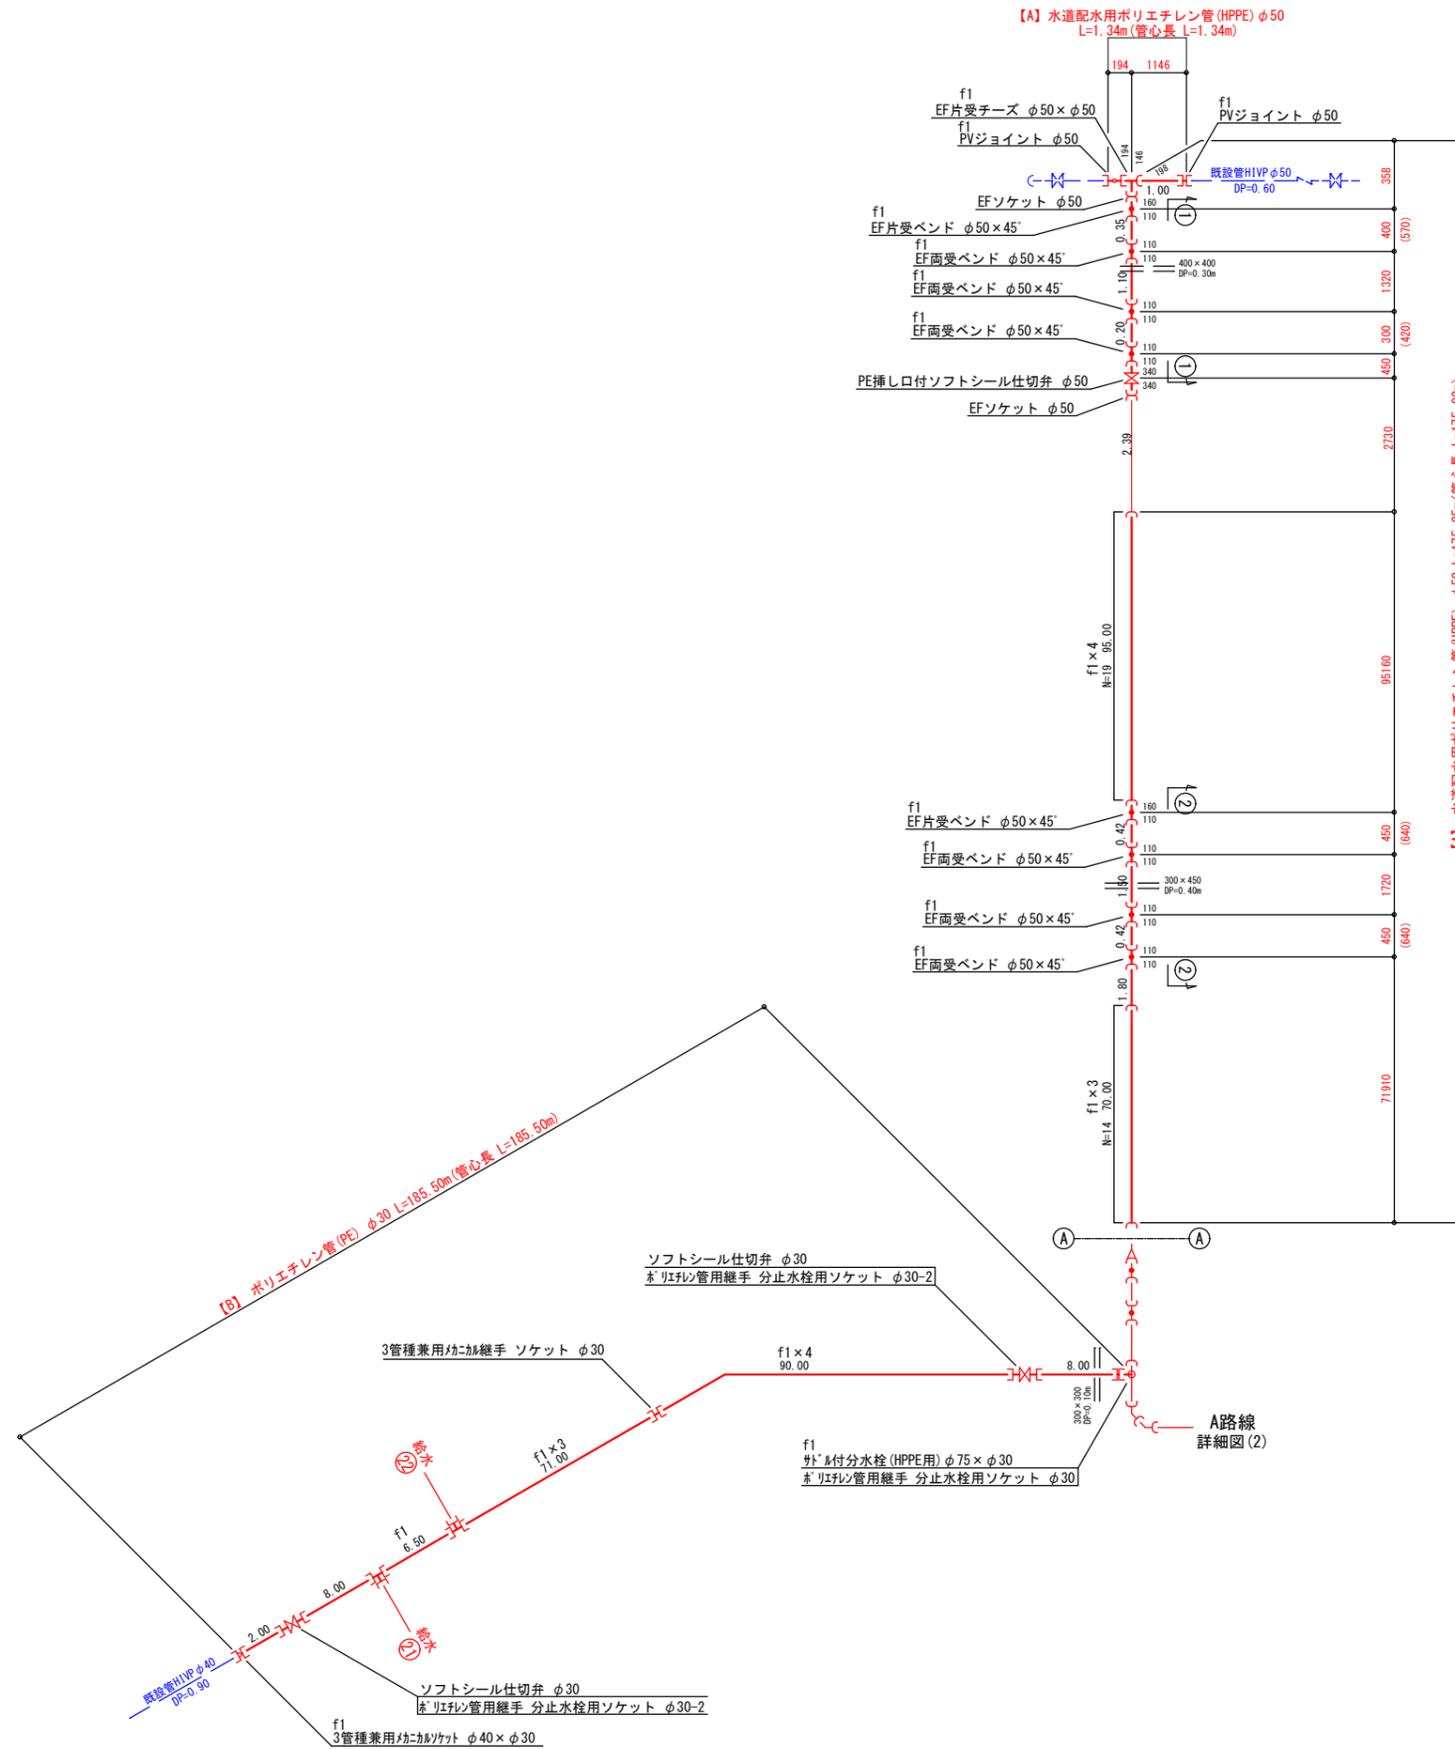

①-① 詳細図 S=1:50

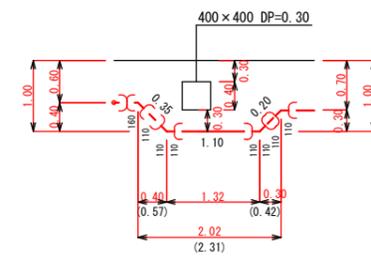


②-② 詳細図 S=1:50

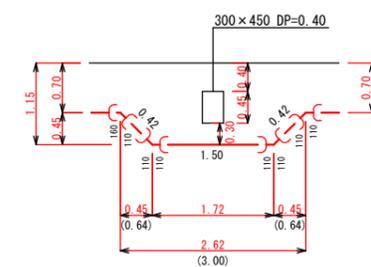


年度	令和7年度		
工事名	市道下吉田303号線外配水管布設替工事		
図面名	配管詳細図(1)		
縮尺	NONE	図番	8
秩父広域市町村圏組合水道局			

配管詳細図(3) S=NONE

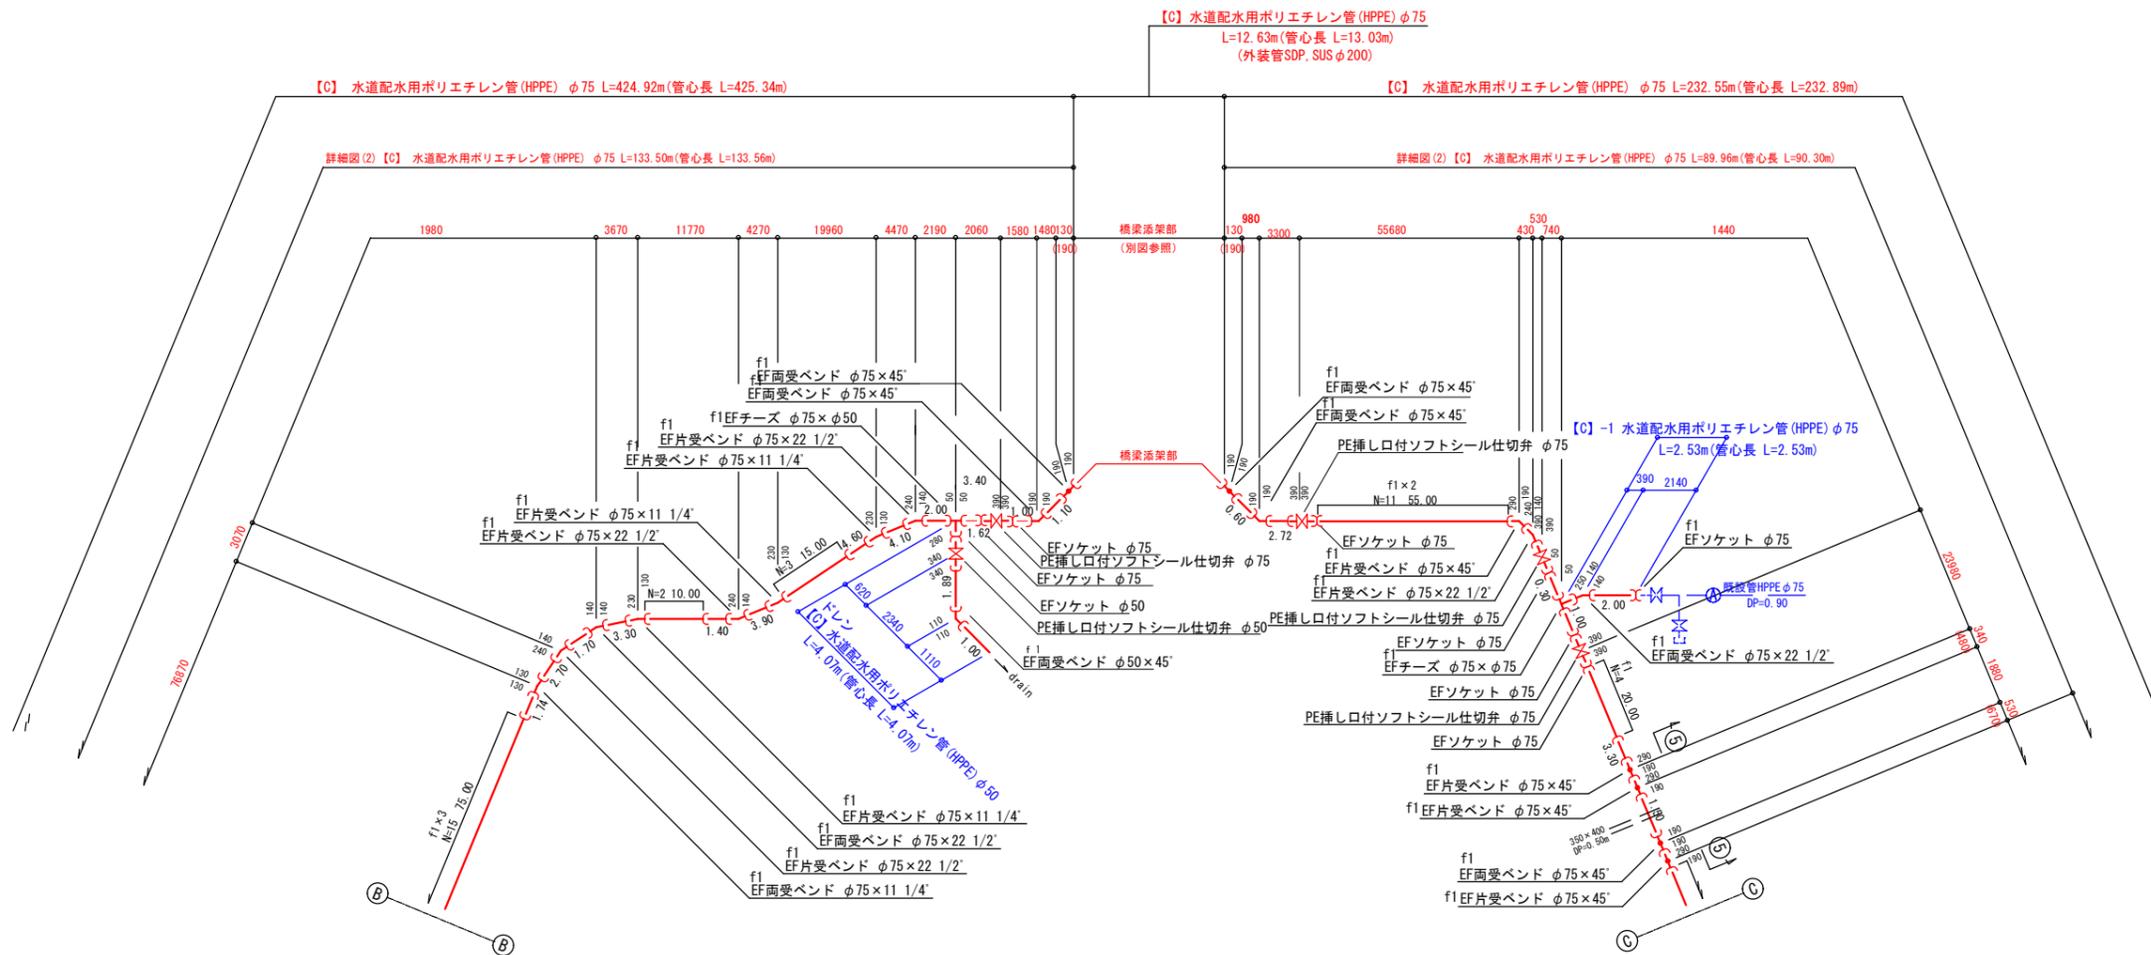


⑤-⑤詳細図 S=1:50

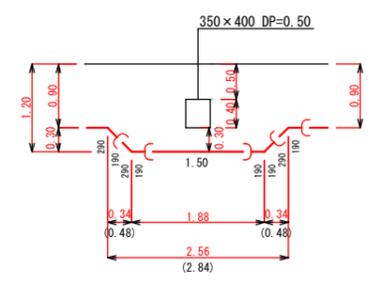


年度	令和7年度		
工事名	市道下吉田303号線外配水管布設替工事		
図面名	配管詳細図(3)		
縮尺	NONE	図番	10
秩父広域市町村圏組合水道局			

配管詳細図(5) S=NONE

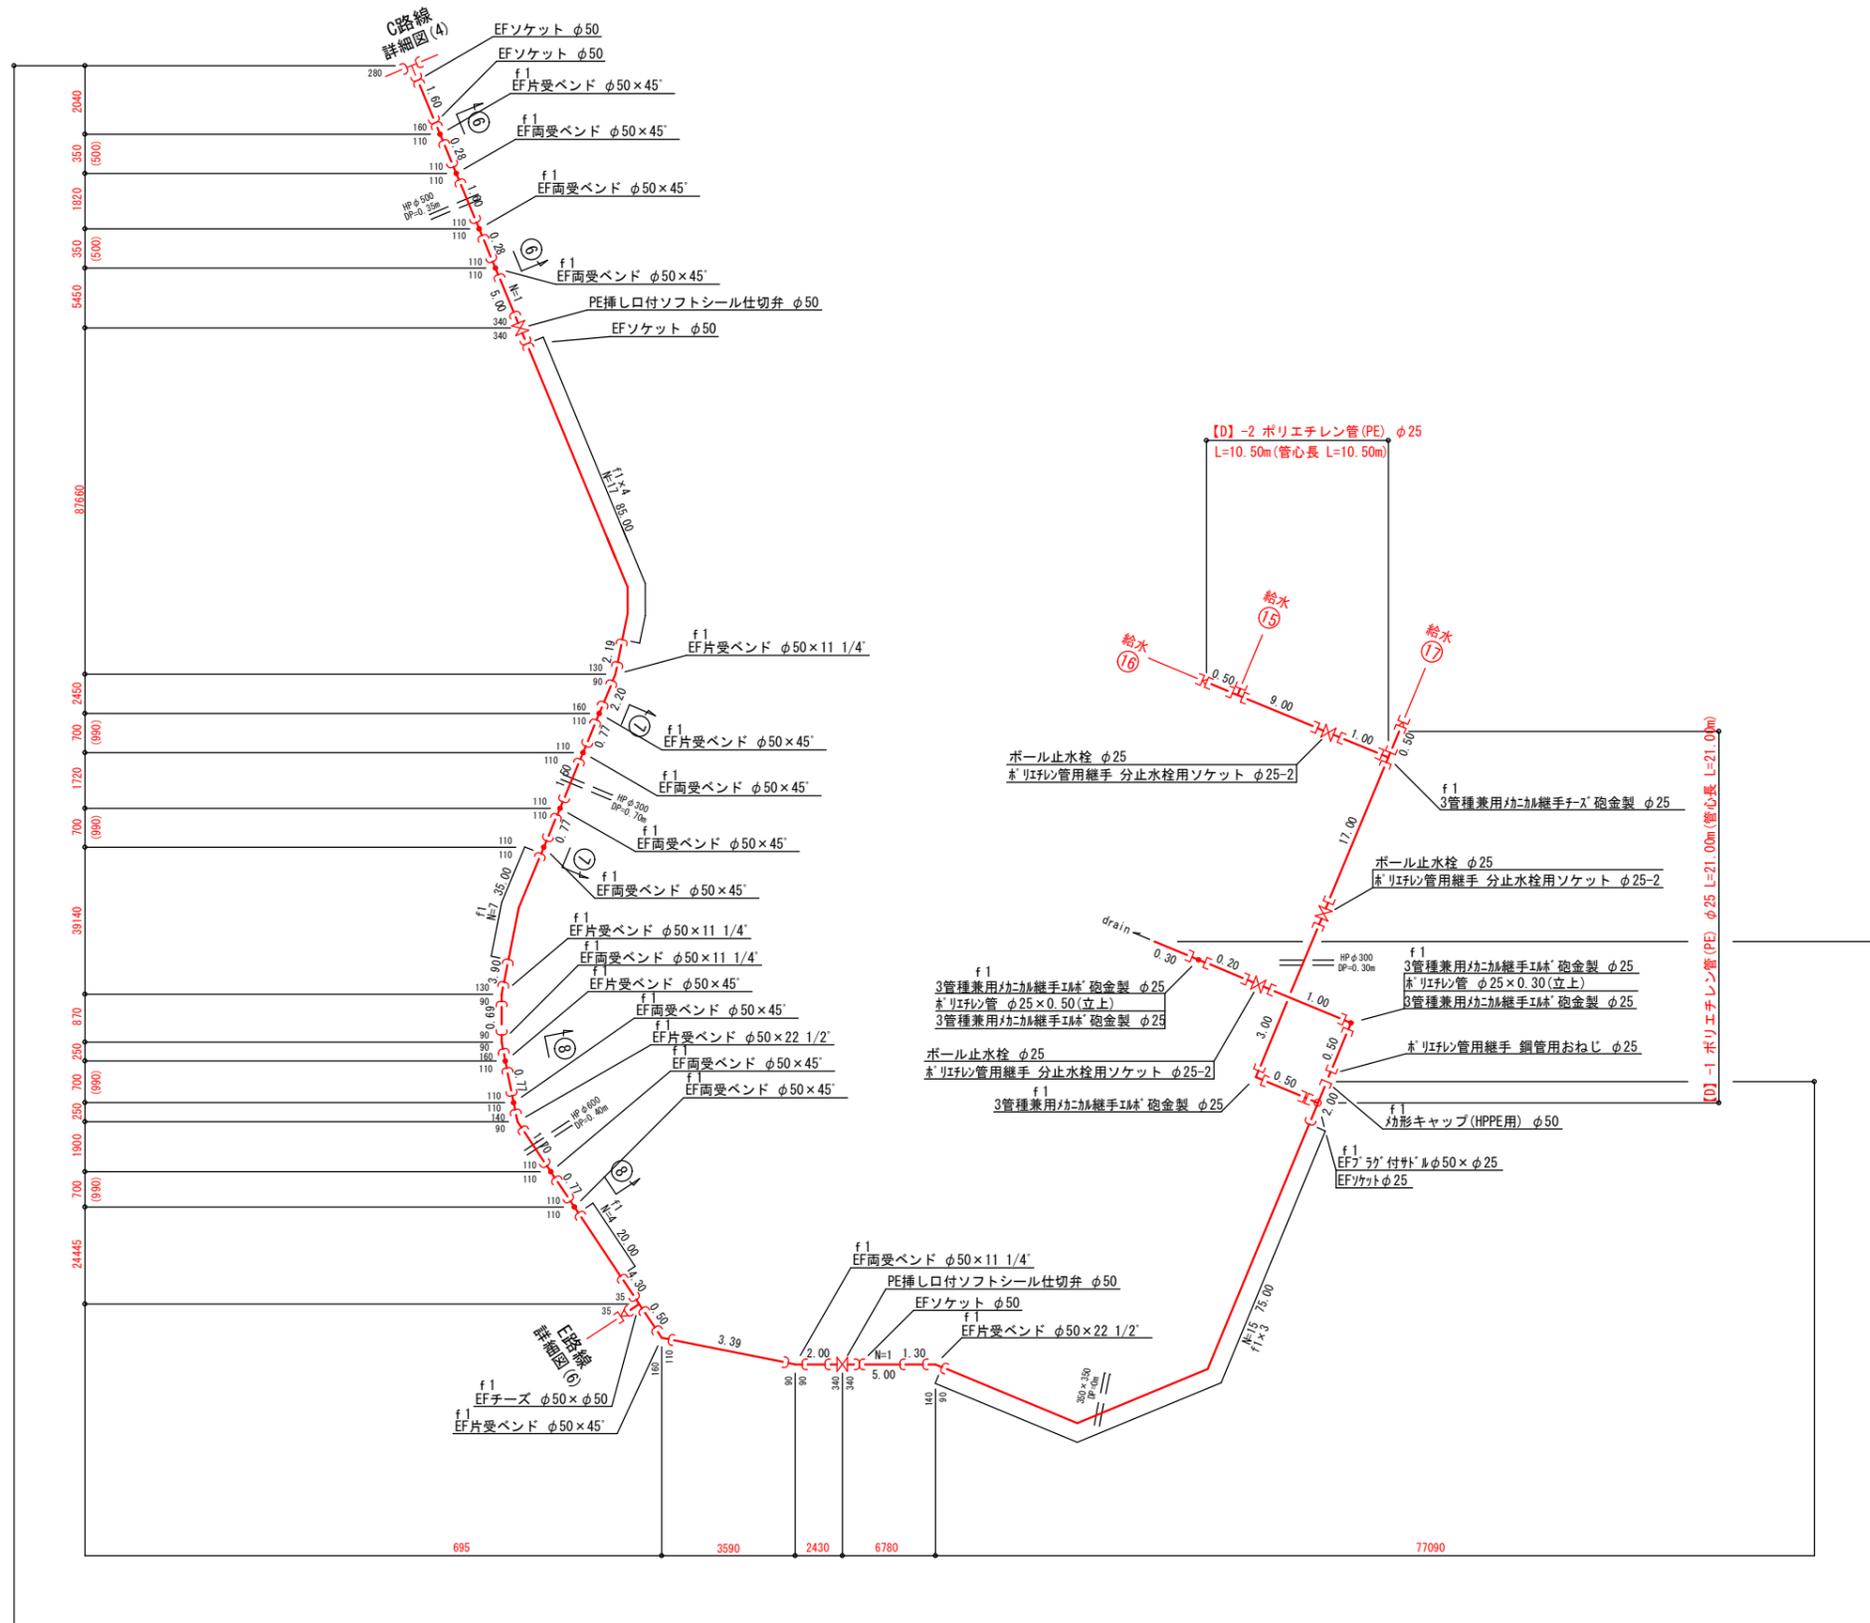


[D] 水道配水用ポリエチレン管(HPPE) φ50 L=262.08m(管心長 L=263.54m)
 ドレン [D] ポリエチレン管(PE) φ25 L= 2.00m(管心長 L= 2.80m)


⑥-⑥詳細図 S=NONE

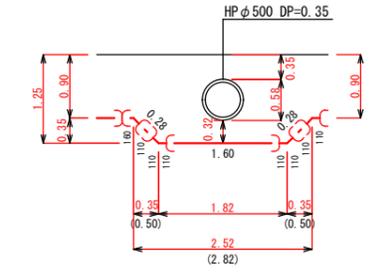

⑦-⑦詳細図 S=NONE

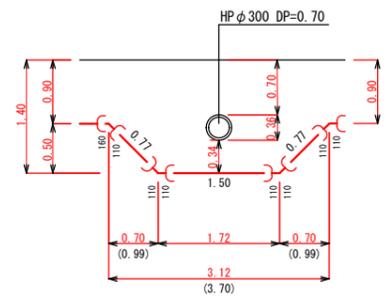

⑧-⑧詳細図 S=NONE

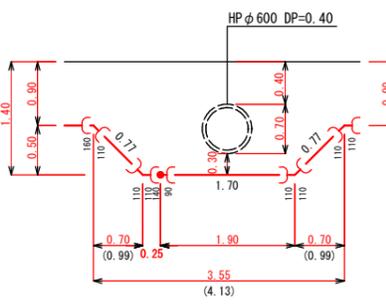


年度	令和7年度		
工事名	市道下吉田303号線外配水管布設替工事		
図面名	配管詳細図(5)		
縮尺	NONE	図番	12
秩父広域市町村圏組合水道局			


無名橋 橋梁添架詳細図

(参考)


平面図 A1:S=1/50
A3:S=1/100

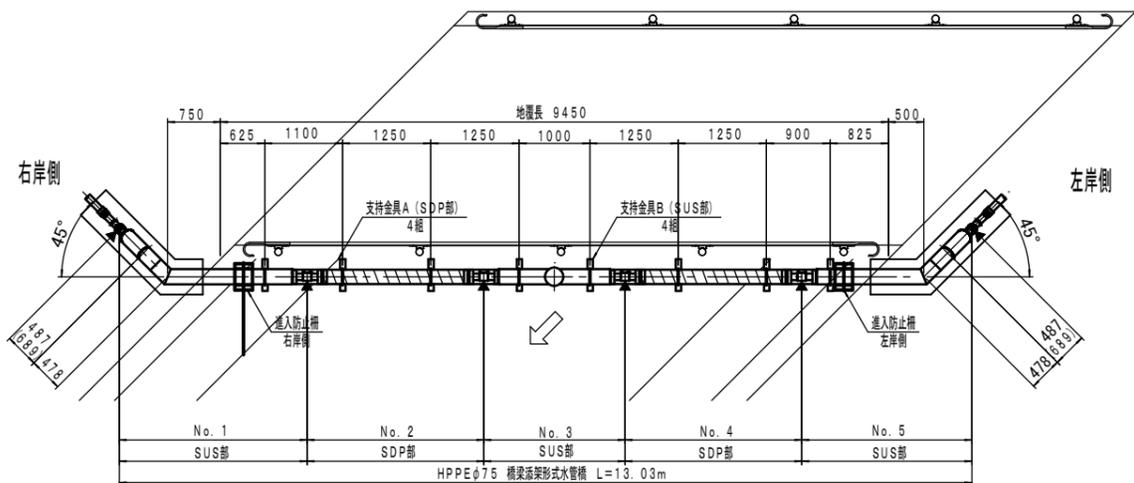


支持金具詳細図 A1:S=1/10
A3:S=1/20
材質: SUS304

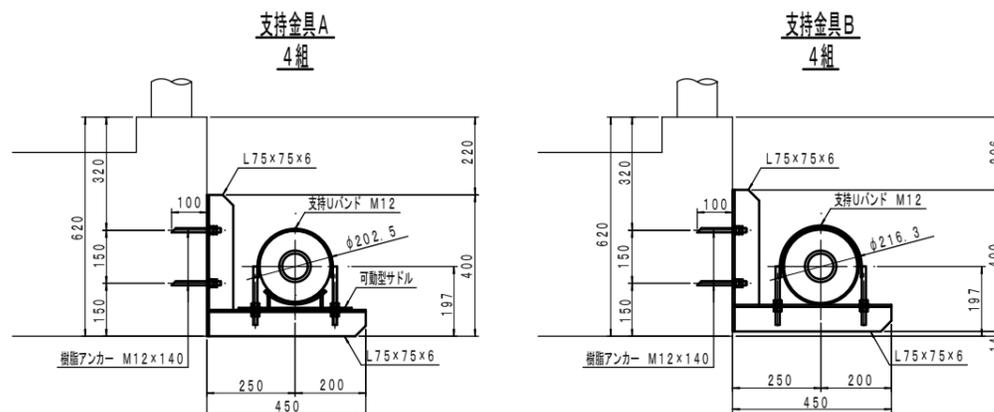


進入防止柵詳細図 A1:S=1/20
A3:S=1/40
材質: SUS304

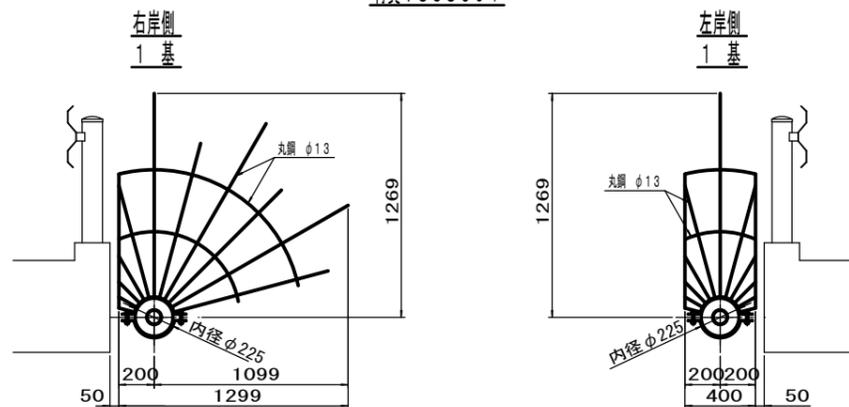


空気弁部詳細図 A1:S=1/10
A3:S=1/20

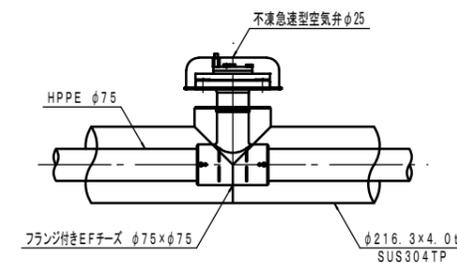


防食詳細図 S=FREE

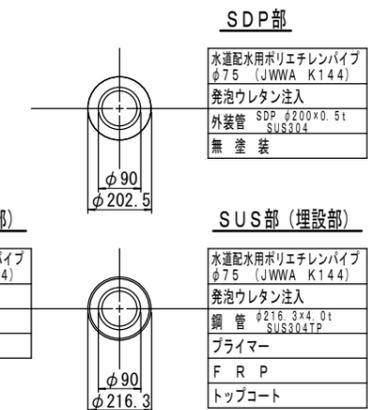


側面図 A1:S=1/50
A3:S=1/100

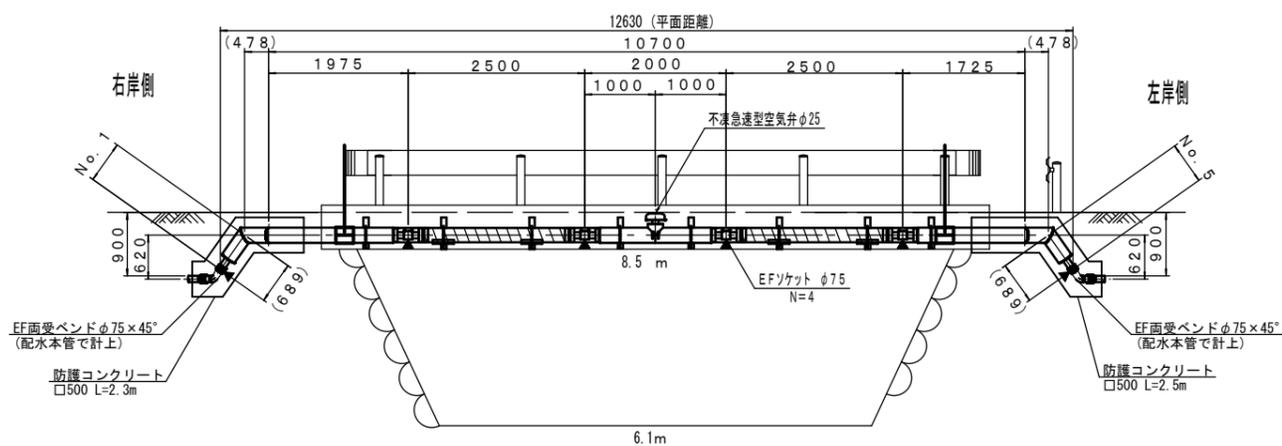

防護コンクリート A1:S=1/10
A3:S=1/20

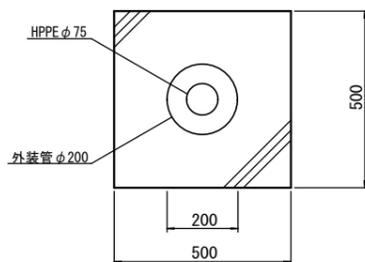

足場参考図 A1:S=1/40
A3:S=1/80

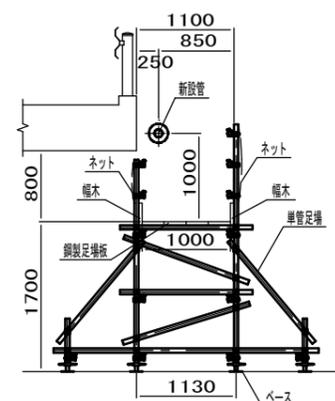

特記


・▲印は融着接続箇所を示す。

備考: 防護コンクリートの形状は参考とする。


- ・施工前に、既設埋設物の位置及び深さを確認する事。
- ・工事区間に埋設物(ガス・NTT・東電・他)が有る場合は、各管理者へ立会い連絡を必ずする事。
- ・施工中に既設管が支障になる場合は、監督員と協議し撤去・処分を行う事。

年度	令和7年度		
工事名	市道下吉田303号線外配水管布設替工事		
図面名	橋梁添架詳細図		
縮尺	図示	図番	14
秩父広域市町村圏組合水道局			

仮設配管平面図(1) A1:S=1/500
A3:S=1/1000

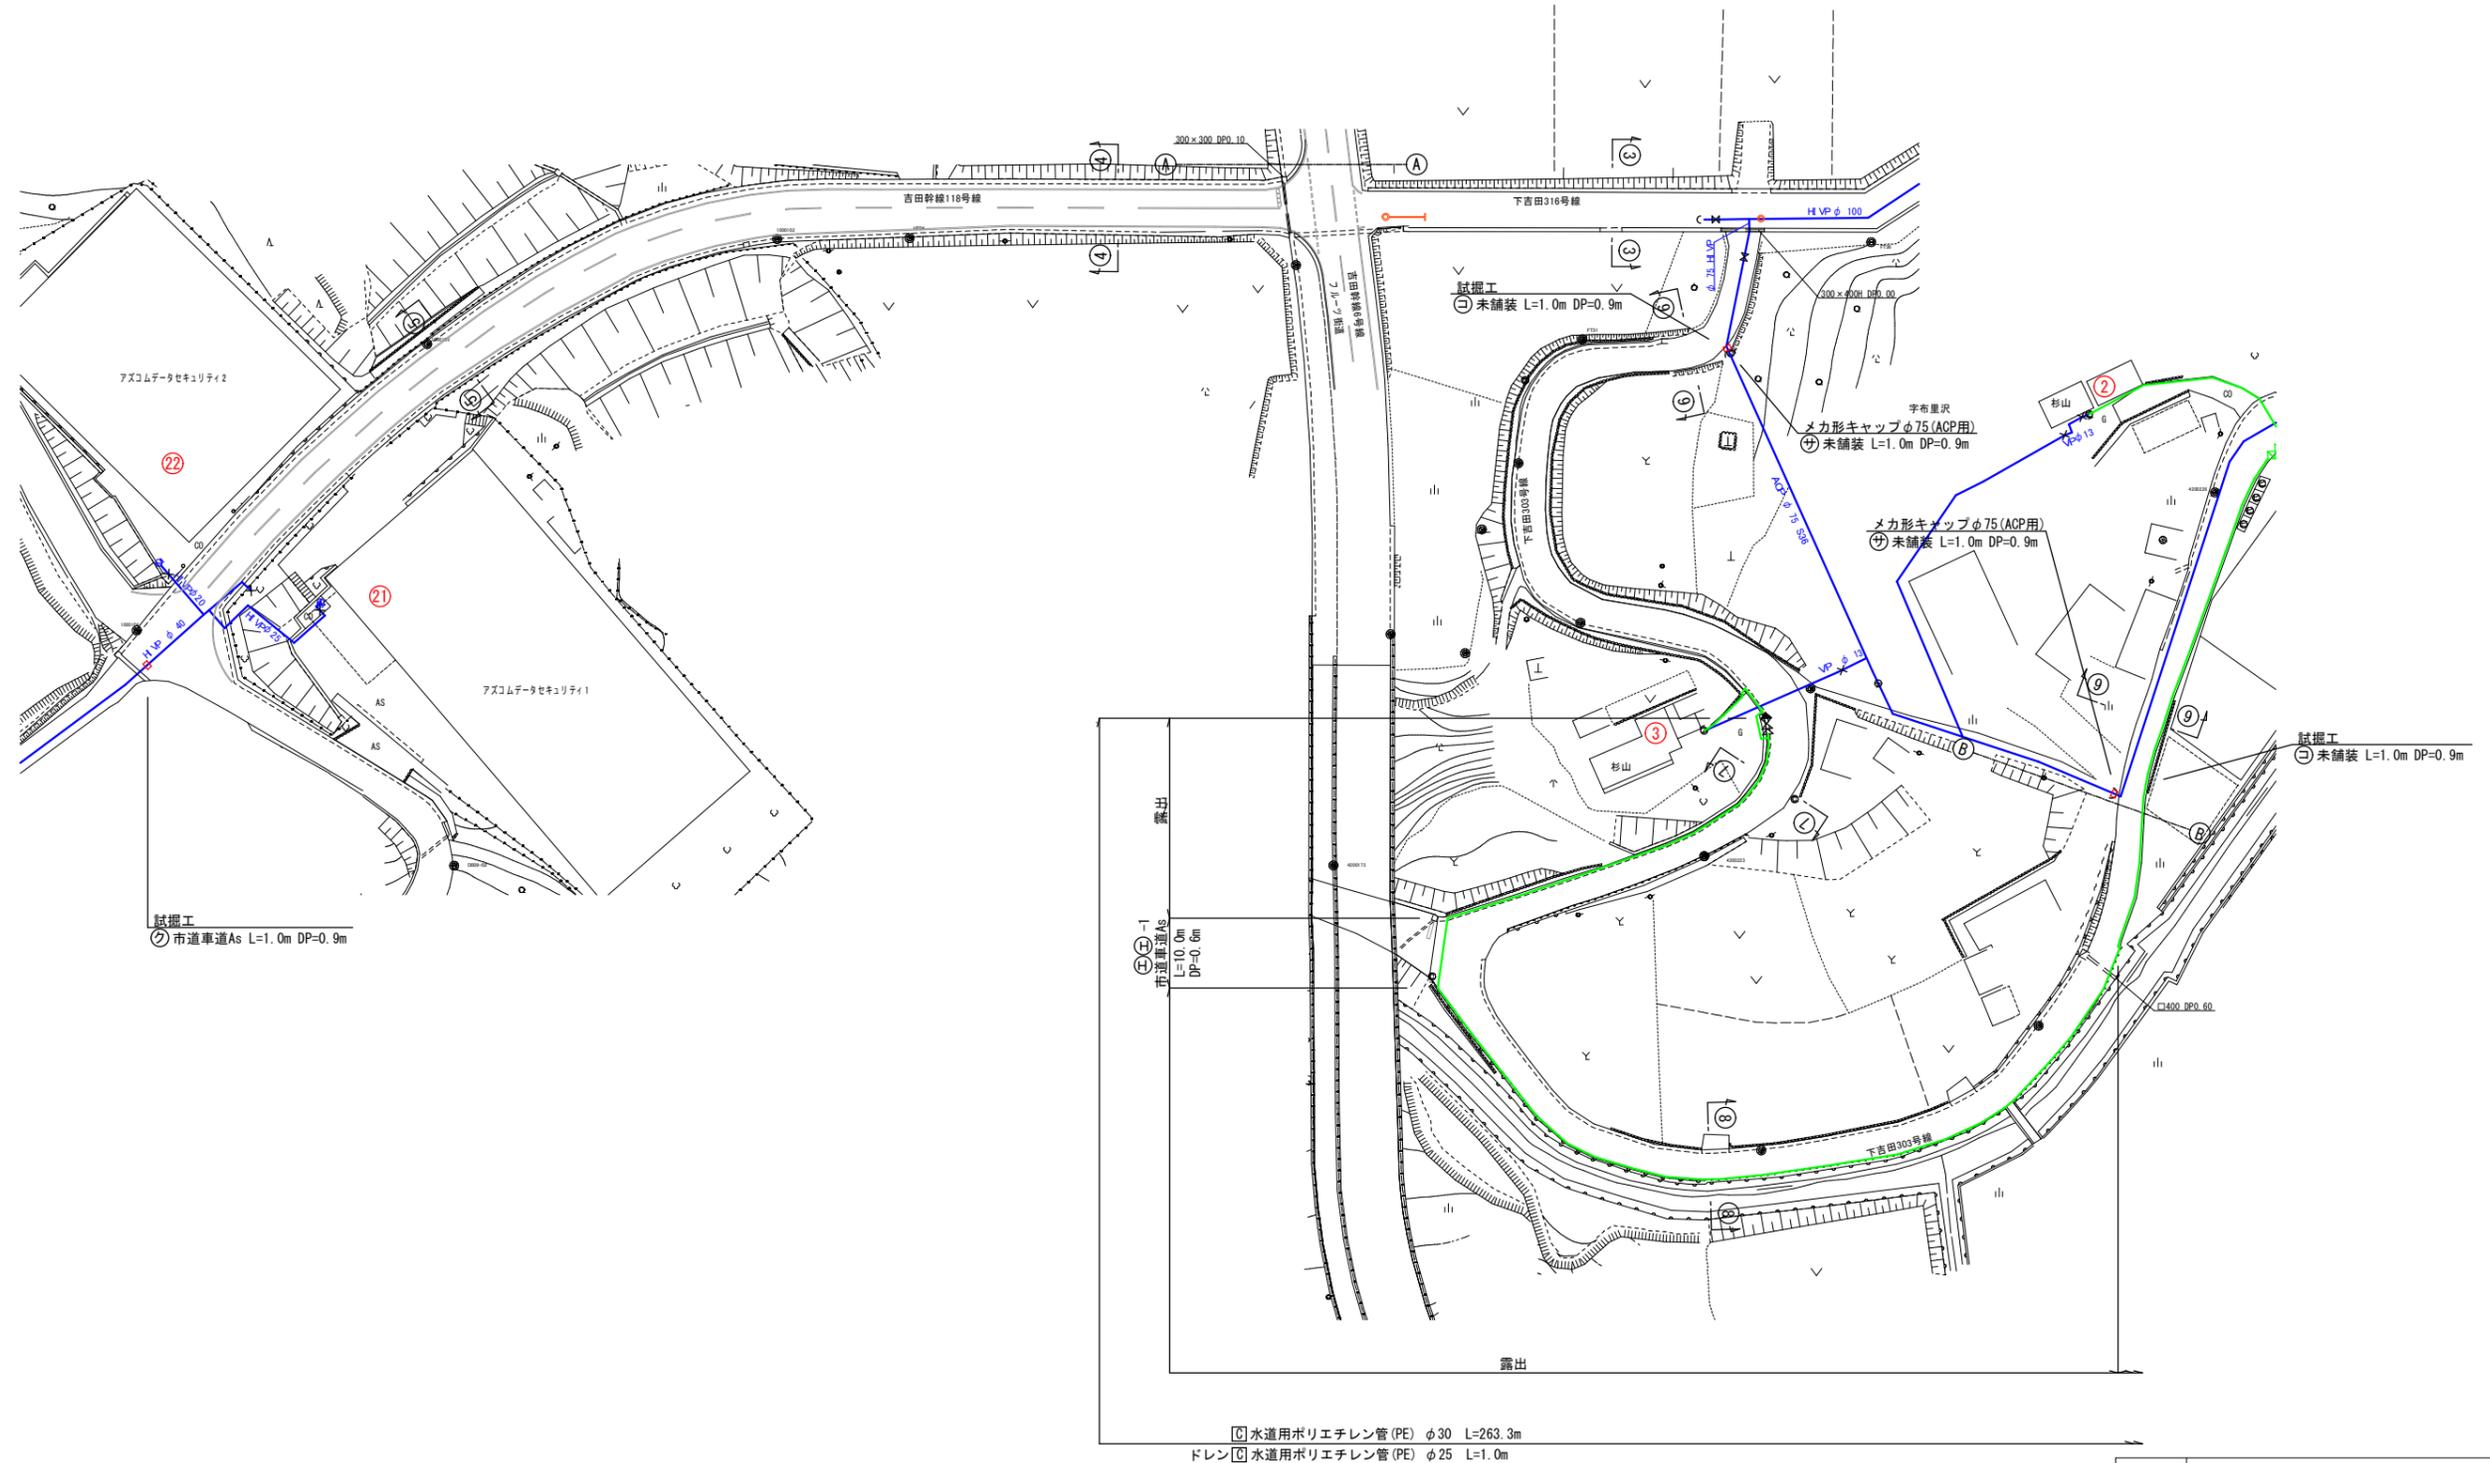

仮設配管平面図(2) A1:S=1/500
A3:S=1/1000

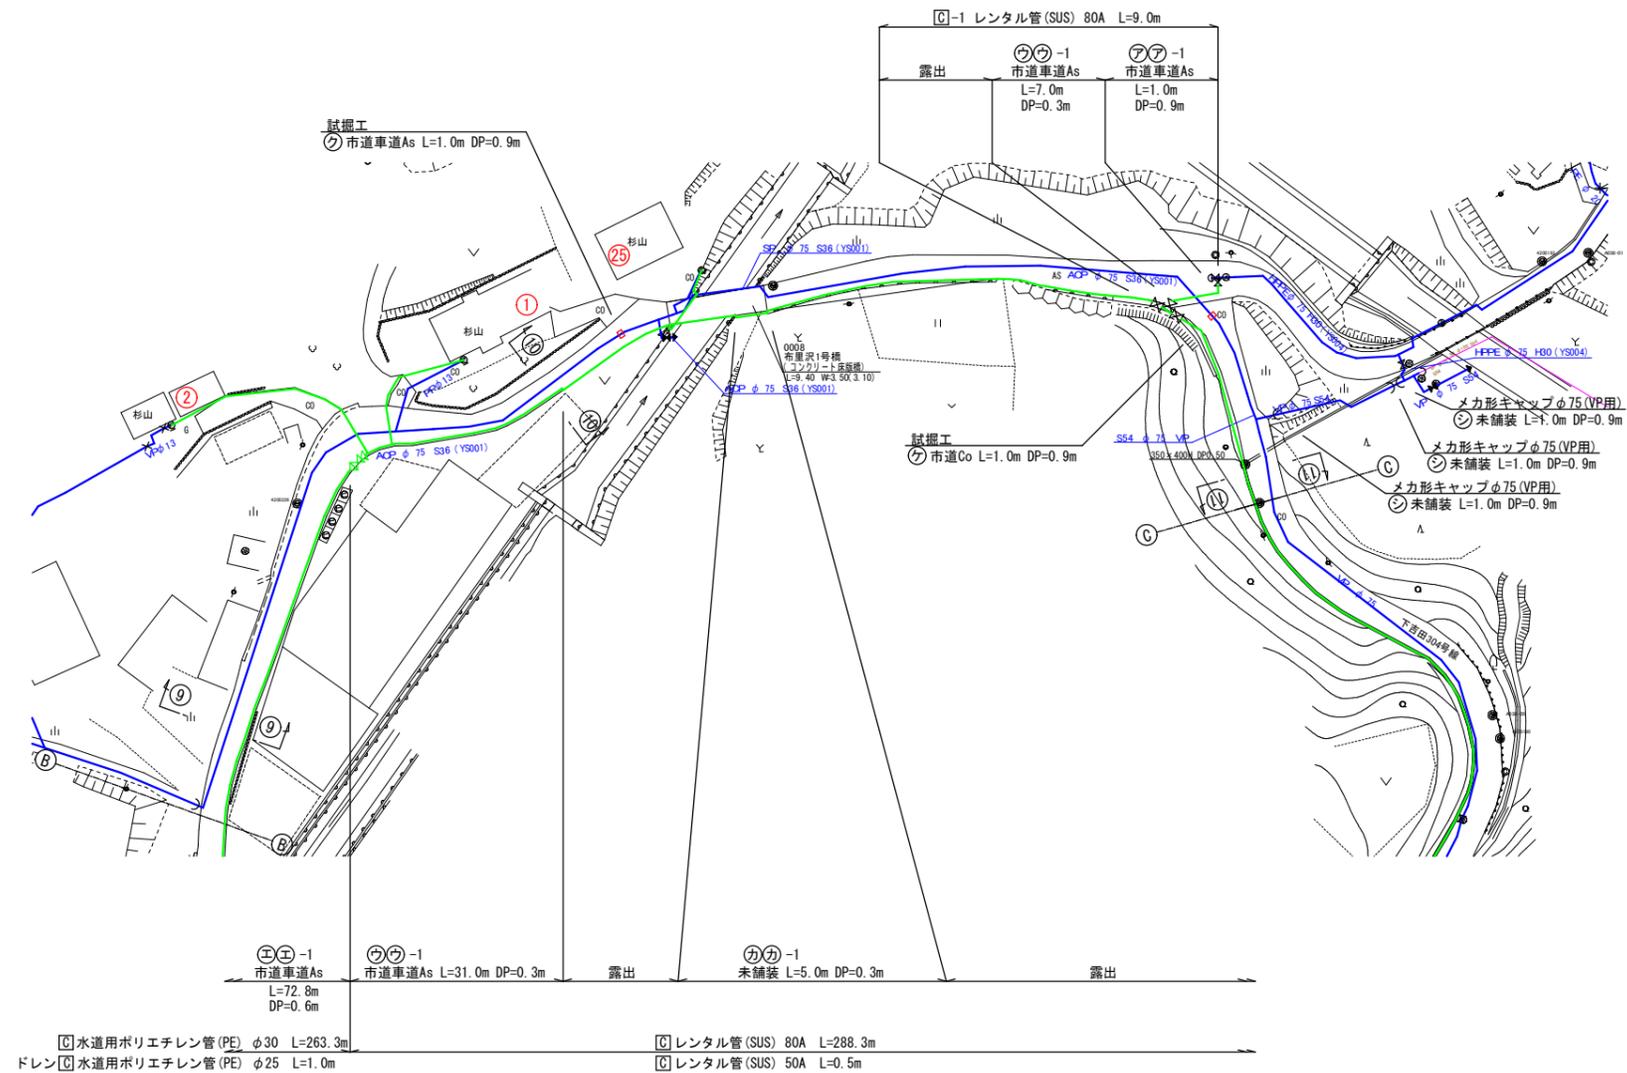


年度	令和7年度		
工事名	市道下吉田303号線外配水管布設替工事		
図面名	仮設配管平面図(2)		
縮尺	図示	図番	16
秩父広域市町村圏組合水道局			

仮設配管平面図(3) A1:S=1/500
A3:S=1/1000



年度	令和7年度		
工事名	市道下吉田303号線外配水管布設替工事		
図面名	仮設配管平面図(3)		
縮尺	図示	図番	17
秩父広域市町村圏組合水道局			


仮設配管平面図(4) A1:S=1/500
A3:S=1/1000

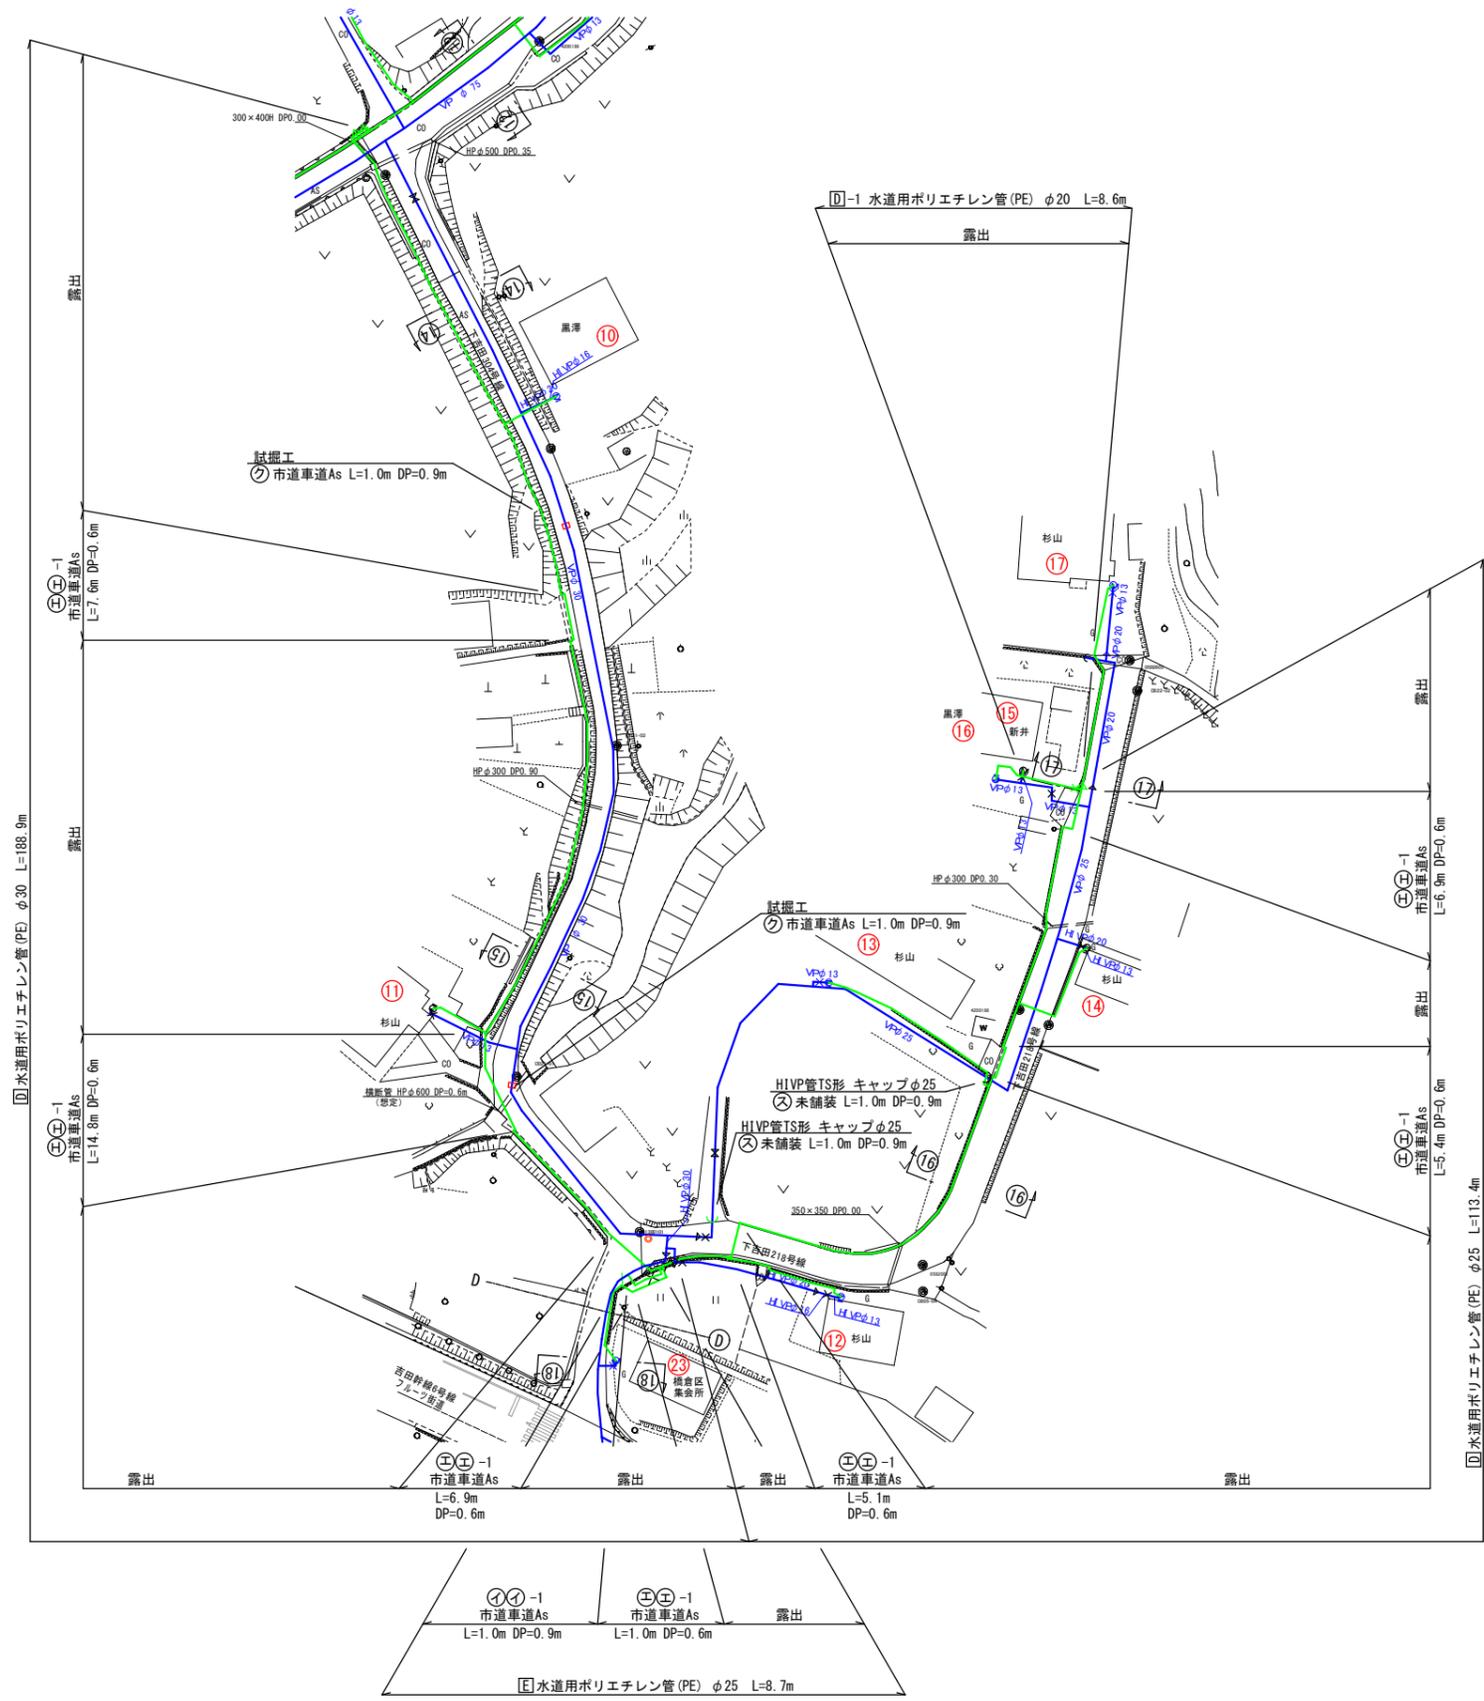

年度	令和7年度		
工事名	市道下吉田303号線外配水管布設替工事		
図面名	仮設配管平面図(4)		
縮尺	図示	図番	18
秩父広域市町村圏組合水道局			





仮設配管詳細図(1) S=NONE

資材表記一覧			
資材名称	記号	資材名称	記号
直管		レギュレーサー	
フレキ管		取り出し短管	
エルボ		仮設消火栓	
チーズ		撤去用直管	
バルブ			
受け×受け			

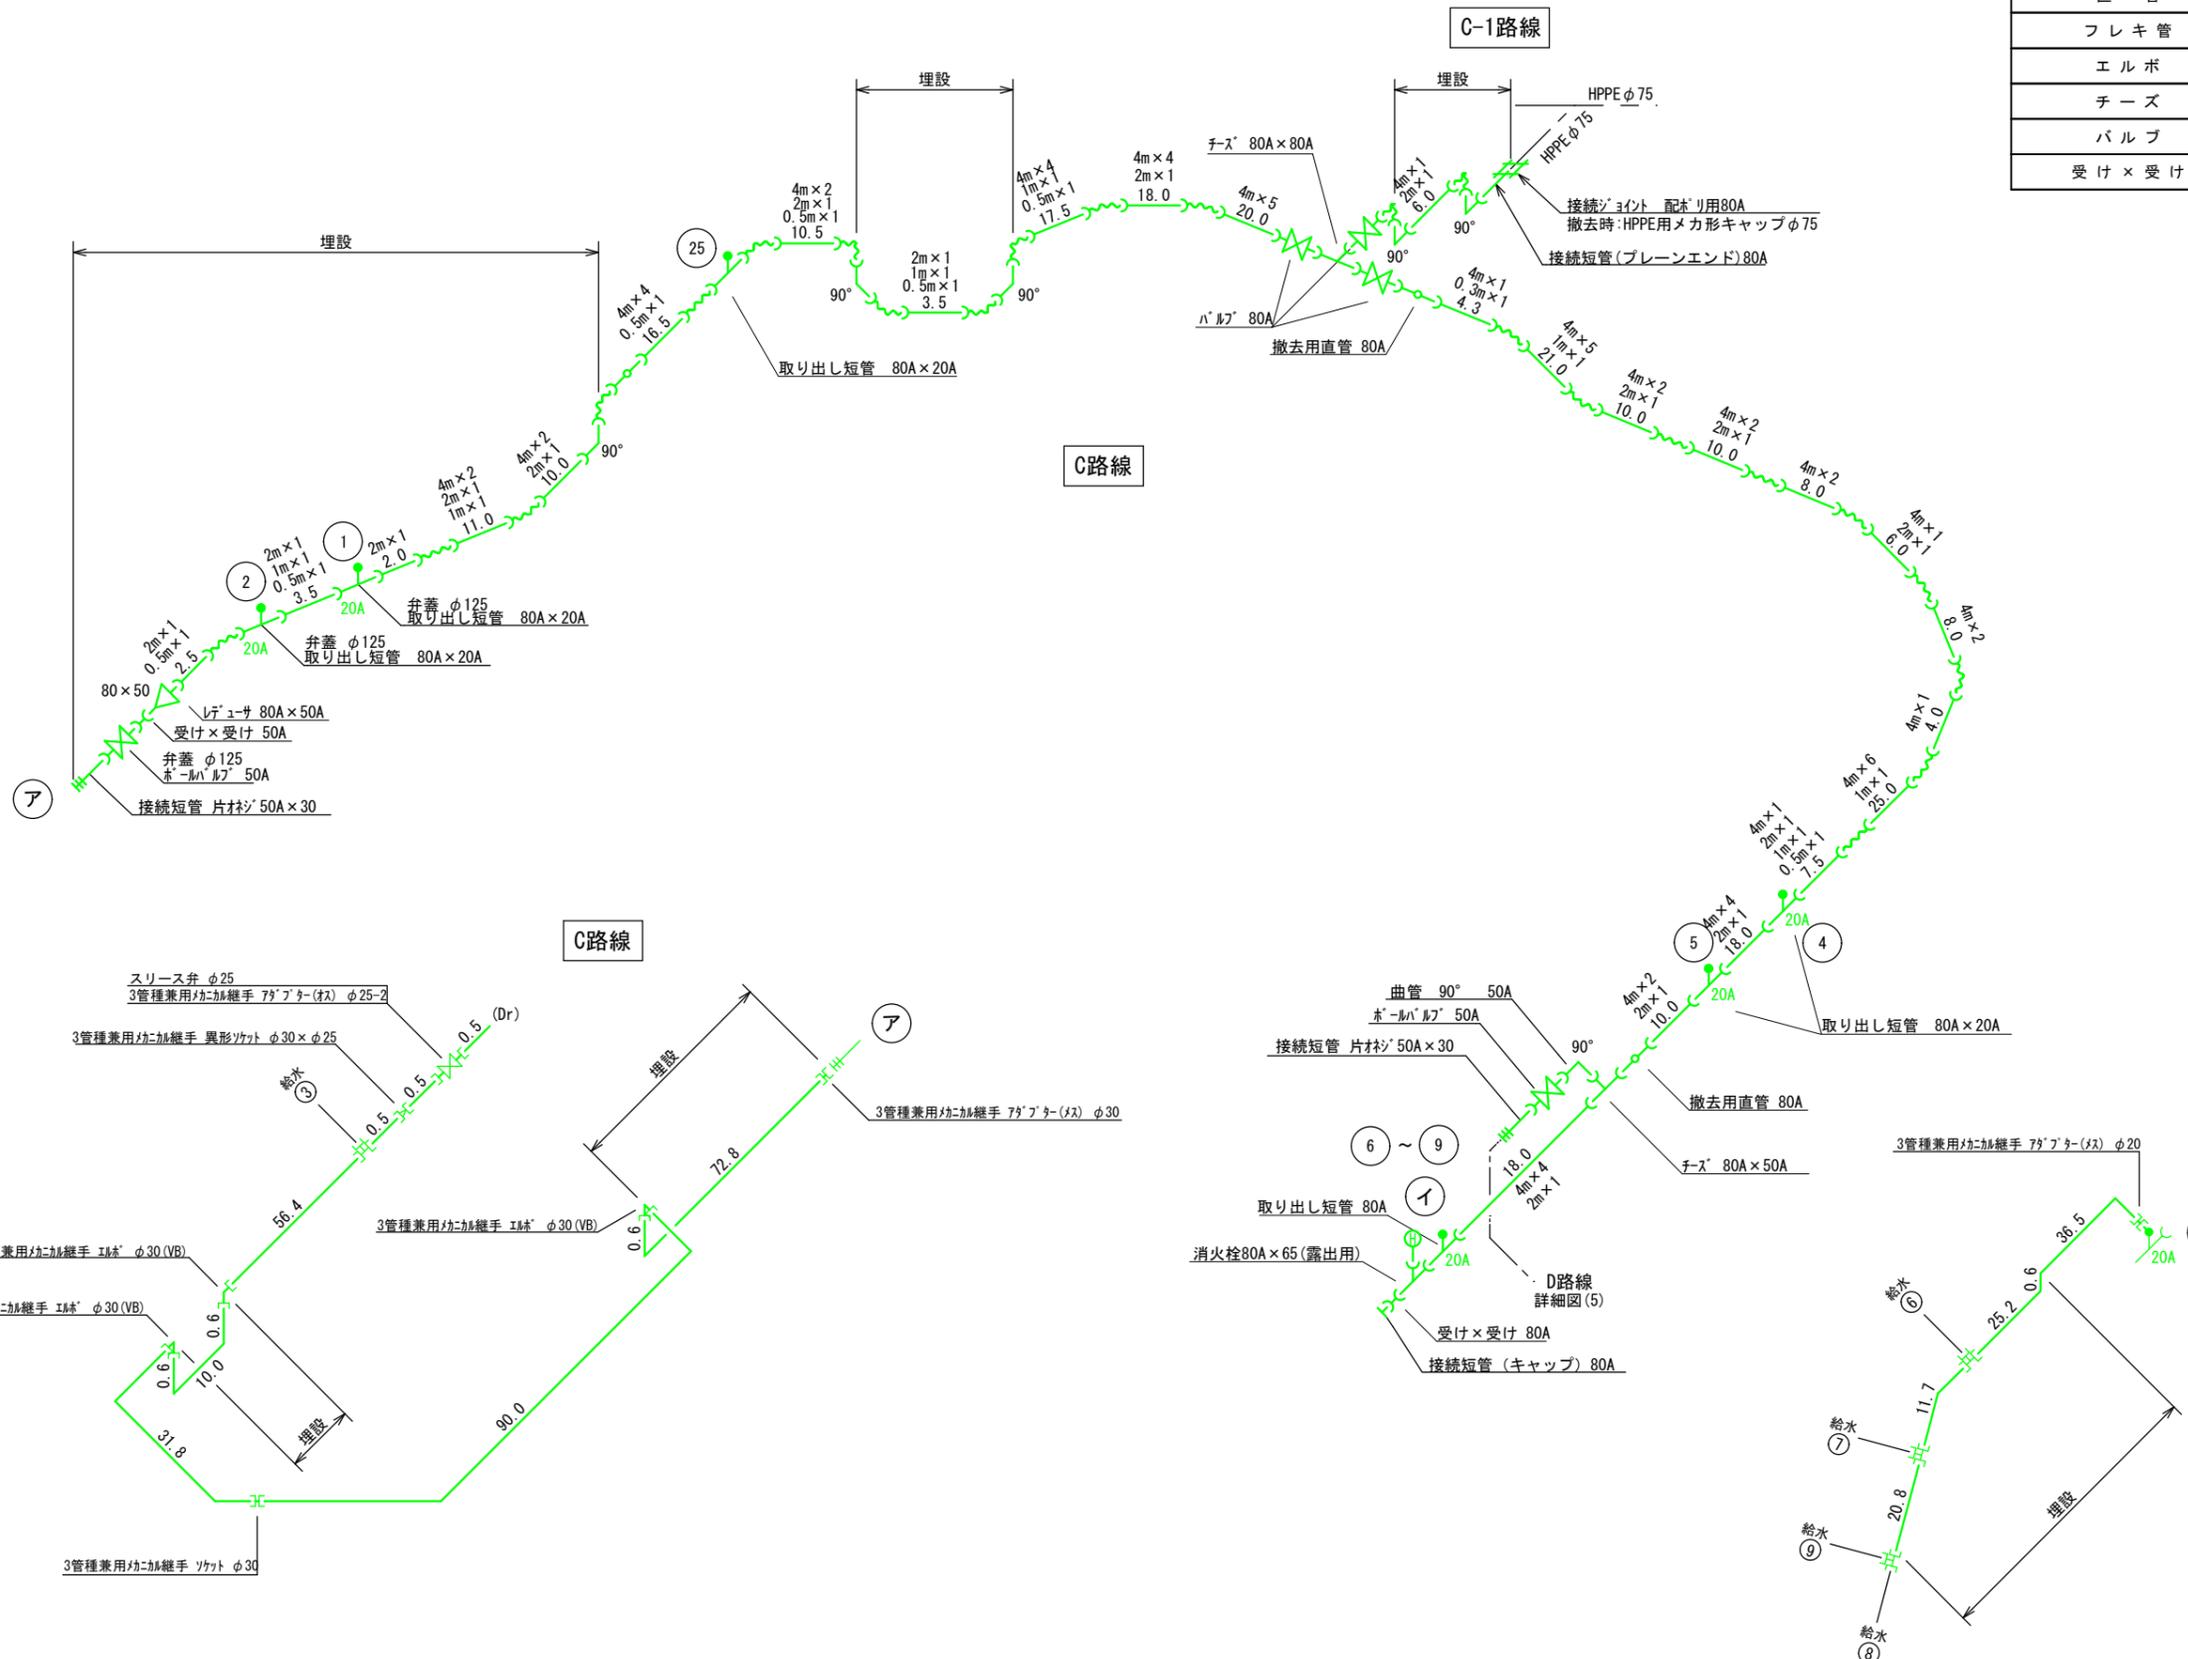

年度	令和7年度		
工事名	市道下吉田303号線外配水管布設替工事		
図面名	仮設配管詳細図(1)		
縮尺	NONE	図番	19
秩父広域市町村圏組合水道局			

土工断面標準図 (1) S=NONE

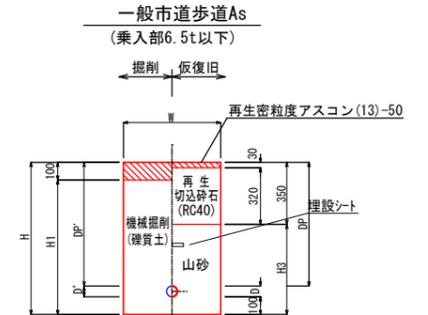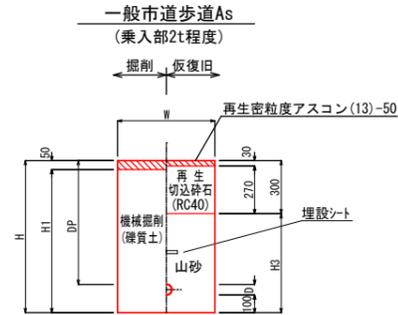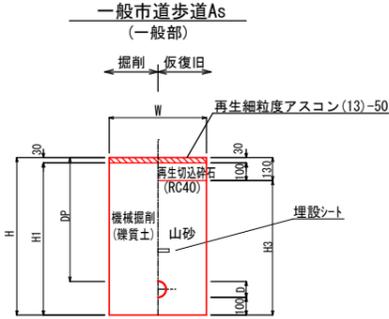
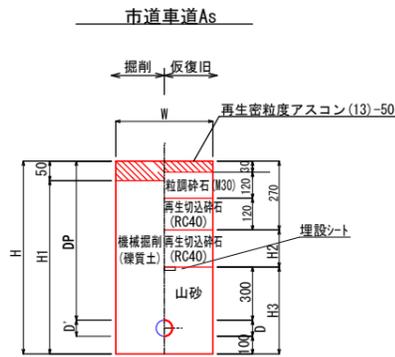


計算番号	管種	管径	管外径 D	管外径 D'	DP	DP'	W	H	H1	H2	H3	延長	備考
①	HPPE	φ 75	90	-	900	-	550	1090	1040	330	490	17.49	
②	PE	φ40以下	-	-	900	-	550	1000	950	330	400	1.90, 8.00, 28.00	
⑭	HPPE	φ 75	90	-	900	-	550	1090	1040	330	490	44.50, 270.78, 21.05, 2.53	
⑮	HPPE	φ 75	90	-	1300	-	550	1490	1440	730	490	2.72	
⑯	HPPE	φ 50	60	-	900	-	550	1060	1010	330	460	54.70	
⑰	PE	φ40以下	-	-	900	-	550	1000	950	330	400	83.60, 2.00, 2.00, 27.00, 1.50, 48.00, 3.00	
⑱	PE	φ40以下	-	-	1100	-	550	1200	1150	530	400	1.20	
⑳	HPPE	φ100	110	130	900	900	550	1130	1080	330	530	12.38	既設管撤去 HIVP φ100
㉑	HPPE	φ 75	100	90	900	900	550	1090	1040	330	490	17.50, 112.87, 65.32	既設管撤去 ACP φ75
㉒	HPPE	φ 75	90	90	900	900	550	1090	1040	330	490	20.21	既設管撤去 VP φ75
㉓	HPPE	φ 50	100	60	900	900	550	1060	1010	330	460	2.06	既設管撤去 ACP φ75
㉔	HPPE	φ 50	-	60	900	900	550	1060	1010	330	460	78.27, 40.26, 39.19, 22.53	既設管撤去 φ40以下
㉕	PE	φ40以下	-	-	900	900	550	1000	950	330	400	72.70, 23.80, 21.00, 1.50	既設管撤去 φ40以下
㉖	HPPE	φ 50	-	60	1400	1400	550	1500	1450	770	460	3.12, 3.55	既設管撤去 φ40以下

計算番号	管種	管径	管外径 D	DP	W	H	H1	H3	延長	備考
③	HPPE	φ 75	90	700	550	890	860	760	0.58	
④	HPPE	φ 50	60	700	550	860	830	730	29.15, 27.50, 23.20, 1.00, 71.91	
⑤	HPPE	φ 50	60	1000	550	1160	1130	1030	1.01	
⑥	HPPE	φ 50	60	1150	550	1310	1280	1180	1.11	
⑦	PE	φ40以下	-	700	550	800	770	670	3.00, 22.00, 11.50, 6.80, 29.50, 16.50, 24.00, 1.50	

計算番号	管種	管径	管外径 D	DP	W	H	H1	H3	延長	備考
⑧	HPPE	φ 50	60	700	550	860	810	560	4.00, 4.00, 3.49	
⑨	HPPE	φ 50	60	1150	550	1310	1260	1010	1.51	
⑩	PE	φ40以下	-	700	550	800	750	500	4.00, 4.00	




計算番号	管種	管径	管外径 D'	管外径 D	DP'	DP	W	H	H1	H3	延長	備考
⑪	HPPE	φ 50	-	60	-	700	550	860	760	510	6.00	
⑫	HPPE	φ 50	-	60	-	1000	550	1160	1060	810	1.37	
⑬	PE	φ40以下	-	-	-	700	550	800	700	450	6.00, 7.50	
⑰	HPPE	φ 50	60	60	600	600	550	760	660	410	1.34	既設管撤去 HIVP φ50

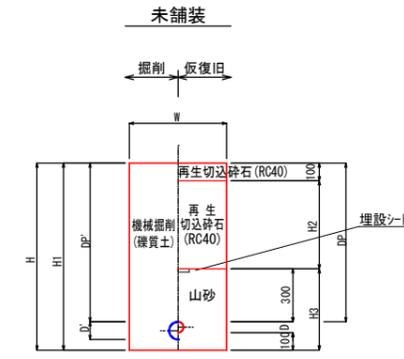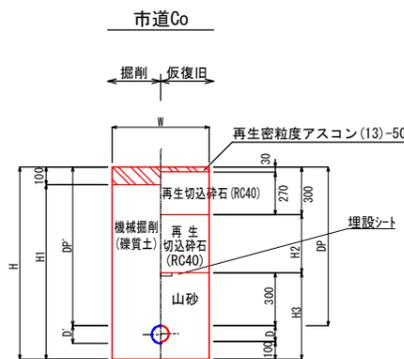

計算番号	管種	管径	管外径 D'	管外径 D	DP'	DP	W	H	H1	H2	H3	延長	備考
㉗	HPPE	φ 75	100	90	900	900	550	1090	990	300	490	14.20	既設管撤去 ACP φ75
㉘	HPPE	φ 75	90	90	900	900	550	1090	990	300	490	7.69, 122.57	既設管撤去 VP φ75
㉙	HPPE	φ 75	90	90	1200	1200	550	1390	1290	600	490	2.56	既設管撤去 VP φ75
㉚	HPPE	φ 50	-	60	900	900	550	1060	960	300	460	2.04, 17.29	既設管撤去 φ40以下
㉛	HPPE	φ 50	-	60	1250	1250	550	1410	1310	650	460	2.52	既設管撤去 φ40以下

計算番号	管種	管径	管外径 D'	管外径 D	DP'	DP	W	H	H1	H2	H3	延長	備考
㉜	HPPE	φ 50	100	60	900	900	550	1060	1060	500	460	2.01	既設管撤去 ACP φ75
㉝	PE	φ40以下	-	-	-	700	550	800	800	300	400	97.00	

〈既設管単独撤去〉

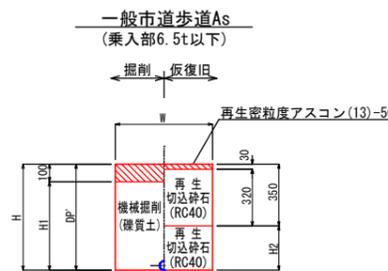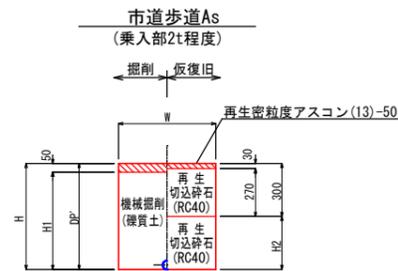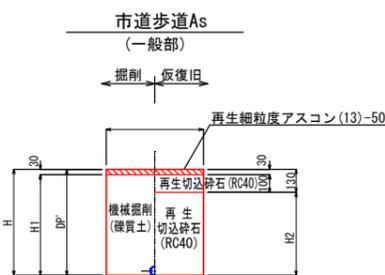

計算番号	管外径 D'	DP'	W	H	H1	H2	延長	備考
③④	-	900	550	900	850	630	9.50, 1.00, 1.00	既設管撤去 φ40以下
④⑩	-	900	550	900	850	630	22.50, 39.00, 13.50, 1.00	既設管撤去 φ40以下

計算番号	管外径 D'	DP'	W	H	H1	H2	延長	備考
③⑤	-	600	550	600	570	470	30.00	既設管撤去 φ40以下
③⑥	-	900	550	900	870	770	33.50	既設管撤去 φ40以下


計算番号	管外径 D'	DP'	W	H	H1	H2	延長	備考
③⑦	-	600	550	600	550	300	1.50	既設管撤去 φ40以下

計算番号	管外径 D'	DP'	W	H	H1	H2	延長	備考
③⑧	-	600	550	600	500	250	1.00	既設管撤去 φ40以下
③⑨	-	900	550	900	800	550	4.50, 1.00	既設管撤去 φ40以下

年度	令和7年度		
工事名	市道下吉田303号線外配水管布設替工事		
図面名	土工断面標準図(1)		
縮尺	NONE	図番	21
秩父広域市町村圏組合水道局			

土工断面標準図 (2) S=NONE


〈本設給水〉

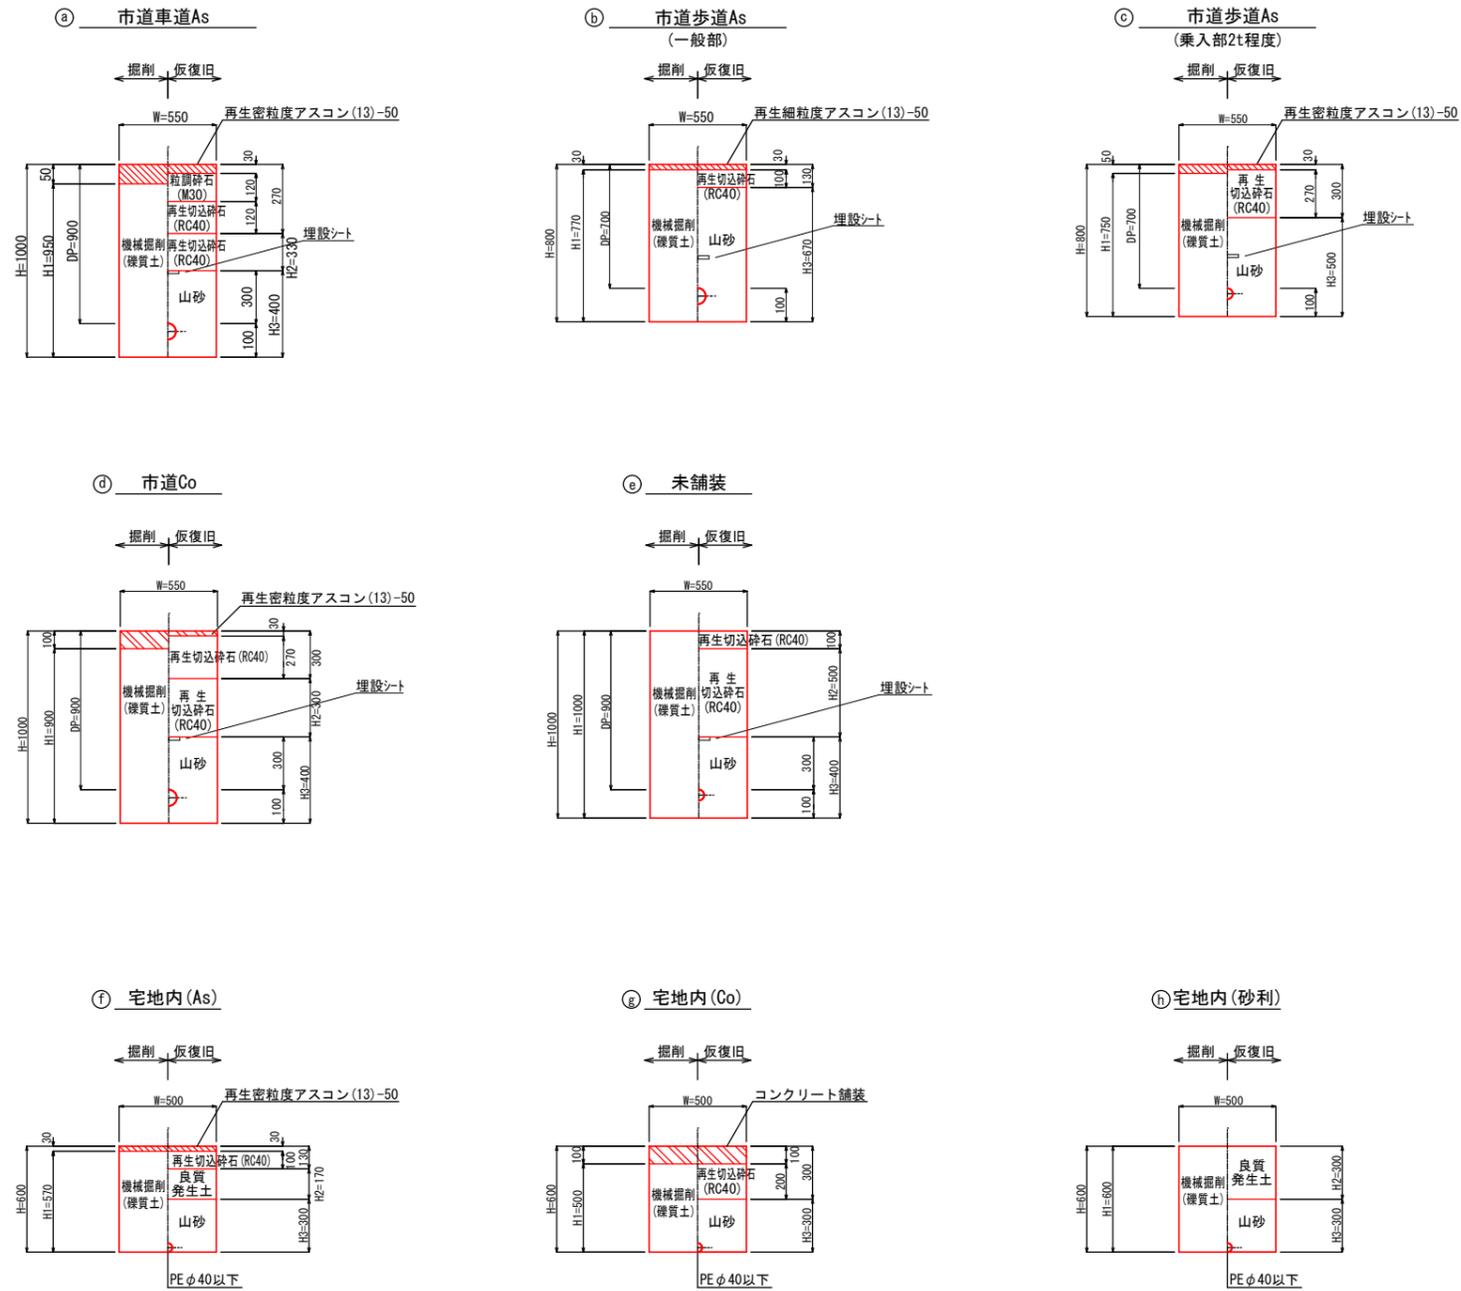


年度	令和7年度		
工事名	市道下吉田303号線外配水管布設替工事		
図面名	本設土工断面標準図(2)		
縮尺	NONE	図番	22
秩父広域市町村圏組合水道局			

土工標準断面図(3) S=NONE


〈仮設埋設部〉

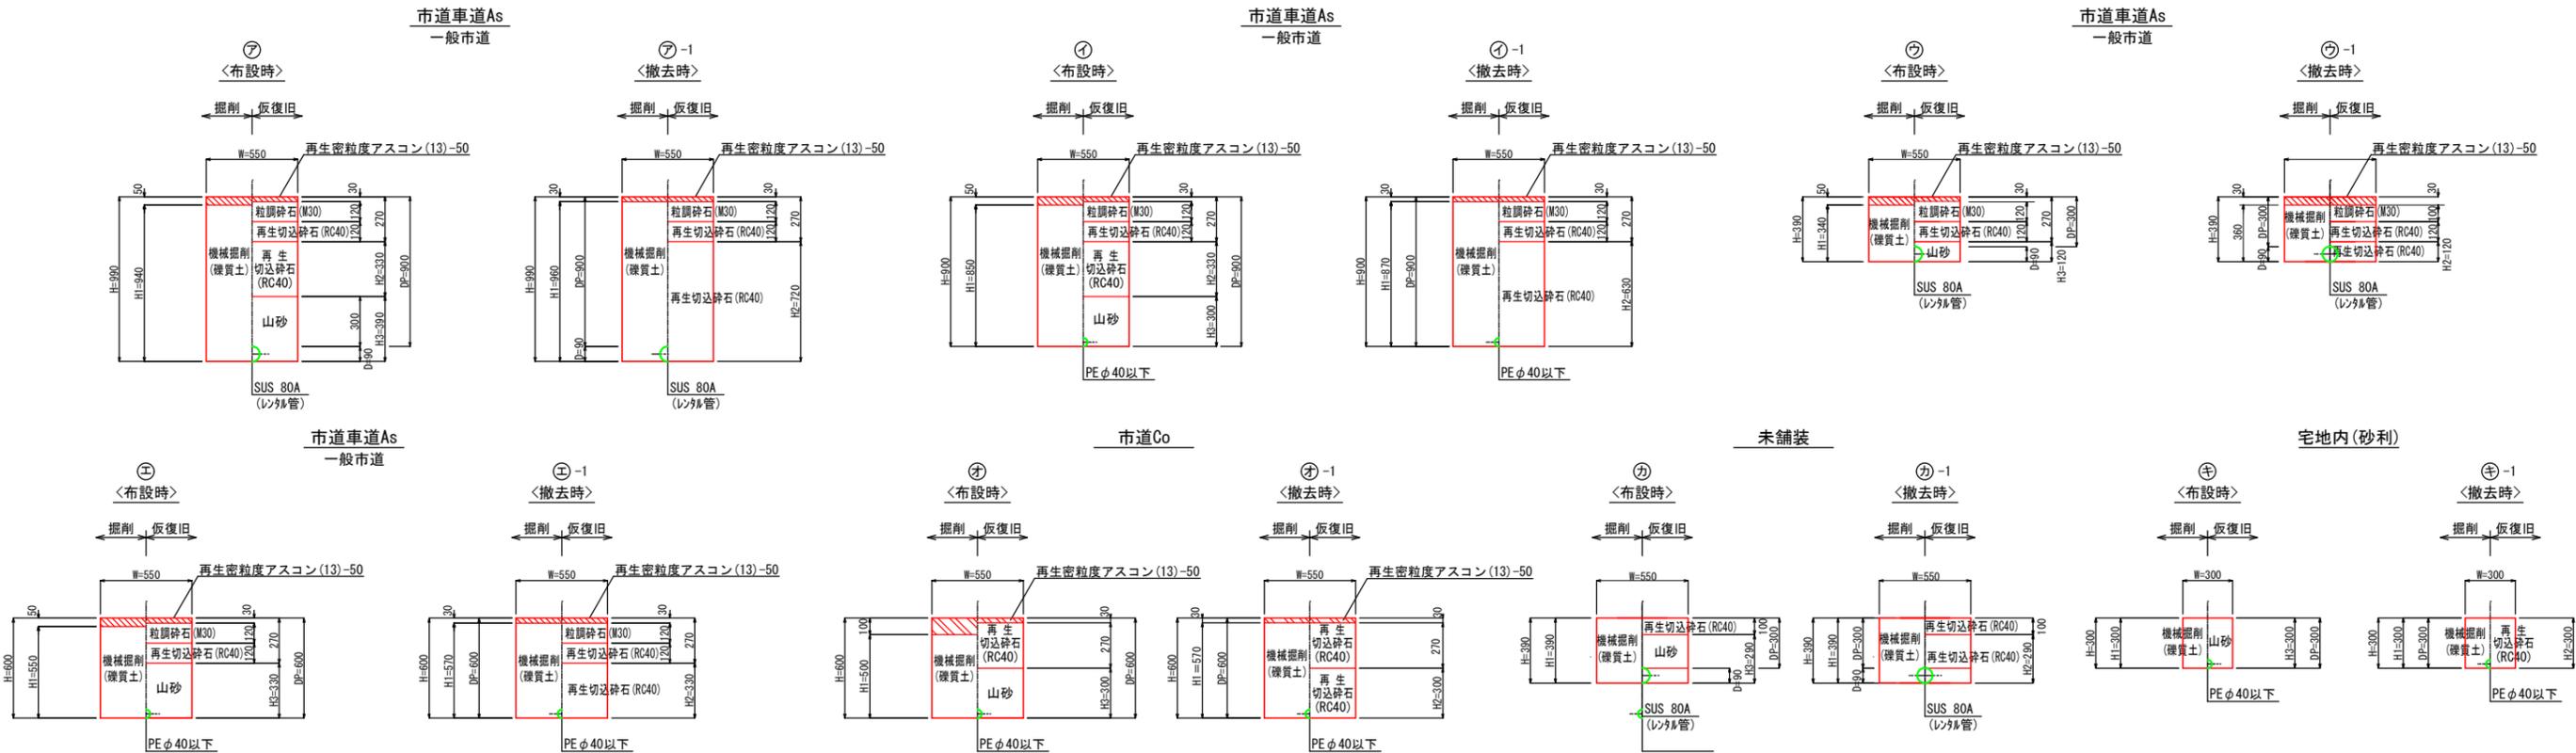


〈試掘部〉

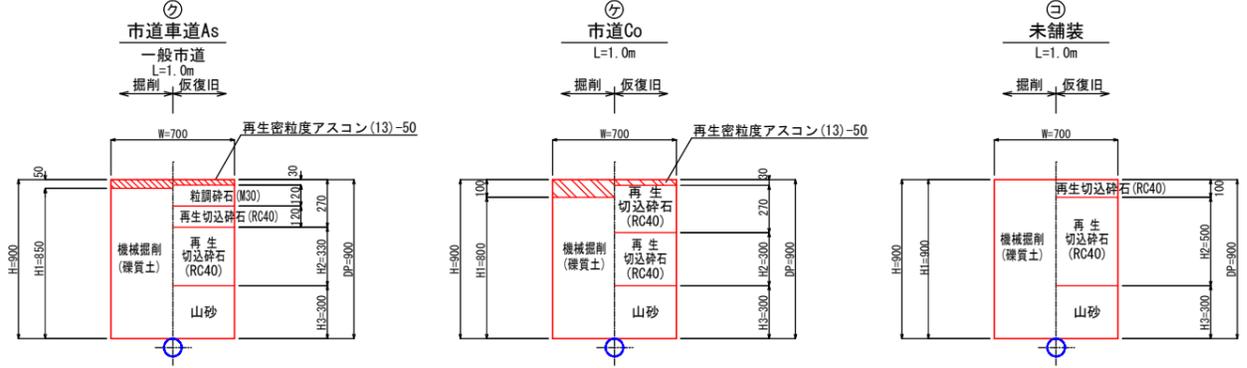

〈不断水仕切弁部〉

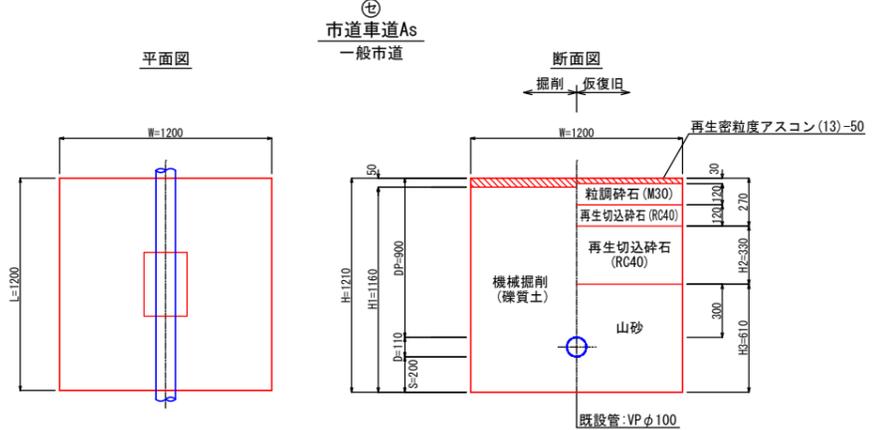






〈既設管柱帽部〉

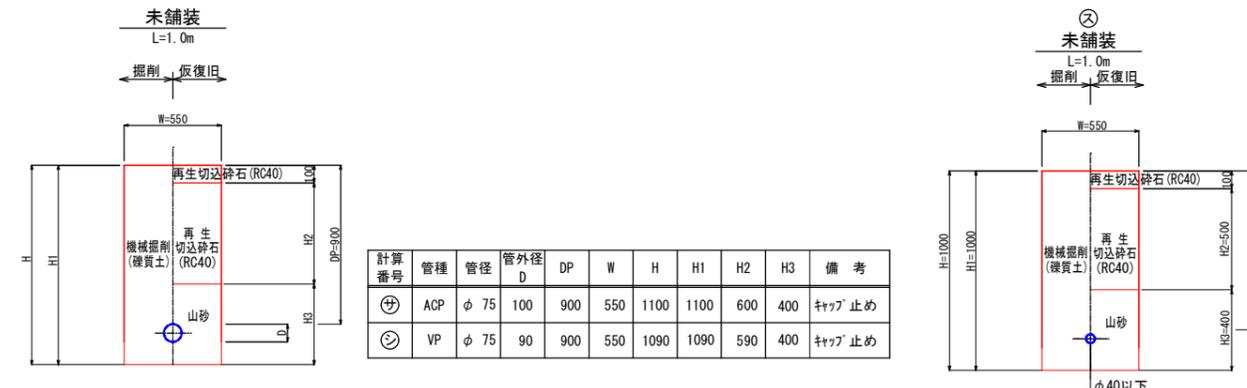

計算番号	管種	管径	管外径 D	DP	W	H	HI	H2	H3	備考
⑩	ACP	φ 75	100	900	550	1100	1100	600	400	キャップ止め
⑪	VP	φ 75	90	900	550	1090	1090	590	400	キャップ止め


年度	令和7年度		
工事名	市道下吉田303号線外配水管布設替工事		
図面名	土工標準断面図(3)		
縮尺	NONE	図番	23
秩父広域市町村圏組合水道局			

本復旧標準断面図 S=NONE

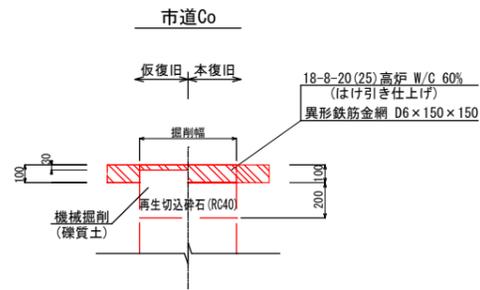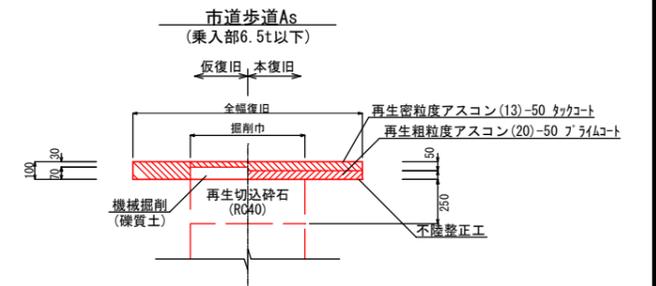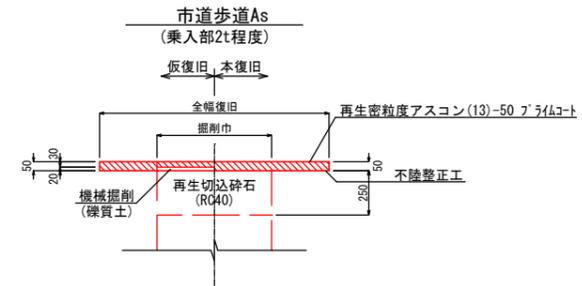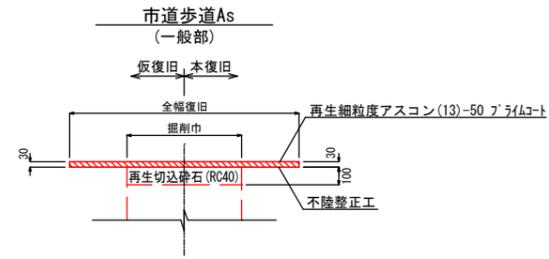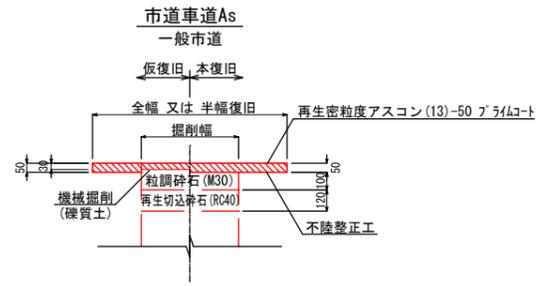


年度	令和7年度		
工事名	市道下吉田303号線外配水管布設替工事		
図面名	本復旧標準断面図		
縮尺	NONE	図番	24
秩父広域市町村圏組合水道局			


仕切弁据付標準図 A1:S=1/10
A3:S=1/20

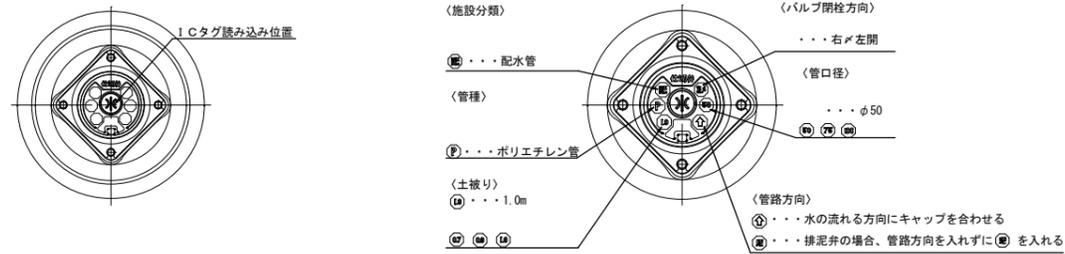

φ100~50

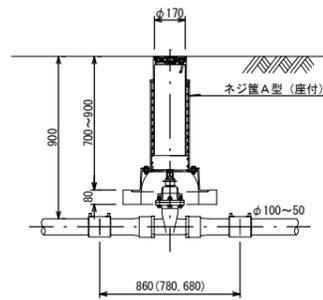


φ50

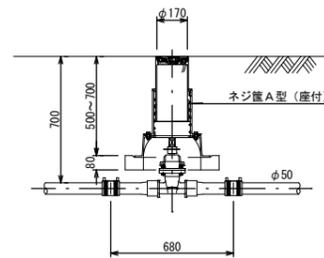


消火栓室据付標準図 A1:S=1/10
A3:S=1/20

秩父広域市町村圏組合水道局型 消火栓鉄蓋図(耐スリップ模様)

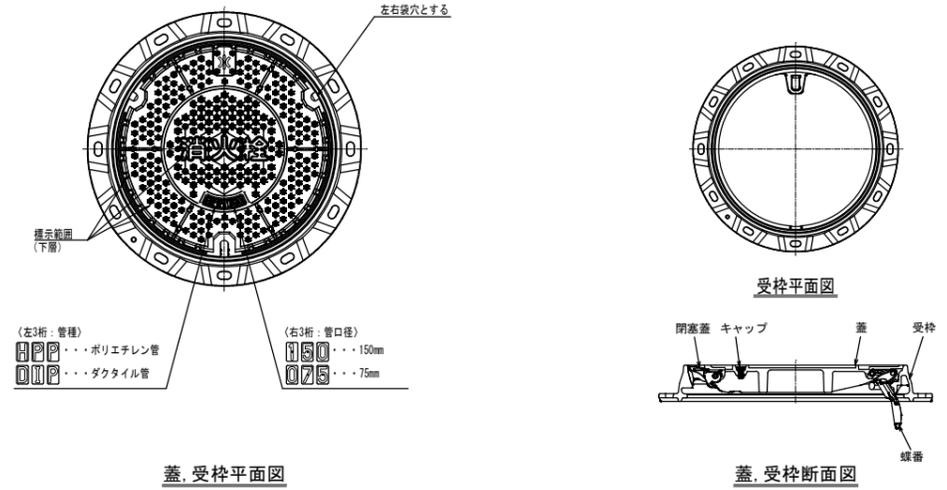


(土被り700~900mm)

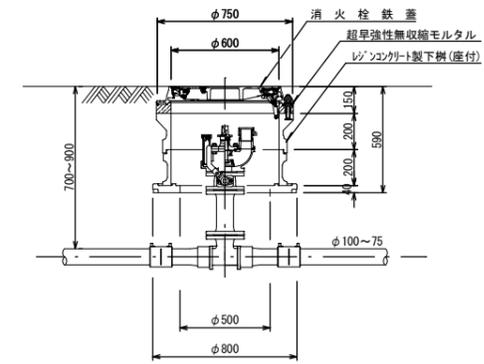

給水装置標準図 A1:S=1/50
A3:S=1/100




民地内接続(量水器迄)

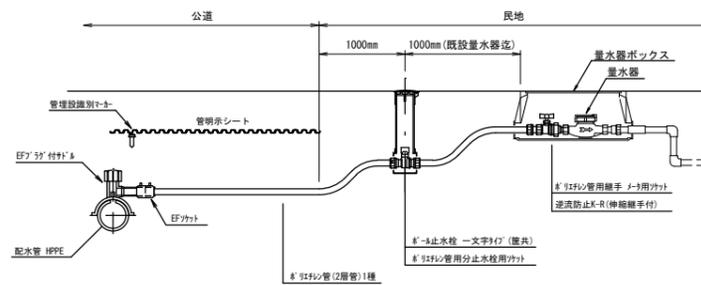

年度	令和7年度		
工事名	市道下吉田303号線外配水管布設替工事		
図面名	弁蓋・弁室等据付標準図・給水装置標準図		
縮尺	図示	図番	25
秩父広域市町村圏組合水道局			



舗装本復旧図(2) A1:S=1/500
A3:S=1/1000

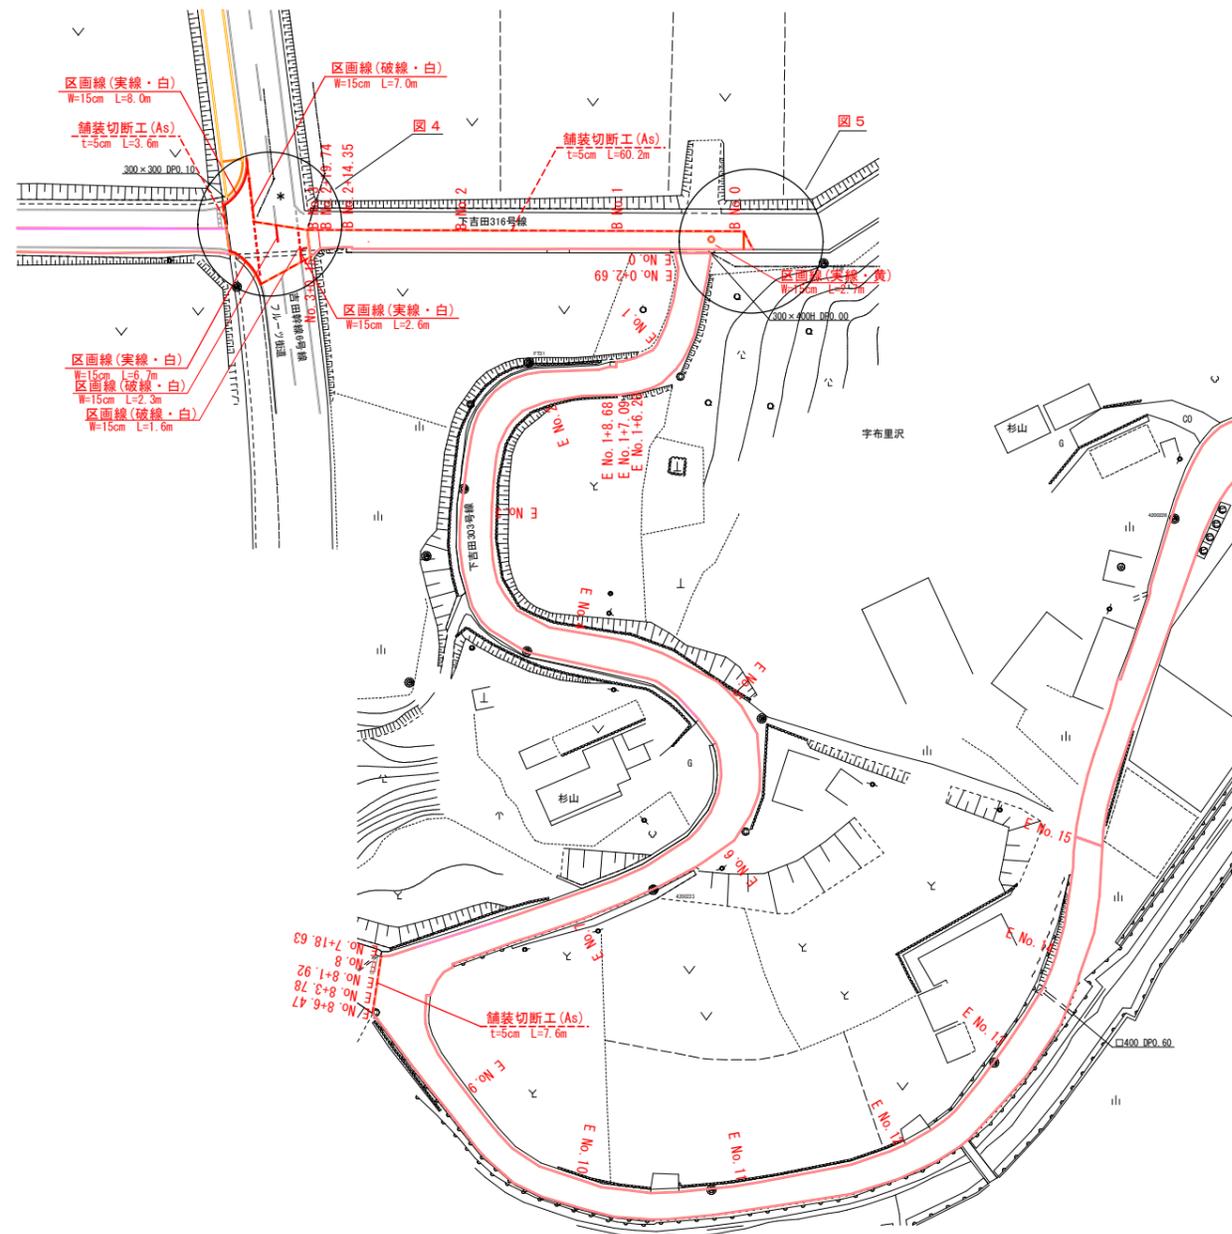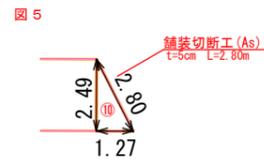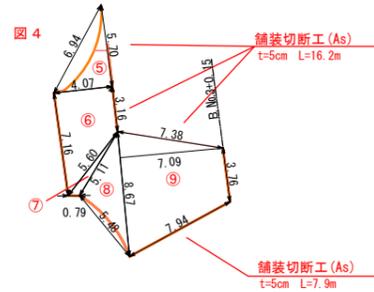

B 市道(車道)

測点	幅	備考
No. 0	2.49	
No. 1	2.47	
No. 2	2.54	
No. 2+14.35	2.56	
No. 2+14.35	2.37	
No. 2+19.74	2.56	
No. 3	3.62	
No. 3+0.15	3.75	

△D等求積

番号	面積(m ²)	舗装切断(m)	備考
⑤	11.64	5.70	
⑥	21.00	3.16	
⑦	1.65		
⑧	13.17		
⑨	44.06	15.32	
⑩	1.58	2.80	

E 市道(車道)

測点	幅	備考
No. 0	5.02	
No. 0+4.18	2.69	
No. 1	4.67	
No. 1+6.20	4.58	
No. 1+7.09	3.94	
No. 1+8.68	3.60	
No. 2	4.54	
No. 3	4.42	
No. 4	4.26	
No. 5	5.39	
No. 6	3.90	
No. 7	3.52	
No. 7+18.63	4.17	
No. 8	4.44	
No. 8+1.92	8.50	
No. 8+3.78	7.55	
No. 8+3.78	6.98	
No. 8+6.47	7.26	
No. 9	3.52	
No. 10	3.73	
No. 11	3.59	
No. 12	3.90	
No. 13	4.41	
No. 14	3.94	
No. 15	3.76	

舗装板切断

舗装厚	
t=5cm	3.6, 16.2, 7.9, 60.2, 2.8, 7.6


年度	令和7年度		
工事名	市道下吉田303号線外配水管布設替工事		
図面名	舗装本復旧図(2)		
縮尺	図示	図番	27
秩父広域市町村圏組合水道局			



舗装本復旧図(3) A1:S=1/500
A3:S=1/1000

E 市道(車道) As

測点	幅	備考
No. 15	3.76	
No. 15+19.95	4.37	
No. 15+19.95	3.97	
No. 16	3.97	
No. 16+13.29	4.37	
No. 17	4.75	
No. 17+18.03	6.96	
No. 18	6.83	
No. 18+8.62	5.16	
No. 18+16.41	2.96	
No. 19	3.30	
No. 20	3.72	
No. 20+5.50	4.92	

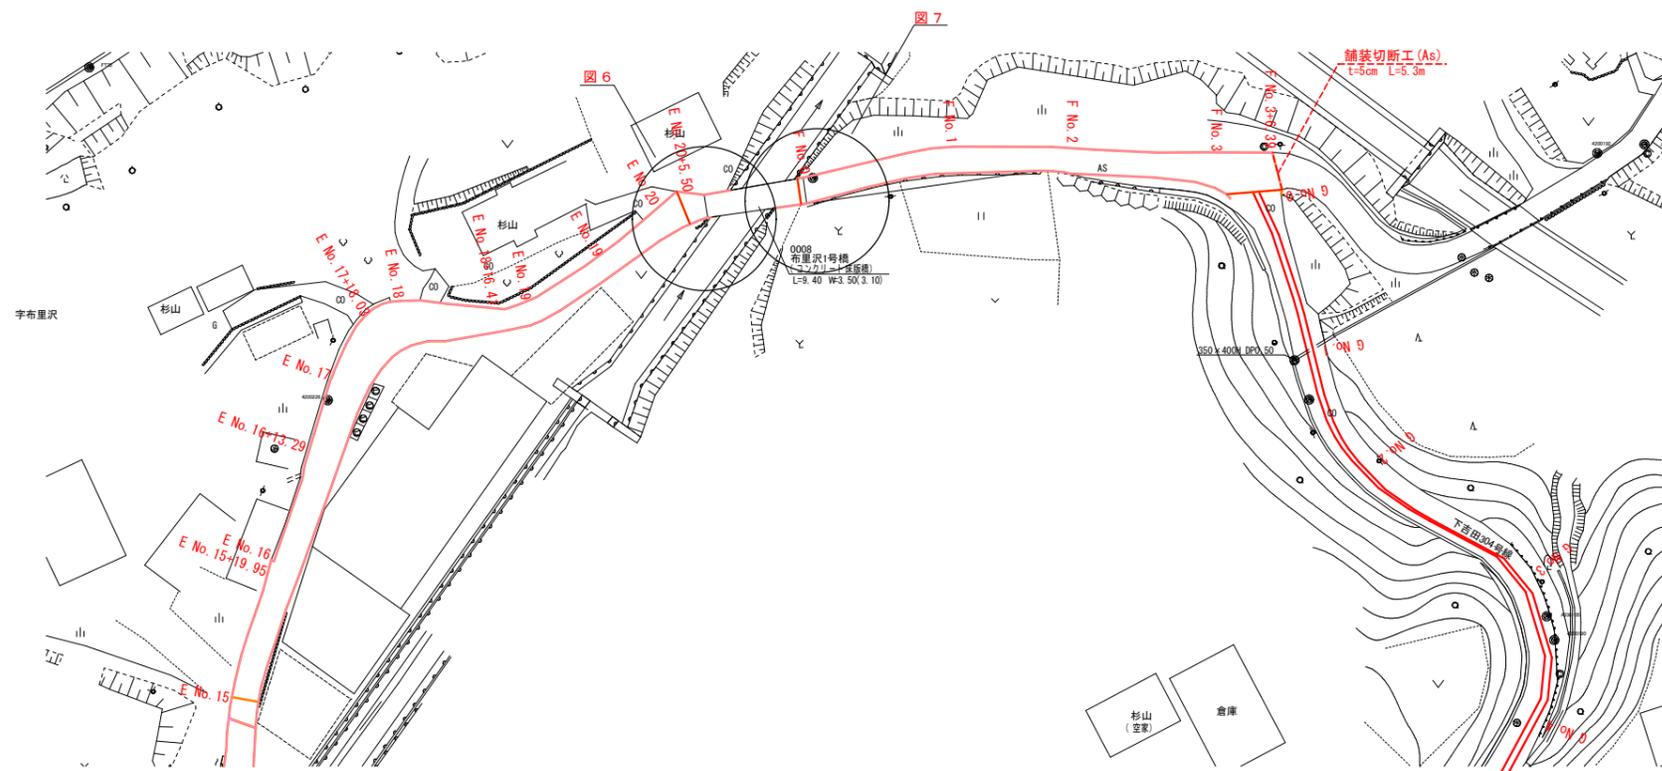

F 市道(車道) As

測点	幅	備考
No. 0	3.61	
No. 1	3.59	
No. 2	3.50	
No. 3	5.78	
No. 3+6.39	5.32	

G 市道(車道) Co



測点	幅	備考
No. 0	0.55	
No. 1	0.55	
No. 2	0.55	
No. 3	0.55	
No. 4	0.55	

舗装版切断

舗装厚	
t=5cm	5.3


へロン等求積

番号	面積(m ²)	舗装切断(m)	備考
①	7.38		
②	5.78		
③	5.90		
④	6.39		

 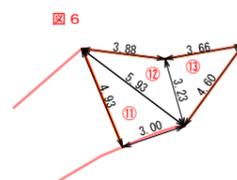


年度	令和7年度		
工事名	市道下吉田303号線外配水管布設替工事		
図面名	舗装本復旧図(3)		
縮尺	図示	図番	28
秩父広域市町村圏組合水道局			

舗装本復旧図(4) A1/S=1/500
A3/S=1/1000

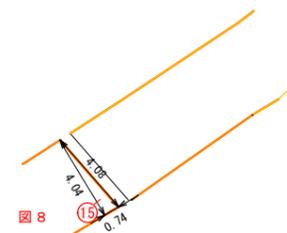

J 市道(車道)As

測点	幅	備考
No. 0	4.04	
No. 1	3.94	
No. 2	3.88	
No. 2+0.32	3.88	
No. 2+0.32	3.54	
No. 2+1.02	3.51	
No. 2+1.02	3.70	
No. 2+18.52	3.84	
No. 3	4.36	
No. 3+8.52	5.92	
No. 4	4.39	
No. 4+6.37	4.55	
No. 4+6.37	4.35	
No. 4+7.24	4.37	
No. 4+7.24	4.52	
No. 5	4.16	
No. 5+12.89	3.61	

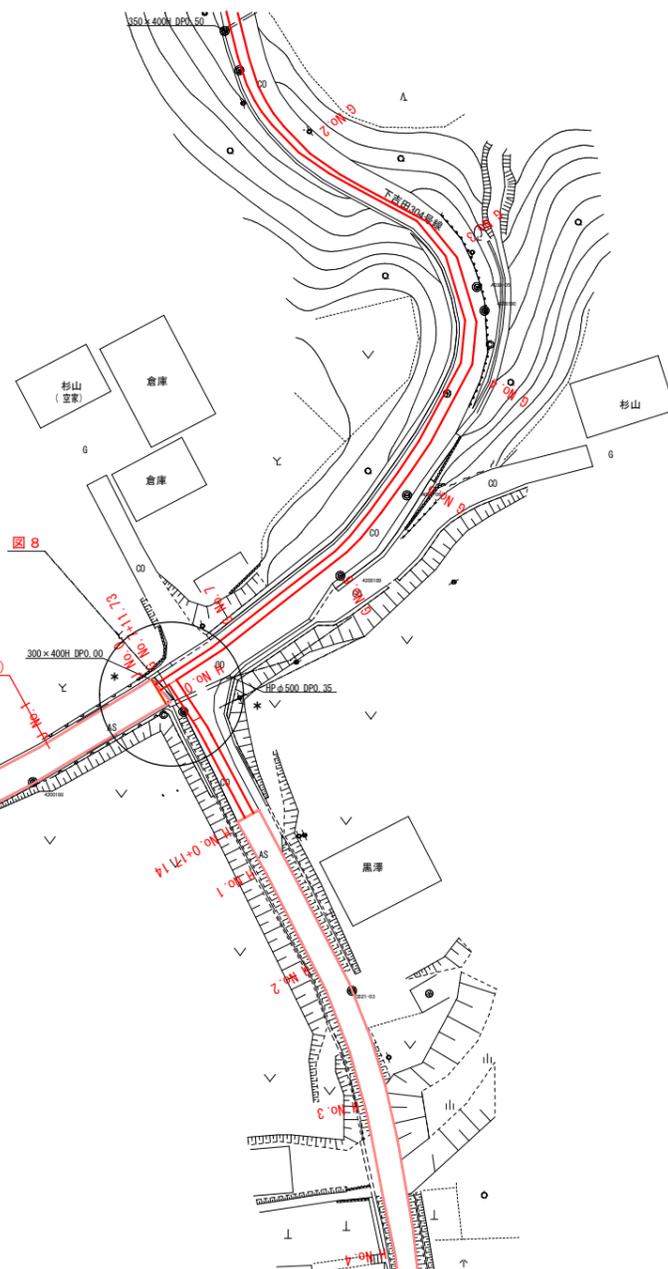

G 市道(車道)Co

測点	幅	備考
No. 2	0.55	
No. 3	0.55	
No. 4	0.55	
No. 5	0.55	
No. 6	0.55	
No. 7	0.55	
No. 7+11.73	0.55	

H 市道(車道)As

測点	幅	備考
No. 0	0.55	Co舗装
No. 0+17.14	0.55	
No. 0+17.14	3.40	
No. 1	3.31	
No. 2	3.32	
No. 3	3.36	

舗装版切断


舗装厚	
t=5cm	4.0

へロン等求積

番号	面積(m2)	舗装切断(m)	備考
⑮	1.49		
⑯	3.21		


区画線

線種	
15cm 実線・黄色	14.7

 

年度	令和7年度		
工事名	市道下吉田303号線外配水管布設替工事		
図面名	舗装本復旧図(4)		
縮尺	図示	図番	29
秩父広域市町村圏組合水道局			

舗装本復旧図(6) A1:S=1/500
A3:S=1/1000

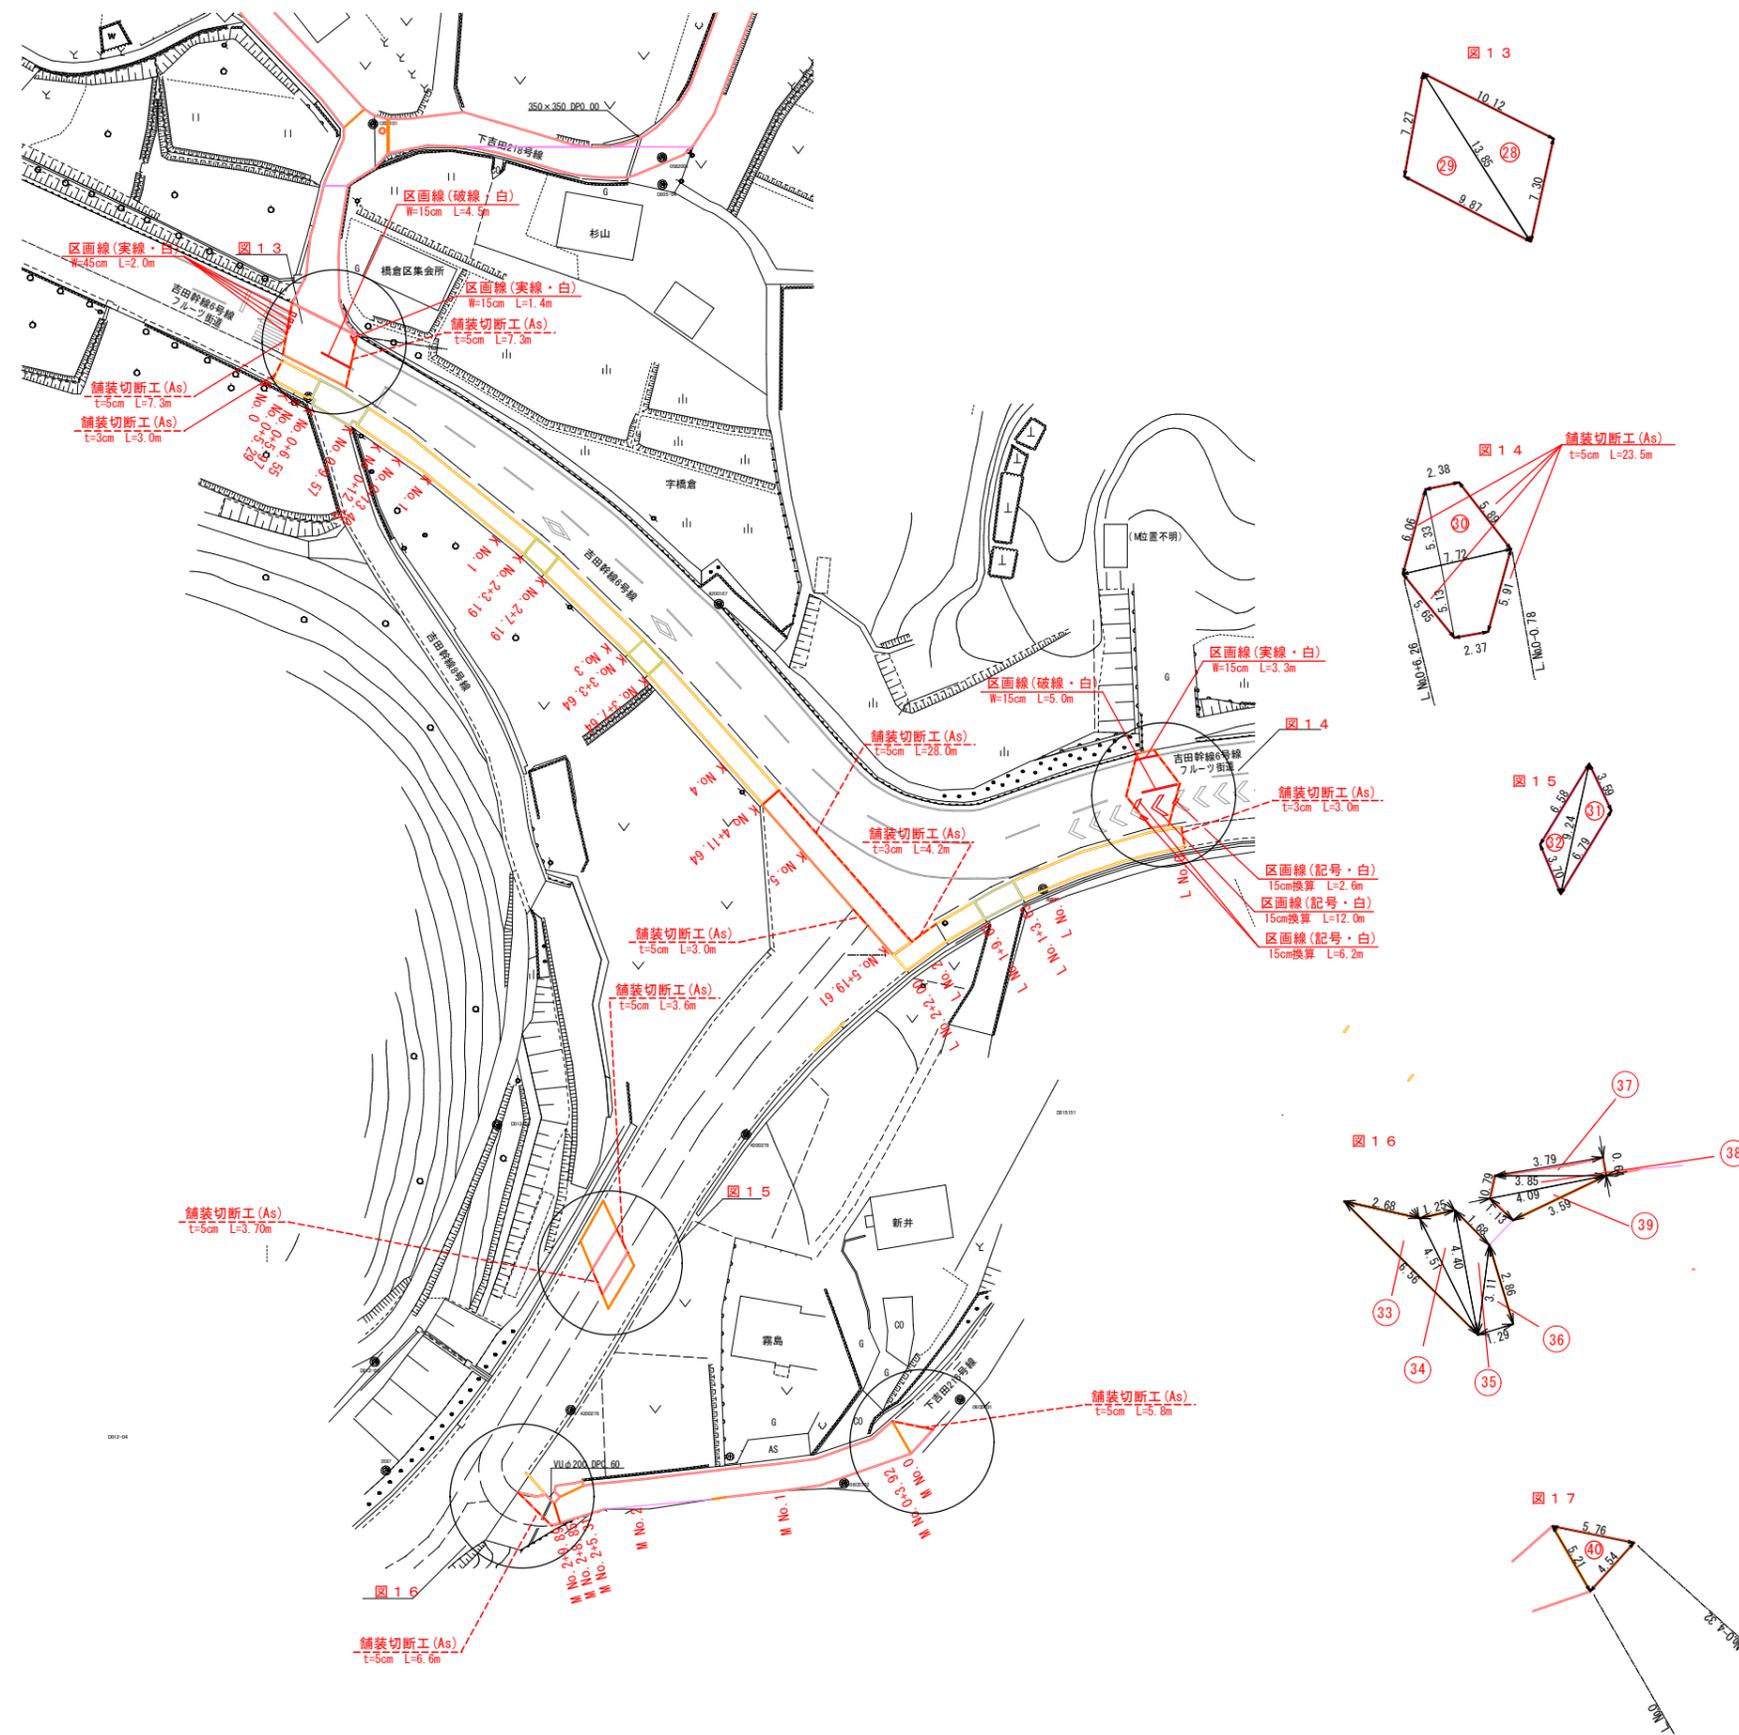

K 市道(歩道) As

測点	幅	備考
No. 0	2.95	
No. 0+5.59	2.98	
No. 0+5.97	2.72	乗入(6t)
No. 0+6.55	2.69	
No. 0+6.55	3.52	
No. 0+9.76	3.59	
No. 0+12.75	3.47	
No. 0+13.70	2.92	
No. 1	3.00	
No. 2	2.80	
No. 2+3.19	2.83	乗入(2t)
No. 2+7.19	2.96	
No. 3	2.92	
No. 3+3.64	2.93	乗入(2t)
No. 3+7.64	2.87	
No. 4	2.95	
No. 4+11.64	2.94	乗入(6t)
No. 4+11.64	3.07	
No. 5	3.07	
No. 5+19.61	3.08	

L 市道(歩道)

測点	幅	備考
No. 0	2.86	
No. 1	2.88	
No. 1+3.63	2.84	乗入(6t)
No. 1+9.63	2.80	
No. 2	2.80	
No. 2+2.00	2.80	

M 市道(車道)

測点	幅	備考
No. 0	5.22	
No. 0+3.92	3.92	
No. 1	3.79	
No. 2	3.65	
No. 2+5.31	3.89	
No. 2+8.85	3.45	
No. 2+9.89	2.88	

ヘロン等求積

番号	面積(m ²)	舗装切断(m)	備考
28	35.90	7.3	
29	34.42	7.3	
30	52.80	23.5	
31	10.25	3.6	
32	9.89	3.7	
33	4.68	6.6	
34	2.75		
35	2.00		
36	1.84		
37	1.21		
38	1.51		
39	1.95		
40	11.29	5.76	

舗装版切断


舗装厚	
t=3cm	3.0, 4.2, 3.0
t=5cm	7.3, 7.3, 28.0, 23.5, 3.0, 3.6, 3.7, 6.6, 5.8

区画線


線種	
15cm 実線・白色	1.4, 3.3
15cm 破線・白色	4.5, 5.0
45cm 実線・白色	2.0
15cm換算 記号・文字	2.6, 12.0, 6.2

年度	令和7年度		
工事名	市道下吉田303号線外配水管布設替工事		
図面名	舗装本復旧図(6)		
縮尺	図示	図番	31
秩父広域市町村圏組合水道局			



舗装展開図(1) S=free

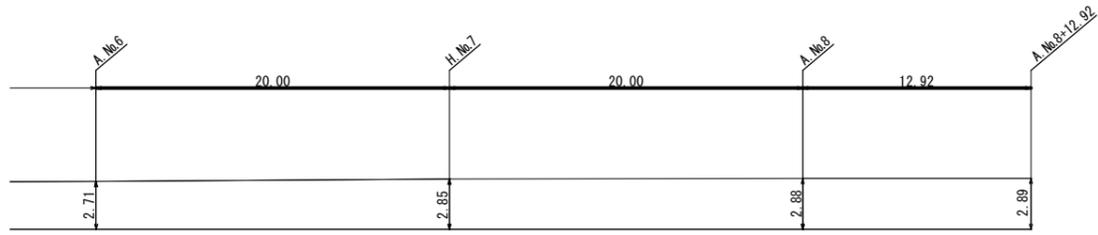


B 市道(車道)As舗装

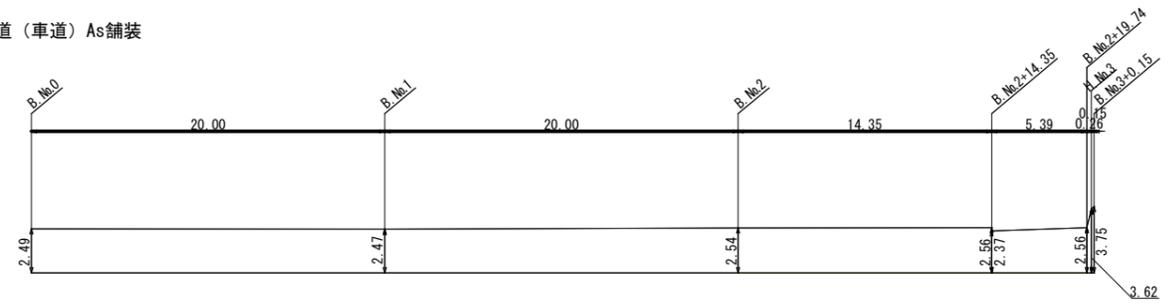


C 市道(車道)As舗装

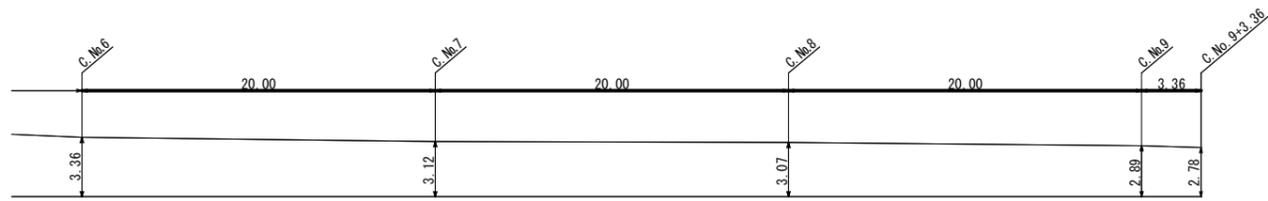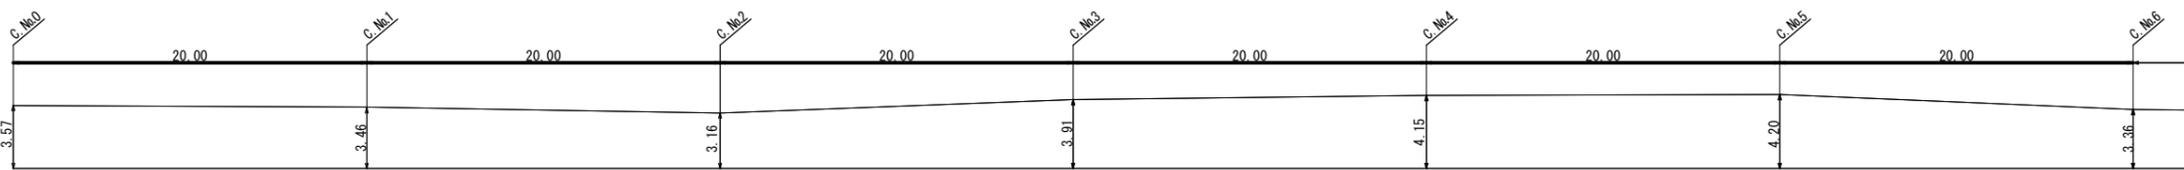


D 市道(車道)As舗装

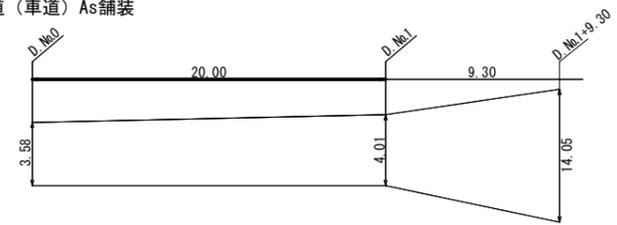

F 市道(車道)As舗装

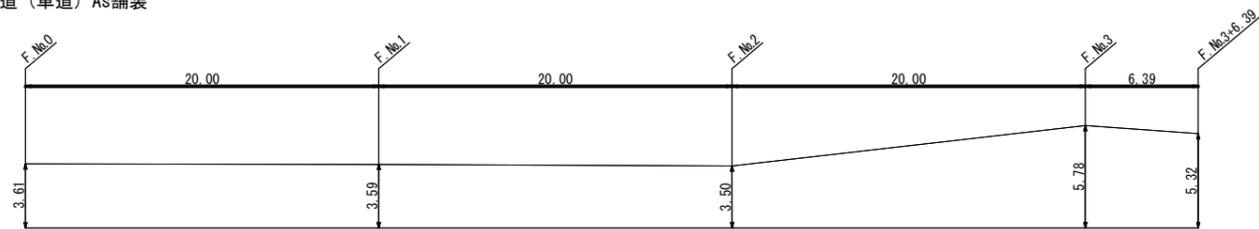




M 市道(車道)As舗装

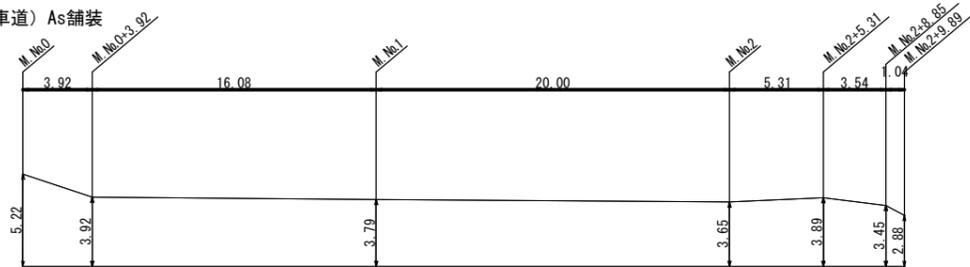


年度	令和7年度		
工事名	市道下吉田303号線外配水管布設替工事		
図面名	舗装展開図(1)		
縮尺	Free	図番	32
秩父広域市町村圏組合水道局			

舗装展開図(2) S-Free


E 市道(車道) As舗装

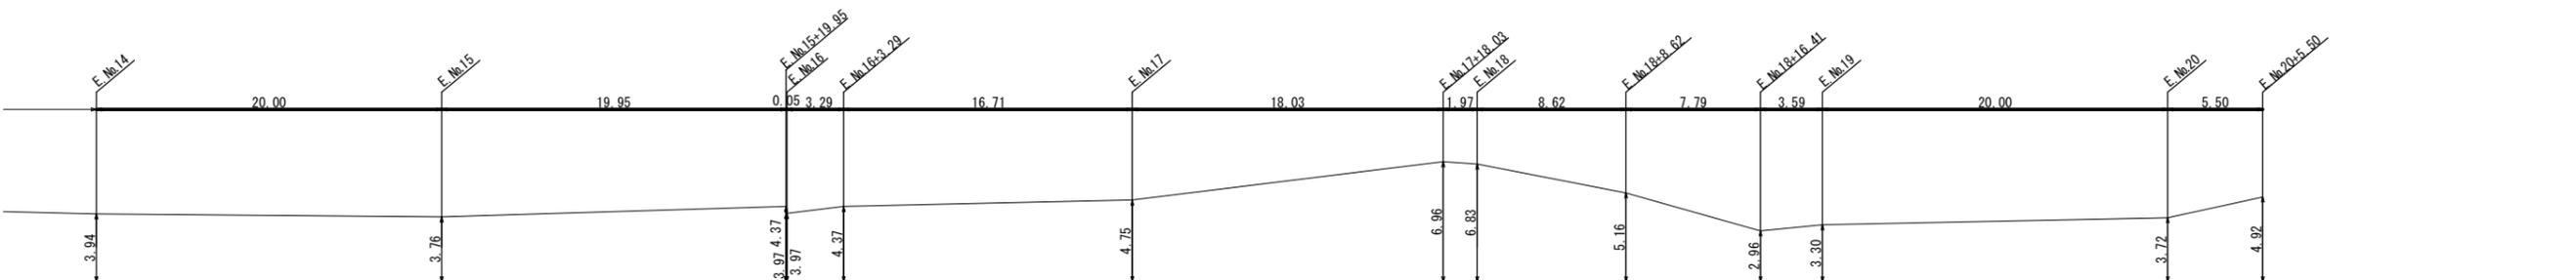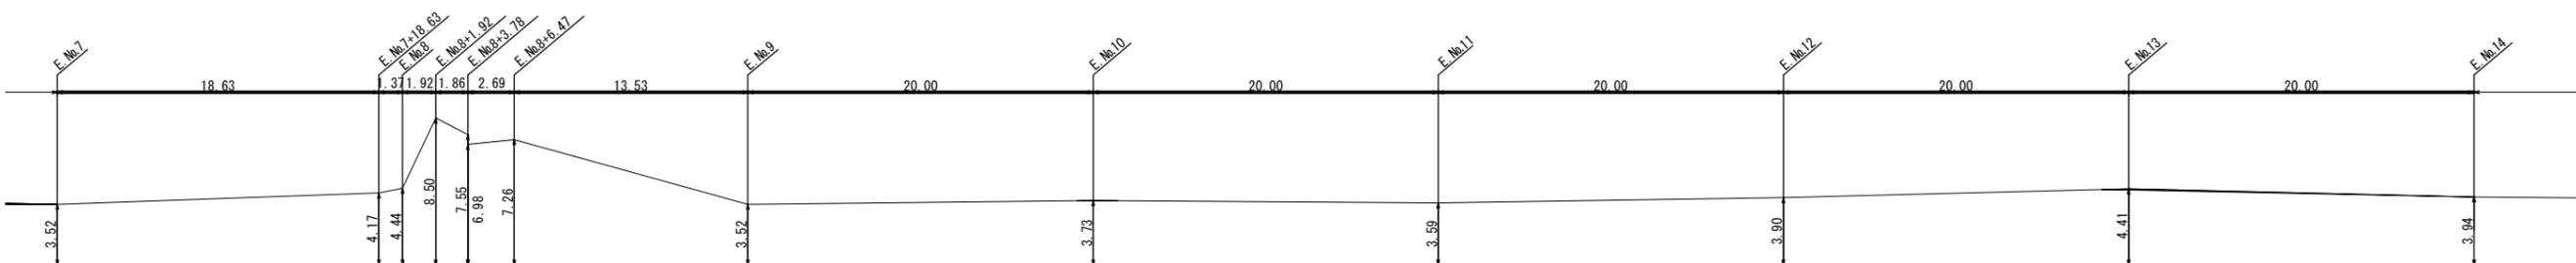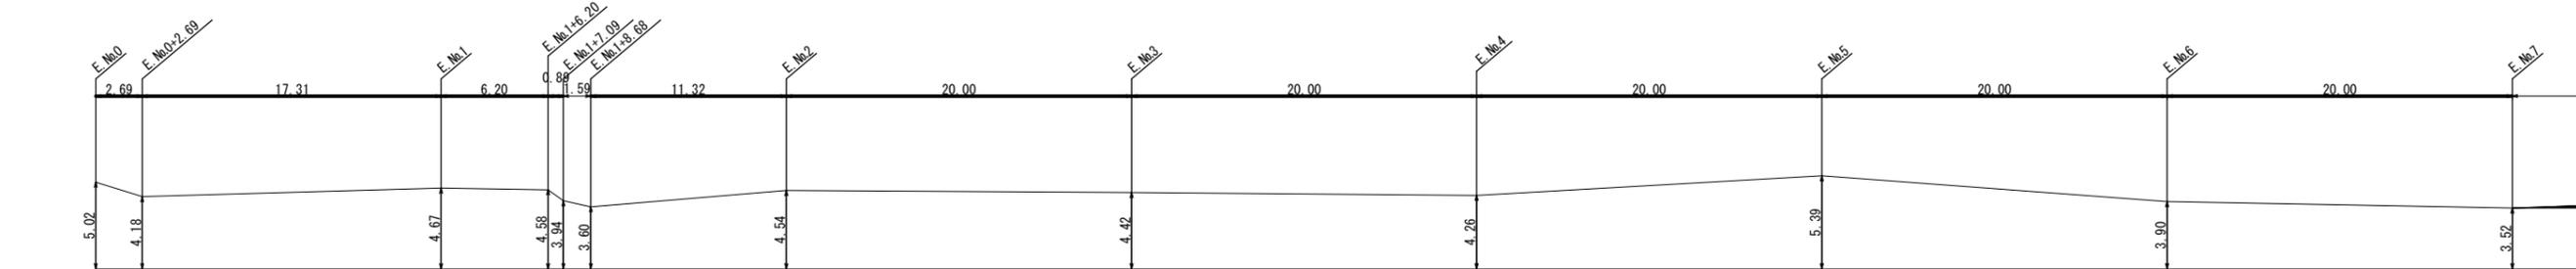

G 市道(車道) Co舗装








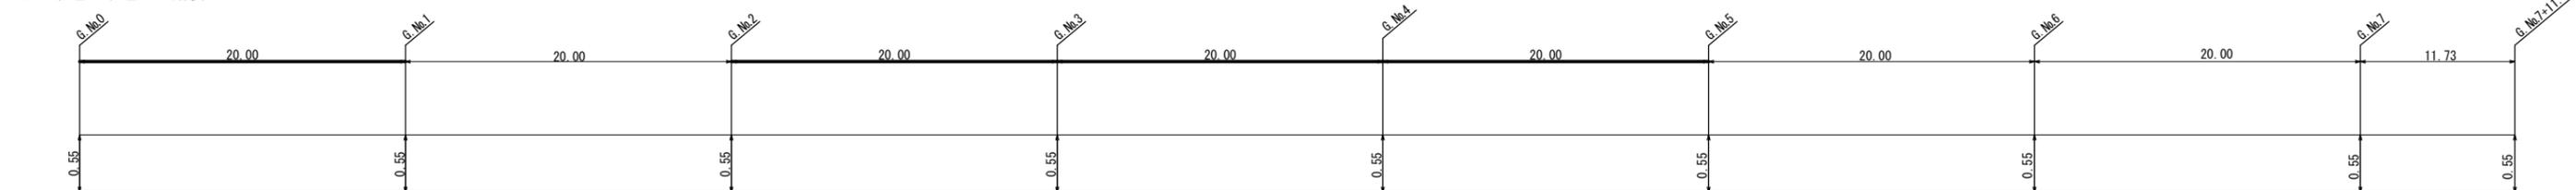


K 市道(歩道) As舗装

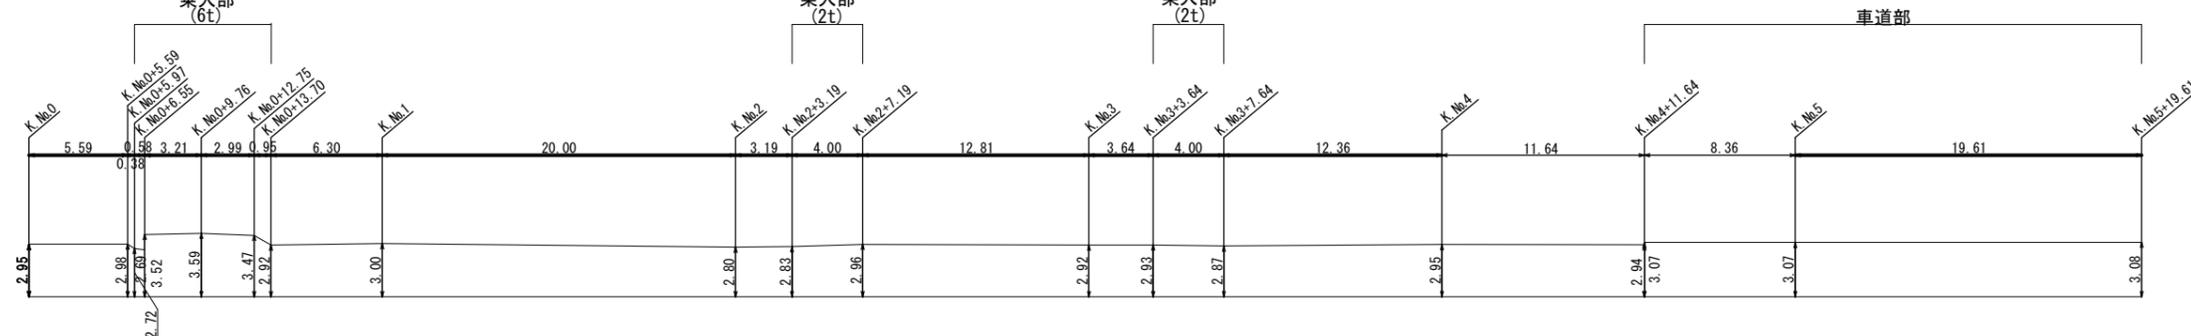

年度	令和7年度		
工事名	市道下吉田303号線外配水管布設替工事		
図面名	舗装展開図(2)		
縮尺	Free	図番	33
秩父広域市町村圏組合水道局			

舗装展開図(3) S=Free

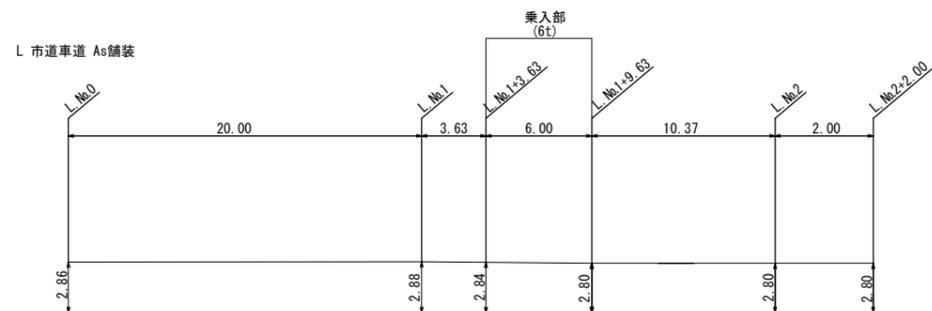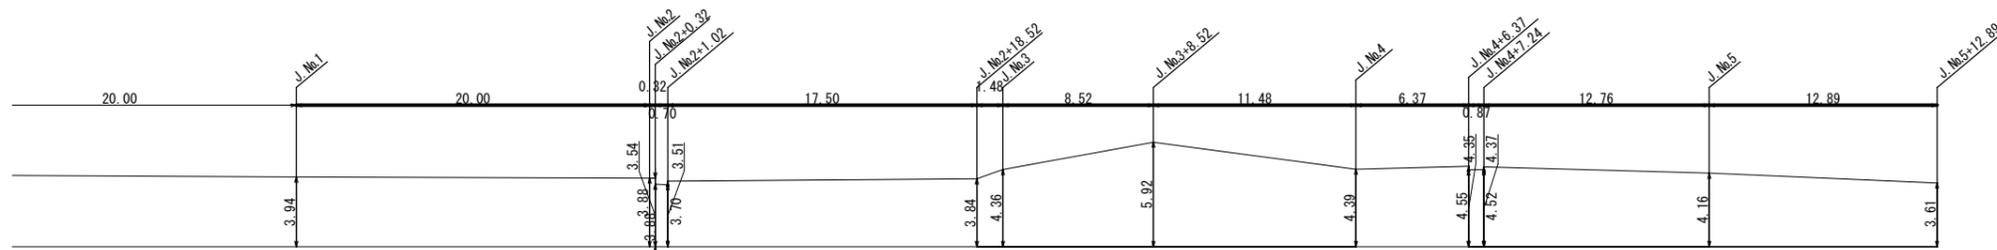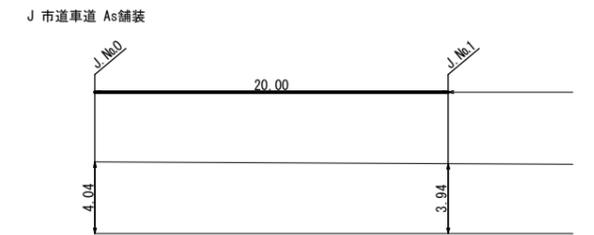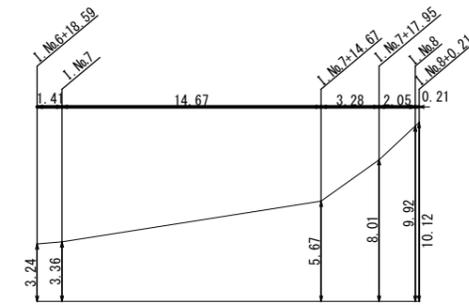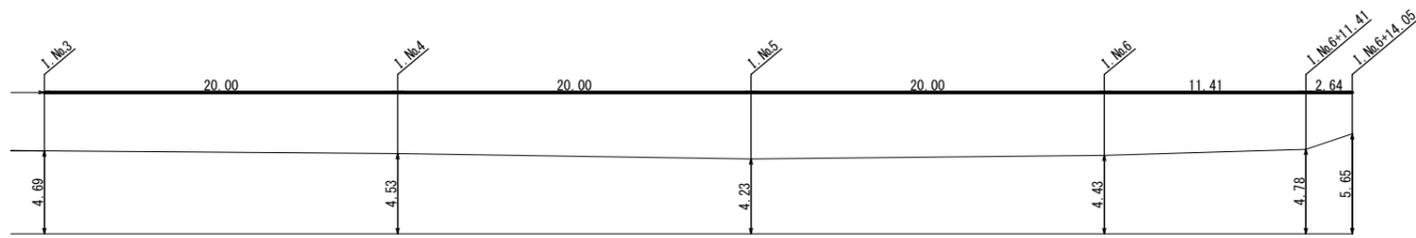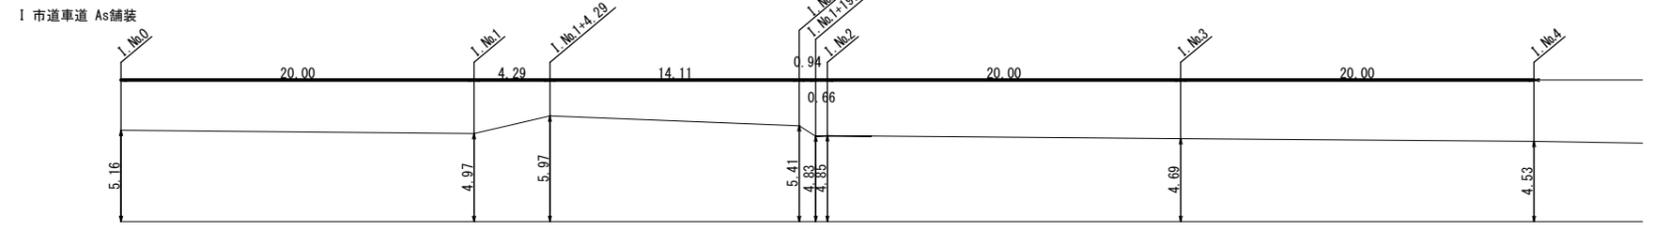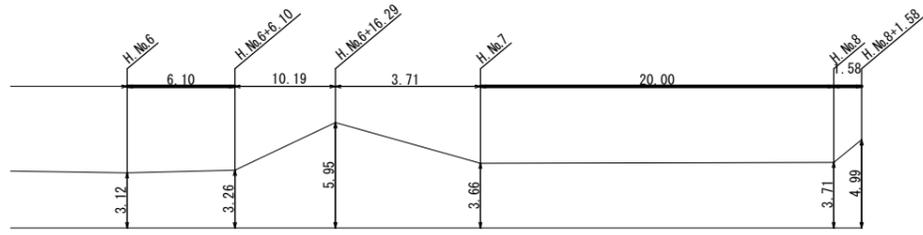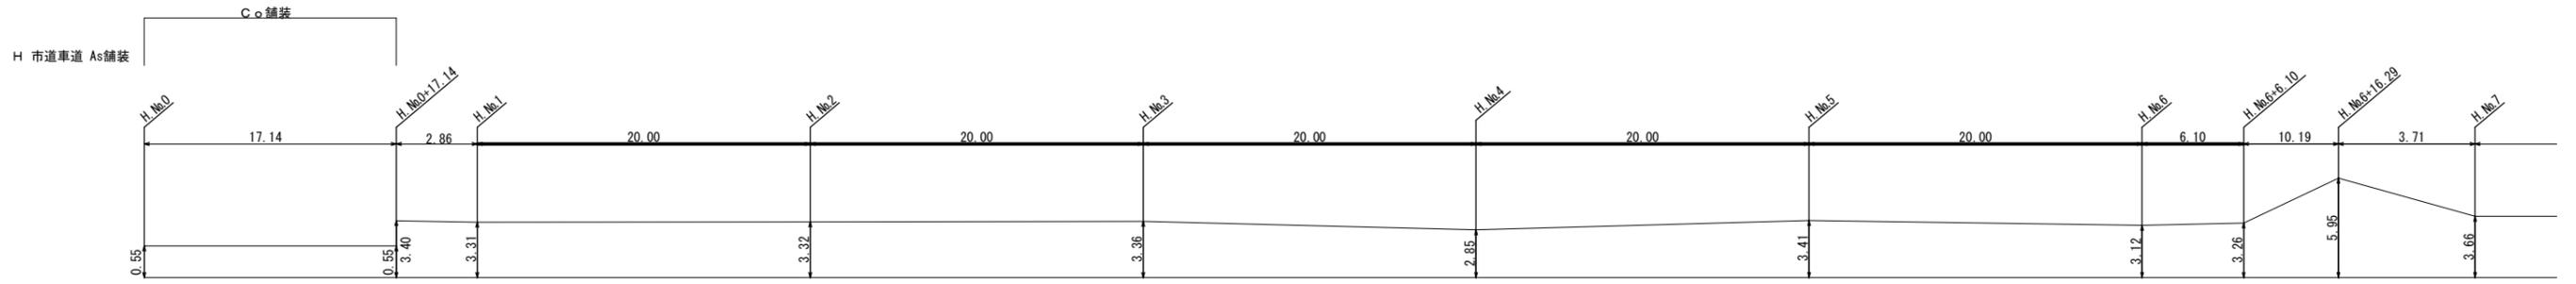

年度	令和7年度		
工事名	市道下吉田303号線外配水管布設替工事		
図面名	舗装展開図(3)		
縮尺	Free	図番	34
秩父広域市町村圏組合水道局			